


ZAKRES AKTUALIZACJI


ISTNIEJĄCE UZBROJENIE:

- Linie energetyczne - kablowe
- Linia energetyczna - słupy oświetl
- Kanalizacja deszczowa i sanitarna
- Gazociąg
- Wodociąg
- Ciepłociąg
- Kanalizacja teleteleczna


Temat projektu	Projekt wykonawczy instalacji elektrycznych - Budynek zaplecza technicznego strefy rekreacji w Marktowicach			
Adres	Cieszyn - Marktowice		Dopracował	Inż. Andrzej Kudziela
Temat rysunku	Plan instalacji			
Inwestor	GMINA CIESZYN - MDSIR			
Branża elektryczna	Data no. J 2010	Skala 1:500	Nr. Rys.	E-01

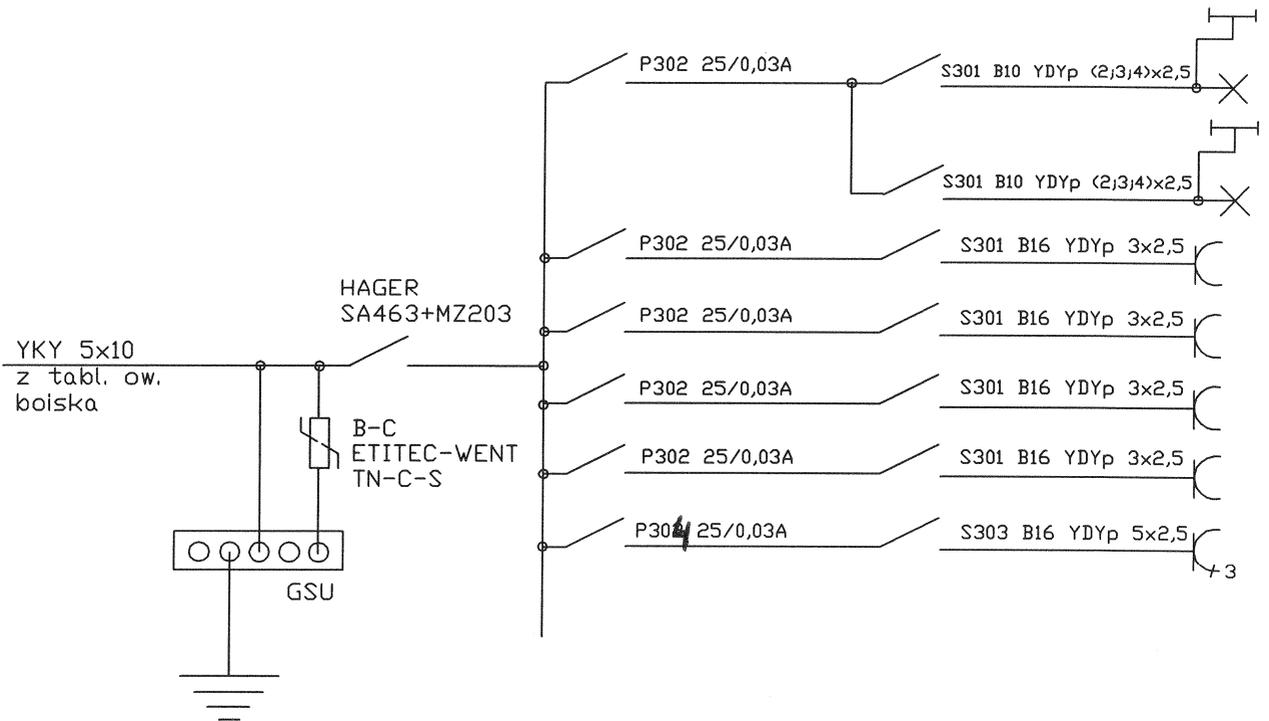

Temat projektu	Projekt wykonawczy instalacji elektrycznych - Budynek zaplecza technicznego strefy rekreacji w Markłowicach		
Adres	Cieszyn - Markłowice	Opracował	Inż. Andrzej Kądzieła
Temat rysunku	Schemat ideowy instalacji		
Inwestor	GMINA CIESZYN - HDŚIR	Nr. Rys.	E-02
Branża elektryczna	Data maj 2010		

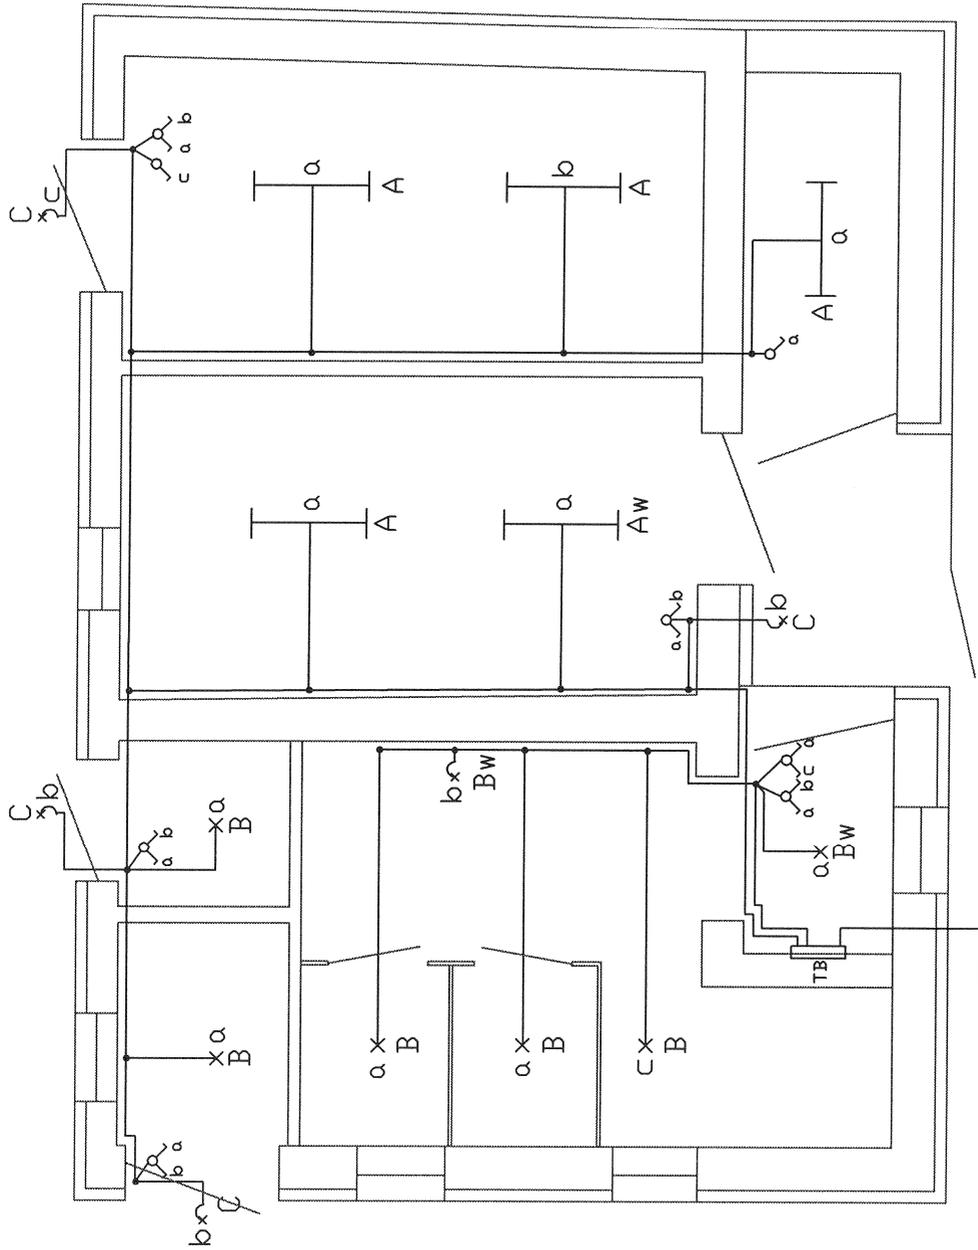

Temat projektu	Projekt wykonawczy instalacji elektrycznych - Budynek zaplecza technicznego strefy rekreacji w Marklowicach		
Adres	Cieszyn - Marklowice	Dpracował	inż. Andrzej Kozielec
Temat rysunku	Plan inst. oświetleniowej	Inwestor	GMINA CIESZYN - MBSIR
Branża elektryczna	Data maj 2010	Skala 1:50	Nr. Rys. E-03

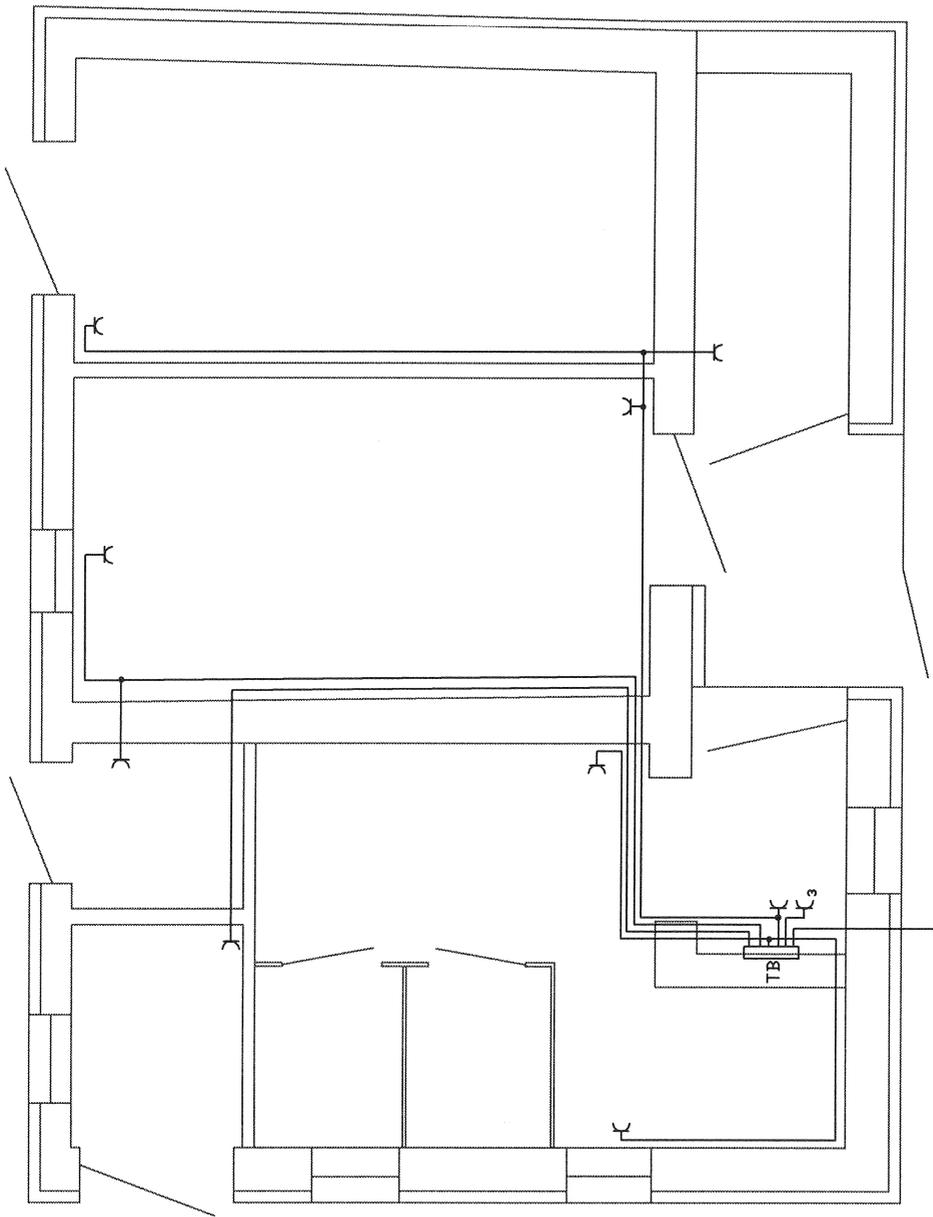

Temat projektu	Projekt wykonawczy instalacji elektrycznych - Budynek zaplecza technicznego strefy rekreacji w Markowicach		
Adres	Cieszyn - Markowice	Dpracował	Inż. Andrzej Kozłowski
Temat rysunku	Plan inst. gniazd wtyczk.		
Inwestor	GINA CIESZYN - MDSIR		
Branża elektryczna	Data: maj 2010	Skala: 1:50	Nr. Rys.: E-04