


RZUT PIĘTRA

skala 1:100

Stan istniejący

Legenda:

- Instalacja istniejąca:
istniejąca instalacja c.o.
- zasilanie
- powrót
- istniejący grzejnik z rur stalowych gładkich
RG Ø50 / 3 x 2,0
il. rur i długość grzejnika [m]
średnica rury [mm]
typ grzejnika
- istniejący grzejnik żeliwny czonowy
T-1 / 13
il. czonów
typ grzejnika

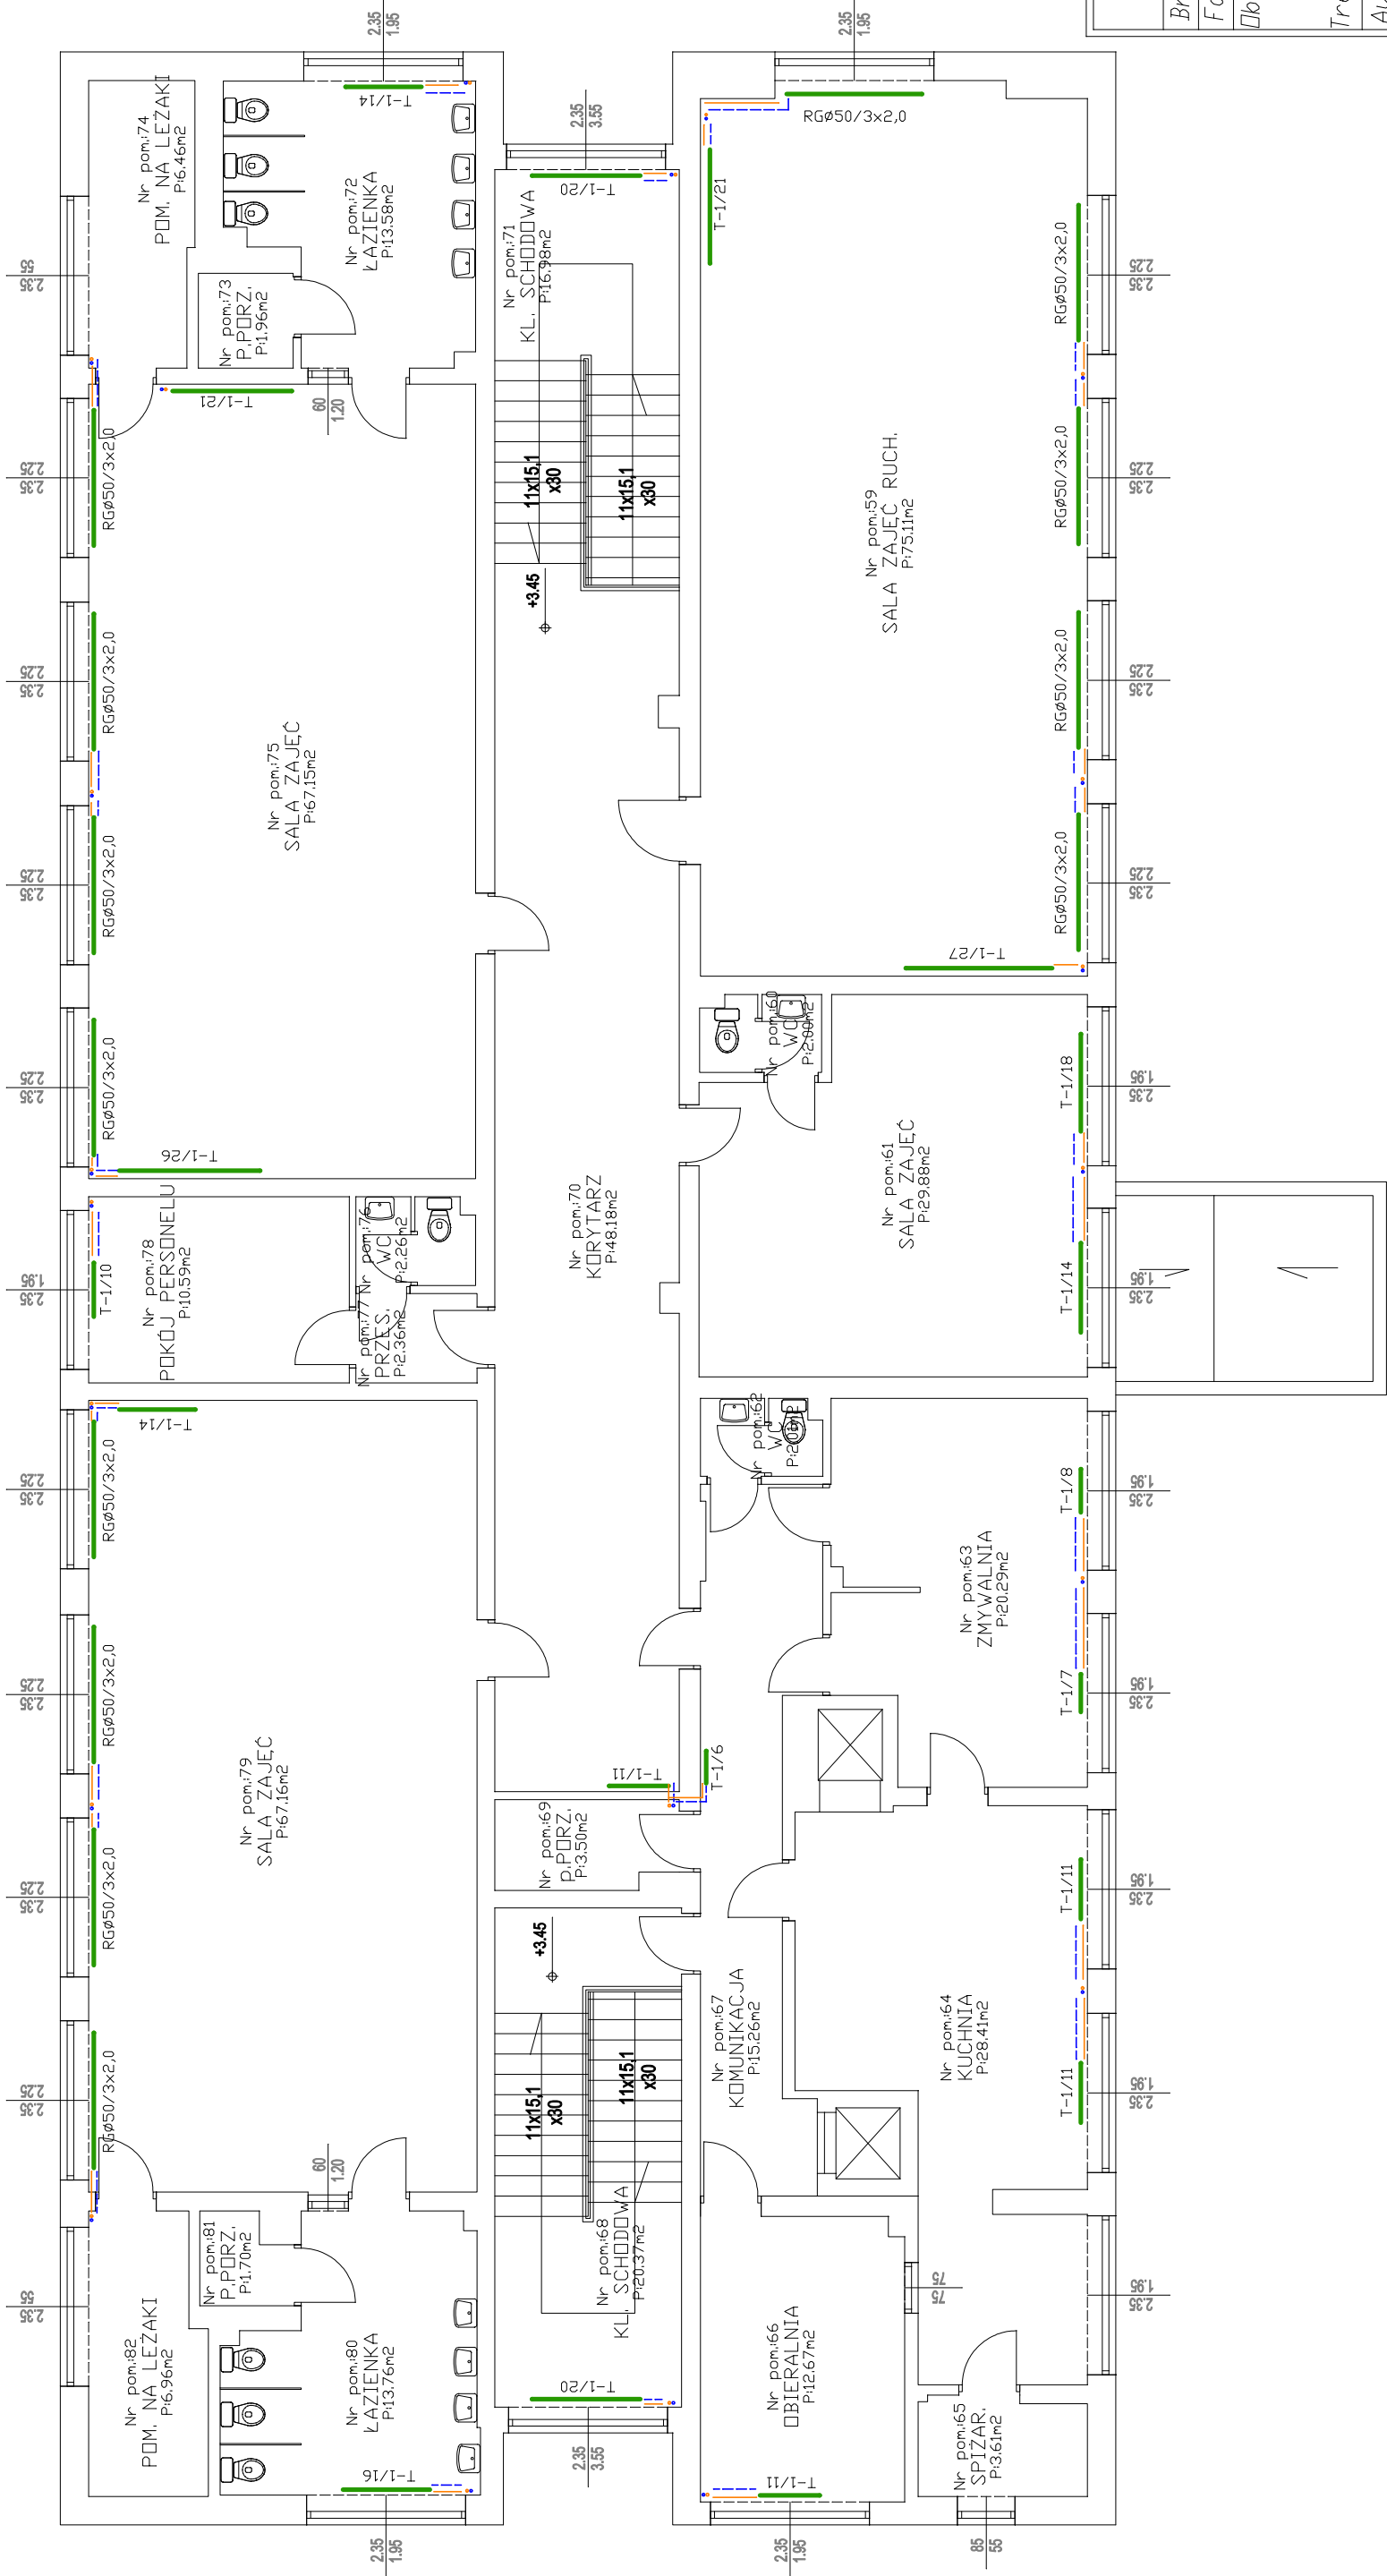

MIASTO PROJEKT SP. z o.o.	CIESZYŃ CIESZYŃSKA 18 TEL. 033 887 000 TEL. 033 887 001
Branża: Instalacje	Cn 453
Faza: Inwentaryzacja	
Obiekt: Termomodernizacja budynku przedszkola nr 20 Cieszyń ul. Św. Jerzego 4 dz. nr 9/2 Remont instalacji centralnego ogrzewania	
Treść rysunku: RZUT PIĘTRA - stan istniejący	
Autor projektu: inż. S. Serafin	
Nr uprawnień: UAN-VI-1227/196/86	
Pracownik: mgr inż. K. Kubok	
Prezes zarządu: inż. bud. S. Serafin	
Data wykonania: 10.2013	Skala: 1:100
Rys. nr: I-3	
Licencja # 1243352	