


RZUT PIWNIC

skala 1:100

Stan istniejący

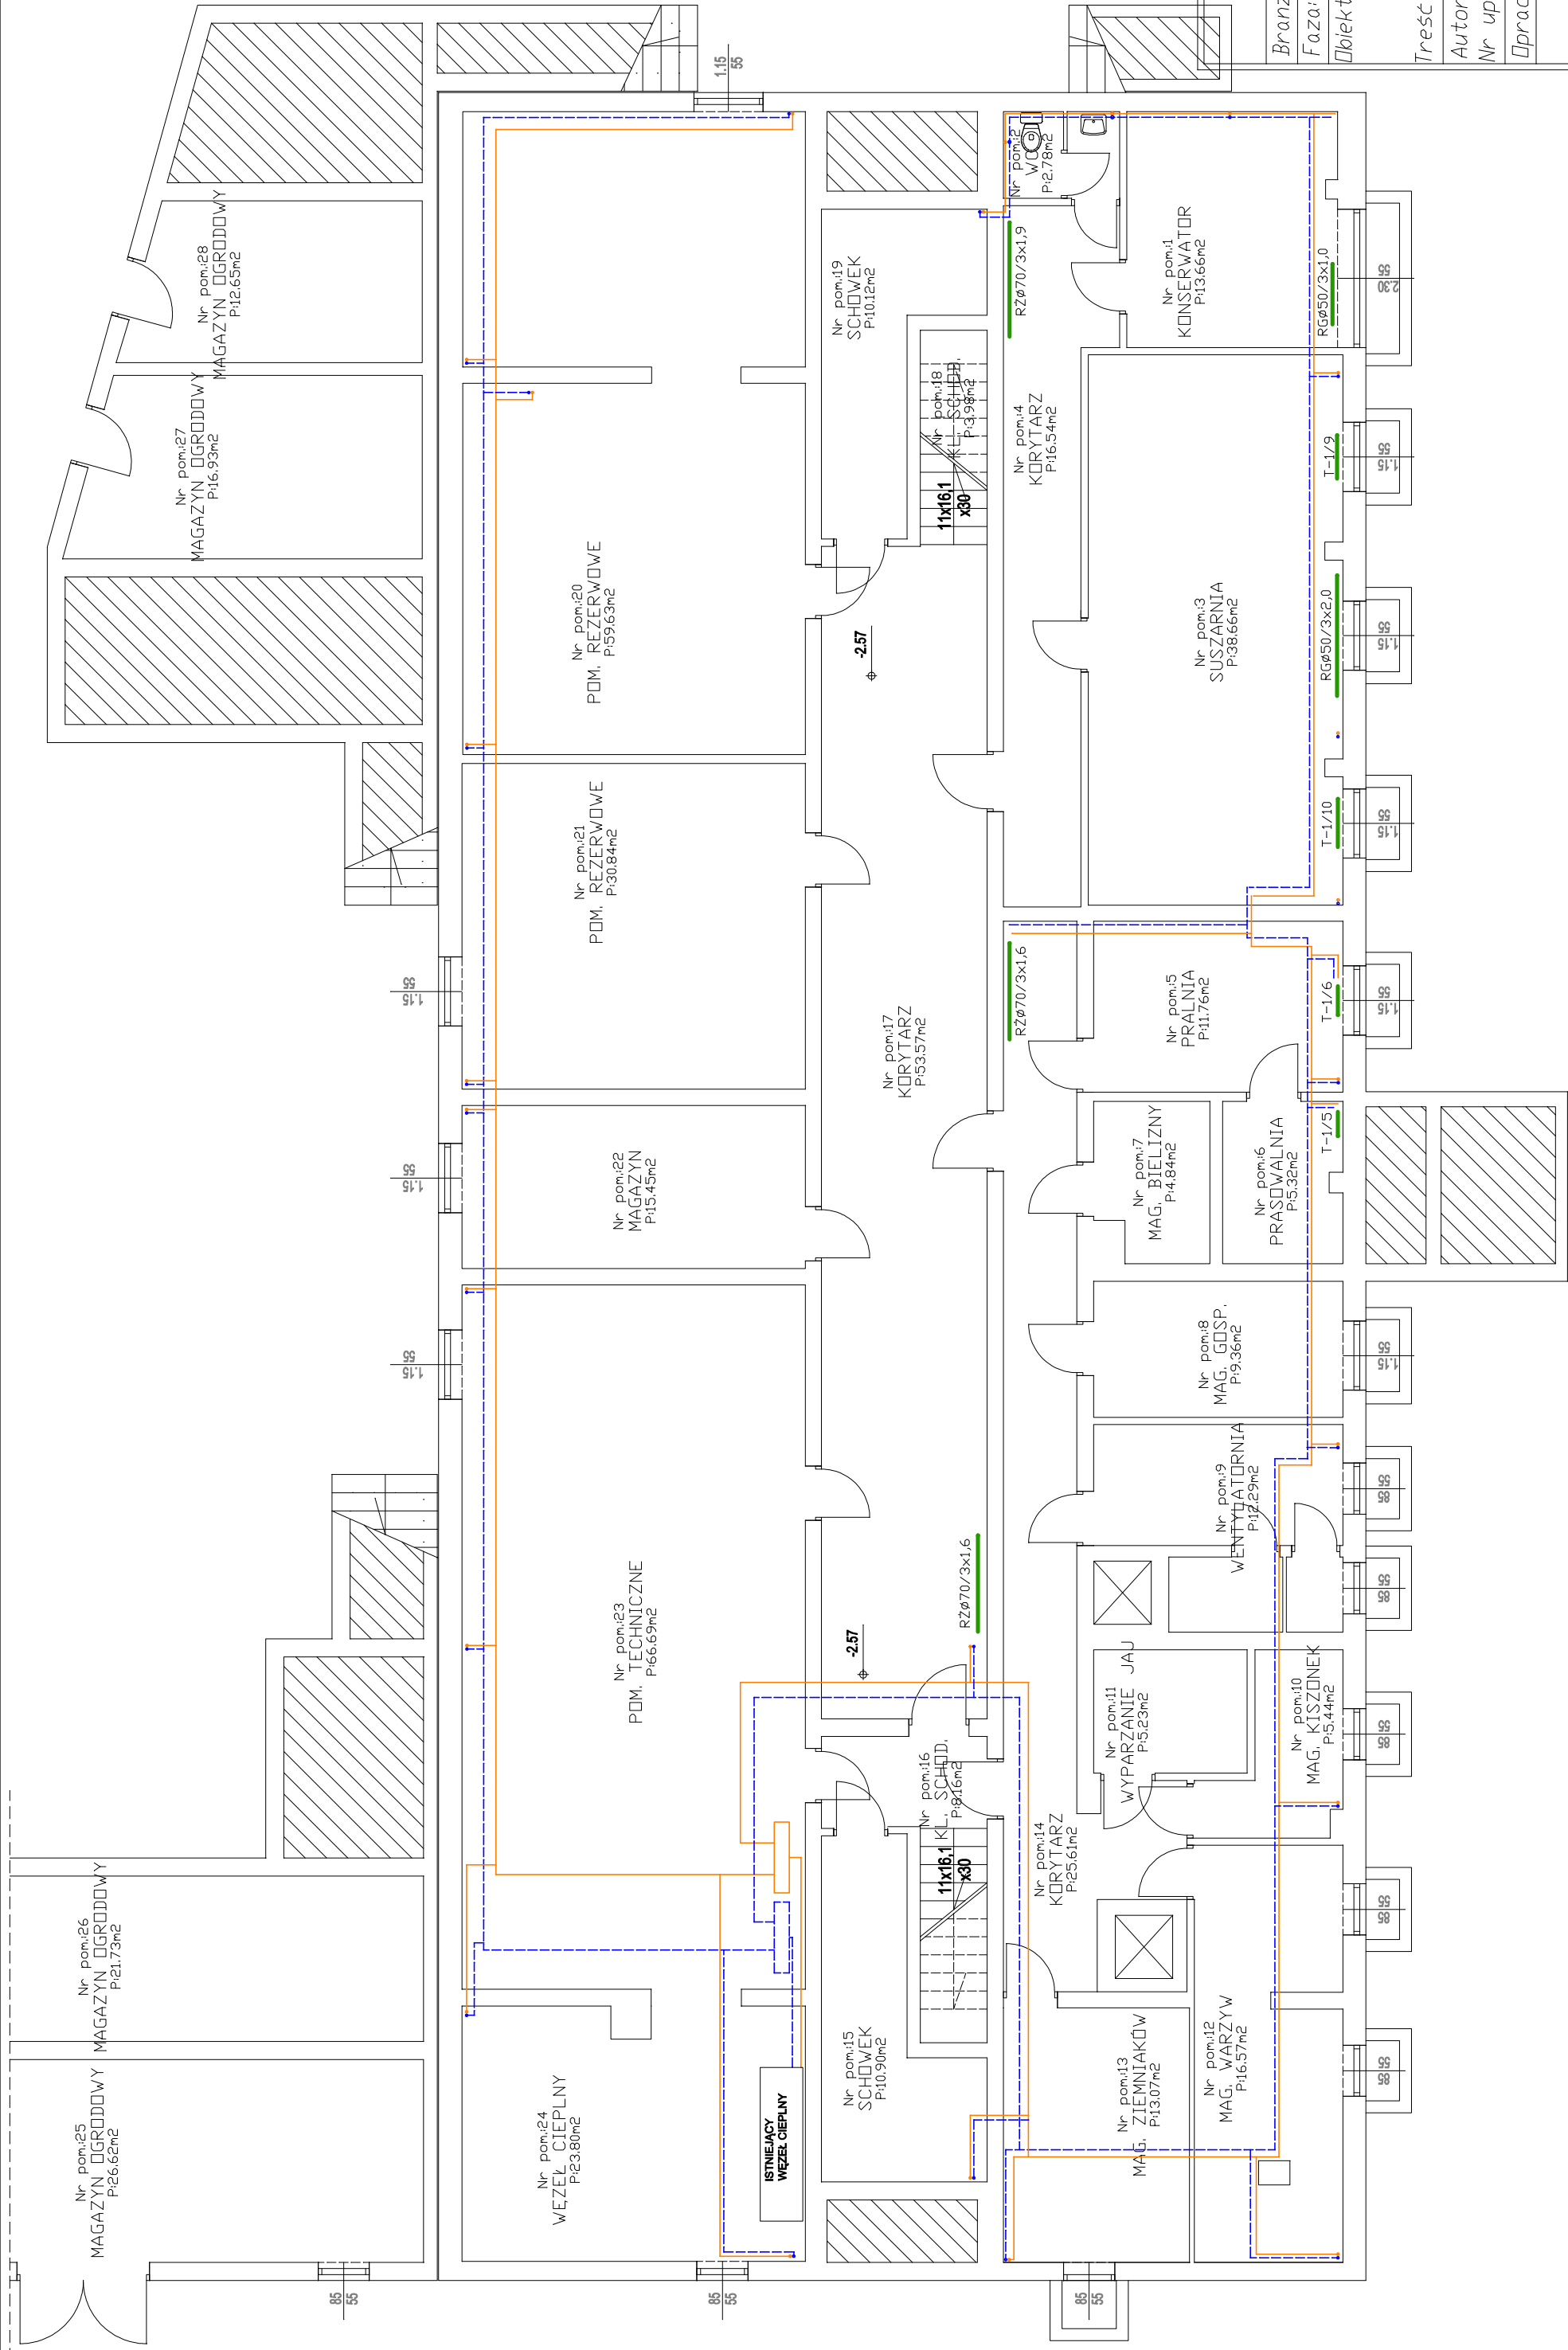

Legenda:

- Instalacja istniejąca:
istniejąca instalacja c.o.
zasilanie
powrót
- istniejący grzejnik z rur stalowych zebrowych
RZ Ø70/ 3 x 2,0
il. rur i długość grzejnika [m]
średnica rury [mm]
typ grzejnika

MIASTOPROJEKT SP. z o.o.	CIĘŻYNA I. S. MAJA 18 TEL. 603 807 400 TEL. 603 807 401
CIESZYŃ	
Branża: Instalacje	Cn 453
Faza: Inwentaryzacja	
Opis: Termomodernizacja budynku przedszkola nr 20 Cieszyń ul. Św. Jerzego 4 dz. nr 9/2 Remont instalacji centralnego ogrzewania	
Treść rysunku: RZUT PIWNICY - stan istniejący	
Autor projektu: inż. S. Serafin	
Nr uprawnień: UAN-VI-1227/196/86	
Pracownik: mgr inż. K. Kubok	
Prezes zarządu: inż. bud. S. Serafin	
Data wykonania: 10. 2013	Skala: 1:100
Rys. nr: I-1	
Licencja # 1243352	