

# RZUT PIWNIC


skala 1:100

stan istniejący

## budynek obsługi



bud warsztatowy

łącznik

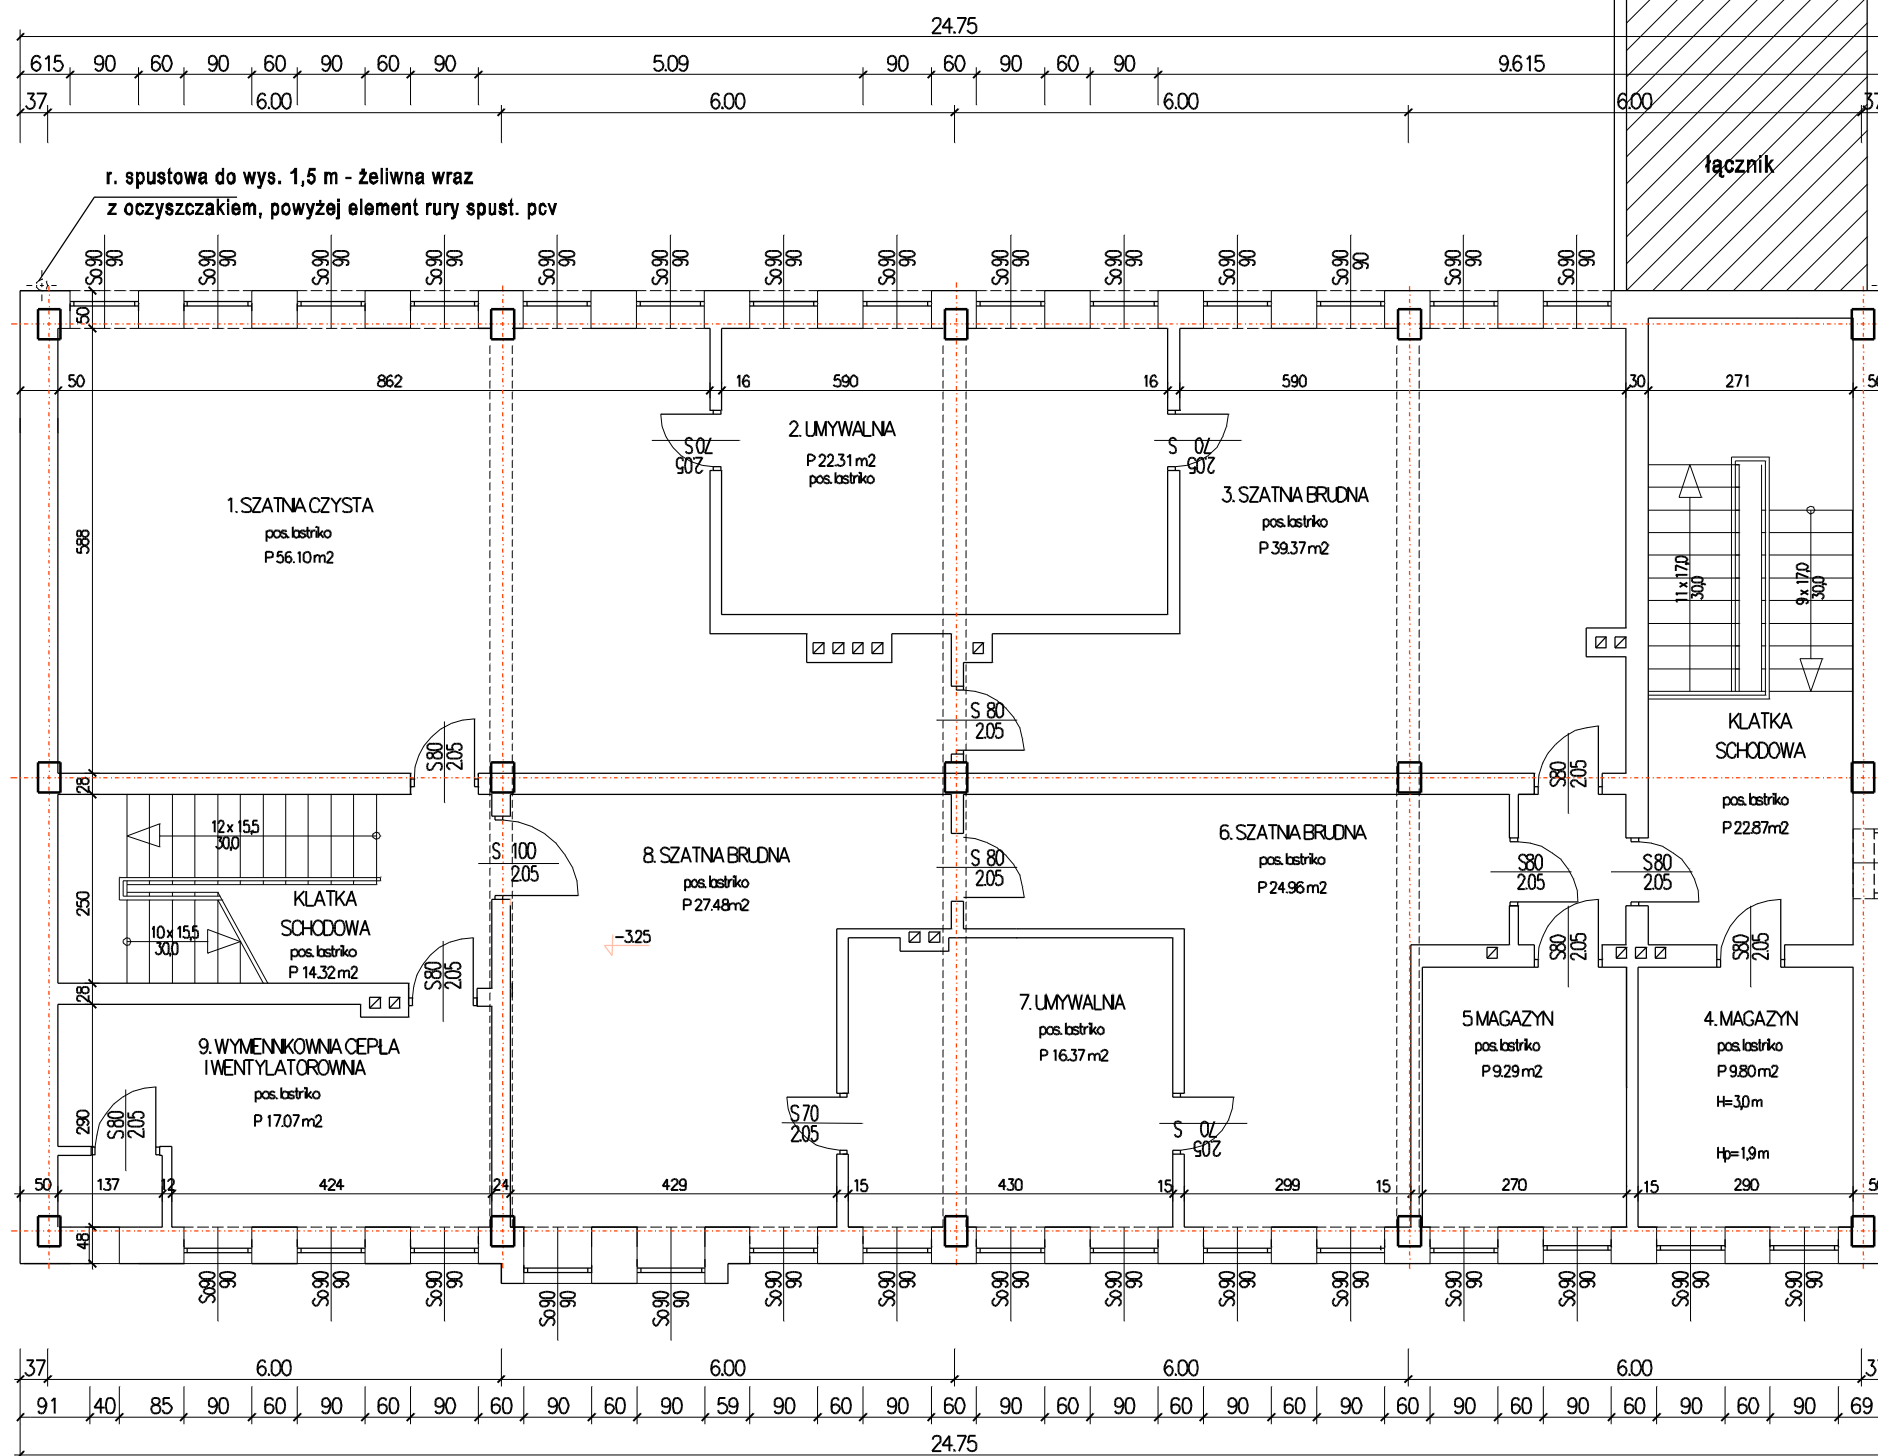

r. spustowa do wys. 1,5 m - żeliwna wraz z oczyszczakiem, powyżej element rury spust. pcv

  r. spustowa do wys. 1,5 m - żeliwna wraz z oczyszczakiem, powyżej element rury spust. pcv



MASTOPROJEKT CIESZYŃ spółka z o.o.		
Branża:	Architektura	Cn 337
Faza:	Projekt inwentaryzacji	
Obiekt:	Termomodernizacja Budynków obsługi i warsztatów Oczyszczalni Ścieków w Cieszynie ul. Motocarosowa	
Treść rysunku:	RZUT PIWNIC	
Data wykonania:	11.2009	Skala: 1:100
Gł. Projektant:		
Autor projektu:	mgr inż. arch. L. Gross	
Opracował:	mgr inż. B. Dejnaka	
Sprawdził:	inż. R. Raszka	
Prezes zarządu:	inż. bud. S. Serafin	
Pow. Matrycy w m <sup>2</sup> :	2	Rys. nr:
LICENCJA PLANING 1610020000P0-021205-202971		