

FIRMA HANDLOWO USŁUGOWA
USŁUGI GEODEZYJNE
Żyła Izabela
43-400 CIESZYN, ul. Kościuszki 29
tel. 0 691 910 207
REGON 241130032, NIP 549-116-99-78

Województwo: śląskie
Powiat: cieszyński
Jednostka ewid.: Cieszyn 240301_1
Obręb ewid.: 240301_1.0059
240301_1.0076
Adres: Odległa
KERG: 1826-391/2012


MAPA ZASADNICZA DO CELÓW PROJEKTOWYCH

Skala: 1:500

Układ współrzędnych płaskich 2000: 6.118.26.25.1.2, 6.118.26.25.1.4

6.118.26.25.2.1, 6.118.26.25.2.3

Układ wysokościowy Kronsztadt 86

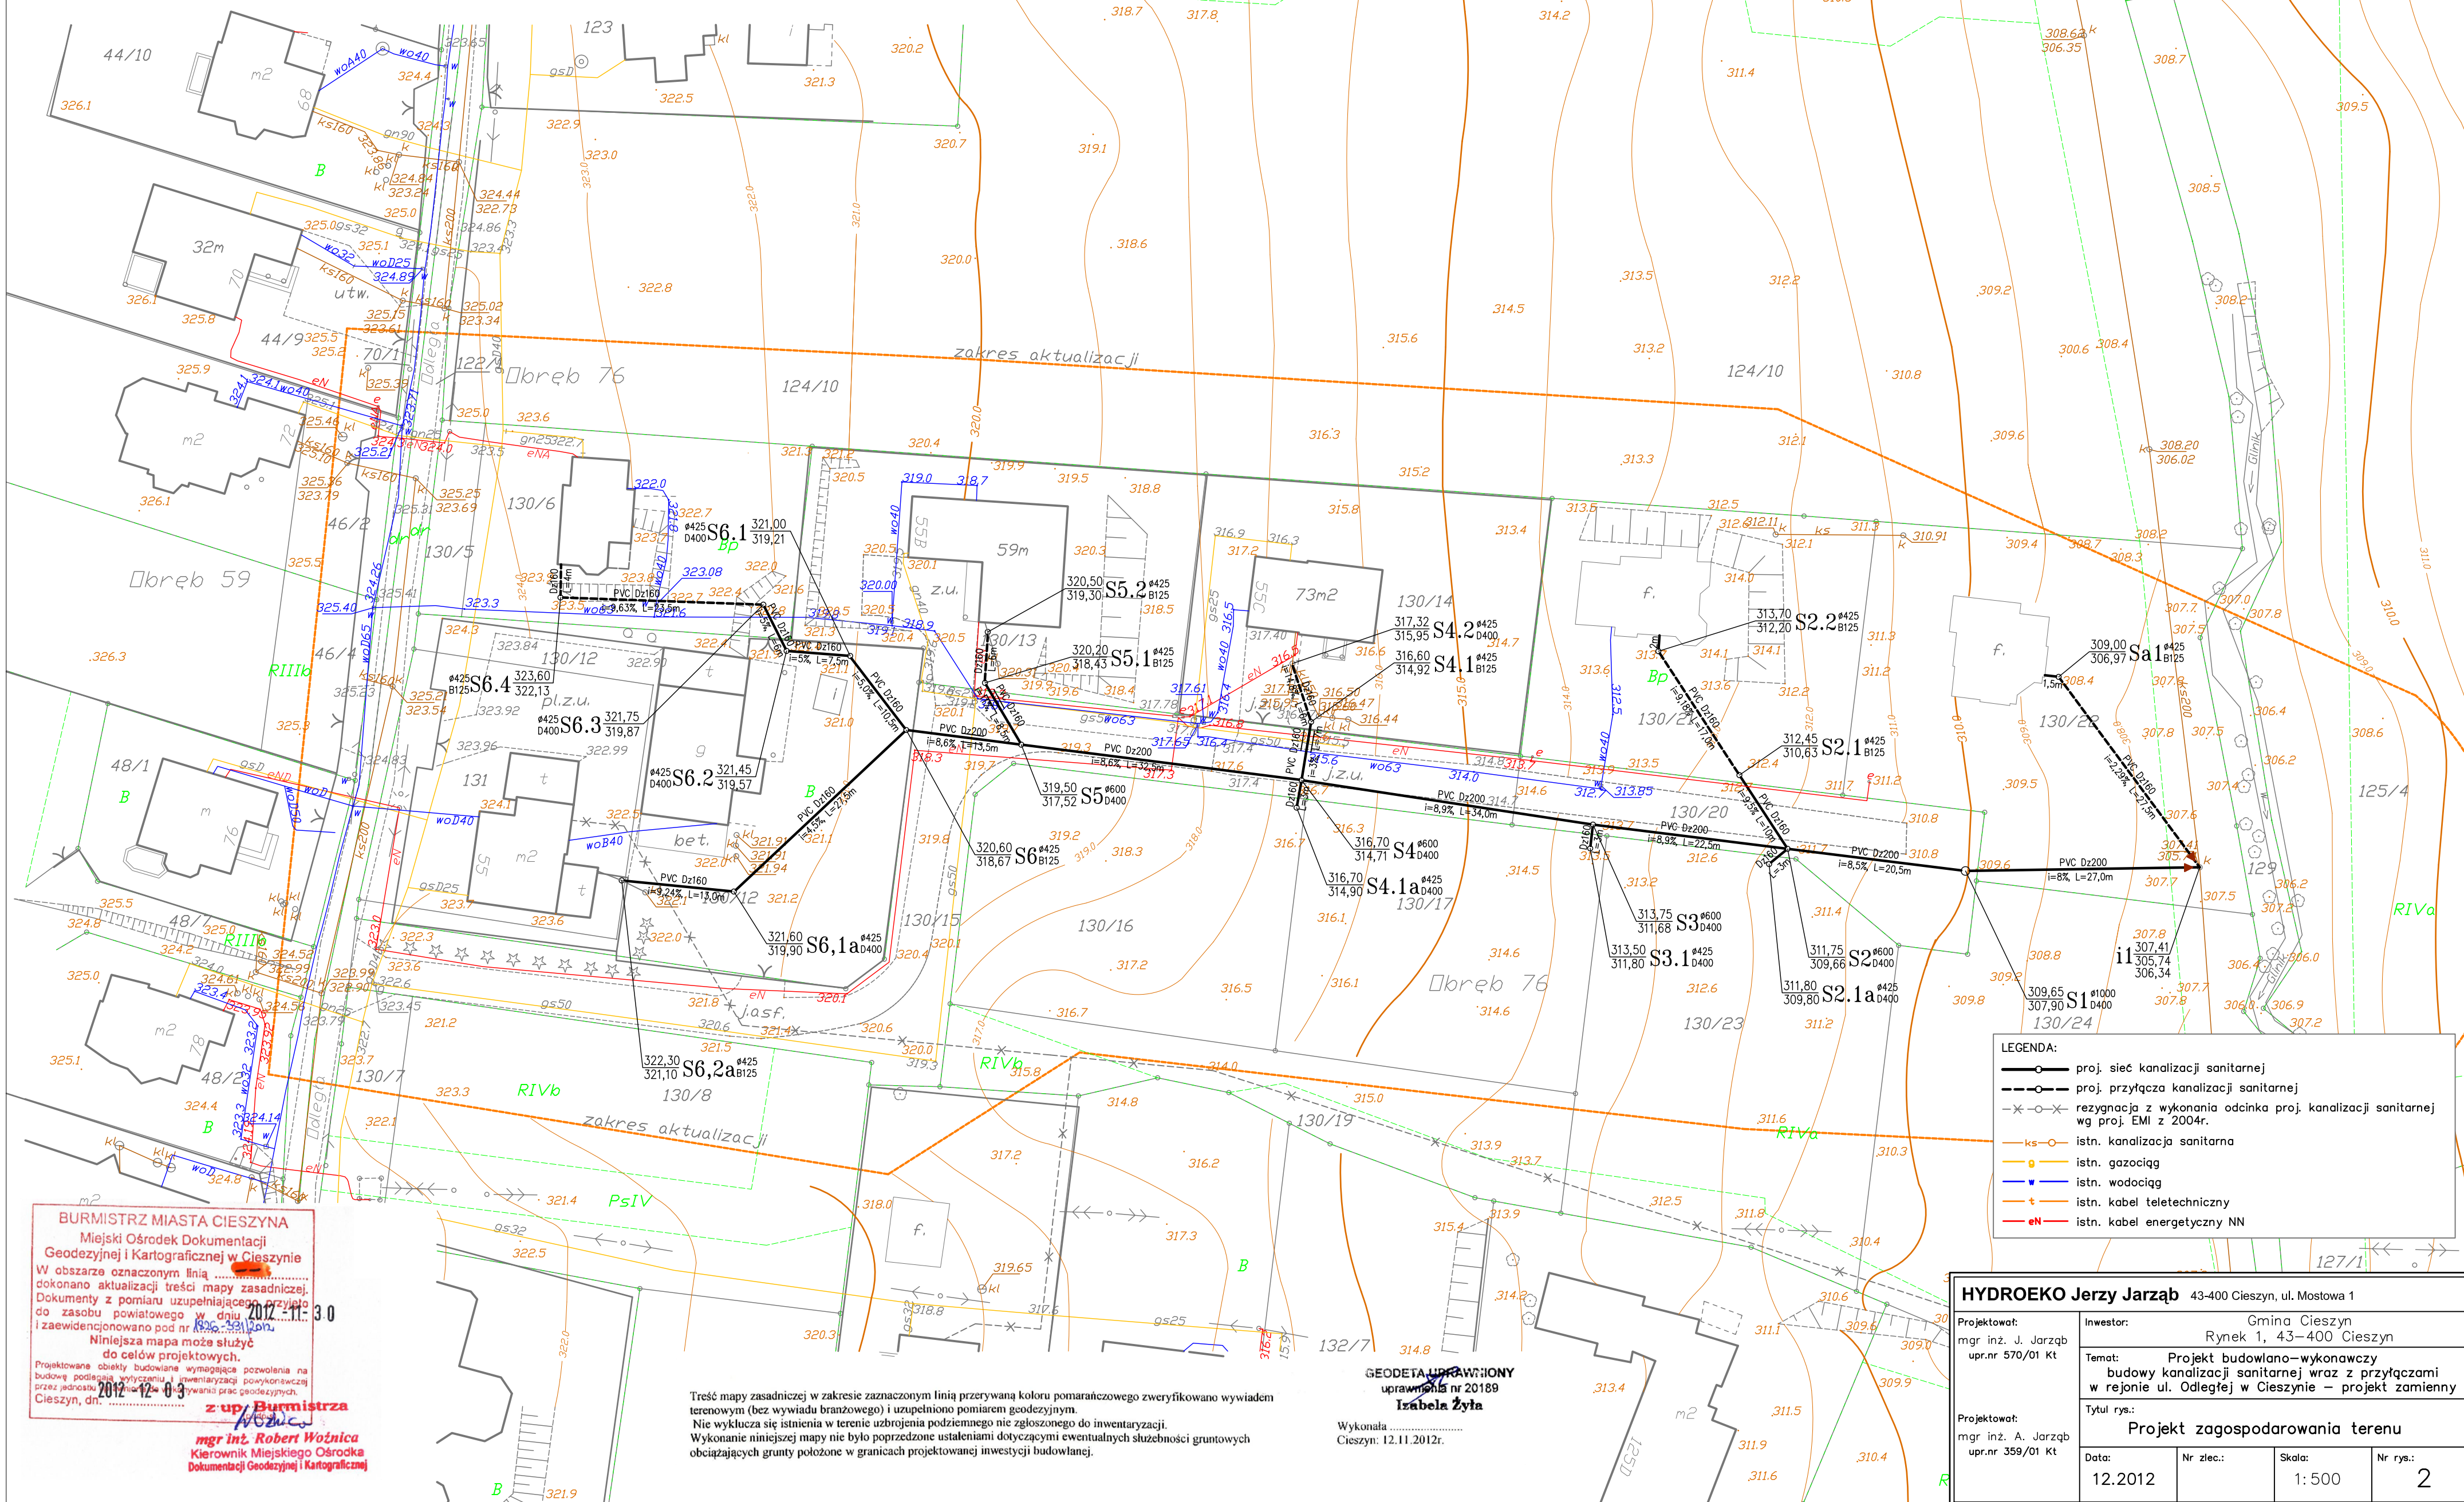

- LEGENDA:
- proj. sieć kanalizacji sanitarnej
 - proj. przyłtacza kanalizacji sanitarnej
 - rezygnacja z wykonania odcinka proj. kanalizacji sanitarnej wg proj. EMI z 2004r.
 - ks istn. kanalizacja sanitarzna
 - gn istn. gazociąg
 - wo istn. wodociąg
 - t istn. kabel teletelefoniczny
 - en istn. kabel energetyczny NN

Burmistrz Miasta Cieszyna
Miejski Ośrodek Dokumentacji
Geodezyjnej i Kartograficznej w Cieszynie
W obszarze oznaczonym linią
dokonano aktualizacji treści mapy zasadniczej.
Dokumenty z pomiaru uzupełniającego przyjęto
do zasobu powiatowego w dniu 2012-11-30
i zaewidencjonowano pod nr 1826-391/2012.
Niniejsza mapa może służyć
do celów projektowych.
Projektowane obiekty budowlane wymagające pozwolenia na
budowę podlegają wytyczeniu i inwentaryzacji powykonawczej
przez jednostkę wykonawczą prac geodezyjnych.
Cieszyn, dn. 2012-12-03
z up. Burmistrza
mgr inż. Robert Woźnica
Kierownik Miejskiego Ośrodka
Dokumentacji Geodezyjnej i Kartograficznej

Treść mapy zasadniczej w zakresie zaznaczonym linią przerywaną koloru pomarańczowego zweryfikowano wywiadem
terenowym (bez wywiadu branżowego) i uzupełniono pomiarem geodezyjnym.
Nie wyklucza się istnienia w terenie uzbrojenia podziemnego nie zgłoszonego do inwentaryzacji.
Wykonanie niniejszej mapy nie było poprzedzone ustaleniami dotyczącymi ewentualnych służebności gruntowych
obciążających grunty położone w granicach projektowanej inwestycji budowlanej.

GEODETA UPRAWNIENY
uprawnienia nr 20189
Izabela Żyła

Wykonała
Cieszyn: 12.11.2012r.

HYDROEKO Jerzy Jarzab 43-400 Cieszyn, ul. Mostowa 1			
Projektował: mgr inż. J. Jarzab upr.nr 570/01 Kt	Inwestor: Gmina Cieszyn Rynek 1, 43-400 Cieszyn		
Projektował: mgr inż. A. Jarzab upr.nr 359/01 Kt	Temat: Projekt budowlano-wykonawczy budowy kanalizacji sanitarnej wraz z przyłtaczami w rejonie ul. Odległej w Cieszynie – projekt zamienny		
	Tytuł rys.: Projekt zagospodarowania terenu		
	Data: 12.2012	Nr zlec.: 	Skala: 1: 500