



Napięcie zasilania - 400/230V
 Ochrona przed porażeniem - szybkie wyłączenie zgodnie z normą PN-IEC 60364 system TT

MIASTOPROJEKT CIESZYN spółka z o.o.	
Biuro:	Instalacja elektryczna
Faza:	Projekt instalacji elektrycznej
Objekt:	Instalacja elektryczna pom. i administ.
Adres:	Osiedle nr. 1, ul. 21, dz. nr 203 obr. 54
Projektant:	SCHENKAT IDEOWY
Pracownik:	mi. S. Saliński
Podpis:	Prac. nr. 1

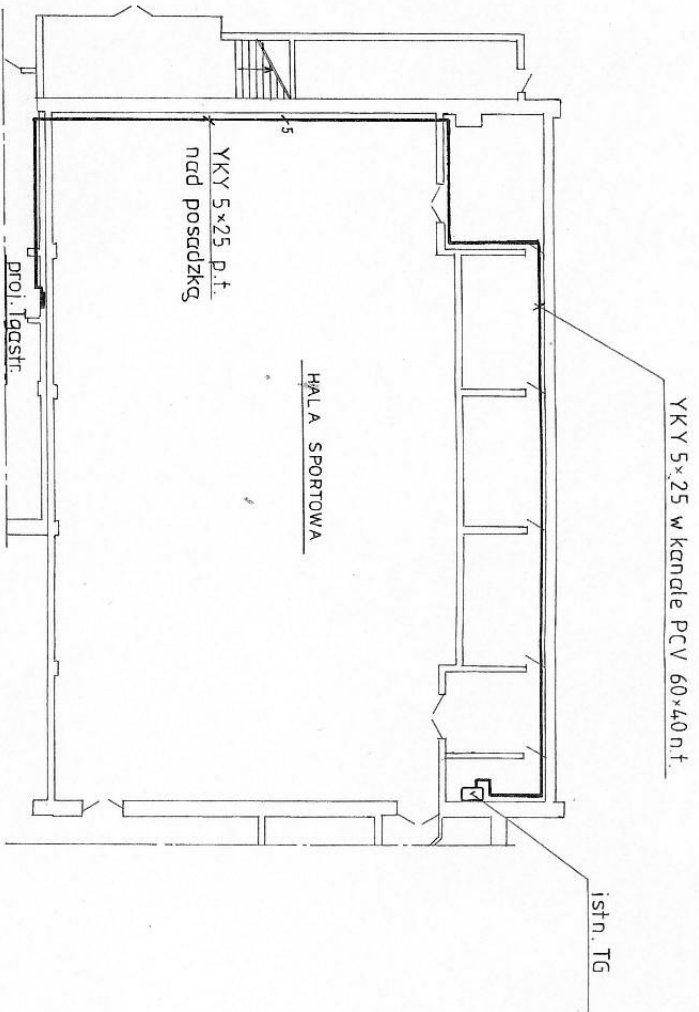

MIASTOPROJEKT CIESZYŃ
spółka z o.o.

Branża:	Instalacje elektryczne	Cn 230
Faza:	Projekt budowlano-wykonawczy	
Obiekt:	Modernizacja i remont pom. bud administ. Cieszyń Al. J. Łyska 21, dz. nr 20/3 obr. 54	
Treść rysunku:	PLAN LINII ZASILAJĄCEJ RZUT PARTERU	
Data wykonania:	03.2006	Skala: 1 : 200
Gł. Projektant:	J. Wlańczak inż. B.S.2077	
Autor projektu:	Autor	
Opracował:	mgr inż. K. Podkościelny upr. 373/73 Kt	
Sprawdził:	inż. S. Serafin	
Prezes zarządu:		
Pow. malowy w m ² :		Rys. nr 2

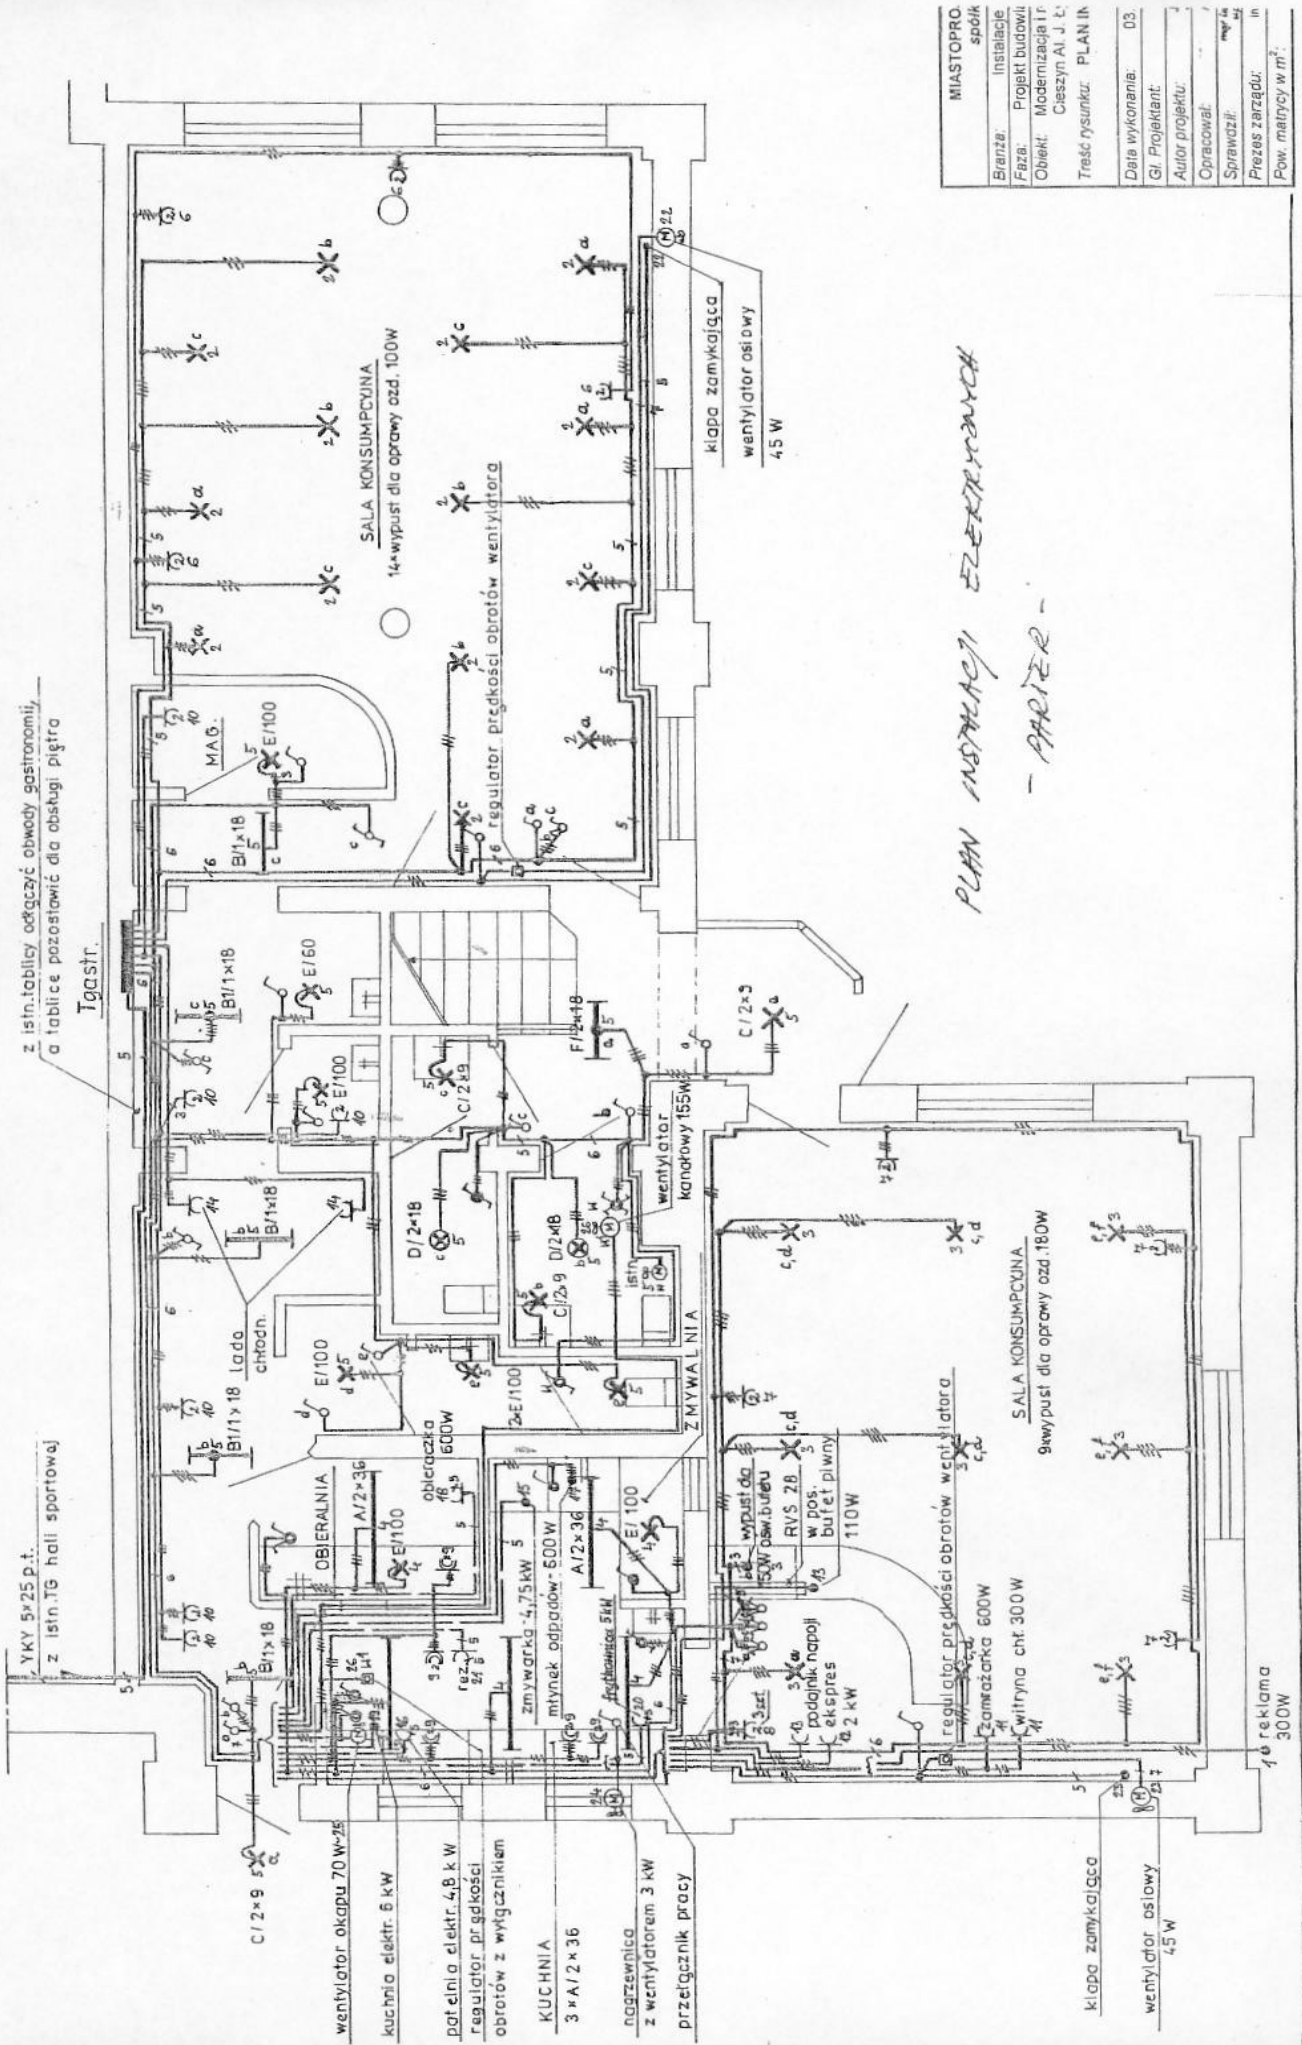

z istn. tablicy odłączyć obwody gastronomicznej, a tablice pozostawić dla obsługi pięt

YKY 5x25 p.t. z istn. TG hall sportowej

Tgastr.

SALA KONSUMPCYJNA
14-wypust dla oprawy ozd. 100W

SALA KONSUMPCYJNA
9-wypust dla oprawy ozd. 180W

Kłapa zamykająca wentylator osiowy 45 W

Kłapa zamykająca wentylator osiowy 45 W


1 reklama 300W

PLAN INSTALACJI ELEKTRYCZNEJ
- PARTER -

MIASTOPROŚNIK	
Branża:	Instalacje
Faza:	Projekt budowlany
Obiekt:	Modernizacja i remont
	Cieszyn Al. J. Ł.
Treść rysunku: PLAN II	
Data wykonania:	03
Gr. Projektant:	
Autor projektu:	
Opracował:	
Sprawdził:	
Prezes zarządu:	
Pow. matrycy w m ² :	

LEGENDA OPRAW - PRZYKŁADOWE

- A** – oprawa świetlówkowa OPK 236 (IP 65), Philips Lighting Mazury
- B** – oprawa świetlówkowa OPK 118 (IP 65), Philips Lighting Mazury
- B1** - oprawa świetlówkowa awaryjno-użytkowa OPK 118 N Aw3 (IP 65), Philips Lighting Mazury
- C** - oprawa do świetlówek kompaktowych z kloszem matowym LUNA (IP44), Lena Lighting
- D** – oprawa kompaktowa do wbudowania w sufit podwieszony, EUROPA-1 FBH 099 2xPL-C18W O typu „downlight”(IP44), Philips
- E** – oprawa żarowa PF-100 (IP54), ES-SYSTEM Wilkasy
- F** - oprawa świetlówkowa awaryjno-użytkowa z kloszem opalizowanym OKN 218 N Aw3/O (IP 20), Philips Lighting Mazury

MIASTOPROJEKT CIESZYN spółka z o.o.		
Branża:	Instalacje elektryczne	Cn 230
Faza:	Projekt budowlano-wykonawczy	
Obiekt:	Modernizacja i remont pom. bud. administr. Cieszyn Al. J. Łyska 21, dz. nr 20/3 obr. 54	
Treść rysunku:	LEGENDA OPRAW	
Data wykonania:	03.2006	Skala: 1:50
Gł. Projektant:		
Autor projektu:	J. Watach upr. B-B 29/77	
Opracował:	Autor	
Sprawdził:	mgr inż. K. Prochaczek upr. 313/73 Kt	
Prezes zarządu:	inż. S. Serafin	
Pow. matrycy w m ² :		Rys. nr: 4