

**OZNACZENIA - PROJEKTOWANE MEDIA dla zlewni Olzy**

S075 - Kanalizacja ogólnospławna przekształcana na sanitarną - przewidziana do renowacji


S076 - Kanalizacja ogólnospławna przekształcana na sanitarną - bez renowacji

S075 - Kanalizacja ogólnospławna przekształcana na deszczową - przewidziana do renowacji

S076 - Kanalizacja ogólnospławna przekształcana na deszczową - bez renowacji

--- - Istniejąca kanalizacja do wyłączenia z eksploatacji

--- - Modernizowane wyloty kanalizacji deszczowej

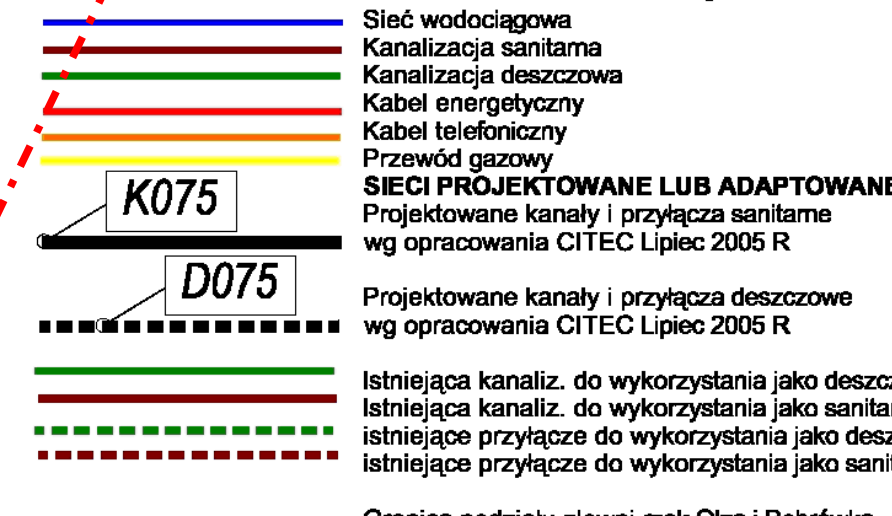

**OZNACZENIA - ISTNIEJĄCE MEDIA**

K075 - Sieć wodociągowa

D075 - Kanalizacja sanitarna

K075 - Kanalizacja deszczowa

D075 - Kabel energetyczny

K075 - Kabel telefoniczny

D075 - Przewód gazowy

**SIECI PROJEKTOWANE LUB ADAPTOWANE**

K075 - Projektowane kanały i przyłącza sanitarne wg opracowania CITEC Lipiec 2005 R

D075 - Projektowane kanały i przyłącza deszczowe wg opracowania CITEC Lipiec 2005 R

K075 - Istniejąca kanaliz. do wykorzystania jako deszczowa

D075 - Istniejąca kanaliz. do wykorzystania jako sanitarna

K075 - Istniejące przyłącze do wykorzystania jako deszczowe

D075 - Istniejące przyłącze do wykorzystania jako sanitarne

--- - Granica podziału zlewni rzek Olzy i Bóbrówki

**OZNACZENIA - PROJEKTOWANE MEDIA dotyczy zlewni Bóbrówki**

Kanalizacja ogólnospławna przekształcana na sanitarną - przewidziana do renowacji z oznaczeniami:

74 - studzienka rewizyjna nowa

75 - studzienka rewizyjna do renowacji

70.07 - rzędna terenu projektowanego

68.00 - rzędna dna kanału

300 (600\*900) - średnica(wymiary) rurociągu

31 m - odległość od osi węża do osi

175 - Numer węża istniejącego (nieobliczany)

Kanalizacja ogólnospławna przekształcana na sanitarną - bez renowacji

Kanalizacja ogólnospławna przekształcana na deszczową - przewidziana do renowacji

Kanalizacja ogólnospławna przekształcana na deszczową - bez renowacji

		<b>ADAPTACJA</b>	
NAZWA PROJEKTU: Modernizacja sieci kanalizacji ogólnospławnej w Śródmieściu Cieszyń w ramach Projektu nr 10 WZROSTAJĄCYMI WODAMI WZROSTAJĄCYMI WODAMI			
DTC S.A. ul. Dąbki 4, 40-133 Cieszyń tel. 34 88 88 88, fax 34 88 88 88 e-mail: of@dtc.com.pl		GOSPODARSTWA KOMUNALNE ul. Rynek 1, 43-400 Cieszyń tel. 34 88 88 88, fax 34 88 88 88 e-mail: biuro@k.com.pl	
STANOWISKO:		00922	
PW:		KAN-7b-118	
BRANŻA:		SANITARNIA	
TYTUŁ RYSUNKU:		KANALIZACJA	
technologiczna		skala: 1:500	
DŁ. PROJEKTANTA:		mgr inż. Andrzej CIOCH	
PROJEKTOWAŁ:		mgr inż. Andrzej CIOCH	
OPRACOWAŁ:		mgr inż. Andrzej CIOCH	
SPRACOWAŁ:		mgr inż. Andrzej CIOCH	

<b>BPI DIGITAL PROJEKT</b> 80-308 Gdańsk ul. Jasia i Magosi 10		PB-PW	
Przebudowa kanalizacji ogólnospławnej przekształcanej na kanalizację sanitarną i deszczową w obszarze zlewni rzeki Bóbrówki w ramach Projektu nr 10: Uporządkowanie gospodarki ściekowej w aglomeracji cieszyńskiej		541.323.093.2	
Kanalizacja ogólnospławna przekształcana na sanitarną lub deszczową Plan zagospodarowania terenu - zlewnia rzeki Bóbrówki		2009-05-24	
Gmina Cieszyń, Rynek 1, 43-400 Cieszyń		1:500	
mgr inż. Z. Chomiński upr. do proj. b/o w spec. instalac. w zakr. sieci instal. i urządzeń sanit. upr. 1043/Gd/83/2301/Gd/86/POI/30/POOS/04		03	
mgr inż. A. Papaj upr. do proj. b/o w spec. instalac. w zakr. sieci instal. i urządzeń sanit. upr. 1529/EI/90			