


6. obw. YDYP 3x2,5 p.t.
YDY 5x2,5 p.t.
2. obw. YDYP 3x1,5 p.t.

istn. skrzynki z wyl. 3-faz.
wentylatorów

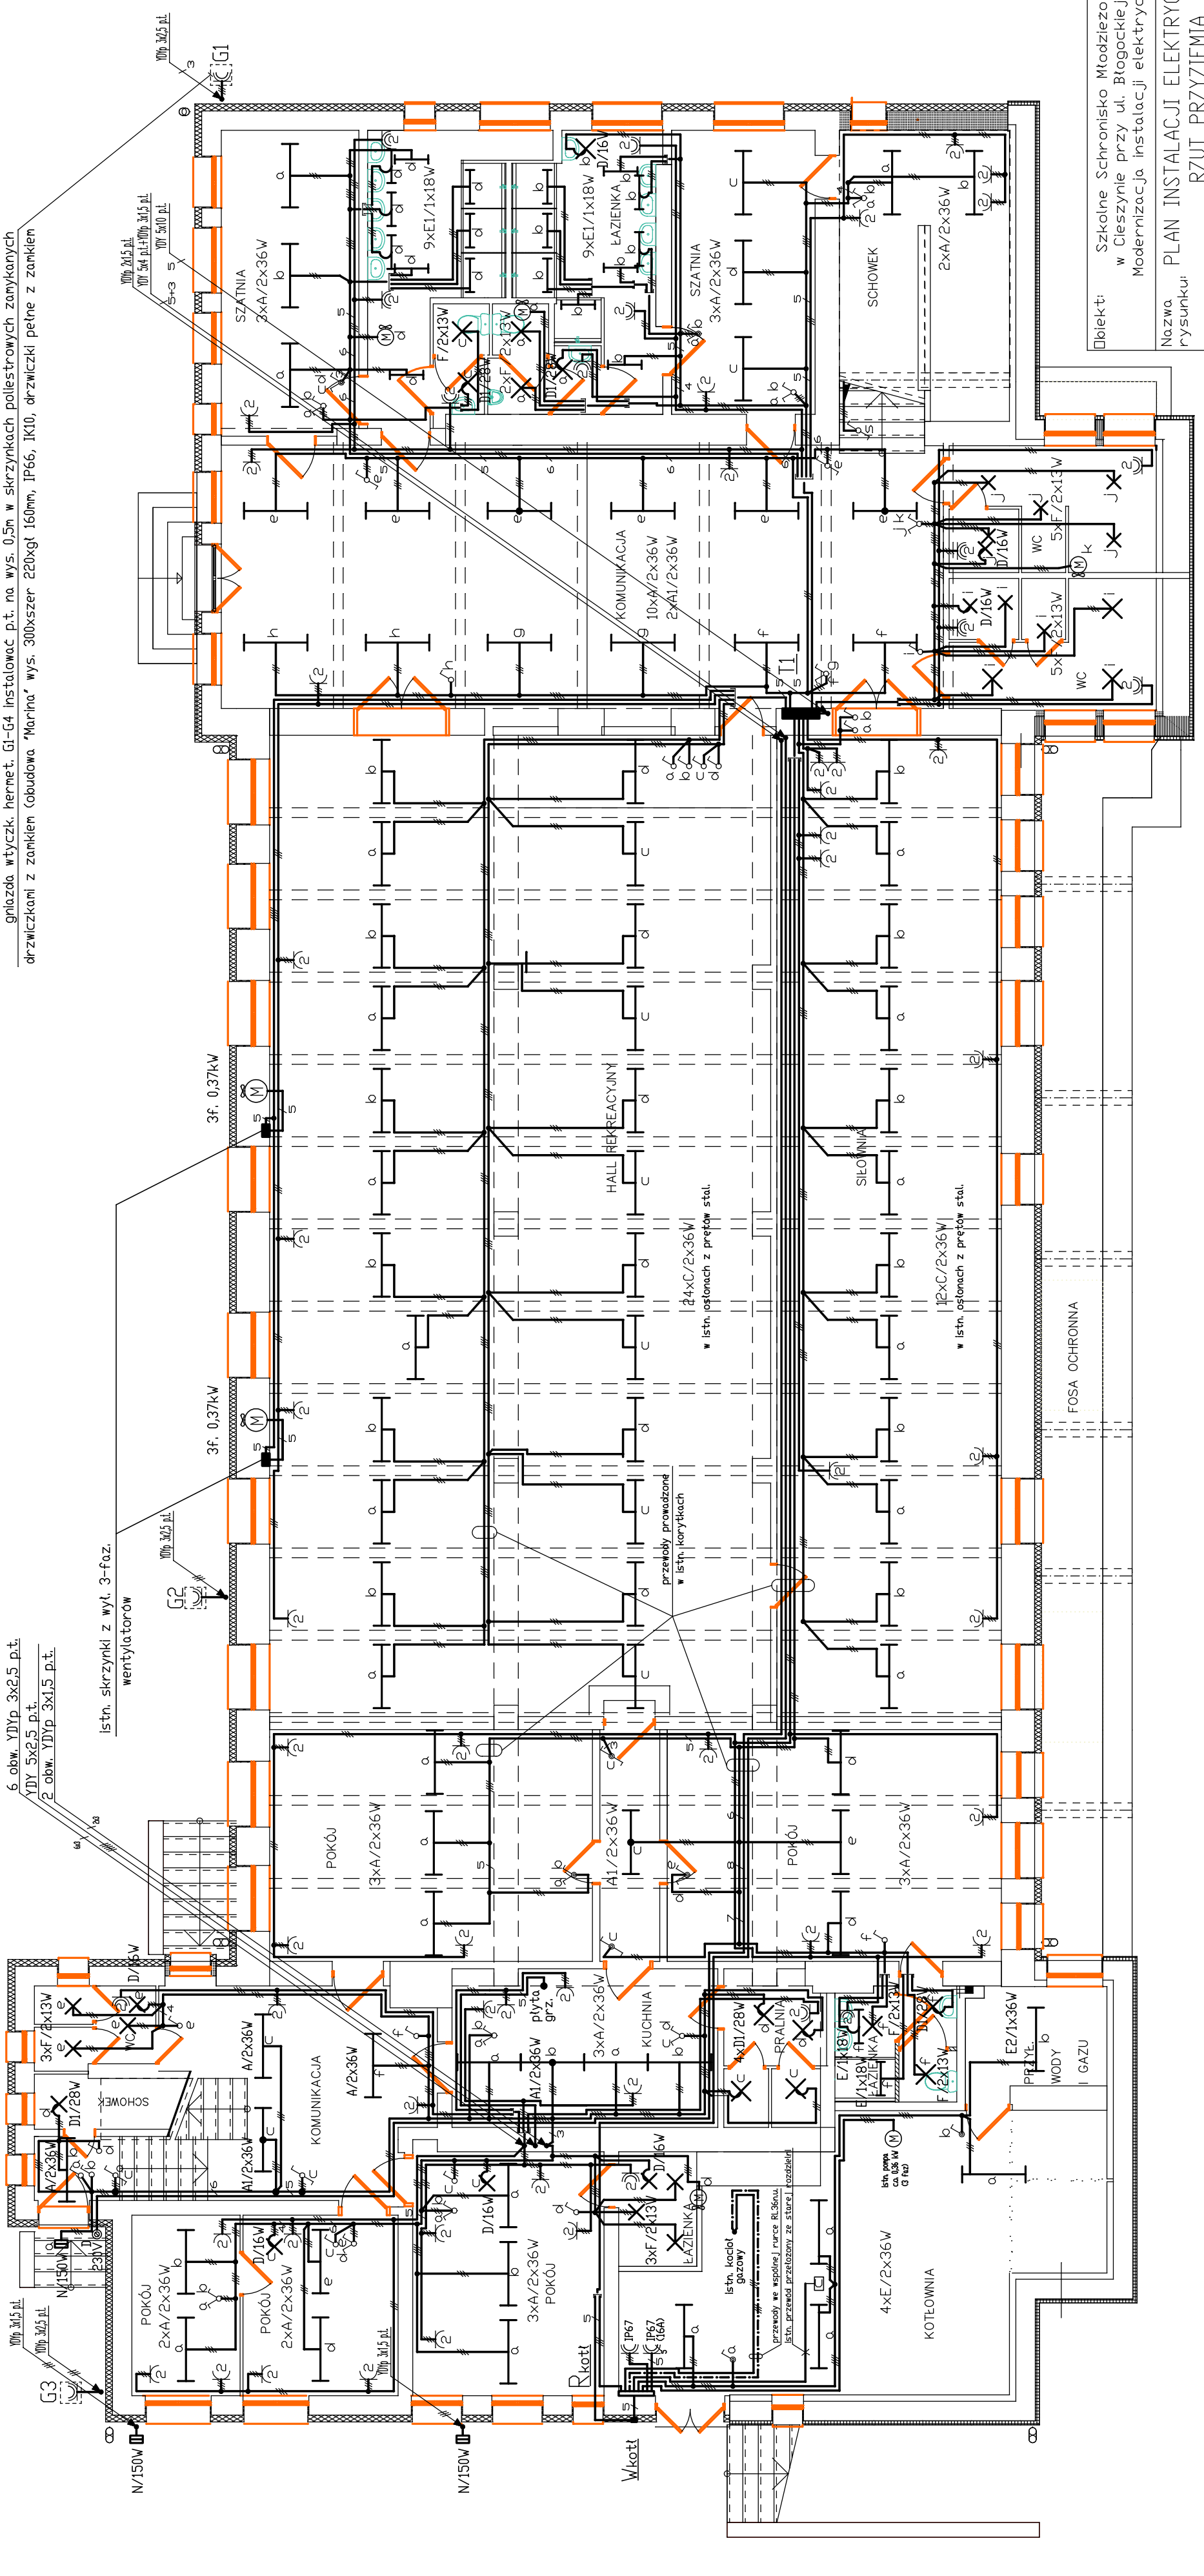

Objekt: Szkolne Schronisko Młodzieżowe
w Gleszynie przy ul. Błogociekiej 24.
Modernizacja instalacji elektrycznych

Nazwa rysunku: PLAN INSTALACJI ELEKTRYCZNYCH
RZUT PRZYZIEMIA

Autor: Jan Watach
opr. nr BB 29/77

Skala: 1:100
Data: 07.2010

Sprawdził: inż. Kurt Prochaczek
opr. nr 313/73/Kt
Pracował: autor
Nr rys. 3