


CITEC S.A. oświadcza, iż informacje techniczne, technologiczne i organizacyjne zawarte w niniejszej dokumentacji stanowią tajemnicę firmy i podlegają ochronie na podstawie ustaw:  
 - z dnia 16.04.93 o zwalczaniu nieuczciwej konkurencji (Dz. U. nr 47 poz. 211)  
 - z dnia 04.02.94 o prawie autorskim i prawach pokrewnych (Dz. U. nr 24 poz. 83)

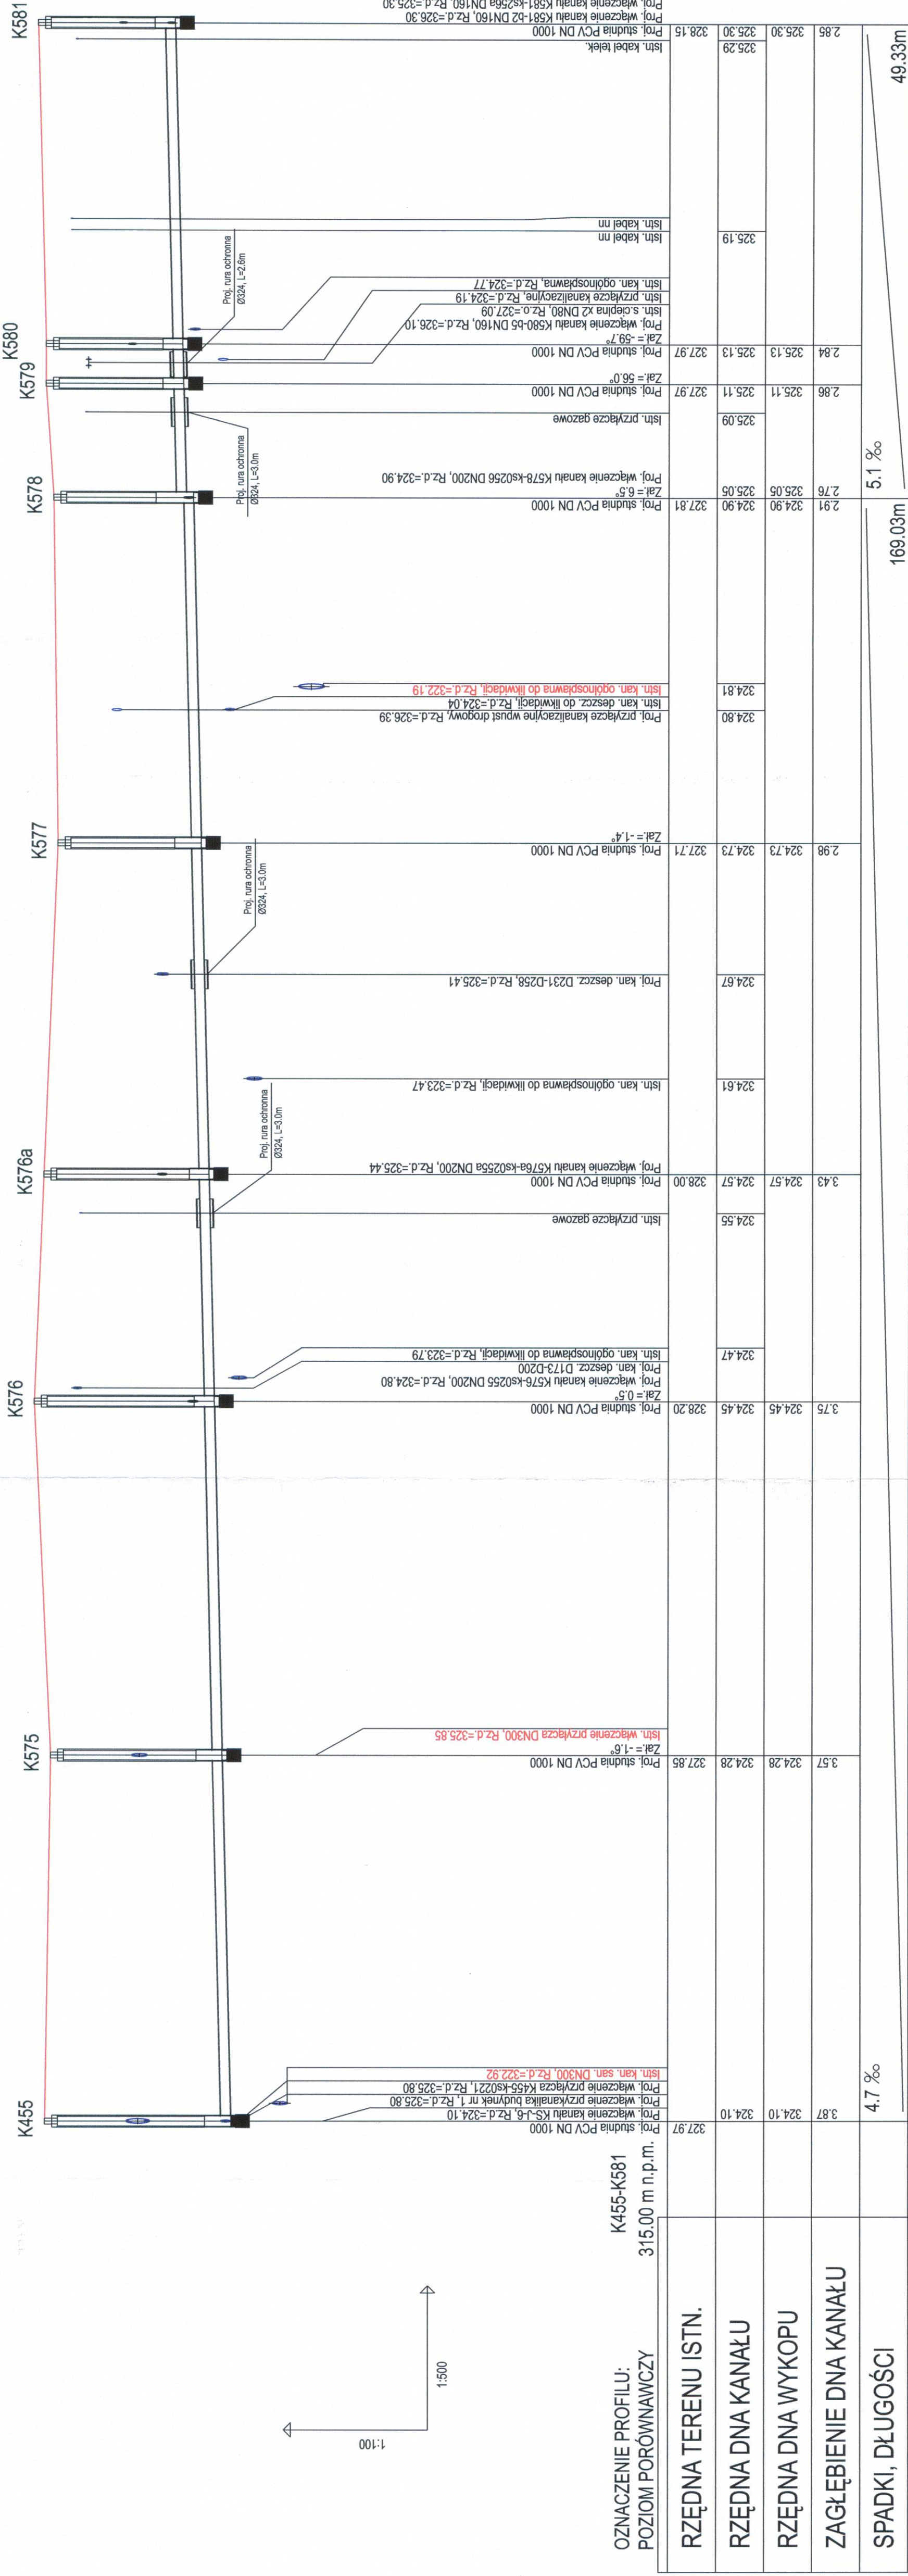

OZNACZENIE PROFILU: POZIOM PORÓWNAWCZY		K455-K581 315,00 m n.p.m.	
RZĘDNA TERENU ISTN.	327,97	324,10	324,10
RZĘDNA DNA KANAŁU	324,10	324,28	324,28
RZĘDNA DNA WYKOPIU	324,10	324,45	324,45
ZAGŁĘBIENIE DNA KANAŁU	3,87	3,75	3,75
SPADKI, DŁUGOŚCI	4,7 ‰	5,1 ‰	5,1 ‰
ŚREDNICA, MATERIAŁ		200	200
ODLEGŁOŚCI	0,00	38,06	169,03m
HEKTOMETRY			

**UWAGA:**  
 Przyłącza wykonywać zgodnie z planem i włączać do studzienek na kanałach głównych przestrzegając następujących zasad:

1. Przyłącza wykonać z rur PVC średnica minimalna 160/4,7mm SN8
2. Minimalny spadek przyłącza i=15 ‰
3. Skrzyżowania przyłączy z wodociągami biegnącymi pod kanałem wykonywać w rurach ochronnych nakładanych na kanał
4. Włączenia przyłączy powyżej 50 cm ponad dnem studni wykonać jako kaskadowe. Kaskadę zewnętrzną wykonuje producent rur i studzienek fabrycznie pozostawiając 1 m króciec wprowadzony poza obręb studzienki.
5. Wysokość włączenia przyłączy można ustalać po szczegółowym rozpoznaniu lokalnych warunków wykonania przyłączy: głębokości wyłotów rur z budynków, ewentualnego uzbrojenia itp.
6. Wszystkie studzienki należy zamawiać z wyprofilowaną kinetą.
7. Przed zamówieniem studzienek należy wykonać pomiar kątów "w naturze" po geodezyjnym wytrasowaniu odcinka.

<p>Consulting Inżynieria Technologiczna                  CITEC S.A. ul. Dąbki 5, 40-833 Kotołowie                  tel.: 358 88 88, fax: 358 88 00                  E-mail: office@citec.com.pl</p>	NAZWA PROJEKTU Modernizacja sieci kanalizacji ogólnospławnej w Śródmieściu Cieszyńska wraz z budową zbiorników wyrównawczych wód deszczowych pierwszej fali zanieczyszczeń i stacji zlewnej przy oczyszczalni ścieków	
	INWESTOR Urząd Miejski 43-400 Cieszyń Rynek 1	
STADIUM PB i PW	TYTUŁ LUB OBIEKT Budowa kanalizacji sanitarnej i deszczowej w Śródmieściu Cieszyńska - kontrakt III w ramach zadania inwestycyjnego pn. "Uporządkowanie gospodarki ściekowej w aglomeracji cieszyńskiej"	
BRANŻA technologiczna	TYTUŁ RYSUNKU 129	
NUMER RYSUNKU KAN-71e-101		
SKALA 1:100 / 500		
FORMAT -		
Imię i NAZWISKO mgr inż. Andrzej CICHON	NR UPR. AG.II-4/ZO/7131/183/2001	DATA lipiec 2007
PROJEKTOWAŁ mgr inż. Izabella DZIOBKOWSKA	AG.II-4/ZO/7131/183/2001	lipiec 2007
SPRAWDZIŁ inż. Marian ŻAK	WSKW 251/67/K3	lipiec 2007