
 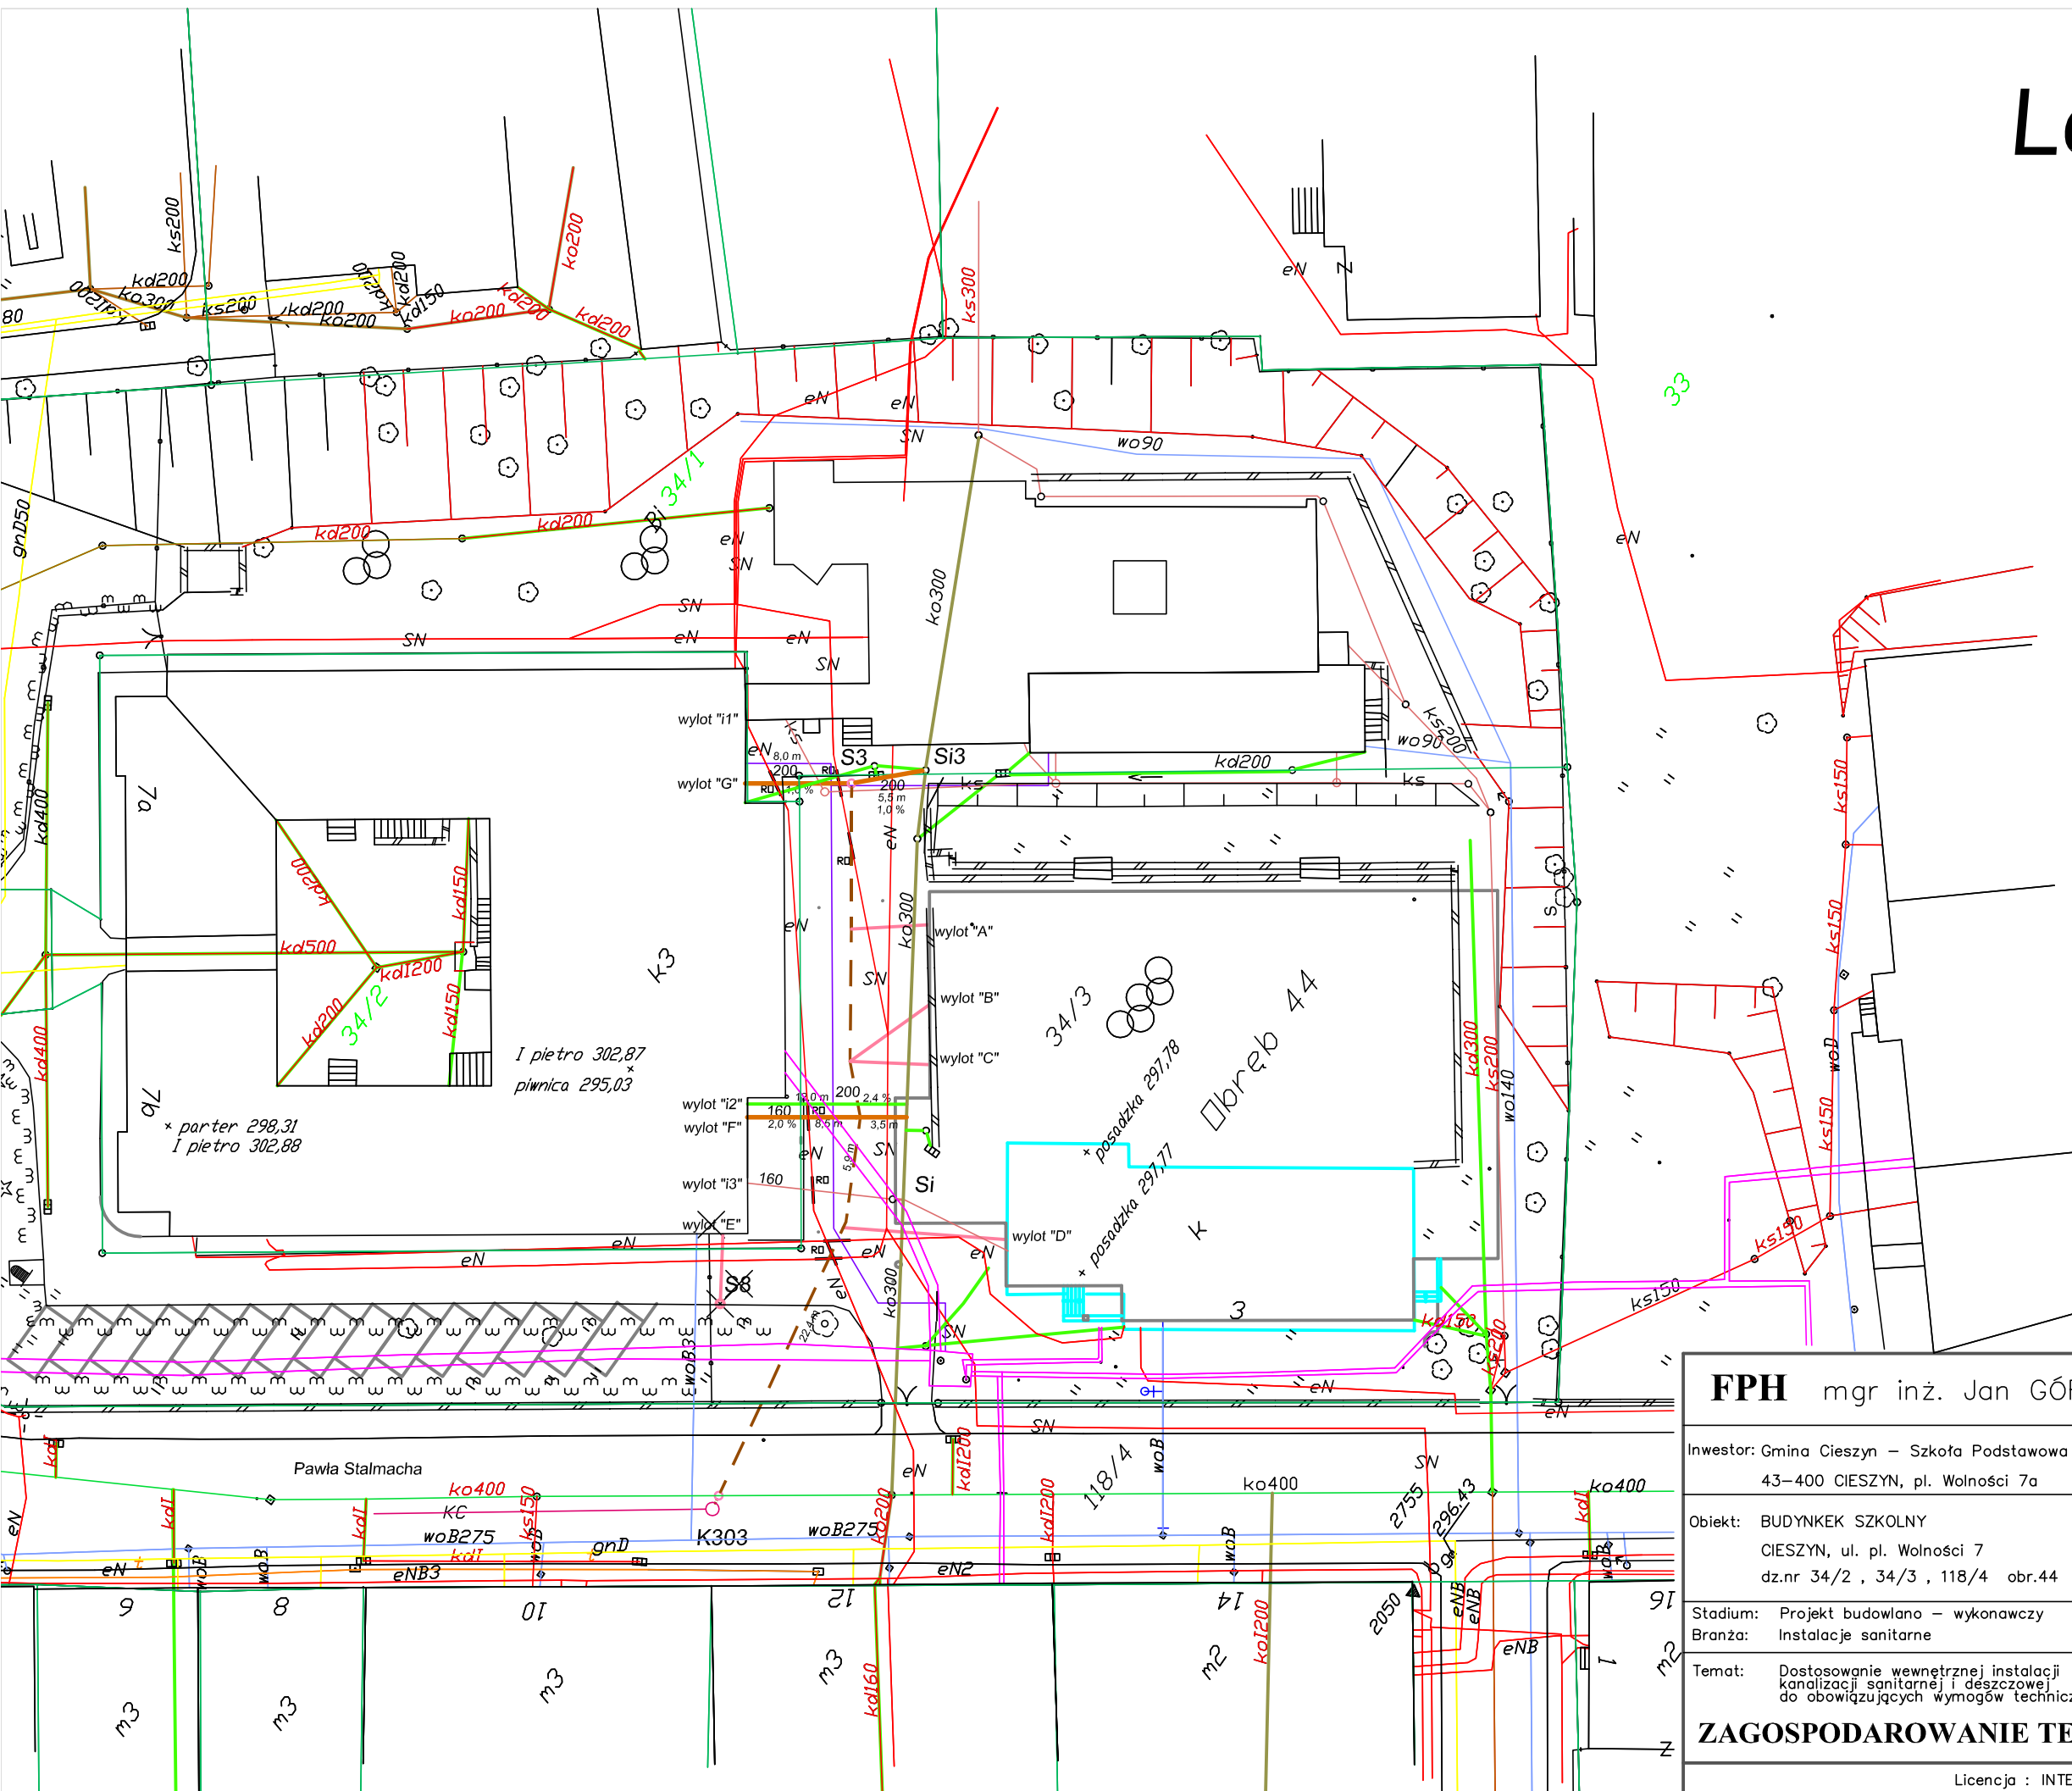
 


Legenda:



- | | |
|---|---|
|  | granice działek |
|  | proj. przył. kan. sanit. wg oprac. 02.2013 |
|  | projektowane przyłącze kan. sanitarnej |
|  | proj. przyłącze kan. sanit. do sali gimn. |
|  | projektowana kan. sanitarne
wg oprac. CITEC Katowice |
|  | istn. kan. ogólnospł. wykorzystana jako
kan. deszcz. - wg oprac. CITEC |
|  | istniejąca kan. ogólnospławna |
|  | istniejąca kan. sanitarna |
|  | istniejąca kan. deszczowa |
|  | istniejący wodociąg |
|  | istniejący gazociąg |
|  | istniejący kabel teletechniczny |
|  | istniejący kabel NN |
|  | istniejący kabel SN |
|  | istniejący ciepłociąg |
|  | projektowany ciepłociąg |
|  | proj. element likwidowany
(studzienka , kan. sanit.) |
|  | sala gimnastyczna
budynek istniejący |
|  | sala gimnastyczna
budynek projektowany |
|  | rura osłonowa, dzielona PE
typ A110Ps l=2,0m |

FPH mgr inż. Jan GÓRNIAK		43-400 CIESZYN ul. Zofii Kossak 12/41	
Inwestor: Gmina Cieszyn – Szkoła Podstawowa nr 4 43-400 CIESZYN, pl. Wolności 7a	Funkcja	Nazwisko	Podpis
Obiekt: BUDYNEK SZKOLNY CIESZYN, ul. pl. Wolności 7 dz.nr 34/2 , 34/3 , 118/4 obr.44	Projektant	mgr inż. JAN GÓRNIAK nr. upr. 26/81/BB	
Stadium: Projekt budowlano – wykonawczy Branża: Instalacje sanitarne	Sprawdził	mgr inż. D. HERBOCZEK nr. upr. 39/76/BB	
Temat: Dostosowanie wewnętrznej instalacji kanalizacji sanitarnej i deszczowej do obowiązujących wymogów technicznych			
ZAGOSPODAROWANIE TERENU		Data 11.2013 r.	Skala 1:500
		Nr rys 1	