


Górnolaska Spółka Gazownictwa sp. z o.o.  
 Oddział Zakład Gazowniczy Zajęcza  
 Rozdzielnia Gazu w Cieszynie  
 ul. Morcin 10, 43-400 Cieszyn  
 tel. 033 852 02 29, 033 852 05 60  
 fax 033 852 02 29, wew. 115  
 NIP 648 23 70 513  
 KRS 0000158137, REGON 177456610

Przez określony na planie teren  
 się przebiega podziemna sieć  
 gazowa

— sieć gaz. śr. pr. 63/1  
 — sieć gaz. n. pr.

Opiniujemy zgodnie z planem znak:  
 32-432-244/09 z dnia 28.05.2009.  
 Cieszyn 28.05.2009.

PRACOWNIK TECHNICZNY  
 Rozdzielnia Gazu Cieszyn  
*Janusz Husar*

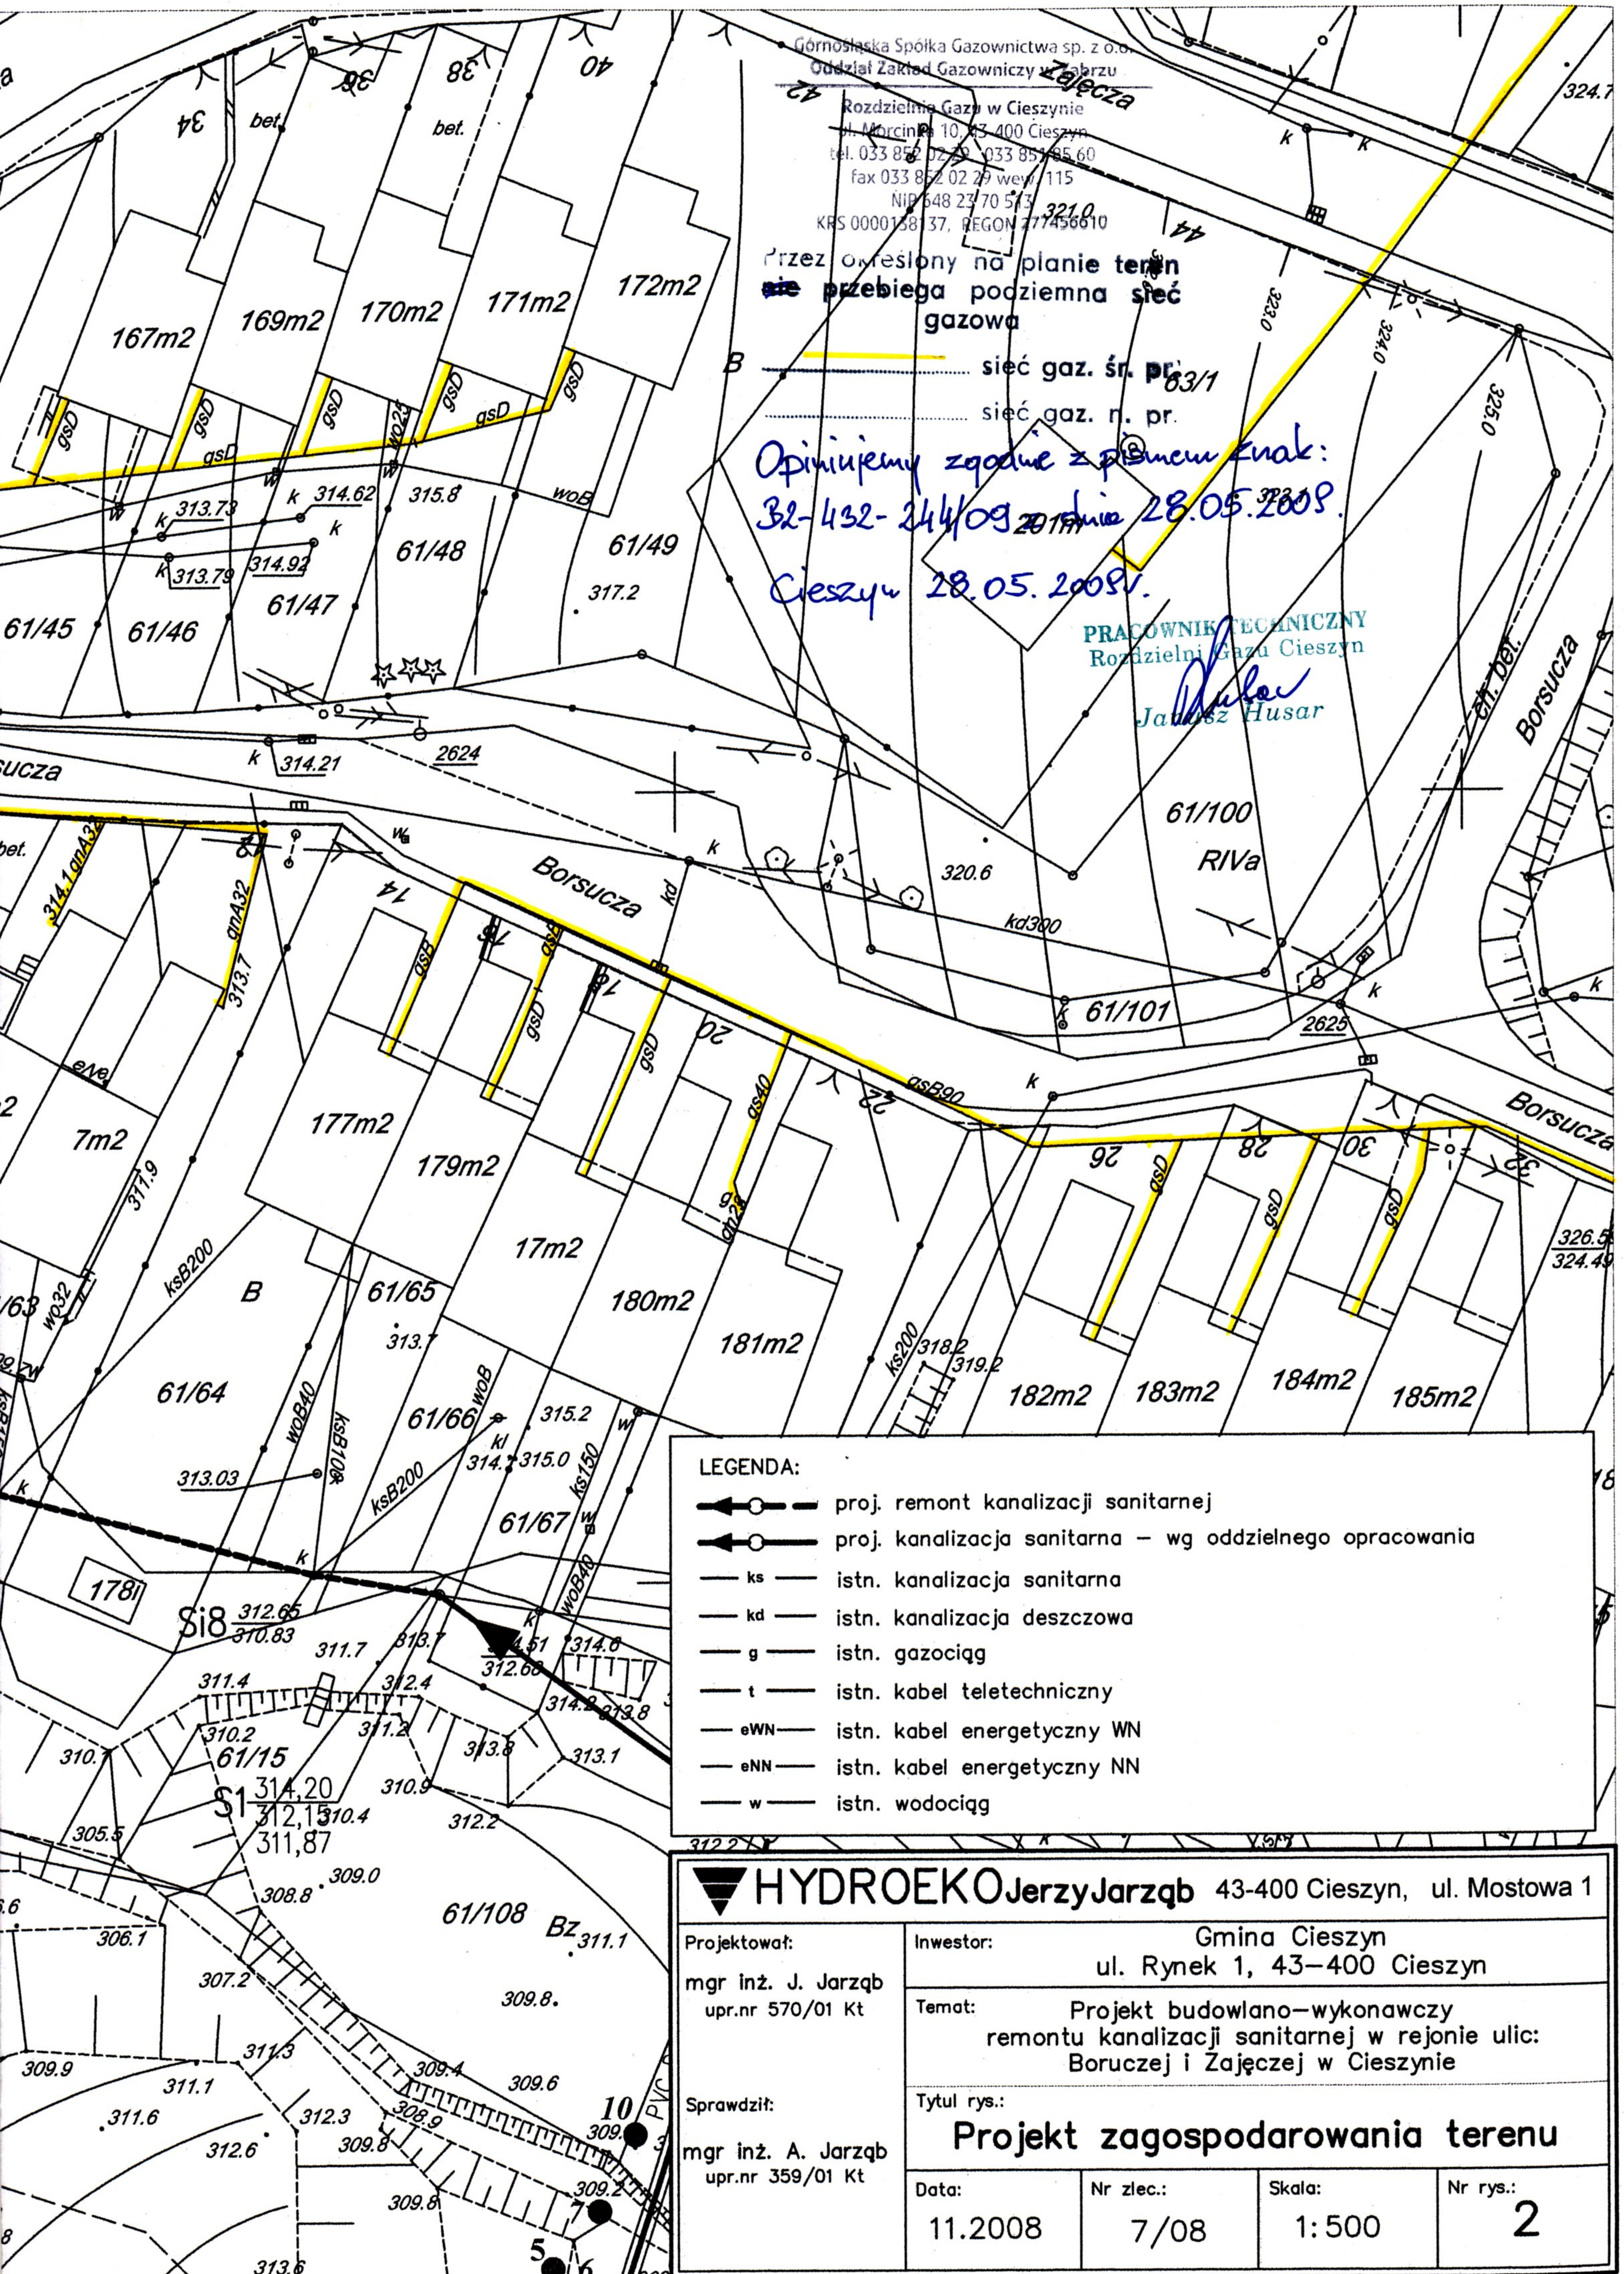

LEGENDA:

- proj. remont kanalizacji sanitarnej
- proj. kanalizacja sanitarna – wg oddzielnego opracowania
- ks — istn. kanalizacja sanitarna
- kd — istn. kanalizacja deszczowa
- g — istn. gazociąg
- t — istn. kabel teletechniczny
- eWN — istn. kabel energetyczny WN
- eNN — istn. kabel energetyczny NN
- w — istn. wodociąg

**HYDROEKO** Jerzy Jarząb 43-400 Cieszyn, ul. Mostowa 1

Projektował: mgr inż. J. Jarząb upr.nr 570/01 Kt	Investor: Gmina Cieszyn ul. Rynek 1, 43-400 Cieszyn		
Sprawdził: mgr inż. A. Jarząb upr.nr 359/01 Kt	Temat: Projekt budowlano-wykonawczy remontu kanalizacji sanitarnej w rejonie ulic: Boruczej i Zajęczej w Cieszynie		
Tytuł rys.: <b>Projekt zagospodarowania terenu</b>			
Data: 11.2008	Nr zlec.: 7/08	Skala: 1:500	Nr rys.: <b>2</b>