

ZWIĄZEK SPÓŁEK WODNYCH
w CIESZYNIE
43-400 CIESZYN, ul. Dojazdowa 17
Tel./Fax 033/ 8521-787
NIP 548-100-00-15, REGON 070054978

 
ZSW 21/666/2007


Cieszyn, dnia 21.11.2007 r.

**Biuro Projektowania i Realizacji
Inwestycji Ekologicznych
ul. Harcerska 6 A
43-300 Bielsko - Biała**

W odpowiedzi na Państwa pisma z dnia 22.10.2007 oraz 09.11.2007 r. Związek Spółek Wodnych w Cieszynie informuje, że nie wnosi się żadnych zastrzeżeń do przedstawionej dokumentacji projektowanej kanalizacji sanitarnej w Cieszynie w obrębie ulic Przepilińskiego i Pikiety ze względu na to, że rejon te nie są objęte działalnością Miejskiej Spółki Wodnej w Cieszynie i nie ma na tych terenach urządzeń melioracji wodnych szczegółowych.

SEKRETARZ ZARZĄDU
Związku Spółek Wodnych
w Cieszynie



Stanisław Solowski

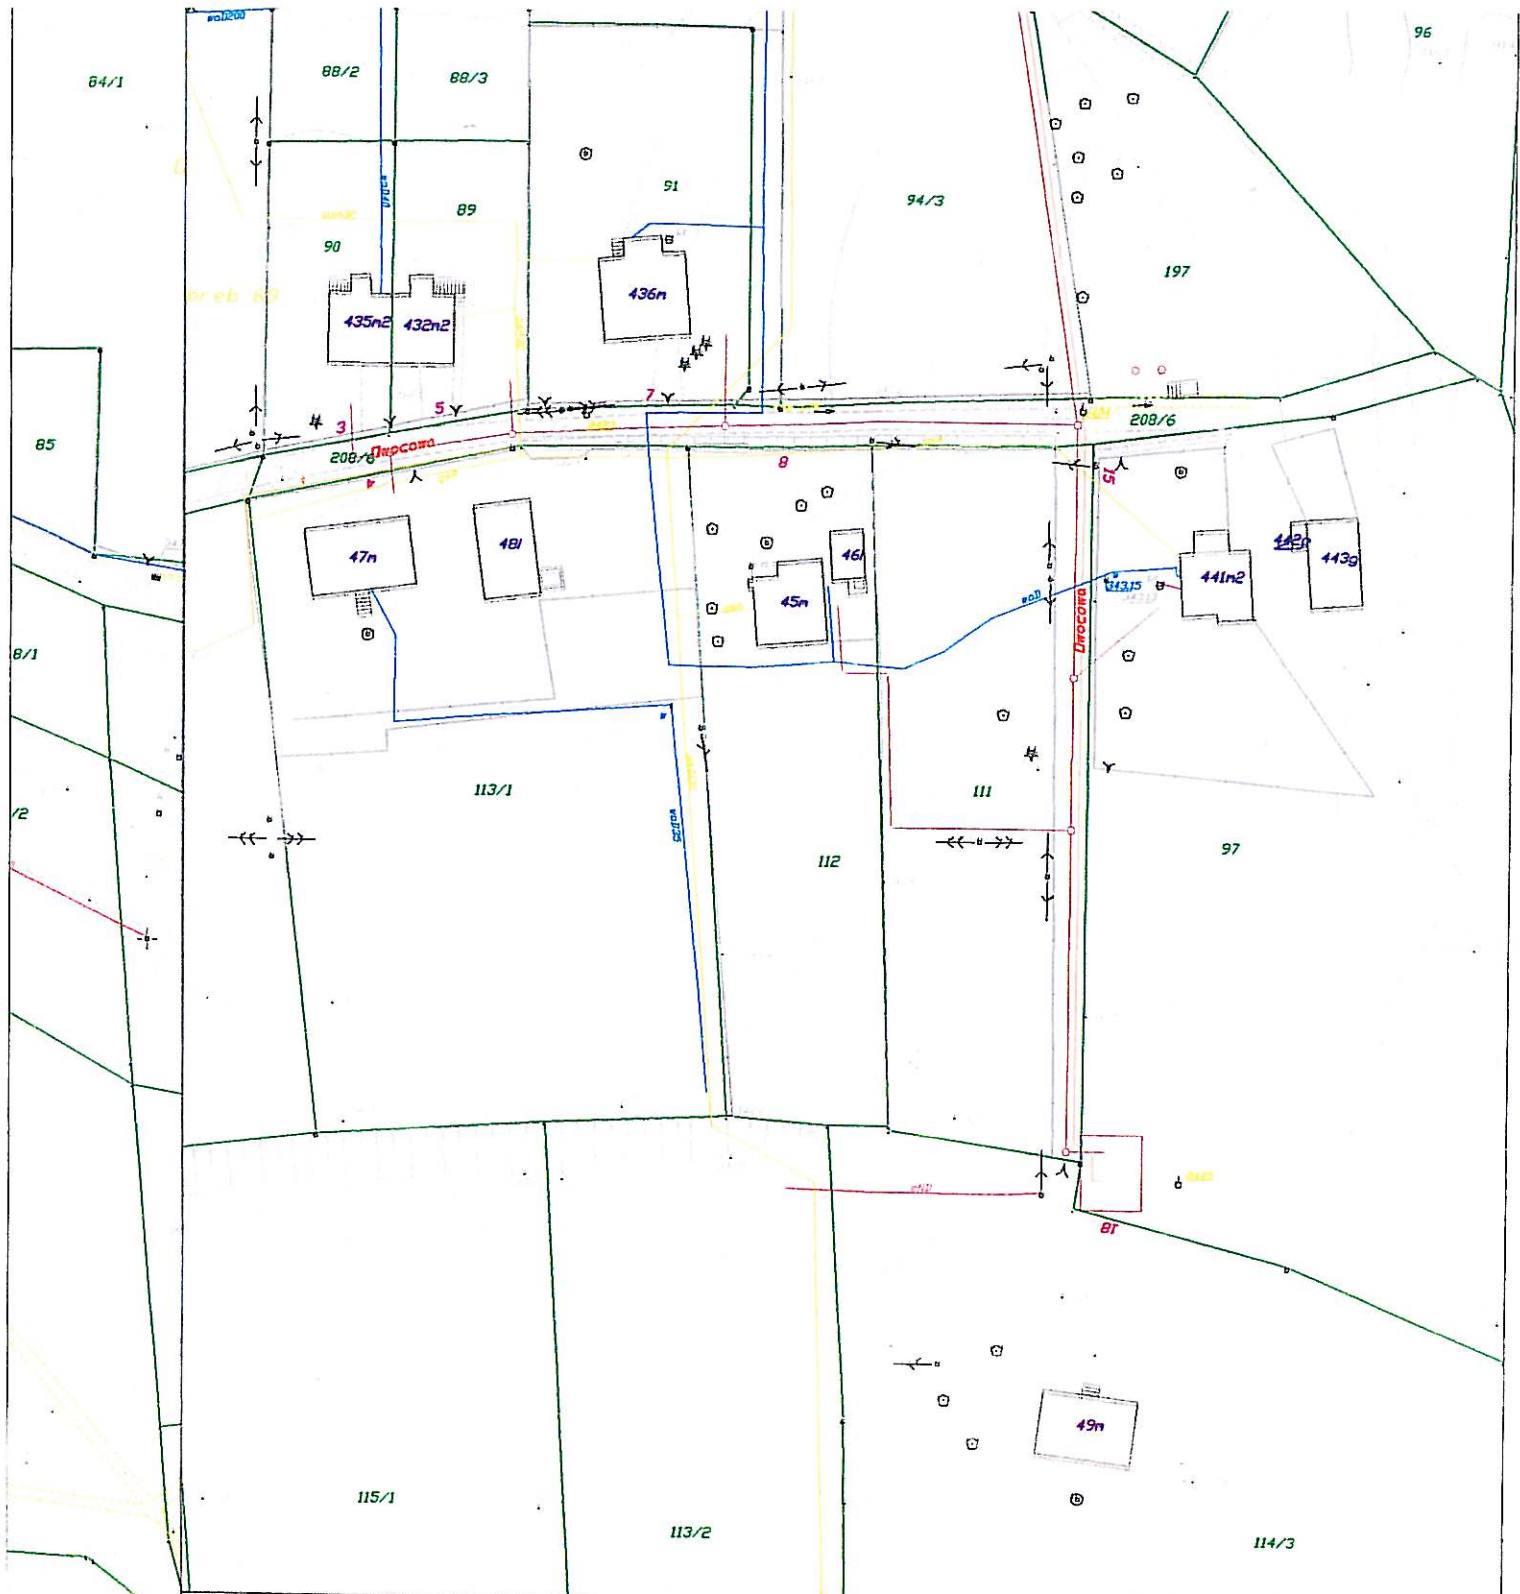

ocji sanitarnej



yny

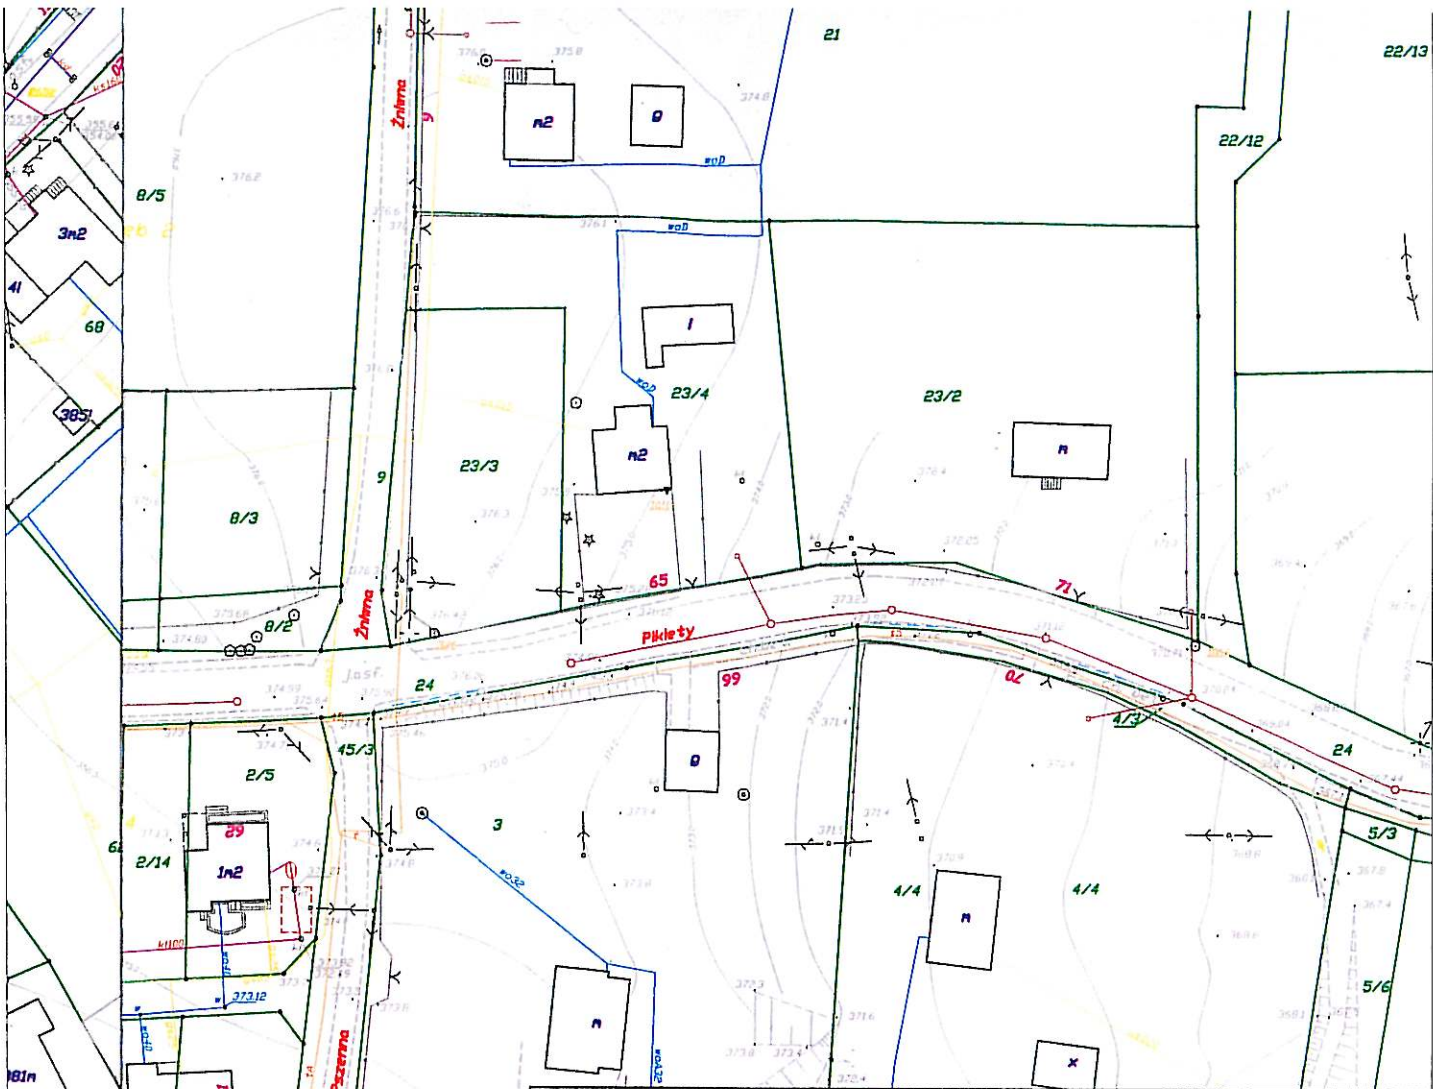"ŚRODOWISKO"		43-300 BIELSKO-BIALA ul. HARCERSKA 6a, TEL/FAX: (033) 497-90-08/497-08-46	
BIURO PROJEKTOWANIA I REALIZACJI INWESTYCJI EKOLOGICZNYCH		WWW.SRODOWISKO.COM.PL MAIL: SRODOWISKO@WP.PL	
Inwestor: GMINA CIESZYN - BURMISTRZ MIASTA CIESZYNA RYNEK 1 43-400 CIESZYN			
Zadanie: UPORZĄDKOWANIE GOSPODARKI ŚCIEKOWEJ W AGLOMERACJI CIESZYŃSKIEJ			Numer rysunku: 1
PB Część I	Temat: BUDOWA KANALIZACJI SANITARNEJ W REJONIE ULIC PRZEPILIŃSKIEGO I PIKIETY		
Stadium: DOKUMENTACJA PROJEKTOWA PROJEKT BUDOWLANY		Branża: TECHNOLOGICZNO - INSTALACYJNA	
Rysunek: PROJEKT ZAGOSPODAROWANIA TERENU			Skala: 1:1000
Projektował: mgr inż. Teresa Szendel nr upr. bud BB60/77	Sprawił: mgr inż. Tomasz Nawieśniak nr upr. SLK/0660/PW38/04	Opracował: inż. Ewa Matyjaszek-Słodowy	Data: 10.2007




 

 


LEGENDA:




elementy projektowane:

  projektowany kolektor, kanalizacji sanitarnej

uzbrojenie istniejące:

 istniejący wodociąg
 istniejąca kanalizacja
 istniejący gazociąg
 istniejący kabel energetyczny
 istniejący kabel telekomunikacyjny
 istniejący słup

inne:

 zakres zlewni (zakres projektu)
 granice działek
 numer działki

"ŚRODOWISKO"

BIURO PROJEKTOWANIA I REALIZACJI
INWESTYCJI EKOLOGICZNYCH

43-300 BIELSKO-BIAŁA ul. HARCERSKA 6a,
TEL/FAX: (033) 497-30-08/497-08-46
WWW.SRODOWISKO.COM.PL
MAIL: SRODOWISKO@WP.PL

Inwestor: **GMINA CIESZYN - BURMISTRZ MIASTA CIESZYNA
RYNEK 1 43-400 CIESZYN**

Zadanie: **UPORZĄDKOWANIE GOSPODARKI ŚCIEKOWEJ
W AGLOMERACJI CIESZYŃSKIEJ**

Numer rysunku:
2

PB
Część I

Temat: **BUDOWA KANALIZACJI SANITARNEJ W REJONIE
ULIC PRZEPILIŃSKIEGO I PIKIETY**

Stadium: **DOKUMENTACJA PROJEKTOWA
PROJEKT BUDOWLANY**

Branża: **TECHNOLOGICZNO - INSTALACYJNA**

Rysunek: **PROJEKT ZAGOSPODAROWANIA TERENU**


Skala:
1:1000

Projektował:
mgr inż. Teresa Szendol
nr upr. bud. BB60/77


Sprawdził:
mgr inż. Tomasz Nawieśniak
nr upr. SI.K/0660/PWOS/04

Opracował:
inż. Ewa Matyjaszek-Słodowy

Data:
09.2007

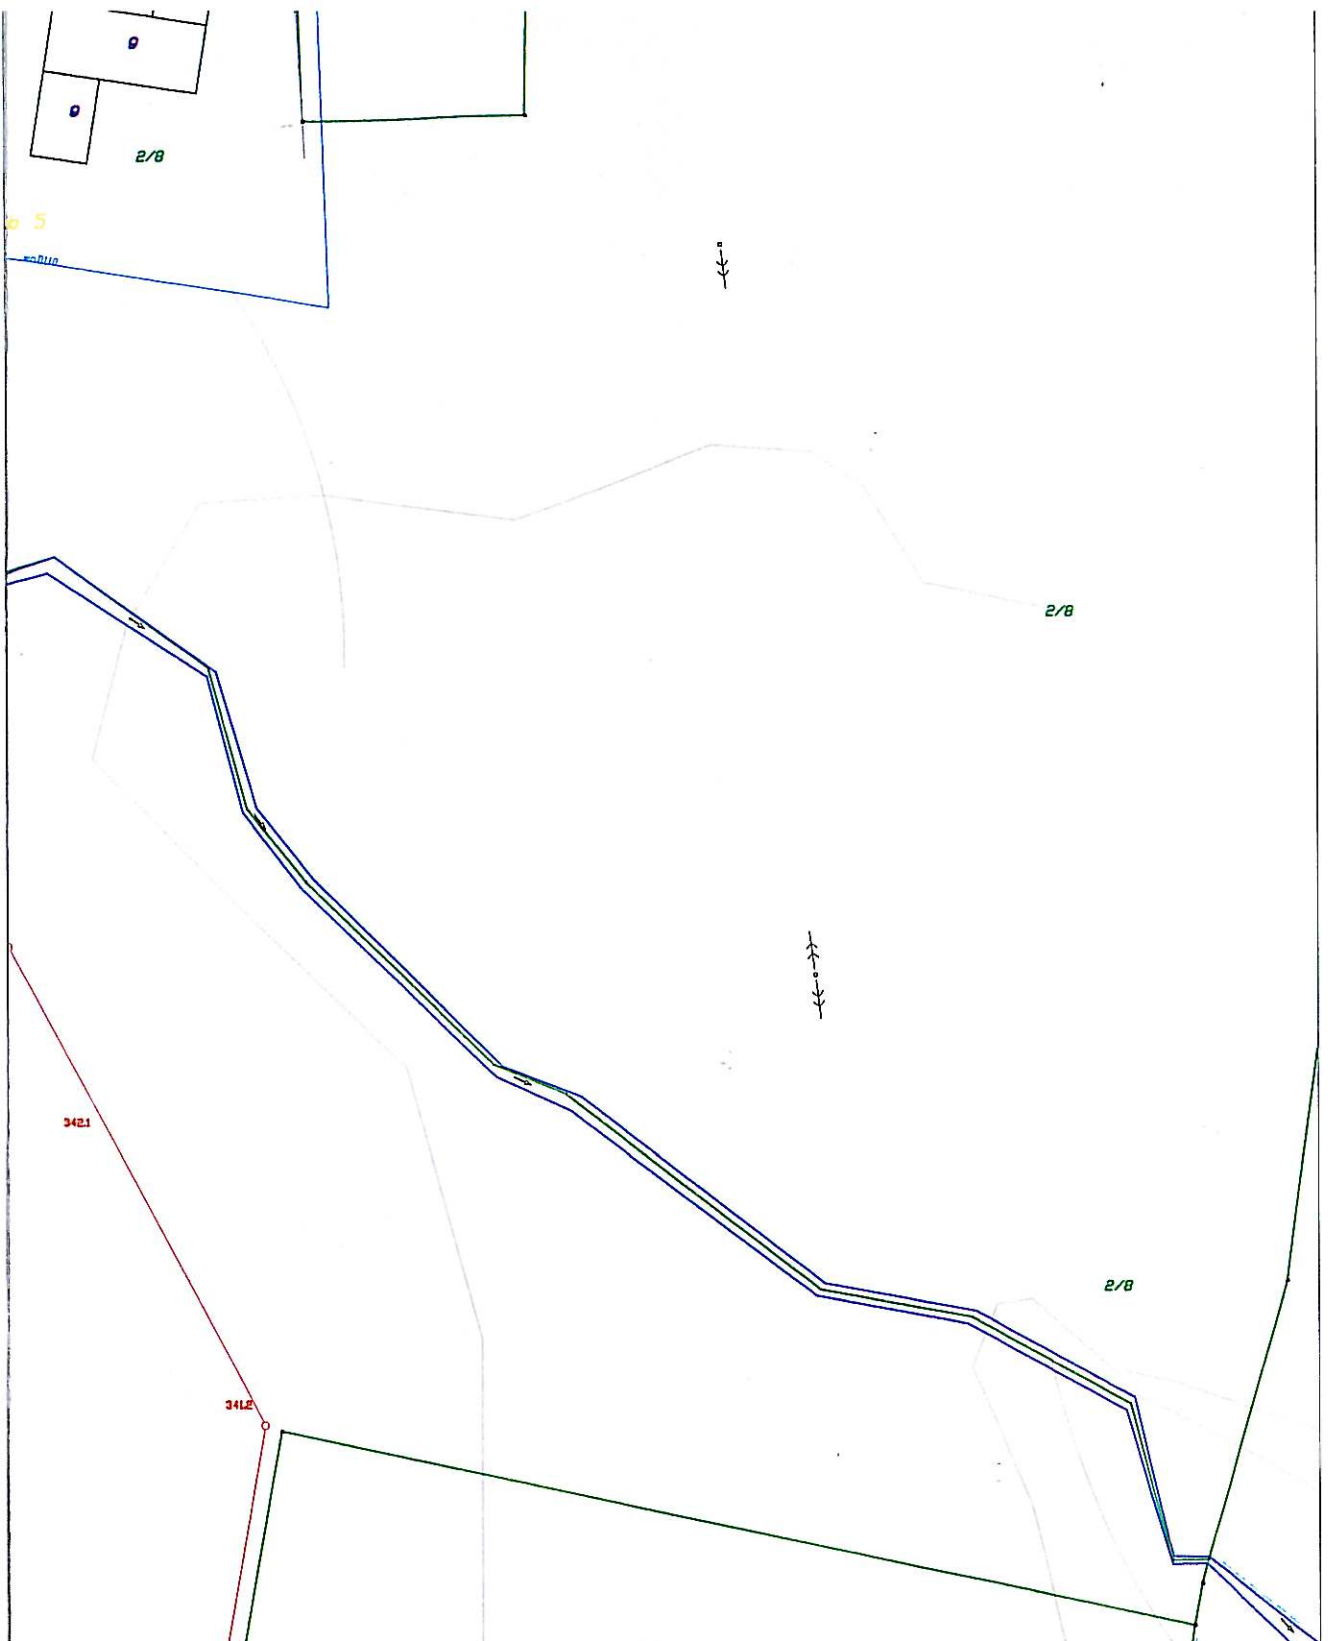

kanalizacji sanitarnej y acyjny (tu)	"ŚRODOWISKO"		43-300 BIELSKO-BIAŁA ul. HARCERSKA 6a, TEL/FAX: (033) 497-30-08/497-08-46		
	BIURO PROJEKTOWANIA I REALIZACJI INWESTYCJI EKOLOGICZNYCH		WWW.SRODOWISKO.COM.PL MAIL: SRODOWISKO@WP.PL		
	Inwestor: GMINA CIESZYN - BURMISTRZ MIASTA CIESZYNA RYNEK 1 43-400 CIESZYN				Numer rysunku: 3
	Zadanie: UPORZĄDKOWANIE GOSPODARKI ŚCIEKOWEJ W AGLOMERACJI CIESZYŃSKIEJ				
	PB Część I	Temat: BUDOWA KANALIZACJI SANITARNEJ W REJONIE ULIC PRZEPILIŃSKIEGO I PIKIETY			
	Stadium: DOKUMENTACJA PROJEKTOWA PROJEKT BUDOWLANY		Branża: TECHNOLOGICZNO - INSTALACYJNA		
	Rysunek: PROJEKT ZAGOSPODAROWANIA TERENU				Skala: 1:1000
	Projektował: mgr inż. Teresa Szendel nr upr.bud.BB60/77	Sprawdził: mgr inż. Tomasz Nawieśniak nr upr. SLK/0660/PWOS/04	Opracował: inż. Ewa Maniżak-Słodowy mgr inż. Szymon Marusiński	Data: 09.2007	

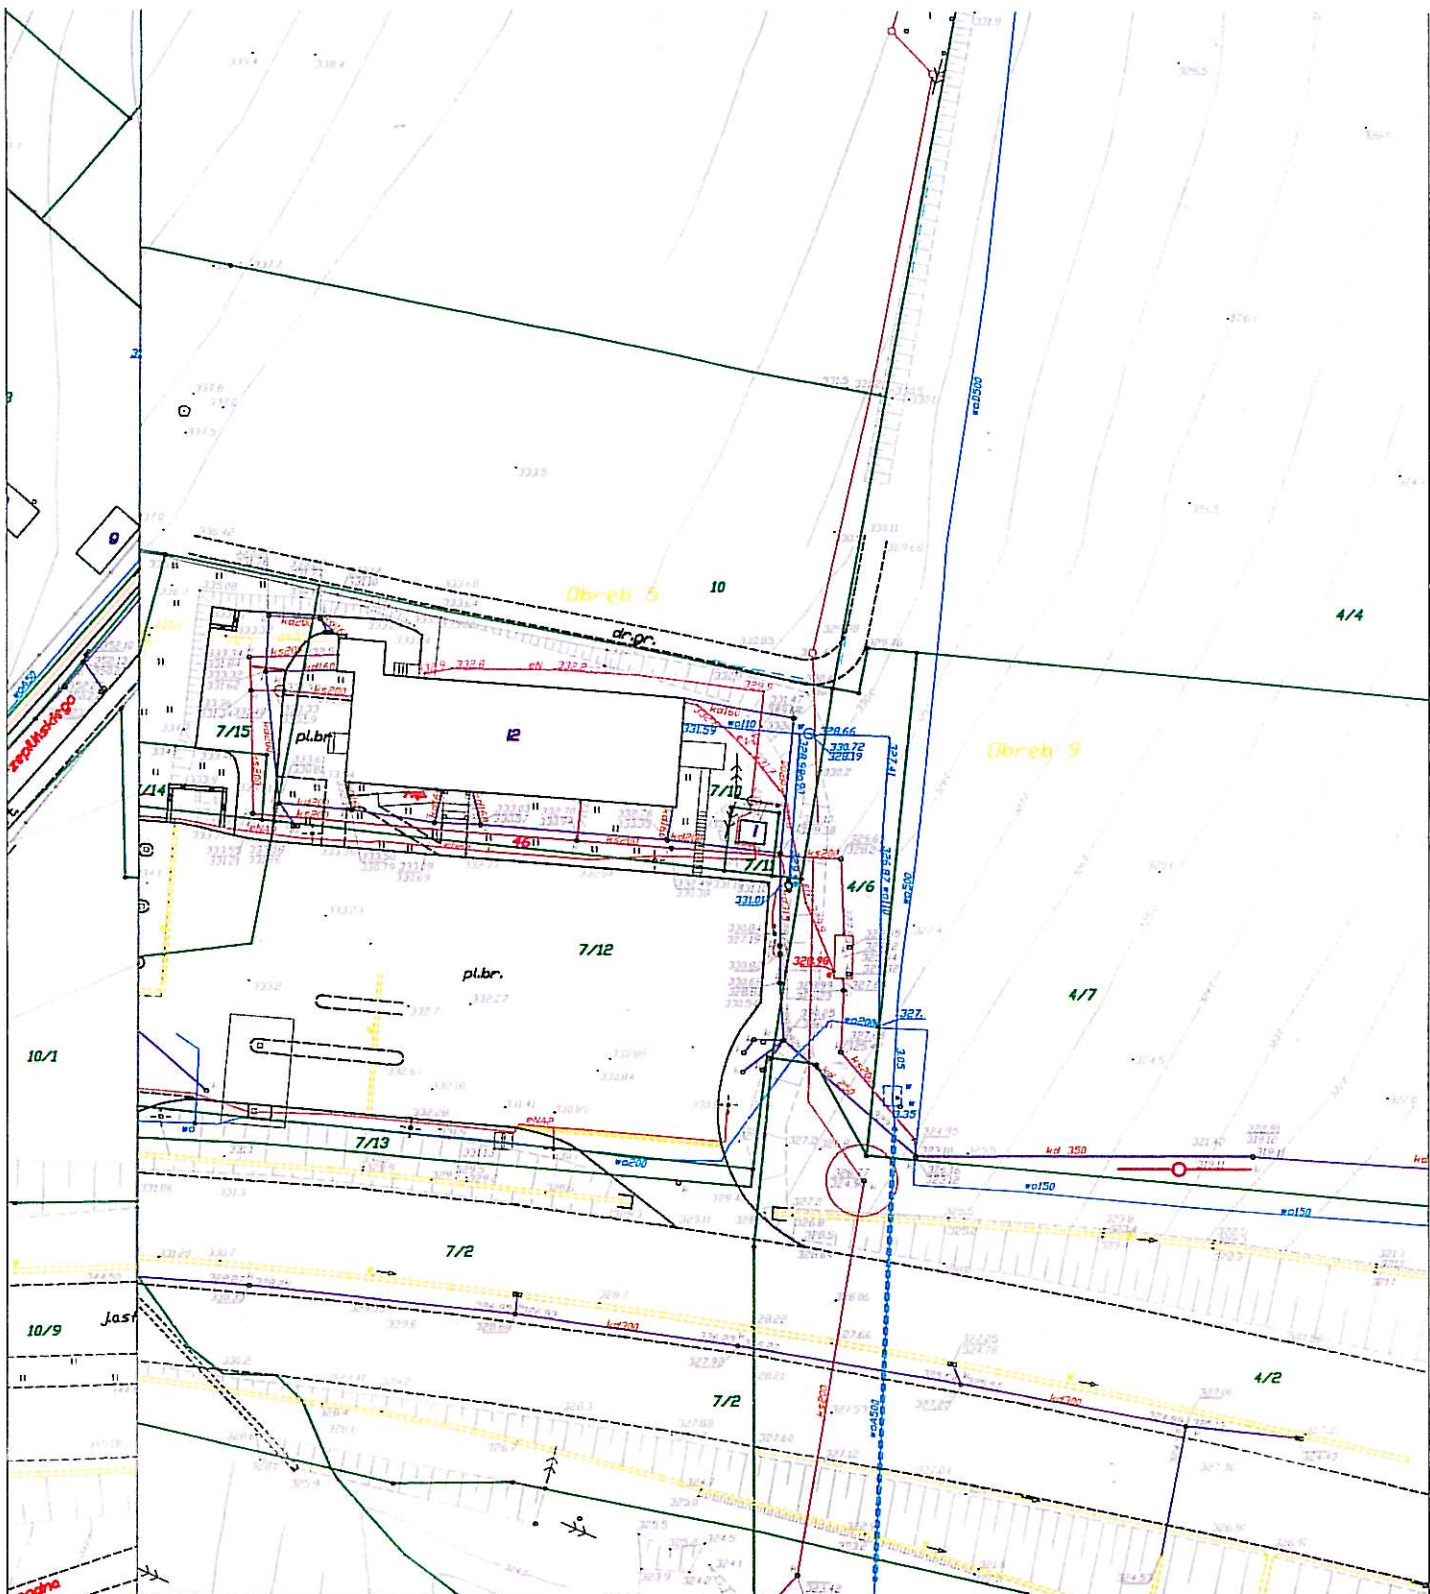

"ŚRODOWISKO"

BIURO PROJEKTOWANIA I REALIZACJI
INWESTYCJI EKOLOGICZNYCH

43-300 BIELSKO-BIAŁA ul. HARCERSKA 6a,
TEL/FAX: (033) 497-30-08/497-08-46
WWW.SRODOWISKO.COM.PL
MAIL: SRODOWISKO@WP.PL

Inwestor: **GMINA CIESZYN - BURMISTRZ MIASTA CIESZYNA
RYNEK 1 43-400 CIESZYN**

Zadanie: **UPORZĄDKOWANIE GOSPODARKI ŚCIEKOWEJ
W AGLOMERACJI CIESZYŃSKIEJ**

Numer rysunku:
4

PB
Część I

Temat: **BUDOWA KANALIZACJI SANITARNEJ W REJONIE
ULIC PRZEPILIŃSKIEGO I PIKIETY**

Stadium: **DOKUMENTACJA PROJEKTOWA
PROJEKT BUDOWLANY**

Branża: **TECHNOLOGICZNO - INSTALACYJNA**

Rysunek: **PROJEKT ZAGOSPODAROWANIA TERENU**


Skala:
1:1000

Projektował:
mgr inż. Teresa Szendol
nr upr.bud.BB60/77

Sprawił:
mgr inż. Tomasz Nawieśniak
nr upr. SLK/0660/PWOS/04

Opracował:
inż. Ewa Matjczak-Słodowy

Data:
09.2007

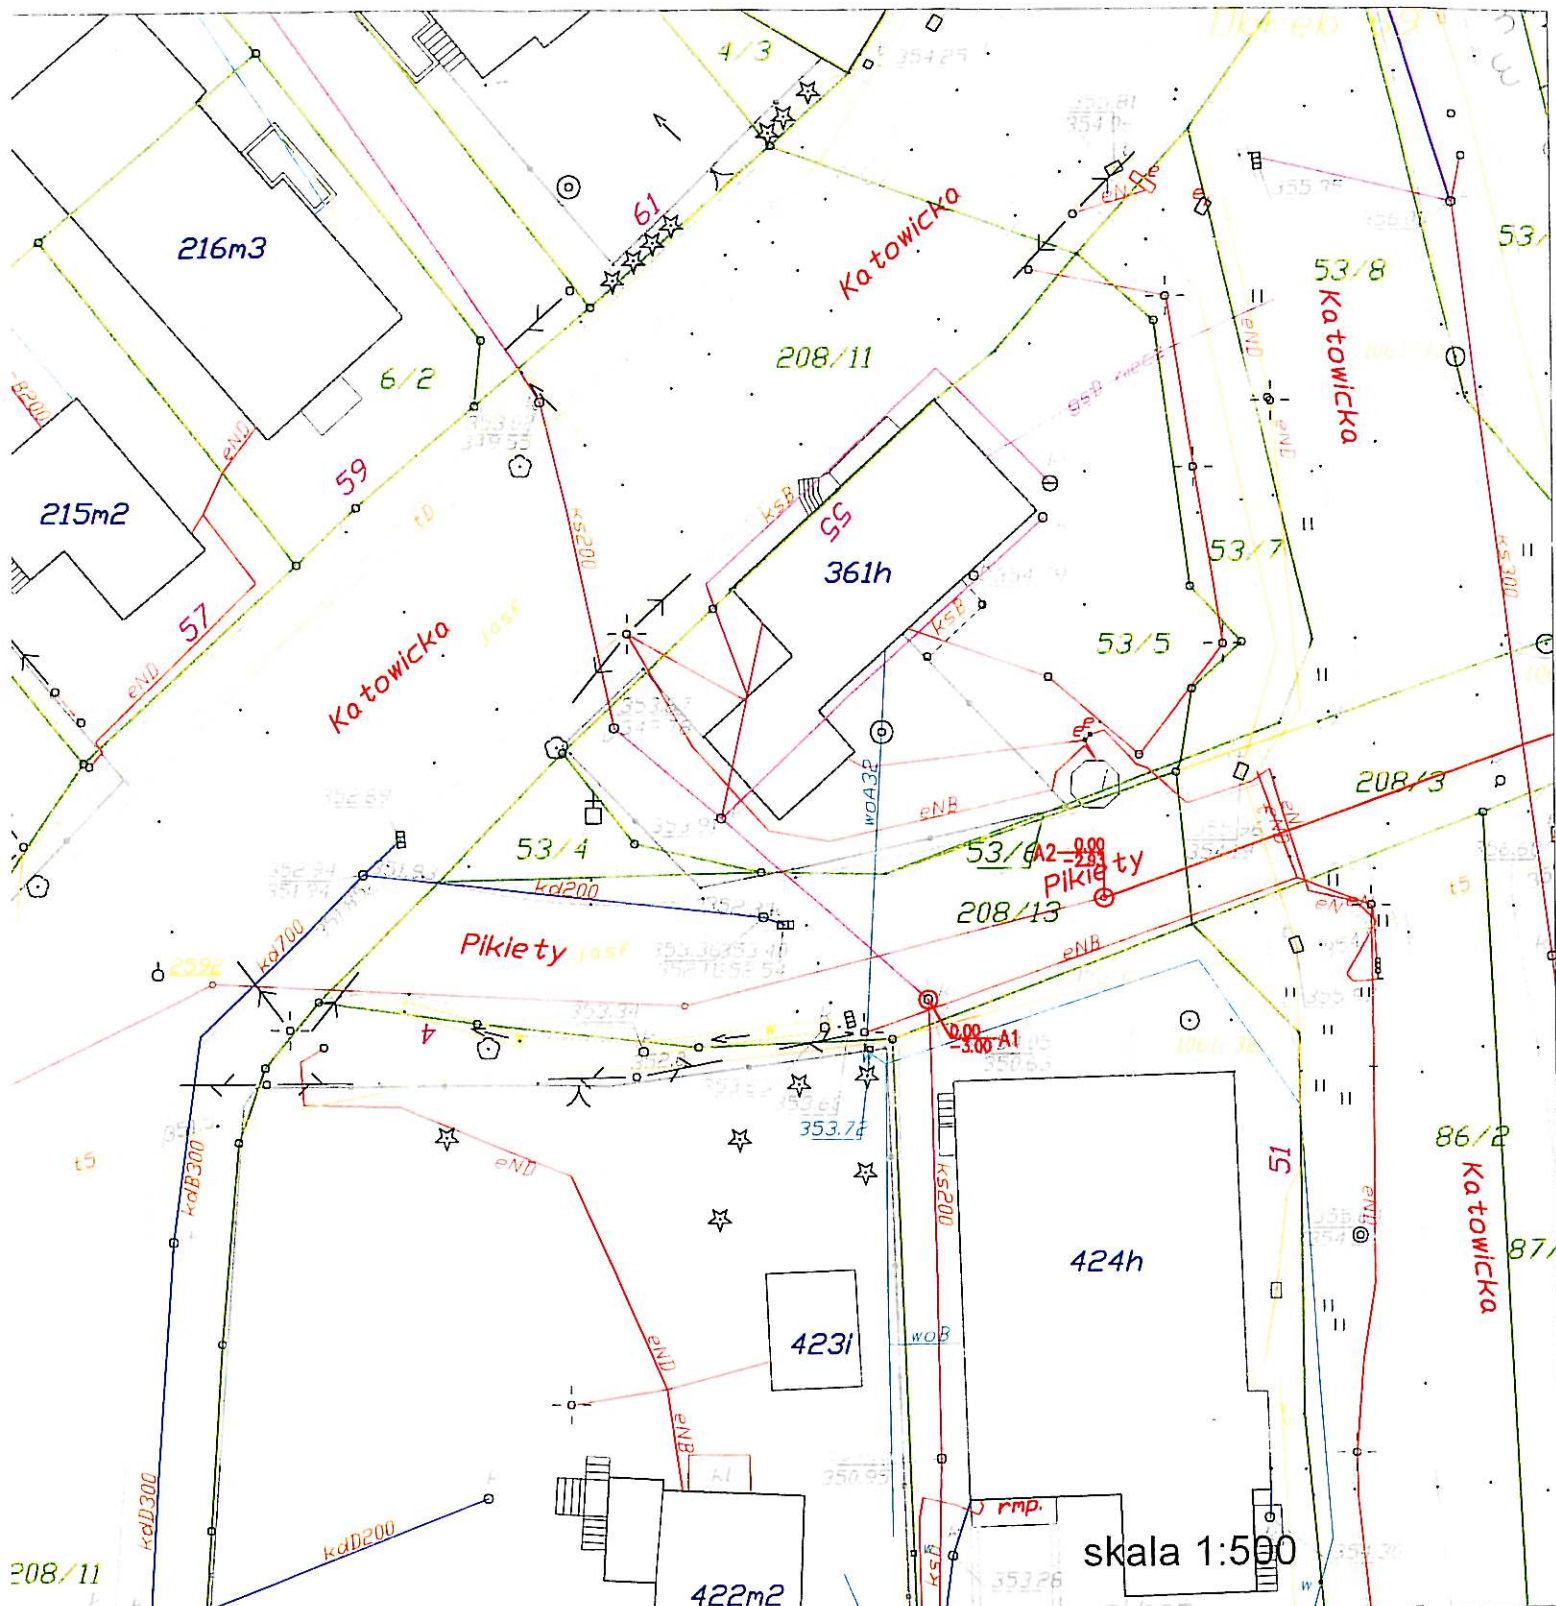

LEGENDA:

elementy projektowane:

—○— projektowany kolektor, kanalizacji sanitarnej

uzbrojenie istniejące:

- istniejący wodociąg
- istniejąca kanalizacja
- istniejący gazociąg
- istniejący kabel energetyczny
- istniejący kabel telekomunikacyjny
- ←→ istniejący słup

inne:

zakres zlewni (zakres projektu)

granice działek

350/314 numer działki

11breb 69

skala 1:500