


Kontynuacja mapa 3.9

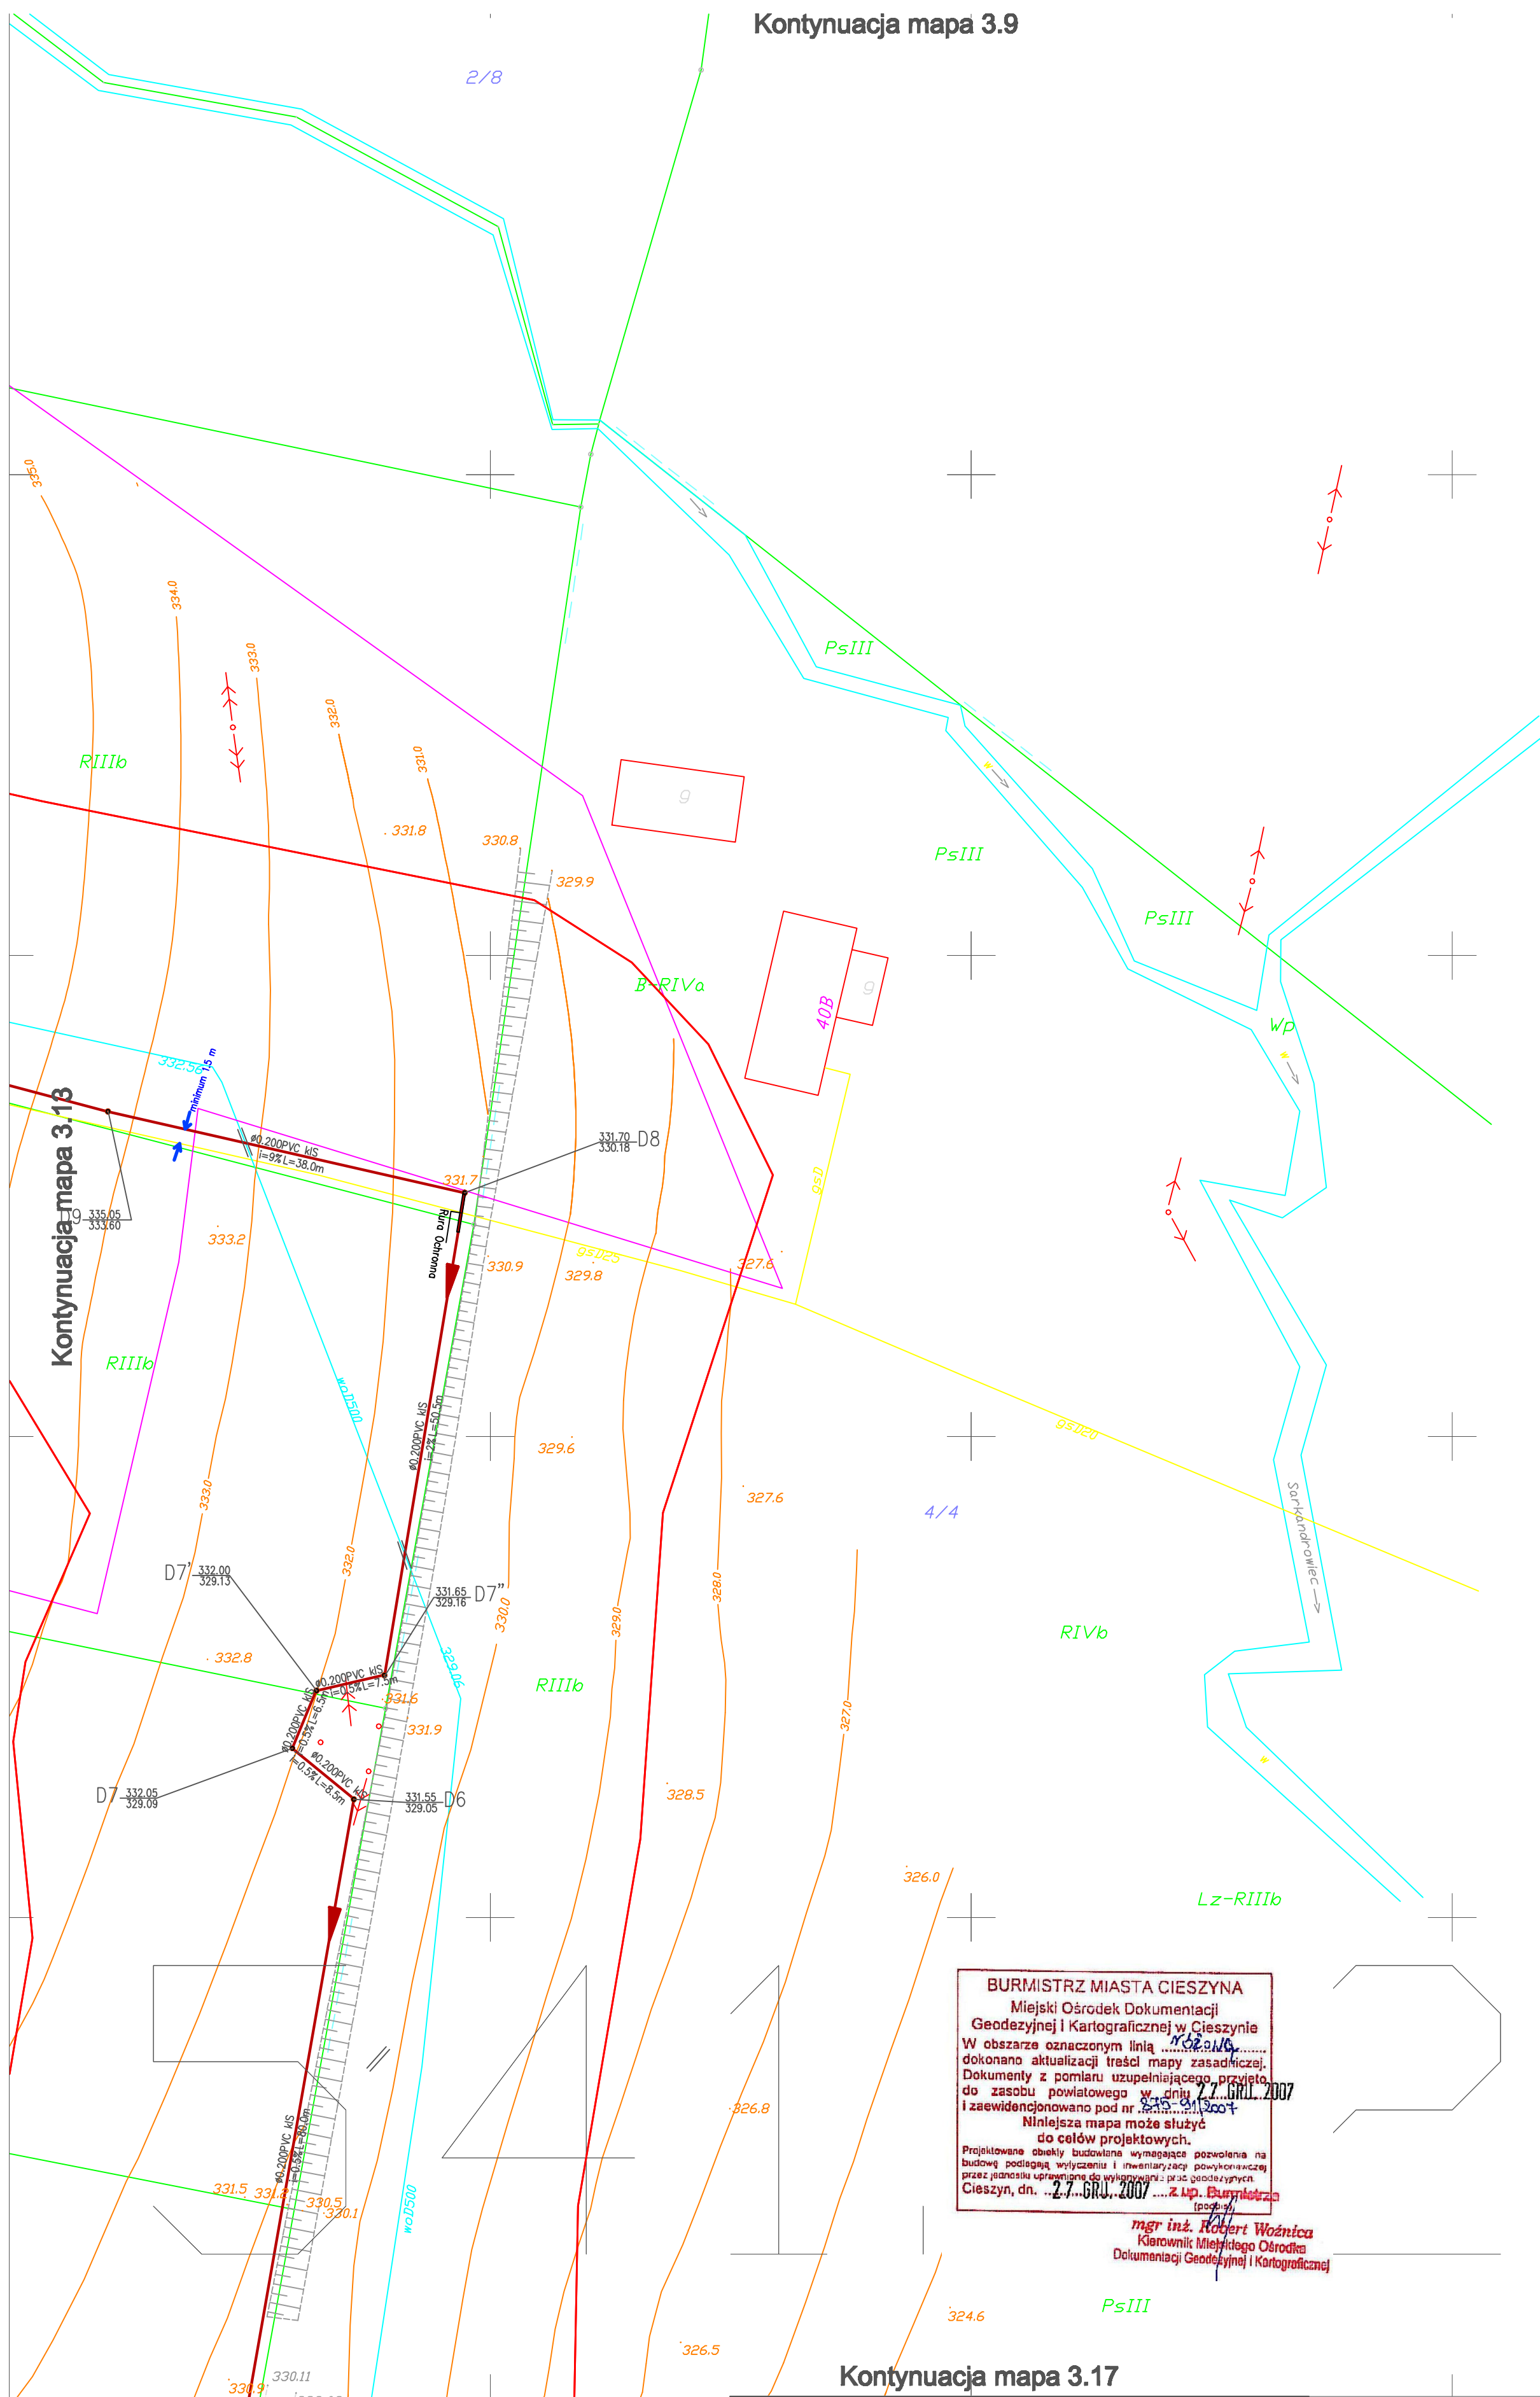

Kontynuacja mapa 3.13

Kontynuacja mapa 3.17

**BURMISTRZ MIASTA CIESZYNA**  
 Miejski Ośrodek Dokumentacji  
 Geodezyjnej i Kartograficznej w Cieszynie  
 W obszarze oznaczonym linią ...  
 dokonano aktualizacji treści mapy zasadniczej.  
 Dokumenty z pomiaru uzupełniającego przyjęto  
 do zasobu powiatowego w dniu 27.06.2007  
 i zaewidencjonowano pod nr. ...  
 Niniejsza mapa może służyć  
 do celów projektowych.  
 Projektowane obiekty budowlane wymagające pozwolenia na  
 budowę podlegają wyliczeniu i inwentaryzacji powykonawczej  
 przez jednostki uprawnione do wykonywania prac geodezyjnych  
 Cieszyn, dn. 27.06.2007 r. K.M.P. Burmistrz

mgr inż. Robert Woźnica  
 Kierownik Miejskiego Ośrodka  
 Dokumentacji Geodezyjnej i Kartograficznej

541.321.242.1	541.321.242.2	541.321.251.1	541.321.251.2	541.321.252.1
541.321.242.3	541.321.242.4	541.321.251.3	541.321.251.4	541.321.252.3
541.321.244.1	541.321.244.2	541.321.253.1	541.321.253.2	541.321.254.1
541.321.244.3	541.321.244.4	541.321.253.3	541.321.253.4	541.321.254.3
541.323.042.1	541.323.042.2	541.323.051.1	541.323.051.2	541.323.052.1

**LEGENDA:**

- elementy projektowane:
- projektowany kolektor kanalizacji sanitarnej
  - projektowany kolektor tłoczny kanalizacji sanitarnej
- uzbrojenie istniejące:
- istniejący wodociąg
  - istniejąca kanalizacja
  - istniejący gazociąg
  - istniejący kabel energetyczny
  - istniejący kabel telekomunikacyjny
  - istniejący słup
- inne:
- zakres zlewni (zakres projektu)
  - granice działek
  - numer działki
  - numer budynku

<b>"ŚRODOWISKO"</b>		43-300 BIELSKO-BIAŁA ul. HARCERSKA 6a, TEL/FAX: (033) 487-30-08/487-08-46 WWW.SRODOWISKO.COM.PL MAIL: SRODOWISKO@WP.PL	
Investor:	URZĄD MIASTA CIESZYN ul. Rynek 1 43 - 400 Cieszyn		
Zadanie:	Uporządkowanie gospodarki ściekowej w aglomeracji cieszyńskiej		3.14
Temat:	Budowa sieci kanalizacji sanitarnej przy ulicy Płkety i Przepiłńskiego w Cieszynie		
Stadium:	PROJEKT WYKONAWCZY	Branża:	INSTALACYJNA
Rysunek:	PLAN ZAGOSPODAROWANIA TERENU		Skala: 1:500
Projektował: mgr inż. Teresa Szendol nr upr.bud.BB60/77	Sprawdził: inż. Henryk Dera nr upr.bud.BB33/83	Opracował: inż. Ewa Matyjaszak - Ślody	Data: 02.2008