

**UZGODNIENIE**

jest ważne 1 rok

listopad 2007. PAŹ.

**KIEROWNIK**  
 DZIAŁU TECHNICZNEGO

mgr inż. Grzegorz Halan

lektor, kanalizacji sanitarnej

iqg  
 zacja  
 qg  
 energetyczny  
 telekomunikacyjny

akres projektu)

**"ŚRODOWISKO"**

BIURO PROJEKTOWANIA I REALIZACJI  
 INWESTYCJI EKOLOGICZNYCH

43-300 BIELSKO-BIALA ul. HARCERSKA 6a,  
 TEL/FAX: (033) 497-30-08/497-08-46  
 WWW.SRODOWISKO.COM.PL  
 MAIL: SRODOWISKO@WP.PL

Inwestor: GMINA CIESZYŃ - BURMISTRZ MIASTA CIESZYŃA  
 RYNEK 1 43-400 CIESZYŃ

Zadanie: UPORZĄDKOWANIE GOSPODARKI ŚCIEKOWEJ  
 W AGLOMERACJI CIESZYŃSKIEJ

Numer rysunku:  
 1


PB Część I Temat: BUDOWA KANALIZACJI SANITARNEJ W REJONIE  
 ULIC PRZEPILIŃSKIEGO I PIKIETY

Stadium: DOKUMENTACJA PROJEKTOWA Branża: TECHNOLOGICZNO - INSTALACYJNA  
 PROJEKT BUDOWLANY

Rysunek: PROJEKT ZAGOSPODAROWANIA TERENU Skala: 1:1000

Projektował: mgr inż. Teresa Szendel Sprawdził: mgr inż. Tomasz Nawieśnicki Opracował: inż. Ewa Matyszak-Słodowy Data: 09 2007  
 nr upr. bud. BPS077 nr upr. SIK/0560/PWOS/04



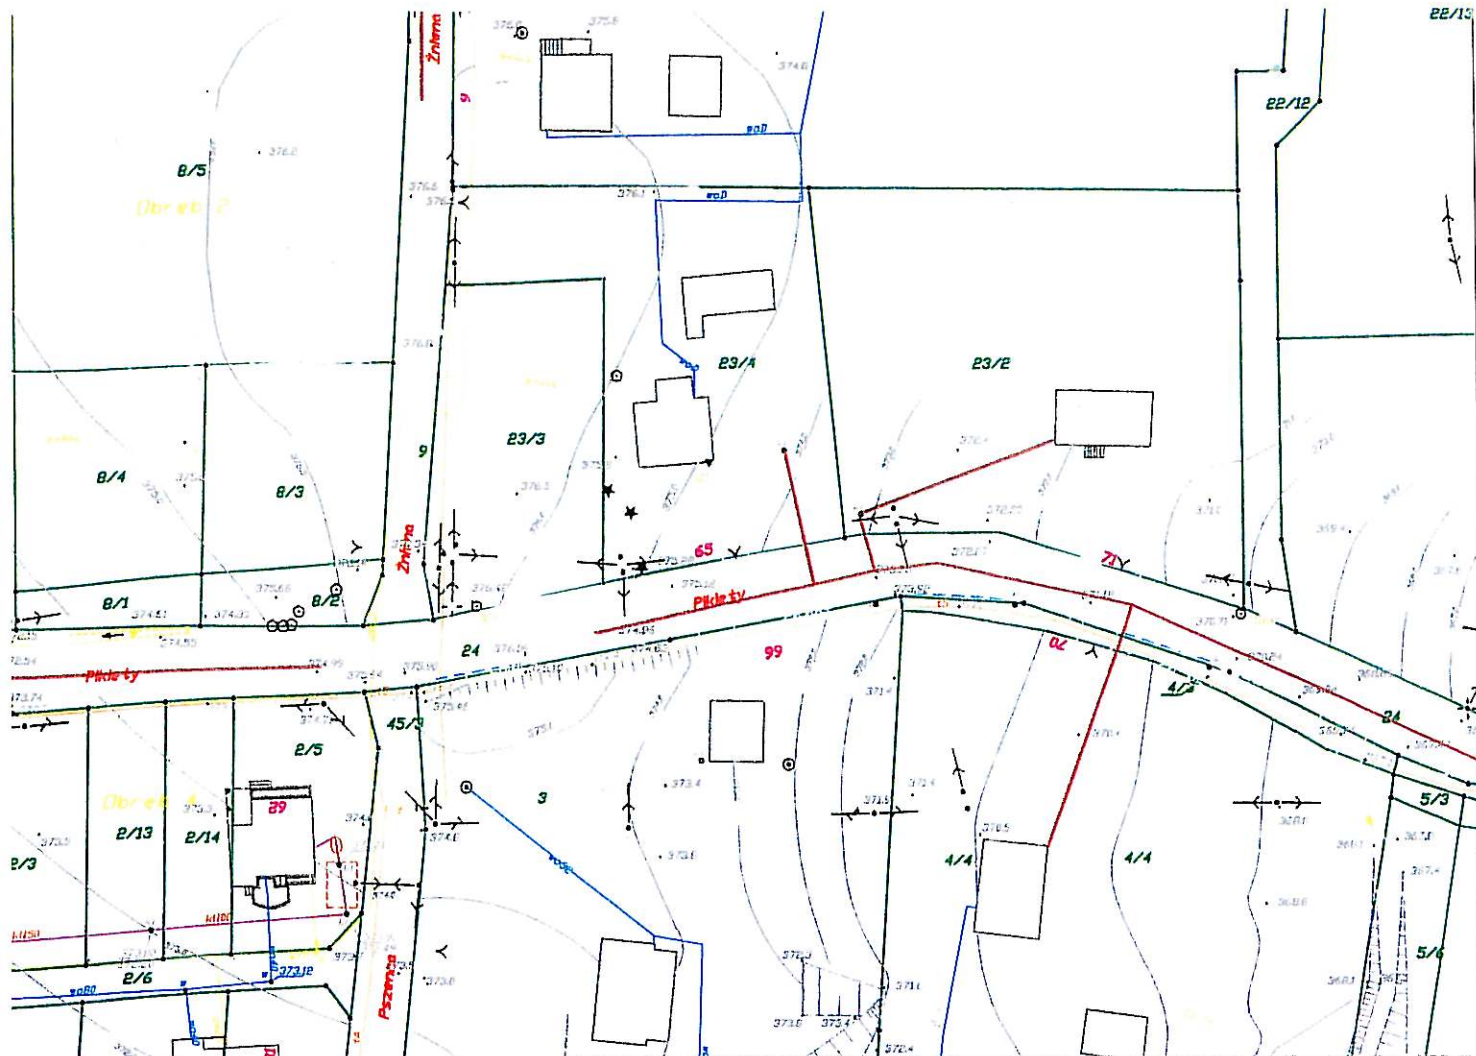

**LEGENDA:**

elementy projektowane:

projektowany kolektor, kanalizacji sanitarnej

uzbrojenie istniejące:

- istniejący wodociąg
- istniejąca kanalizacja
- istniejący gazociąg
- istniejący kabel energetyczny
- istniejący kabel telekomunikacyjny
- istniejący słup

inne:

- zakres zlewni (zakres projektu)
- granice działek
- numer działki

<b>"ŚRODOWISKO"</b> BIURO PROJEKTOWANIA I REALIZACJI INWESTYCJI EKOLOGICZNYCH		43-300 BIELSKO-BIAŁA ul. HARCERSKA 6a, TEL/FAX: (033) 497-30-08/497-08-46 WWW.SRODOWISKO.COM.PL MAIL: SRODOWISKO@WP.PL	
Inwestor: <b>GMINA CIESZYŃ - BURMISTRZ MIASTA CIESZYŃA RYNEK 1 43-400 CIESZYŃ</b>			
Zadanie: <b>UPORZĄDKOWANIE GOSPODARKI ŚCIEKOWEJ W AGLOMERACJI CIESZYŃSKIEJ</b>			Numer rysunku: <b>2</b>
PB Część I	Temat: <b>BUDOWA KANALIZACJI SANITARNEJ W REJONIE ULIC PRZEPILIŃSKIEGO I PIKIETY</b>		
Stadium: <b>DOKUMENTACJA PROJEKTOWA PROJEKT BUDOWLANY</b>		Branża: <b>TECHNOLOGICZNO - INSTALACYJNA</b>	
Rysunek: <b>PROJEKT ZAGOSPODAROWANIA TERENU</b>			Skala: <b>1:1000</b>
Projektował: mgr inż. Teresa Szendol pr upr. bud.BB60/77	Sprawdził: mgr inż. Tomasz Nawieśnia nr upr. SLK0660/PWOS/04	Opracował: inż. Ewa Matyja - Słodowy	Data: <b>09.2007</b>

Wodociągi Ziemi Cieszyńskiej  
Spółka z o.o.  
ul. Myśliwska 10  
43-450 USTRON  
DZIAŁ TECHNICZNY

NA PLANIE NANIESIONO  
ORIENTACYJNY PRZEBIEG ISTNIEJĄCEJ SIECI  
WODOCIĄGOWEJ I KANALIZACYJNEJ:

ISTN. WODOCIĄG, GE. POSADOWENA  $\approx 1,32 = 1,80m$   
ISTN. KANALIZACJA SANITARNA

KRZYŻOWANIA I ZBLIŻENIA Z SIECIA  
WODOCIĄGOWA I KANALIZACYJNA BĘDĄCA  
W EKSPLOATACJI WZC WINNY ODPOWIEDZ  
WYRUNKOM ZAWARTYM W POLSKIEJ NORMIE  
PN-92/B-01705 „INSTALACJE WODOCIĄGOWE.  
WYMAGANIA PRZY PROJEKTOWANIU”,  
POLSKIEJ NORMIE PN-92/B-01707 „INSTALACJE  
KANALIZACYJNE. WYMAGANIA PRZY PROJEKTOWANIU”  
ORAZ ZARZĄDZENIU MINISTRA ŁĄCZNOŚCI  
Z DNIA 02.09.1997 R. (MP NR 59. POZ. 607).

Szczegółowy przebieg drasy wodoc.  
należy ustalić o terenie przy  
udziale następo przedstawiciele  
z Rejonu sieci nr 1 w Cieszynie,  
ul. Zamarska 8. Roboty pro-  
wadzić pod nadzorem W/W  
przedstawiciele.

UZGODNIENIE  
jest ważne 1 rok

Ustron / 2007 PAŹ - 8

KIEROWNIK  
DZIAŁU TECHNICZNEGO

mgr inż. Grzegorz Halama

**"ŚRODOWISKO"**

BIURO PROJEKTOWANIA I REALIZACJI  
INWESTYCJI EKOLOGICZNYCH

43-300 BIELSKO-BIAŁA ul. HARCERSKA 6a,  
TEL/FAX: (033) 497-30-08/497-08-46  
WWW.SRODOWISKO.COM.PL  
MAIL: SRODOWISKO@WF.PL

Inwestor: GMINA CIESZYN - BURMISTRZ MIASTA CIESZYNA  
RYNEK 1 43-400 CIESZYN

Zadanie: UPORZĄDKOWANIE GOSPODARKI ŚCIEKOWEJ  
W AGLOMERACJI CIESZYŃSKIEJ

Numer rysunku:  
3

PB  
Część I

Temat: BUDOWA KANALIZACJI SANITARNEJ W REJONIE  
ULIC PRZEPILIŃSKIEGO I PIKIETY

Stadium: DOKUMENTACJA PROJEKTOWA  
PROJEKT BUDOWLANY

Branża: TECHNOLOGICZNO - INSTALACYJNA

Rysunek:

PROJEKT ZAGOSPODAROWANIA TERENU

Skala:  
1:1000

Projektował:  
mgr inż. Teresa Szendol  
nr upr. bud. BB60/77

Sprawdził:  
mgr inż. Tomasz Nawiesniak  
nr upr. SLK/0660/PW09/04

Opracował:  
inż. Ewa Matyjażak-Skłodowy

Data:  
09.2007