

Telefonia DIALOG S.A.
 Departament Zarządzania i Utrzymania Sieci
 Zespół Utrzymania Sieci
 ul. Galczyńskiego 25, 43-300 Bielsko-Biała
 W ZAKRESIE AKTUALIZACJI:
~~WKRĘŚLONO IST. UZBROJENIE~~
~~BRAK UZBROJENIA PODZIEMNEGO~~
~~KAN. TEL.~~ WAŻNE 1 ROK

Telefonia DIALOG S.A.
 Departament Zarządzania
 i Utrzymania Sieci
 Zespół Utrzymania Sieci
 ul. Galczyńskiego 25, 43-300 Bielsko-Biała
 PROJ. 275/07
 UZGADNIA SIĘ BEZ UWAG
 BRAK SIECI / BRAK KOLIZJI
 KAN. TEL. WAŻNE 1 ROK

SP/P/275/07
 28.09.2007


Starszy Specjalista
 ds. Uzgodnień i Paszportyzacji
 Michał Grygierzec

"ŚRODOWISKO" BIURO PROJEKTOWANIA I REALIZACJI INWESTYCJI EKOLOGICZNYCH		43-300 BIELSKO-BIAŁA ul. HARCERSKA 6a, TEL/FAX: (033) 497-30-08/497-08-46 WWW.SRODOWSKO.COM.PL MAIL: SRODOWSKO@WP.PL	
Inwestor: GMINA CIESZYN - BURMISTRZ MIASTA CIESZYNA RYNEK 1 43-400 CIESZYN			
Zadanie: UPORZĄDKOWANIE GOSPODARKI ŚCIEKOWEJ W AGLOMERACJI CIESZYŃSKIEJ			Numer rysunku: 1
PB Część I	Temat: BUDOWA KANALIZACJI SANITARNEJ W REJONIE ULIC PRZEPILIŃSKIEGO I PIKIETY		
Stadium: DOKUMENTACJA PROJEKTOWA PROJEKT BUDOWLANY		Branża: TECHNOLOGICZNO - INSTALACYJNA	
Rysunek: PROJEKT ZAGOSPODAROWANIA TERENU			Skala: 1:1000
Projektował: mgr inż. Teresa Szendol nr upr. bud. BB60477	Sprawdził: mgr inż. Tomasz Nawieśnicki nr upr. SLK/0660/PWOS/D4	Opracował: inż. Ewa Matyjażak-Słodowy	Data: 09.2007

dyktor, kanalizacji sanitarnej


zigg
izacja
zigg
energetyczny
telekomunikacyjny

zakres projektu)

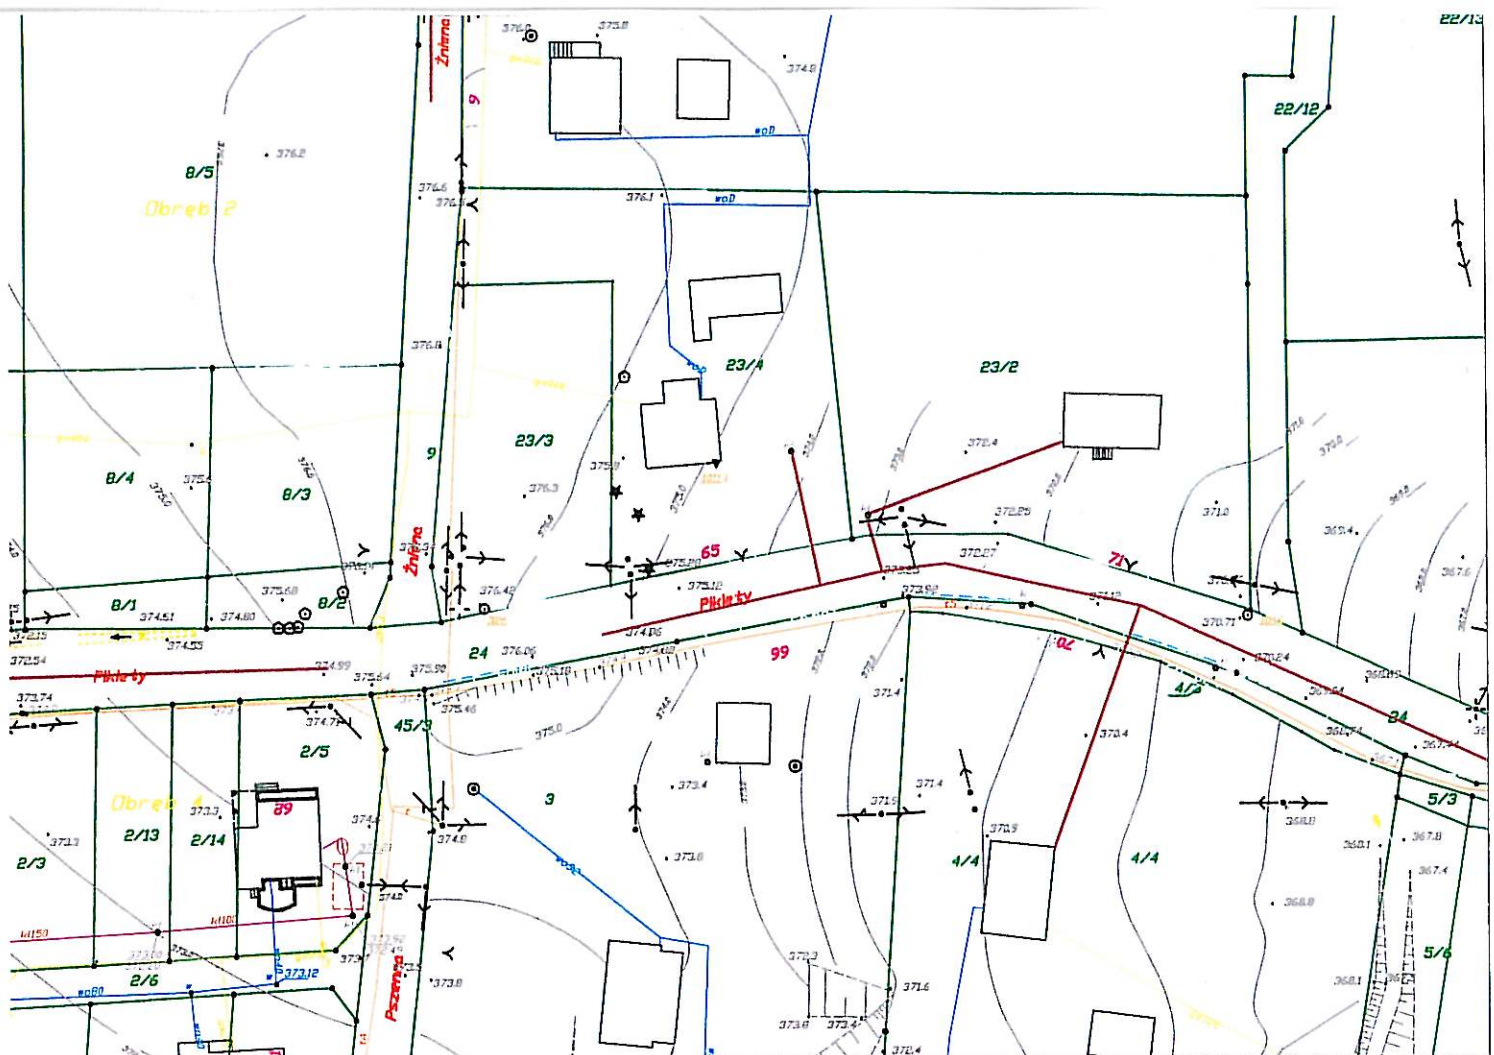







LEGENDA:

 


elementy projektowane:

 projektowany kolektor, kanalizacja sanitarna

uzbrojenie istniejące:

-  istniejący wodociąg
-  istniejąca kanalizacja
-  istniejący gazociąg
-  istniejący kabel energetyczny
-  istniejący kabel telekomunikacyjny
-  istniejący słup

inne:

-  zakres zlewni (zakres projektu)
-  granice działek
-  numer działki

350/314

Telefonia DIALOG S.A.
 Departament Zarządzania i Utrzymania Sieci
 Zespół Utrzymania Sieci
 ul. Galczyńskiego 25, 43-300 Bielsko-Biała
 W ZAKRESIE AKTUALIZACJI:
 WZKRESŁONO IST. UZBROJENIE
 BRAK UZBROJENIA PODZIEMNEGO
 KAN. TEL. WAŻNE 1 ROK

Telefonia DIALOG S.A.
 Departament Zarządzania
 i Utrzymania Sieci
 Zespół Utrzymania Sieci
 ul. Galczyńskiego 25, 43-300 Bielsko-Biała
 PROJ.: ...
 UZGADNIA SIĘ BEZ UWAG
 BRAK SIECI / BRAK KOLIZJI
 KAN. TEL. WAŻNE 1 ROK

SP/P/275/07 28.09.2007

"ŚRODOWISKO"

BIURO PROJEKTOWANIA I REALIZACJI
 INWESTYCJI EKOLOGICZNYCH

43-300 BIELSKO-BIAŁA ul. HARCERSKA 6a,
 TEL/FAX: (033) 497-30-08/497-08-46
 WWW.SRODOWISKO.COM.PL
 MAIL: SRODOWISKO@WP.PL

Inwestor: GMINA CIESZYN - BURMISTRZ MIASTA CIESZYNA
 RYNEK 1 43-400 CIESZYN

Zadanie: UPORZĄDKOWANIE GOSPODARKI ŚCIEKOWEJ
 W AGLOMERACJI CIESZYŃSKIEJ
 Michał Grygierzek
 Numer rysunku: 2

PB
 Część I

Temat: BUDOWA KANALIZACJI SANITARNEJ W REJONIE
 ULIC PRZEPILIŃSKIEGO I PIKIETY

Stadium: DOKUMENTACJA PROJEKTOWA
 PROJEKT BUDOWLANY

Branża: TECHNOLOGICZNO - INSTALACYJNA

Rysunek: PROJEKT ZAGOSPODAROWANIA TERENU


Skala: 1:1000

Projektował:
 mgr inż. Teresa Szendol
 nr upr. bud. BB68/77

Sprawdził:
 mgr inż. Tomasz Nawieśniak
 nr upr. SLK/0660/PWO6/04

Opracował:
 inż. Ewa Maliczak-Słodowy

Data: 09.2007

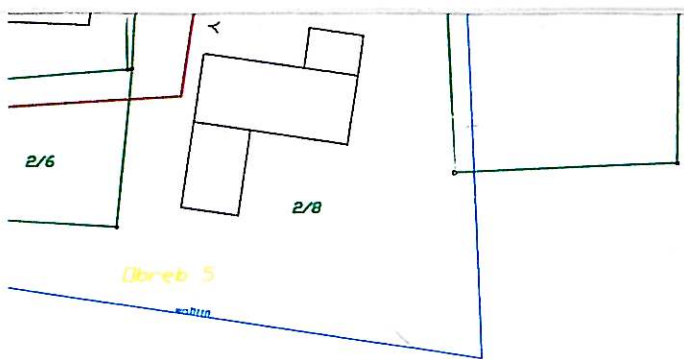


Telefonia DIALOG S.A.
 Departament Zarządzania i Utrzymania Sieci
 Zespół Utrzymania Sieci
 ul. Galczyńskiego 25, 43-300 Bielsko-Biala
 W ZAKRESIE AKTUALIZACJI:
~~WKREŚLONO IST. UZBROJENIE~~
~~BRAK UZBROJENIA PODZIEMNEGO~~
~~KAN. TEL.~~ WAZNE 1 ROK

Telefonia DIALOG S.A.
 Departament Zarządzania
 i Utrzymania Sieci
 Zespół Utrzymania Sieci
 ul. Galczyńskiego 25, 43-300 Bielsko-Biala
 PROJ.: ~~KAN. TEL.~~
 UZGADNIA SIĘ BEZ UWAG
 BRAK SIECI / BRAK KOLIZJI
 KAN. TEL. WAZNE 1 ROK

SP/P/275/07
 28.09.2007


Starszy Specjalista
 ds. Uzgodnień i Rozpartyzacji
 Michał Grygierzec

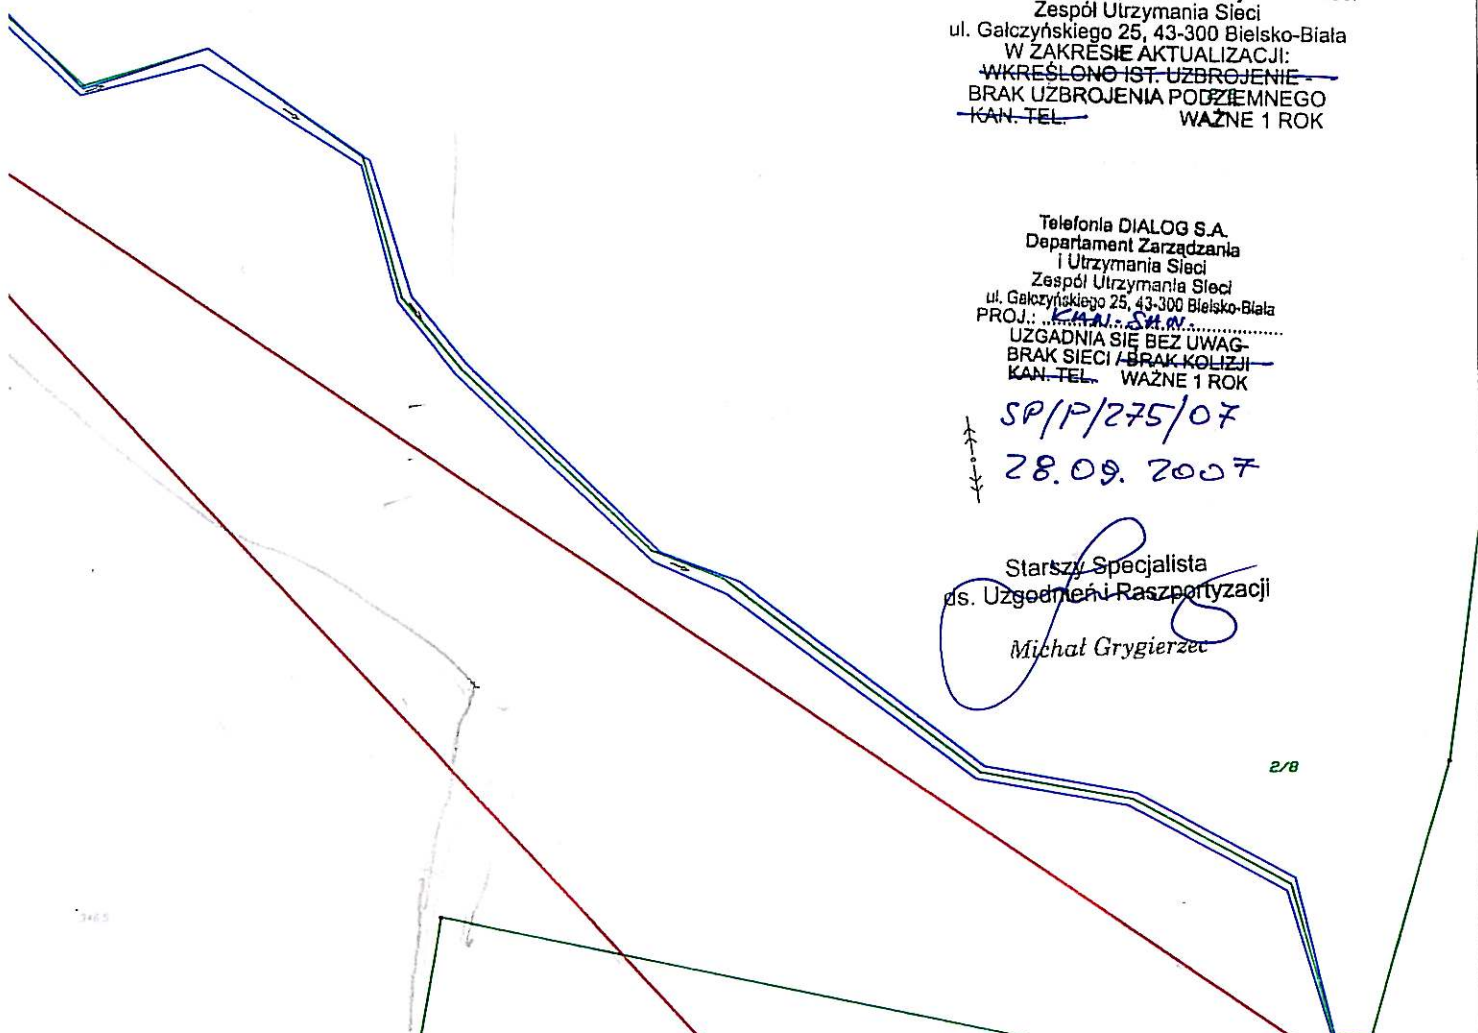

kołektor, kanalizacji sanitarnej

Łożysko
 realizacja
 Łożysko
 Łożysko energetyczny
 Łożysko telekomunikacyjny
 p
 (zakres projektu)
 ek
 i

"ŚRODOWISKO"		43-300 BIELSKO-BIALA ul. HARCERSKA 6a, TEL/FAX: (033) 497-30-08/497-08-46	
BIURO PROJEKTOWANIA I REALIZACJI INWESTYCJI EKOLOGICZNYCH		WWW.SRODOWISKO.COM.PL MAIL: SRODOWISKO@WP.PL	
Inwestor: GMINA CIESZYN - BURMISTRZ MIASTA CIESZYNA RYNEK 1 43-400 CIESZYN			
Zadanie: UPORZĄDKOWANIE GOSPODARKI ŚCIEKOWEJ W AGLOMERACJI CIESZYŃSKIEJ			Numer rysunku: 3
PB Część I	Temat: BUDOWA KANALIZACJI SANITARNEJ W REJONIE ULIC PRZEPILIŃSKIEGO I PIKIETY		
Stadium: DOKUMENTACJA PROJEKTOWA PROJEKT BUDOWLANY		Branża: TECHNOLOGICZNO - INSTALACYJNA	
Rysunek: PROJEKT ZAGOSPODAROWANIA TERENU			Skala: 1:1000
Projektował: mgr inż. Teresa Szendol nr upr. bud. BB60/77	Sprawdził: mgr inż. Tomasz Nawieśniak nr upr. SLK/0660/PW/08/04	Opracował: inż. Ewa Wątczak-Słodowy	Data: 09.2007

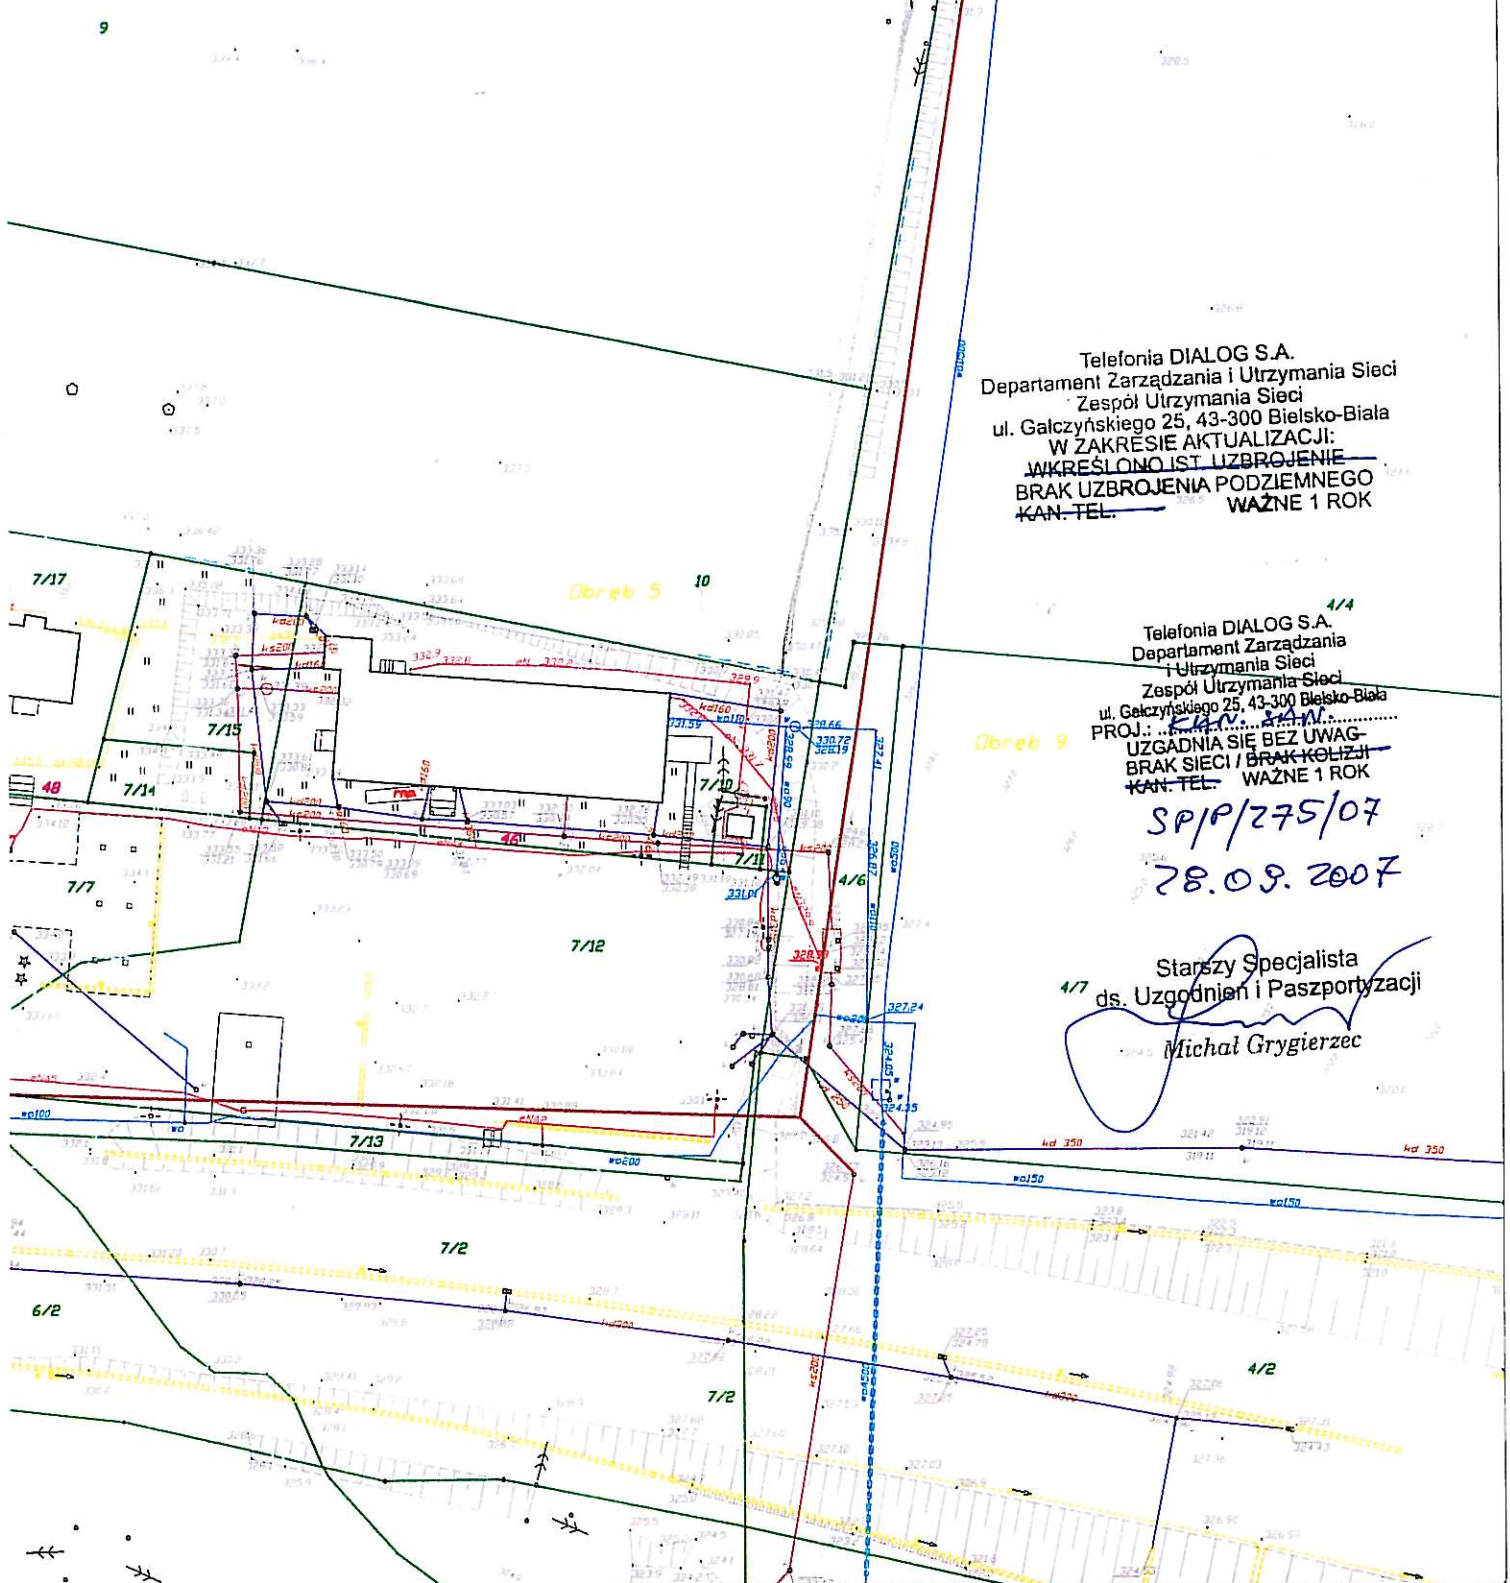

Telefonia DIALOG S.A.
 Departament Zarządzania i Utrzymania Sieci
 Zespół Utrzymania Sieci
 ul. Galczyńskiego 25, 43-300 Bielsko-Biala
 W ZAKRESIE AKTUALIZACJI:
~~WZKREŚLONO IST. UZBROJENIE~~
~~BRAK UZBROJENIA PODZIEMNEGO~~
~~KAN-TEL.~~ WAŻNE 1 ROK

Telefonia DIALOG S.A.
 Departament Zarządzania i Utrzymania Sieci
 Zespół Utrzymania Sieci
 ul. Galczyńskiego 25, 43-300 Bielsko-Biala
 PROJ.: ...
 UZGADNIA SIĘ BEZ UWAG
 BRAK SIECI / BRAK KOLIZJI
 KAN-TEL. WAŻNE 1 ROK


SP/P/275/07
 28.09.2007

4/7
 Starszy Specjalista
 ds. Uzgodnień i Paszportyzacji
 Michał Grygierzec

ny kolektor, kanalizacji sanitarnej

rodociąg
 :analizacja
 :ozociąg
 :abel energetyczny
 :abel telekomunikacyjny
 :łup
 :ni (zakres projektu)
 :atek
 :łki

"ŚRODOWISKO" BIURO PROJEKTOWANIA I REALIZACJI INWESTYCJI EKOLOGICZNYCH		43-300 BIELSKO-BIALA ul. HARCERSKA 6a, TEL/FAX: (033) 497-30-08/497-08-46 WWW.SRODOWISKO.COM.PL MAIL: SRODOWISKO@WP.PL	
Inwestor: GMINA CIESZYN - BURMISTRZ MIASTA CIESZYNA RYNEK 1 43-400 CIESZYN			
Zadanie: UPORZĄDKOWANIE GOSPODARKI ŚCIEKOWEJ W AGLOMERACJI CIESZYŃSKIEJ			Numer rysunku: 4
PB Część I	Temat: BUDOWA KANALIZACJI SANITARNEJ W REJONIE ULIC PRZEPILIŃSKIEGO I PIKIETY		
Stadium: DOKUMENTACJA PROJEKTOWA PROJEKT BUDOWLANY		Branża: TECHNOLOGICZNO - INSTALACYJNA	
Rysunek: PROJEKT ZAGOSPODAROWANIA TERENU			Skala: 1:1000
Projektował: mgr Inż. Teresa Szentot nr upr.bud.BB60/77	Sprawił: mgr Inż. Tomasz Nawieśniak nr upr. SLK/0001/PWOS/04	Opracował: Inż. Ewa Majliczak-Słodowy	Data: 09.2007

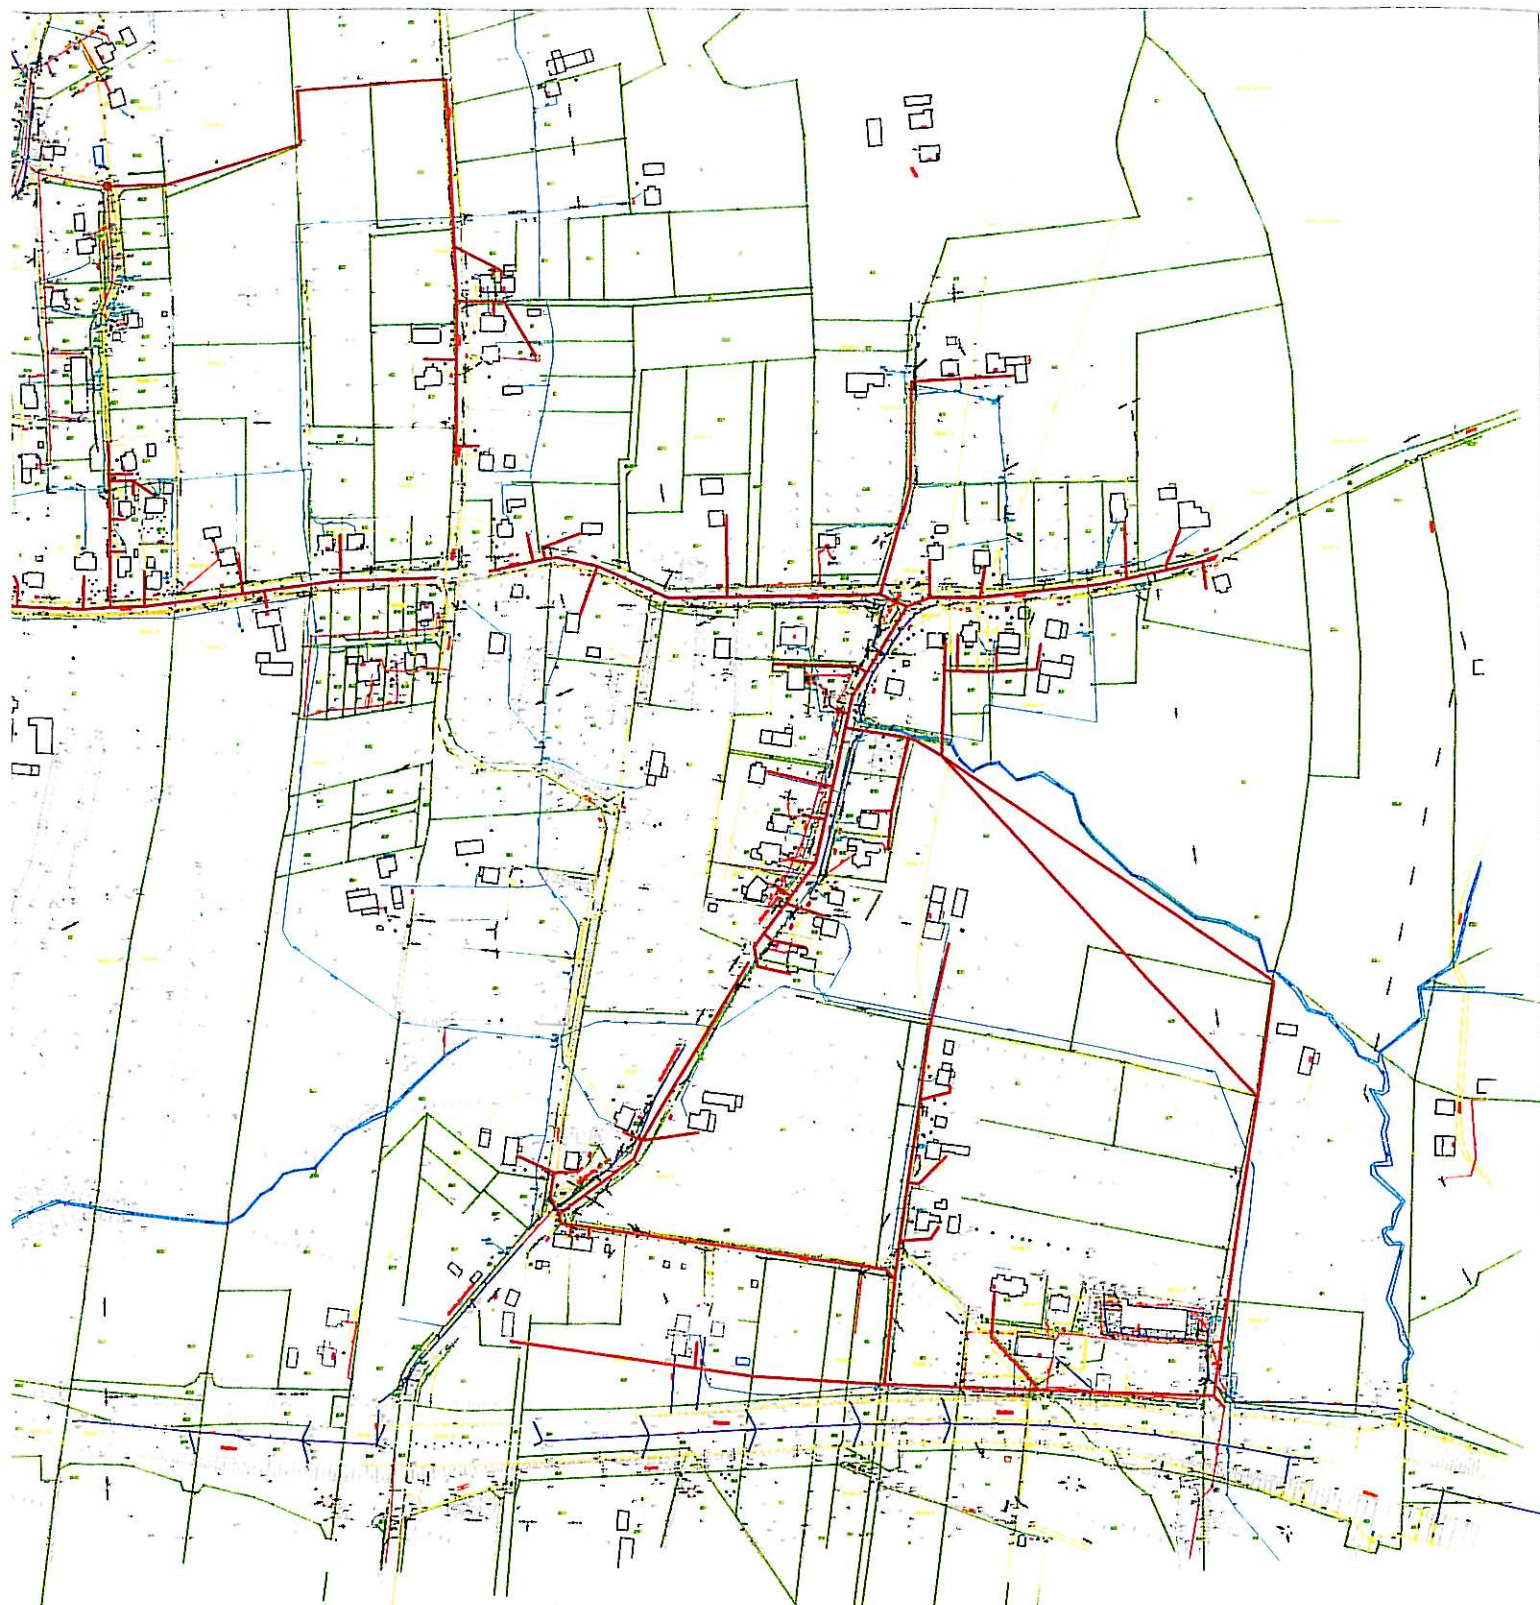

ny kolektor, kanalizacji sanitarnej

wodociąg
kanalizacja
gazociąg
kabel energetyczny
kabel telekomunikacyjny
słup

wni (zakres projektu)
iatek
atki

"ŚRODOWISKO"

BIURO PROJEKTOWANIA I REALIZACJI
INWESTYCJI EKOLOGICZNYCH

43-300 BIELSKO-BIAŁA ul. HARCERSKA 6a,
TEL/FAX: (033) 497-30-08/497-08-46
WWW.SRODOWSKO.COM.PL
MAIL: SRODOWSKO@WP.PL

Inwestor:		GMINA CIESZYN - BURMISTRZ MIASTA CIESZYNA RYNEK 1 43-400 CIESZYN	
Zadanie:		UPORZĄDKOWANIE GOSPODARKI ŚCIEKOWEJ W AGLOMERACJI CIESZYŃSKIEJ	
PB Część I	Temat: BUDOWA KANALIZACJI SANITARNEJ W REJONIE ULIC PRZEPILIŃSKIEGO I PIKIETY		
Stadium:	DOKUMENTACJA PROJEKTOWA PROJEKT BUDOWLANY	Branża:	TECHNOLOGICZNO - INSTALACYJNA
Rysunek:	PROJEKT ZAGOSPODAROWANIA TERENU UKŁAD SEKCYJNY MAP		Skala: 1:5000
Projektował:	Sprawdził:	Opracował:	Data:
mgr inż. Teresa Szendol nr upr. bud BB60/77	mgr inż. Tomasz Nawieśniak nr upr. SLK/0660/PWOS/04	inż. Ewa Matczak-Słodowy	09.2007