

TELEKOMUNIKACJA POLSKA - Pion Sieci

Lokalizacja/Plan *170 4/1*

kanalizacja sanitarna

uzgadnia na następujących warunkach:

- zlecić stały nadzór upoważnionemu przedstawicielowi TP S.A. *ELTEL Lishon tel 033/8545285*
- w miejscach zbliżeń i skrzyżowań z urządzeniami teletechnicznymi prace ziemne wykonywać ręcznie
- należy zachować odległość od istniejącego uzbrojenia zgodnie z obowiązującymi normami i przepisami
- na kablu ziemnym teletechnicznym zabudować rurę ochronną dwudzielną w miejscu skrzyżowania z projektowanymi urządzeniami
- w przypadku uszkodzenia naszych urządzeń TP S.A. obciąży inwestora kosztami awarii i poniesionymi stratami eksploatacyjnymi

Znak *P2/10/07/P6018*

dnia *2007-10-12*

podpis *[Signature]* 115/1
 S P E C J A L I S T A 113/2
 mgr inż. *Krzysztof Iwanek* 116/3

— kabel ziemny teletechniczny
 — kanalizacja teletechniczna
 — linia słupowa teletechniczna

Uzgodnienie ważne 1 rok


dyrektor, kanalizacji sanitarnej

inżynier
 kanalizacji sanitarnej

inżynier energetyczny
 telekomunikacyjny

zakres projektu)

"SRODOWISKO" BIURO PROJEKTOWANIA I REALIZACJI INWESTYCJI EKOLOGICZNYCH		43-300 BIELSKO-BIALA ul. HARCERSKA 6a, TEL/FAX: (033) 497-30-08/497-08-46 WWW.SRODOWISKO.COM.PL MAIL: SRODOWISKO@WP.PL	
Inwestor: GMINA CIESZYN - BURMISTRZ MIASTA CIESZYNA RYNEK 1 43-400 CIESZYN			
Zadanie: UPORZĄDKOWANIE GOSPODARKI ŚCIEKOWEJ W AGLOMERACJI CIESZYŃSKIEJ			Numer rysunku: 1
PB Część I	Temat: BUDOWA KANALIZACJI SANITARNEJ W REJONIE ULIC PRZEPILIŃSKIEGO I PIKIETY		
Stadium: DOKUMENTACJA PROJEKTOWA PROJEKT BUDOWLANY		Branża: TECHNOLOGICZNO - INSTALACYJNA	
Rysunek: PROJEKT ZAGOSPODAROWANIA TERENU			Skala: 1:1000
Projektował: mgr inż. <i>Teresa Szendel</i> nr upr. bud. <i>BB00/77</i>	Sprawdził: mgr inż. <i>Tomasz Nawiasniak</i> nr upr. SLK/0650/PWOS/04	Opracował: inż. <i>Ewa Matyja-Głódowy</i>	Data: 09.2007

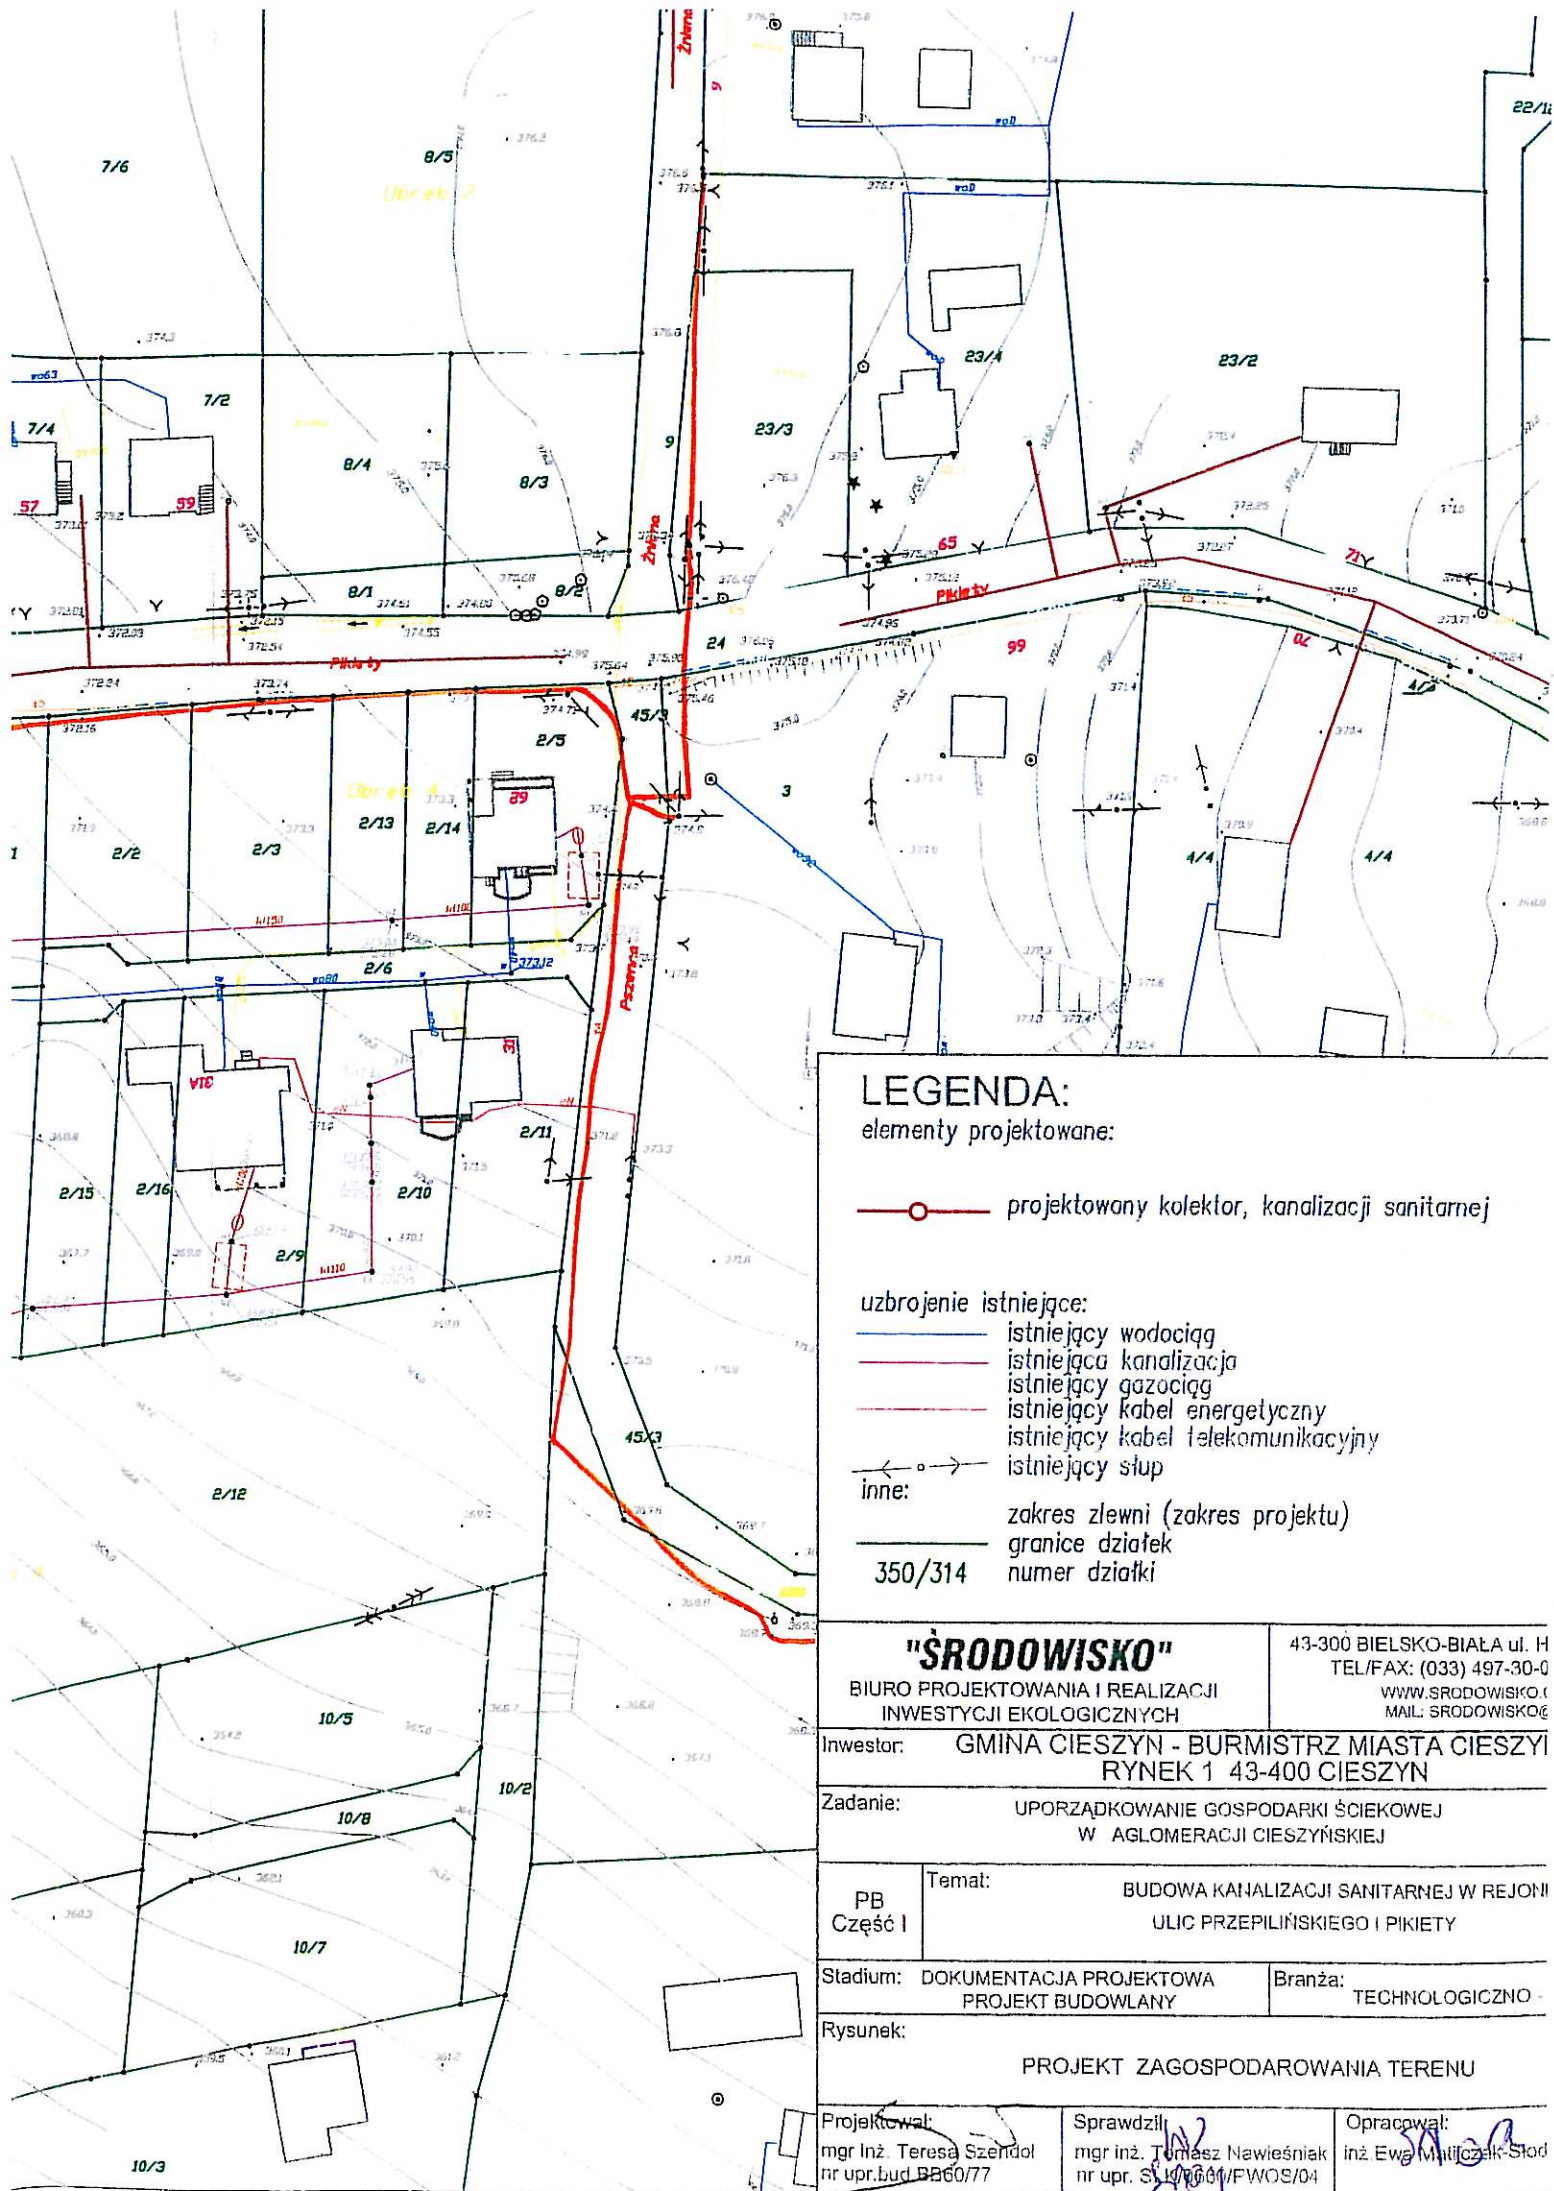

LEGENDA:

elementy projektowane:

—○— projektowany kolektor, kanalizacji sanitarnej

uzbrojenie istniejące:

- istniejący wodociąg
- istniejąca kanalizacja
- istniejący gazociąg
- istniejący kabel energetyczny
- istniejący kabel telekomunikacyjny
- istniejący słup

inne:

- zakres zlewni (zakres projektu)
- granice działek
- 350/314 numer działki

"ŚRODOWISKO"

BIURO PROJEKTOWANIA I REALIZACJI
INWESTYCJI EKOLOGICZNYCH

43-300 BIELSKO-BIAŁA ul. H
TEL/FAX: (033) 497-30-0
WWW.SRODOWISKO.C
MAIL: SRODOWISKO@

Investor: **GMINA CIESZYŃ - BURMISTRZ MIASTA CIESZYŃ
RYNEK 1 43-400 CIESZYŃ**

Zadanie: **UPORZĄDKOWANIE GOSPODARKI ŚCIEKOWEJ
W AGLOMERACJI CIESZYŃSKIEJ**

PB Część I Temat: **BUDOWA KANALIZACJI SANITARNEJ W REJONIE
ULIC PRZEPILIŃSKIEGO I PIKIETY**

Stadium: **DOKUMENTACJA PROJEKTOWA
PROJEKT BUDOWLANY** Branża: **TECHNOLOGICZNO-**

Rysunek: **PROJEKT ZAGOSPODAROWANIA TERENU**

Projektował: mgr inż. Teresa Szeńdół nr upr. bud. PB60/77
Sprawdził: mgr inż. Tomasz Nawieśniak nr upr. S. 14766/1/PWOS/04
Opracował: inż. Ewa Matyjażek-Stod

5/7

2/8

5/9

2/8

TELEKOMUNIKACJA POLSKA - Pion Sieci

Lokalizacja/Plan 12/14lokalizacji routingu

uzgadnia na następujących warunkach:

- złożyć stały nadzór upoważnionemu przedstawicielowi TP S.A. ELTEL Wshon tel: 033/8545284
- w miejscach zbliżeń i skrzyżowań z urządzeniami teletechnicznymi prace ziemne wykonywać ręcznie
- należy zachować odległość od istniejącego uzbrojenia zgodnie z obowiązującymi normami i przepisami
- ma kablu ziemnym teletechnicznym zabudować rurę ochronną dwudzielną w miejscu skrzyżowania z projektowanymi urządzeniami
- w przypadku uszkodzenia naszych urządzeń TIP S.A. obciąży inwestora kosztami awarii i poniesionymi stratami eksploatacyjnymi 2/8

Znak

92/10/07/96018.

dnia

2007 -10- 1 2

podpis

SP ds. Paszportyzacji

SPECJALISTA

mgr inż. Krzysztof Iwanek

kabel ziemny teletechniczny

kanalizacja teletechniczna

linia słupowa teletechniczna

Uzgodnienie ważne 1 rok

"ŚRODOWISKO"

BIURO PROJEKTOWANIA I REALIZACJI
INWESTYCJI EKOLOGICZNYCH

43-300 BIELSKO-BIAŁA ul. HARCERSKA 6a,

TEL/FAX: (033) 497-30-08/497-08-46

WWW.SRODOWISKO.COM.PL

MAIL: SRODOWISKO@WP.PL

Inwestor: **GMINA CIESZYN - BURMISTRZ MIASTA CIESZYNA**
RYNEK 1 43-400 CIESZYNZadanie: **UPORZĄDKOWANIE GOSPODARKI ŚCIEKOWEJ**
W AGLOMERACJI CIESZYŃSKIEJ

Numer rysunku:

3PB
Część I

Temat:

BUDOWA KANALIZACJI SANITARNEJ W REJONIE
ULIC PRZEPILIŃSKIEGO I PIKIETYStadium: **DOKUMENTACJA PROJEKTOWA**
PROJEKT BUDOWLANY

Branża:

TECHNOLOGICZNO - INSTALACYJNA

Rysunek:

PROJEKT ZAGOSPODAROWANIA TERENU

Skala:

1:1000

Projektował:

mgr inż. Teresa Stędoł
nr upr. bud. BB6077

Sprawdził:

mgr inż. Tomasz Nawieśnik
nr upr. SLK/0660/PWOS/04

Opracował:

inż. Ewa Maliczak-Słodowy


Data:

09.2007

acji sanitarnej

cyjny


Przepilińskiego

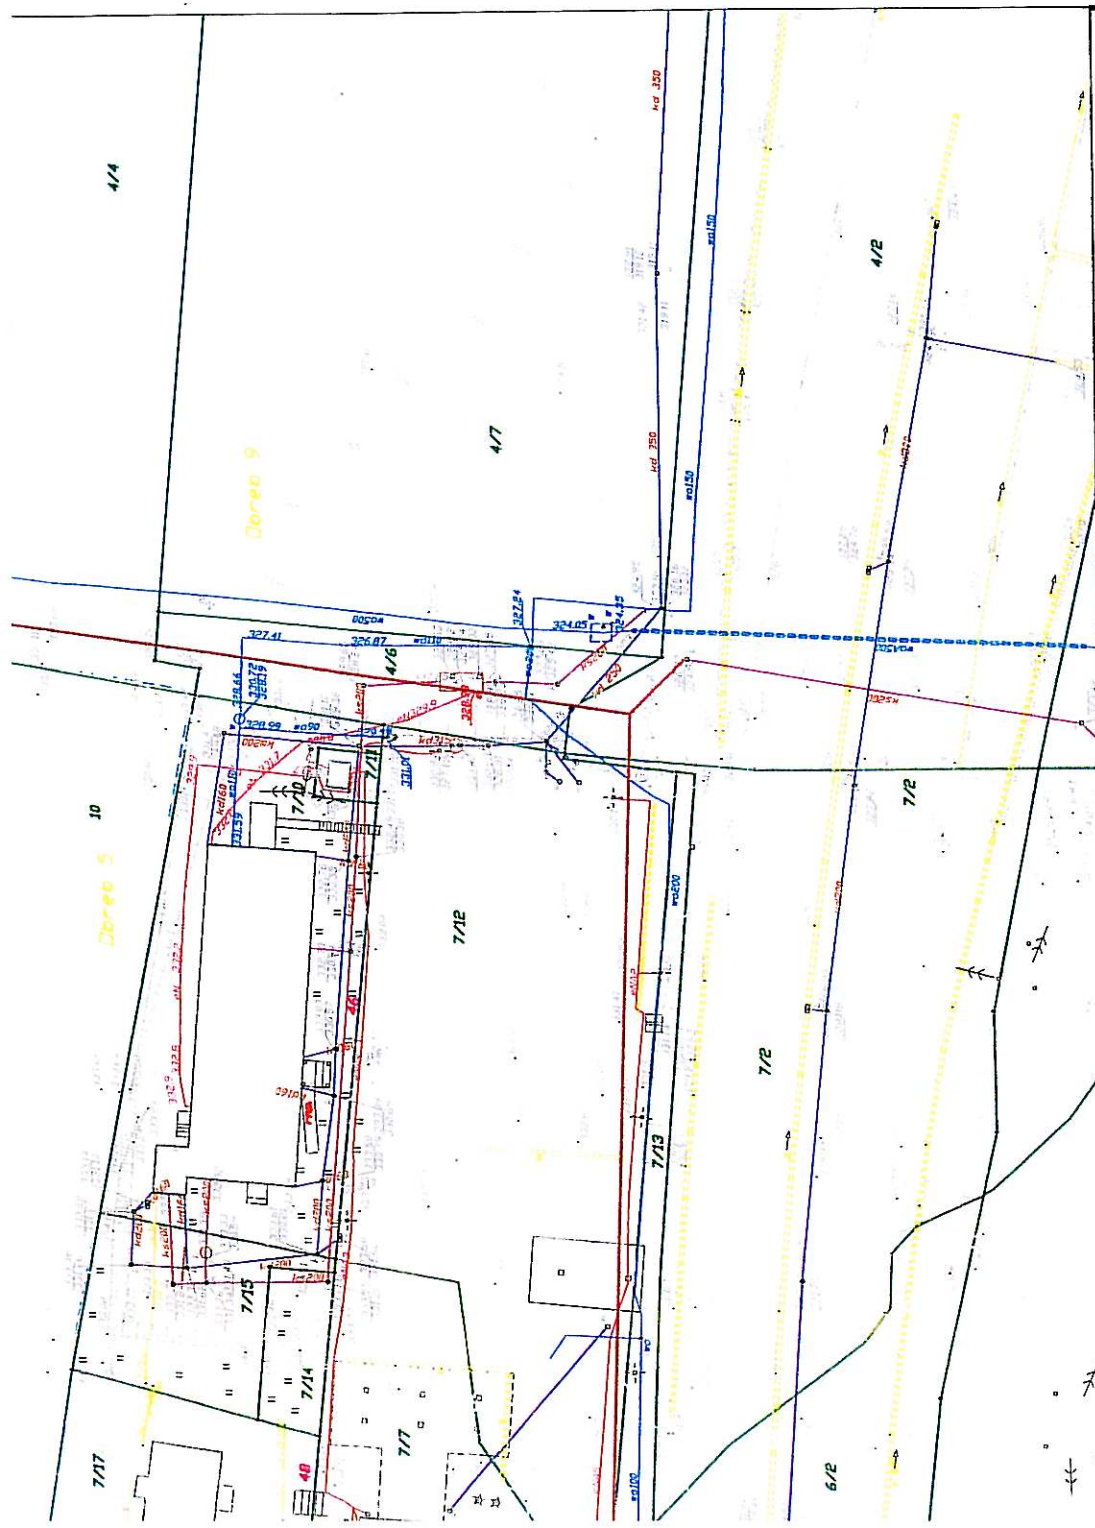

<p>"ŚRODOWISKO" BIURO PROJEKTOWANIA I REALIZACJI INWESTYCJI EKOLOGICZNYCH WWW.SRODOWISKO.COM.PL MAIL: SRODOWISKO@WP.PL</p>		<p>43-300 BIELSKO-BIALA ul. HARCERSKA 6a, TEL/FAX: (033) 497-30-08/497-08-48</p>	
<p>Investor: GMINA CIESZYŃ - BURMISTRZ MIASTA CIESZYŃA RYNEK 1 43-400 CIESZYŃ</p>		<p>Numer rysunku: 4</p>	
<p>Zadanie: UPORZĄDKOWANIE GOSPODARKI ŚCIEKOWEJ W AGLOMERACJI CIESZYŃSKIEJ</p>		<p>Temat: BUDOWA KANALIZACJI SANITARNEJ W REJONIE ULIC PRZEPILIŃSKIEGO I PIKIETY</p>	
<p>Stadium: DOKUMENTACJA PROJEKTOWA PROJEKT BUDOWLANY</p>		<p>Branża: TECHNOLOGICZNO - INSTALACYJNA</p>	
<p>Rysunek: PROJEKT ZAGOSPODAROWANIA TERENU</p>		<p>Skala: 1:1000</p>	

iny kolektor, kanalizacji sanitarnej

- wodociąg
- kanalizacja
- gazociąg
- kabel energetyczny
- kabel telekomunikacyjny
- stóp

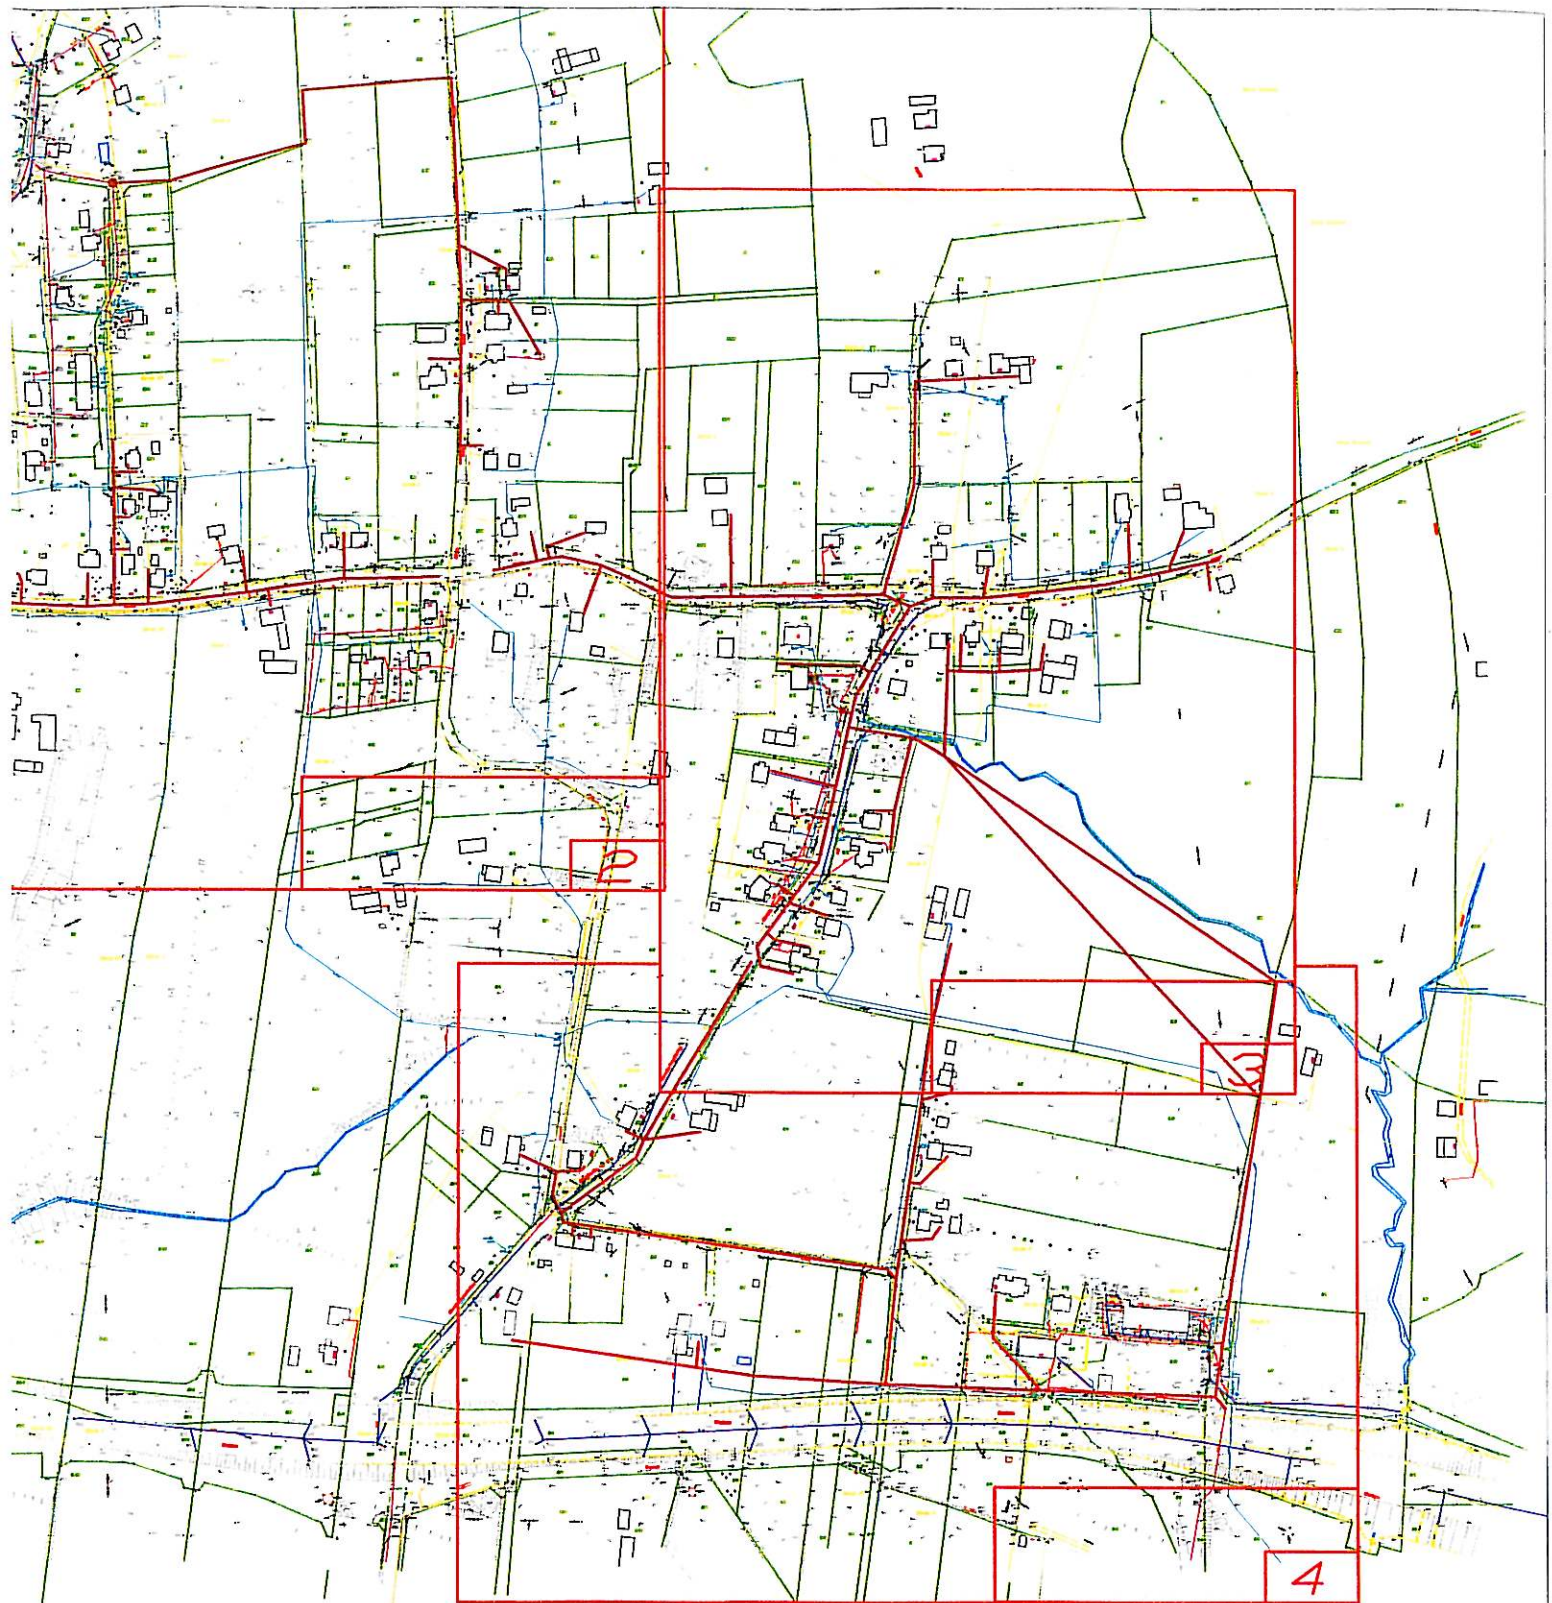

ny kolektor, kanalizacji sanitarnej

wodociąg
kanalizacja
gazociąg
kabel energetyczny
kabel telekomunikacyjny
słup

wni (zakres projektu)
iatek
atki

"ŚRODOWISKO"

BIURO PROJEKTOWANIA I REALIZACJI
INWESTYCJI EKOLOGICZNYCH

43-300 BIELSKO-BIAŁA ul. HARCERSKA 6a,
TEL/FAX: (033) 497-30-08/497-08-46
WWW.SRODOWISKO.COM.PL
MAIL: SRODOWISKO@WP.PL

Investor: GMINA CIESZYŃ - BURMISTRZ MIASTA CIESZYŃA
RYNEK 1 43-400 CIESZYŃ

Zadanie: UPORZĄDKOWANIE GOSPODARKI ŚCIEKOWEJ
W AGLOMERACJI CIESZYŃSKIEJ

Temat: BUDOWA KANALIZACJI SANITARNEJ W REJONIE
ULIC PRZEPILIŃSKIEGO I PIKIETY

Stadium: DOKUMENTACJA PROJEKTOWA
PROJEKT BUDOWLANY

Branża: TECHNOLOGICZNO - INSTALACYJNA

Rysunek: PROJEKT ZAGOSPODAROWANIA TERENU
UKŁAD SEKCYJNY MAP

Skala:
1:5000

Projektował:
mgr inż. Teresa Szendel

Sprawdził:
mgr inż. Tomasz Nawieśniak

Opracował:
inż. Ewa Matyjaszak-Słodowy

Data:
09.2007

Bielsko-Biała 24.09.2007

Telekomunikacja Polska S.A.
ul. Cieszyńska 79
43-300 Bielsko-Biała

Dotyczy uzgodnienia tras projektowanych sieci

W związku z opracowywanym przez nasze Biuro projektem kanalizacji sanitarnej w rejonie ulic Przepilińskiego i Pikiety w Cieszynie wykonywanej na zlecenie Gminy Cieszyn zwracamy się z uprzejmą prośbą o:

- wniesienie Waszego uzbrojenia na projekcie zagospodarowania terenu,
- uzgodnienie lokalizacji projektowanej kanalizacji sanitarnej.

W załączniku przekazujemy 2 egz. projektu zagospodarowania terenu w skali 1:1000 z naniesioną wstępną trasą kanalizacji sanitarnej.

Należności za uzgodnienie płatne z naszego konta:

ING BANK ŚLĄSKI S.A. Oddział Bielsko-Biała
nr konta 76 1050 1070 1000 0022 6389 6876

Pełna nazwa firmy:

Biuro Projektów i Realizacji Inwestycji Ekologicznych
„Środowisko”

ul. Harcerska 6a, 43-300 Bielsko-Biała

jednocześnie informujemy, że jesteśmy płatnikami VAT o numerze identyfikacyjnym: 547-012-45-58 oraz upoważniamy Was do wystawienia faktury bez naszego podpisu (na fakturze w pozycji nabywca prosimy wpisać „Środowisko” -Teresa Szendoł)

Z poważaniem:

WŁAŚCICIEL
BTR >ŚRODOWISKO<
mgr inż. Teresa Szendoł

Załączniki:

- Orientacja -1 egz.
- Plan syt.-wys. 1:1000 -2 egz.