


Kontynuacja mapa 3.16

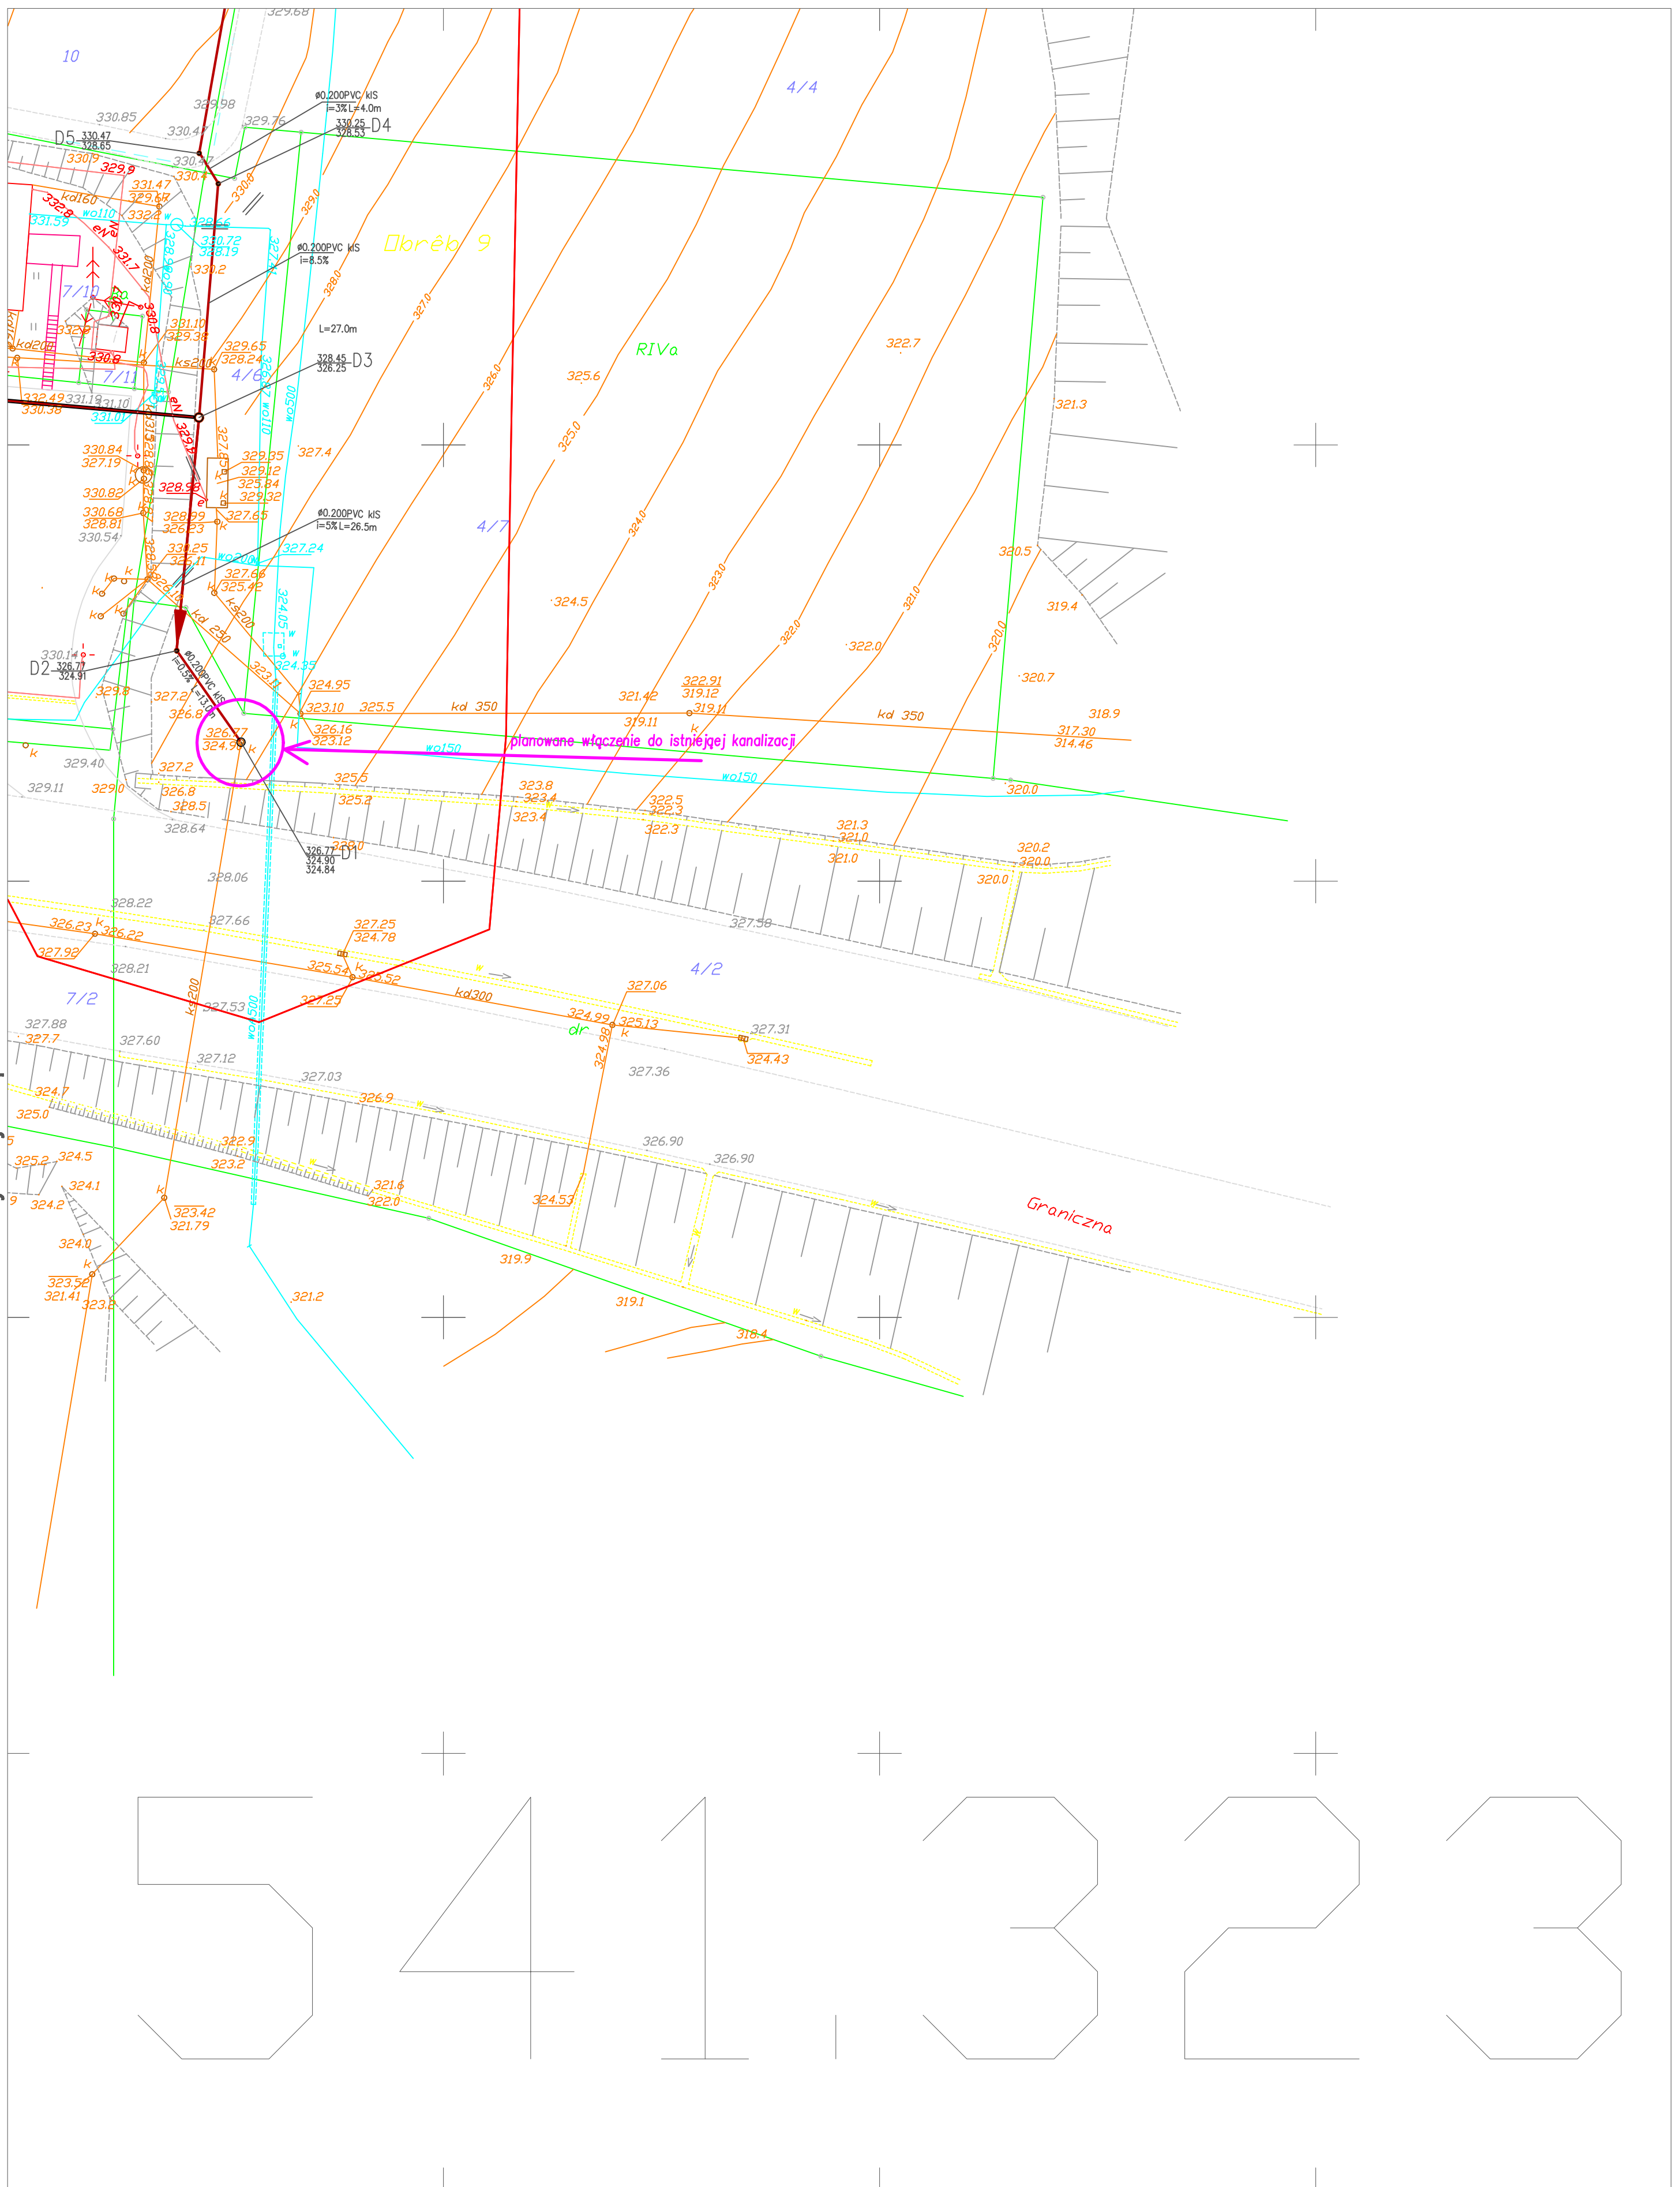

541.321.242.1	541.321.242.2	541.321.251.1	541.321.251.2	541.321.252.1
541.321.242.3	541.321.242.4	541.321.251.3	541.321.251.4	541.321.252.3
541.321.244.1	541.321.244.2	541.321.253.1	541.321.253.2	541.321.254.1
541.321.244.3	541.321.244.4	541.321.253.3	541.321.253.4	541.321.254.3
541.323.042.1	541.323.042.2	541.323.051.1	541.323.051.2	541.323.052.1

LEGENDA:

- elementy projektowane:
- projektowany kolektor kanalizacji sanitarnej
 - projektowany kolektor tłoczny kanalizacji sanitarnej
- uzbrojenie istniejące:
- istniejący wodociąg
 - istniejąca kanalizacja
 - istniejący gazociąg
 - istniejący kabel energetyczny
 - istniejący kabel telekomunikacyjny
 - istniejący słup
- inne:
- zakres zlewni (zakres projektu)
 - granice działek
 - 350/314 numer działki
 - 35 numer budynku

"ŚRODOWISKO"
 BIURO PROJEKTOWANIA I REALIZACJI
 INWESTYCJI EKOLOGICZNYCH
 43-300 BIELSKO-BIAŁA ul. HARCERSKA 6a,
 TEL/FAX: (033) 497-30-08/497-08-46
 WWW.SRODOWISKO.COM.PL
 MAIL: SRODOWISKO@WP.PL

Inwestor: **GMINA CIESZYN - Burmistrz Miasta Cieszyna**
 ul. Rynek 1, 43-400 Cieszyn

Zadanie: **Uporządkowanie gospodarki ściekowej w aglomeracji cieszyńskiej** **5**

Temat: **PROJEKT ZAGOSPODAROWANIA TERENU-(PROJEKT BUDOWLANY)**
 Budowa sieci kanalizacji sanitarnej przy ulicy Pikiety i Przepiłińskiego w Cieszynie

Stadium: **PROJEKT BUDOWLANY** Branża: **INSTALACYJNO-INŻYNIERYJNA**

Rysunek: **PLAN ZAGOSPODAROWANIA TERENU** Skala: **1:500**

Projektował: **mgr inż. Teresa Szendol** nr upr.bud.BB60/77
 Sprawdził: **inż. Henryk Dera** nr upr.bud.BB33/83
inż. Ewa Matyjaszek - Słodowy
 Data: **02.2008**