


Pracował: inż. Ewa Matyja		Sprawdził: inż. Henryk Dera		Data: 02.2008	
Projektował: mgr inż. Teresa Szendel		nr upr. bud. BB33/06		nr upr. bud. BB60/77	
Rysunek: ORIENTACJA		Skala: 1:5000			
Stadium: PROJEKT BUDOWLANY		Branża: INSTALACYJNO-INŻYNIERYJNA			
Temat: PROJEKT ZAGOSPODAROWANIA TERENU (PROJEKT BUDOWLANY)		Budowa sieci kanalizacji sanitarnej przy ulicy Pikiety i Przepilńskiego w Cieszynie			
Zadanie: 1		Uporządkowanie gospodarki ściekowej w aglomeracji cieszynskiej			
Investor: GMINA CIESZYN-Burmistrz Miasta Cieszyna		ul. Rynek 1, 43 - 400 Cieszyn			
43-300 BIELSKO-BIALA ul. HARCERSKA 6a		BIURO PROJEKTOWANIA I REALIZACJI INWESTYCJI EKOLOGICZNYCH		WWW.SRODOWSKO.COM.PL	
TEL/FAX: (033) 497-30-08/497-08-46		MAIL: SRODOWSKO@WP.PL			

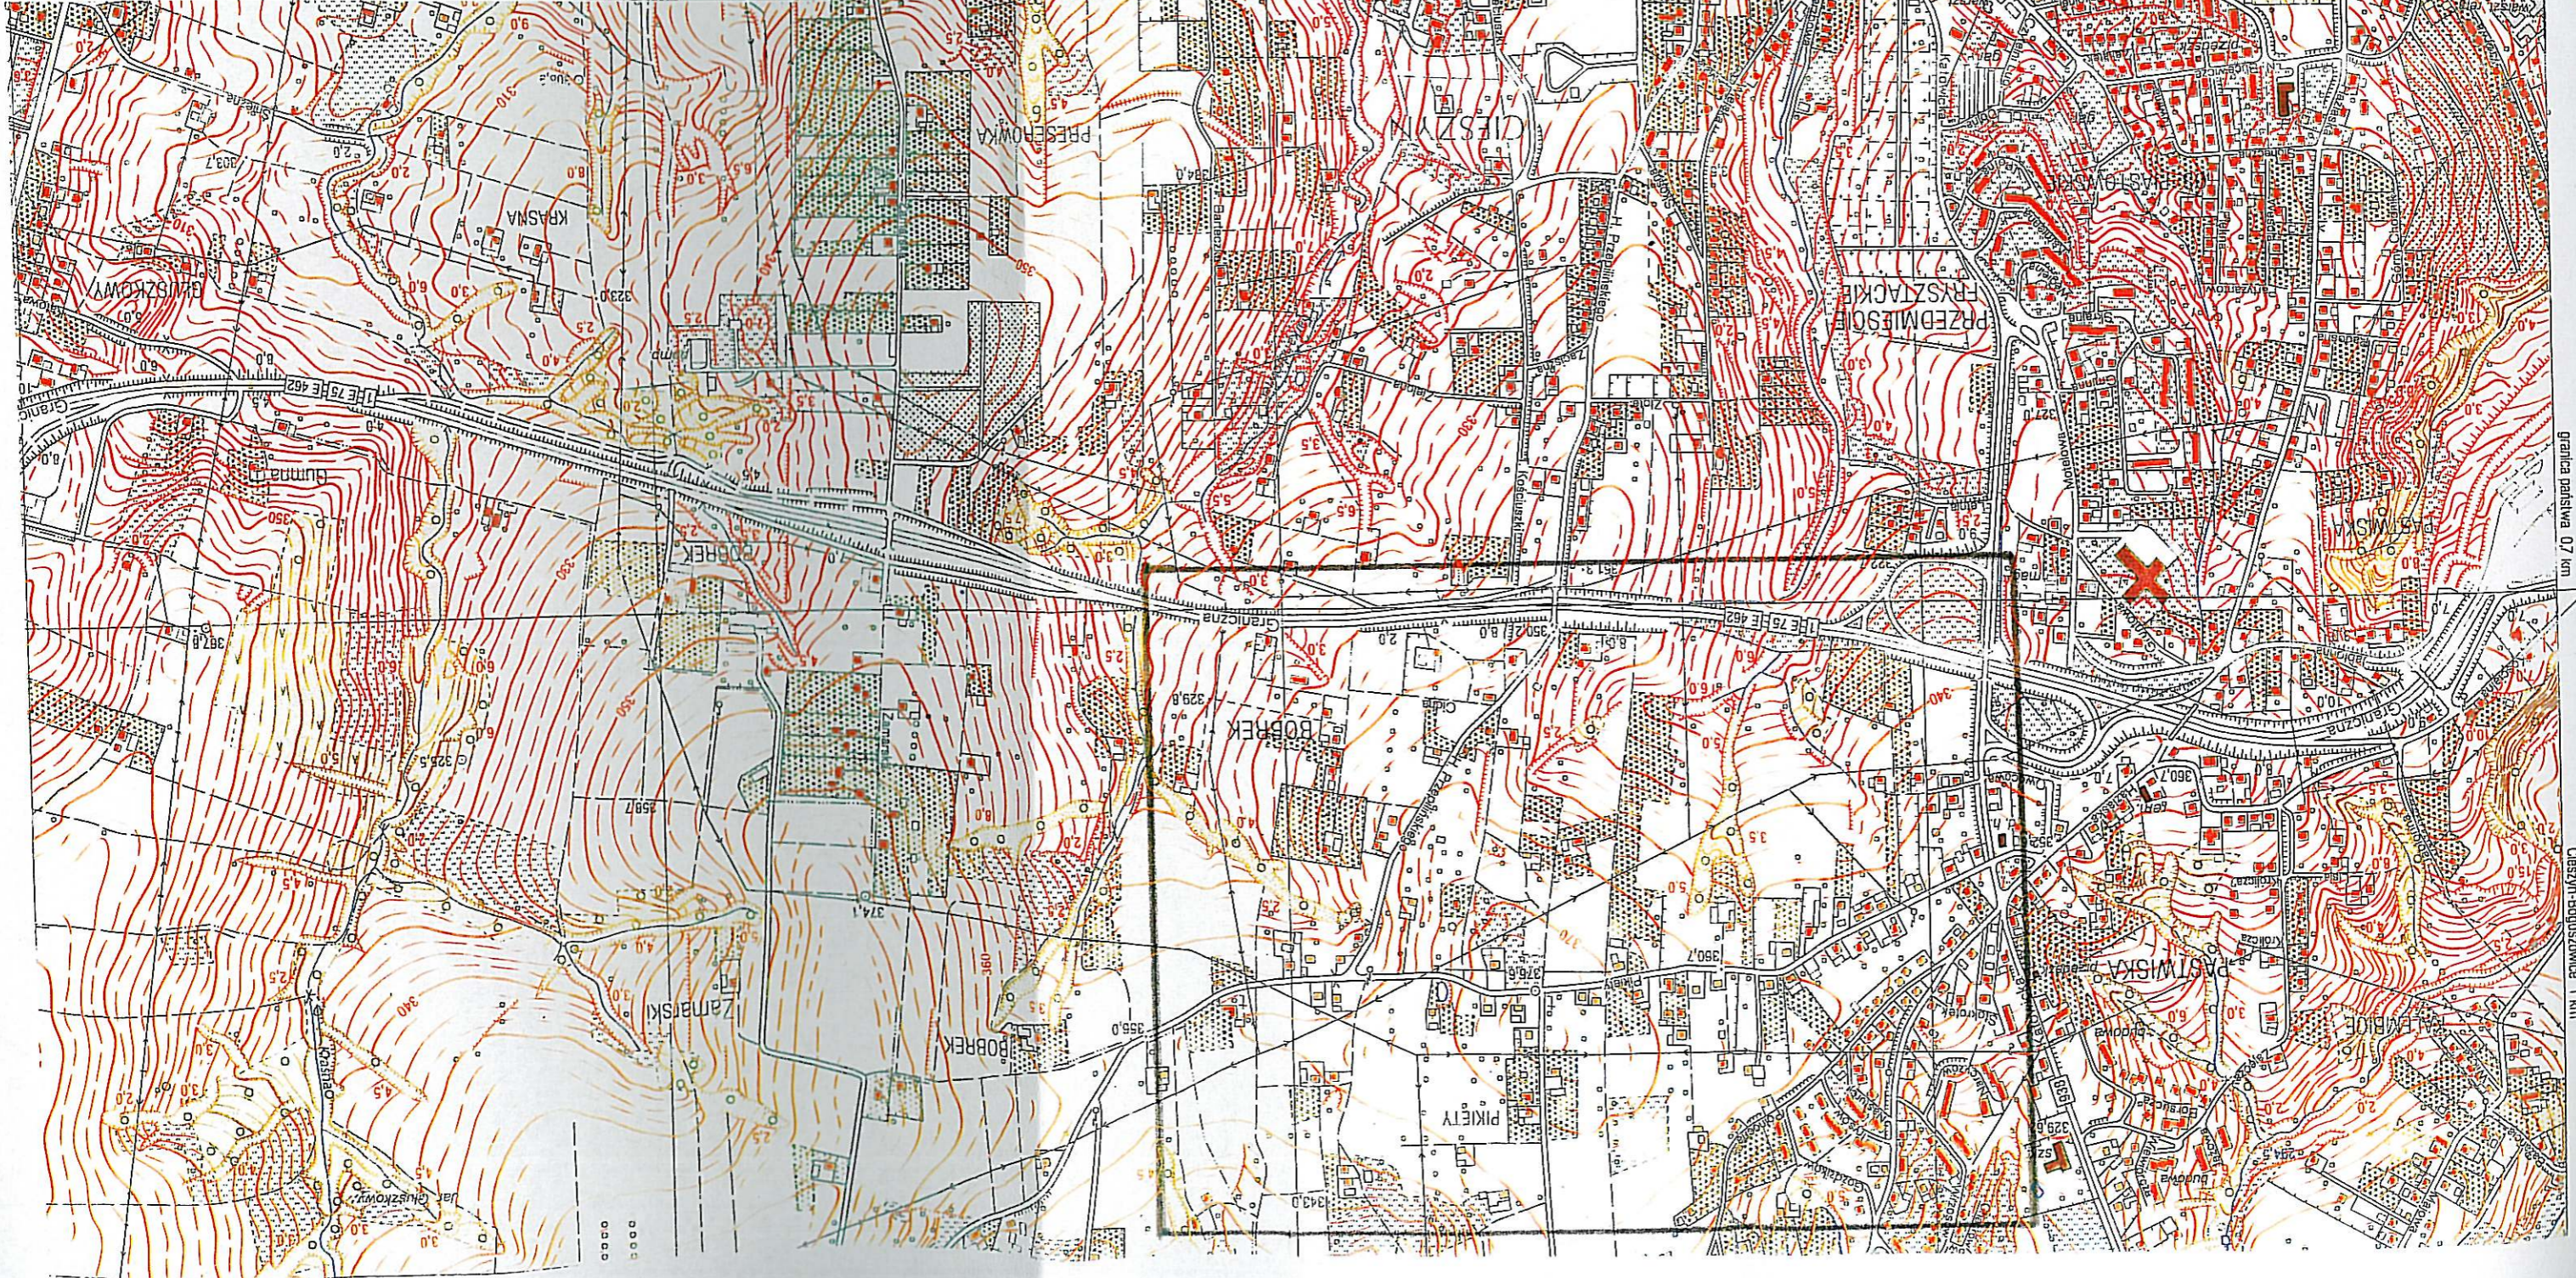

POLSKA
 CZECHY
 Zebrydowice 14 km
 Powyżków 5 km
 granica państwa 0,3 km
 centrum 0,3 km
 granica państwa 1 km
 centrum 0,5 km
 granica państwa 0,7 km
 Cieszyn-Boguszowice 1 km