


BURMISTRZ MIASTA CIESZYNA
 Miejski Ośrodek Dokumentacji
 Geodezyjnej i Kartograficznej w Cieszynie
 W obszarze oznaczonym linią
 dokonano aktualizacji treści mapy zasadniczej.
 Dokumenty z pomiaru uzupełniającego przyjęte
 do zasobu powiatowego w dniu 27. GRU. 2007
 i zaewidencjonowano pod nr
 Niniejsza mapa może służyć
 do celów projektowych.
 Projektowane obiekty budowlane wymagające pozwolenia na
 budowę podlegają wyliczeniu i inwentaryzacji pozycjonacyjnej
 przez jednostki uprawnione do wykonywania prac geodezyjnych
 Cieszyn, dn. 27. GRU. 2007 r. *z. inż. Burmistrz*
 (podpis)

mgr inż. Robert Woźnica
 Kierownik Miejskiego Ośrodka
 Dokumentacji Geodezyjnej i Kartograficznej

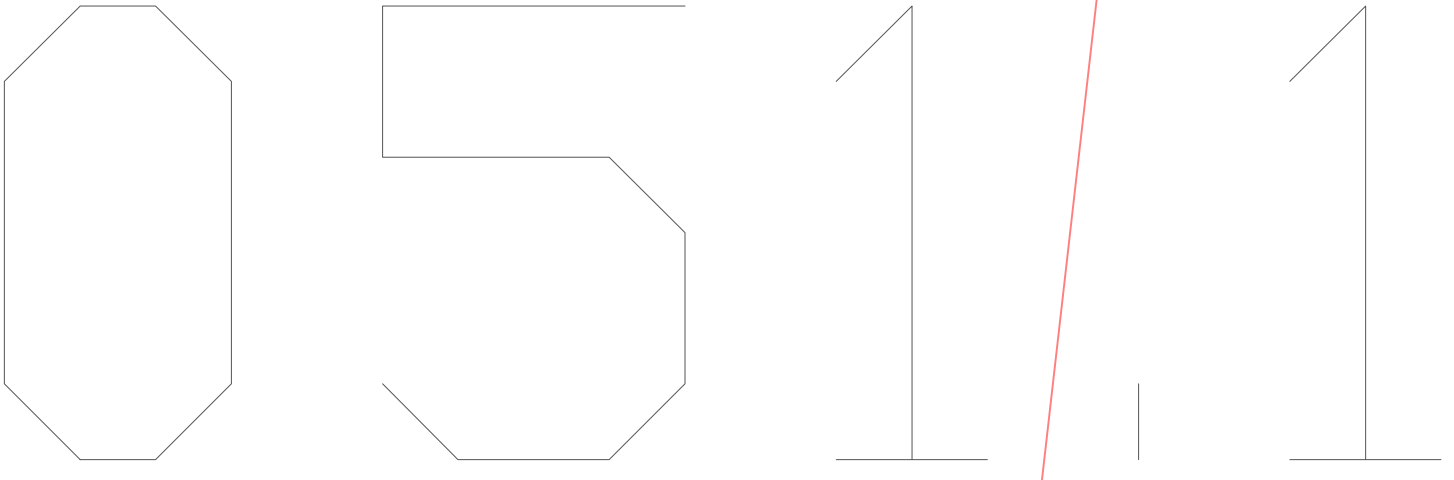

LEGENDA:

elementy projektowane:

- projektowany kolektor kanalizacji sanitarnej
- projektowany kolektor tłoczny kanalizacji sanitarnej

uzbrojenie istniejące:

- istniejący wodociąg
- istniejąca kanalizacja
- istniejący gazociąg
- istniejący kabel energetyczny
- istniejący kabel telekomunikacyjny
- istniejący słup

zakres zlewni (zakres projektu)
 granice działek
 numer działki
 numer budynku

		3.1		
		3.2	3.3	3.4
3.5	3.6	3.7	3.8	3.9
3.10	3.11	3.12	3.13	3.14
		3.15	3.16	3.17

"ŚRODOWISKO"
 BIURO PROJEKTOWANIA I REALIZACJI
 INWESTYCJI EKOLOGICZNYCH
 43-300 BIELSKO-BIAŁA ul. HARCERSKA 6a,
 TEL/FAX: (033) 497-30-08/497-08-46
 WWW.SRODOWISKO.COM.PL
 MAIL: SRODOWISKO@WP.PL

Investor: **URZĄD MIASTA CIESZYN ul. Rynek 1 43 - 400 Cieszyn**

Zadanie: **Uporządkowanie gospodarki ściekowej w aglomeracji cieszyńskiej** **3.15**

Temat: **Budowa sieci kanalizacji sanitarnej przy ulicy Pikiety i Przepiłłńskiego w Cieszynie**

Stadium: **PROJEKT WYKONAWCZY** Branża: **INSTALACYJNA**

Rysunek: **PLAN ZAGOSPODAROWANIA TERENU** Skala: **1:500**

Projektował: **mgr inż. Teresa Szendel** nr upr.bud.BB60/77
 Sprawdził: **inż. Henryk Dera** nr upr.bud.BB33/83
 Opracował: **inż. Ewa Matyjasz - Słodowy**
 Data: **02.2008**