

Okręg 5


RIVa

102/1

RIIIb

Kontynuacja mapa 3.6

BURMISTRZ MIASTA CIESZYNA
 Miejski Ośrodek Dokumentacji
 Geodezyjnej i Kartograficznej w Cieszynie
 W obszarze oznaczonym linią
 dokonano aktualizacji treści mapy zasadniczej.
 Dokumenty z pomiaru uzupełniającego przyjęte
 do zasobu powiatowego w dniu 27.06.2007
 i zaewidencjonowane pod nr 350/314/007
 Niniejsza mapa może służyć
 do celów projektowych.
 Projektowane obiekty budowlane wymagające poposażenia na
 budowę podlegają wyliczeniu i inwentaryzacji powykonawczej
 przez jednostki uprawnione do wykonywania prac geodezyjnych
 Cieszyn, dn. 27.06.2007 r. *R. Woźnica*
 Kierownik Miejskiego Ośrodka
 Dokumentacji Geodezyjnej i Kartograficznej

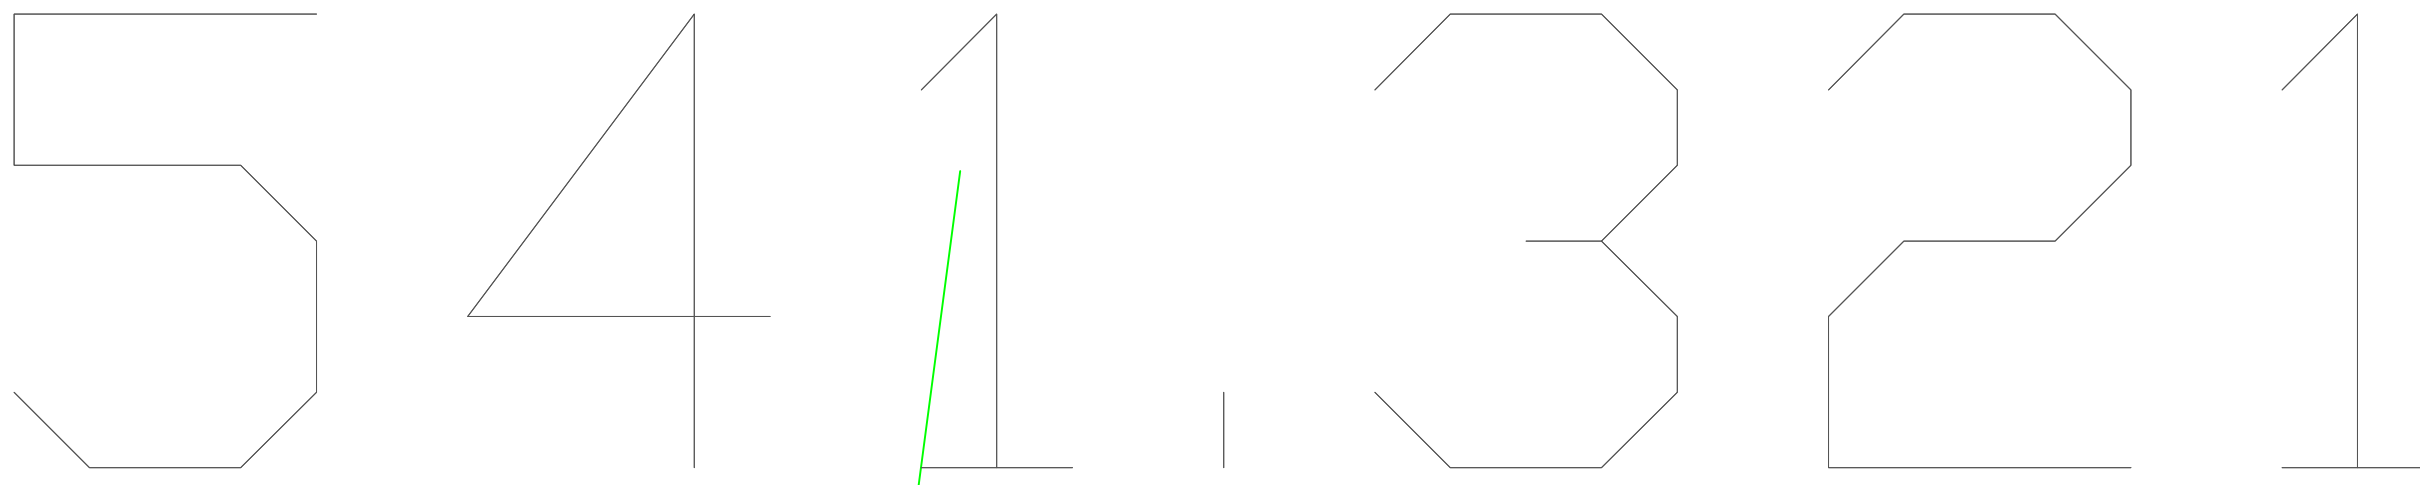

Kontynuacja mapa 3.14

		3.1		
		3.2	3.3	3.4
		3.5	3.6	3.9
		3.10	3.11	3.14
		3.15	3.16	3.17

LEGENDA:

elementy projektowane:

- projektowany kolektor kanalizacji sanitarnej
- projektowany kolektor tłoczny kanalizacji sanitarnej

uzbrojenie istniejące:

- istniejący wodociąg
- istniejąca kanalizacja
- istniejący gazociąg
- istniejący kabel energetyczny
- istniejący kabel telekomunikacyjny
- istniejący słup

inne:

- zakres zlewni (zakres projektu)
- granice działek
- numer działki
- numer budynku

350/314
35

"ŚRODOWISKO"
 BIURO PROJEKTOWANIA I REALIZACJI
 INWESTYCJI EKOLOGICZNYCH
 43-300 BIELSKO-BIALA ul. HARCERSKA 6a,
 TEL/FAX: (033) 497-30-08/497-08-48
 WWW.SRODOWISKO.COM.PL
 MAIL: SRODOWISKO@WP.PL

Investor: **URZĄD MIASTA CIESZYŃ ul. Rynek 1 43 - 400 Cieszyn**

Zadanie: **Uporządkowanie gospodarki ściekowej w aglomeracji cieszyńskiej 3.9**

Temat: **Budowa sieci kanalizacji sanitarnej przy ulicy Pikiety i Przepilińskiego w Cieszynie**

Stadium: **PROJEKT WYKONAWCZY** Branża: **INSTALACYJNA**

Rysunek: **PLAN ZAGOSPODAROWANIA TERENU** Skala: **1:500**

Projektował: mgr inż. Teresa Szendol nr upr.bud.BB60/77
 Sprawdził: inż. Henryk Dera nr upr.bud.BB33/83
 Opracował: inż. Ewa Matyja - Siodłowy
 Data: **02.2008**