

HYDROEKO Jerzy Jarzab

43-400 Cieszyn, ul. Wiejska 51

Projektował:
mgr inż. J. Jarzab
upr.nr 570/01 Kt

Inwestor: Gmina Cieszyn
Temat: Projekt budowlany
budowy sieci kanalizacji sanitarnej wraz z przyłączami
w rejonie ul. Widokowej, Jasnej i Beskidzkiej w Cieszynie

Sprawdził:
mgr inż. A. Jarzab
upr.nr 359/01 Kt

Tytuł rys.:
Projekt zagospodarowania terenu


| | | | |
|------------------|-----------|-----------------|---------------|
| Data: 09.2014 | Nr zlec.: | Skala: 1:500 | Nr rys.: 2 |
|------------------|-----------|-----------------|---------------|

LEGENDA:

- ks — proj. sieć kanalizacji sanitarnej
- ks - - - - - proj. przyłącze kanalizacji sanitarnej
- ks — istn. kanalizacja sanitarzna
- kd — istn. kanalizacja deszczowa
- w — istn. wodociąg
- g — istn. gazociąg
- t — istn. kabel teletechniczny
- eNN — istn. kabel eNN

Zakład Gospodarki Komunalnej
w Cieszynie Sp. z o.o.
ul. Słowicza 59 43-400 Cieszyn
NIP 548-260-67-54 REGON 241423780
tel. 33 4794100 faks 33 4794113
Sąd Rejonowy w Bielsku-Białej VIII Wydział Gospodarczy
KRS 0000347288 kapitał zakładowy 18 442 000,00 zł
DZIAŁ GOSPODARKI ŚCIEKAMI
ul. Motokrośowa 27 43-400 Cieszyn
tel./faks 33 8515444

Załącznik do pisma
L.dz. GS/1773/2014 z dn. 28.10.2014.

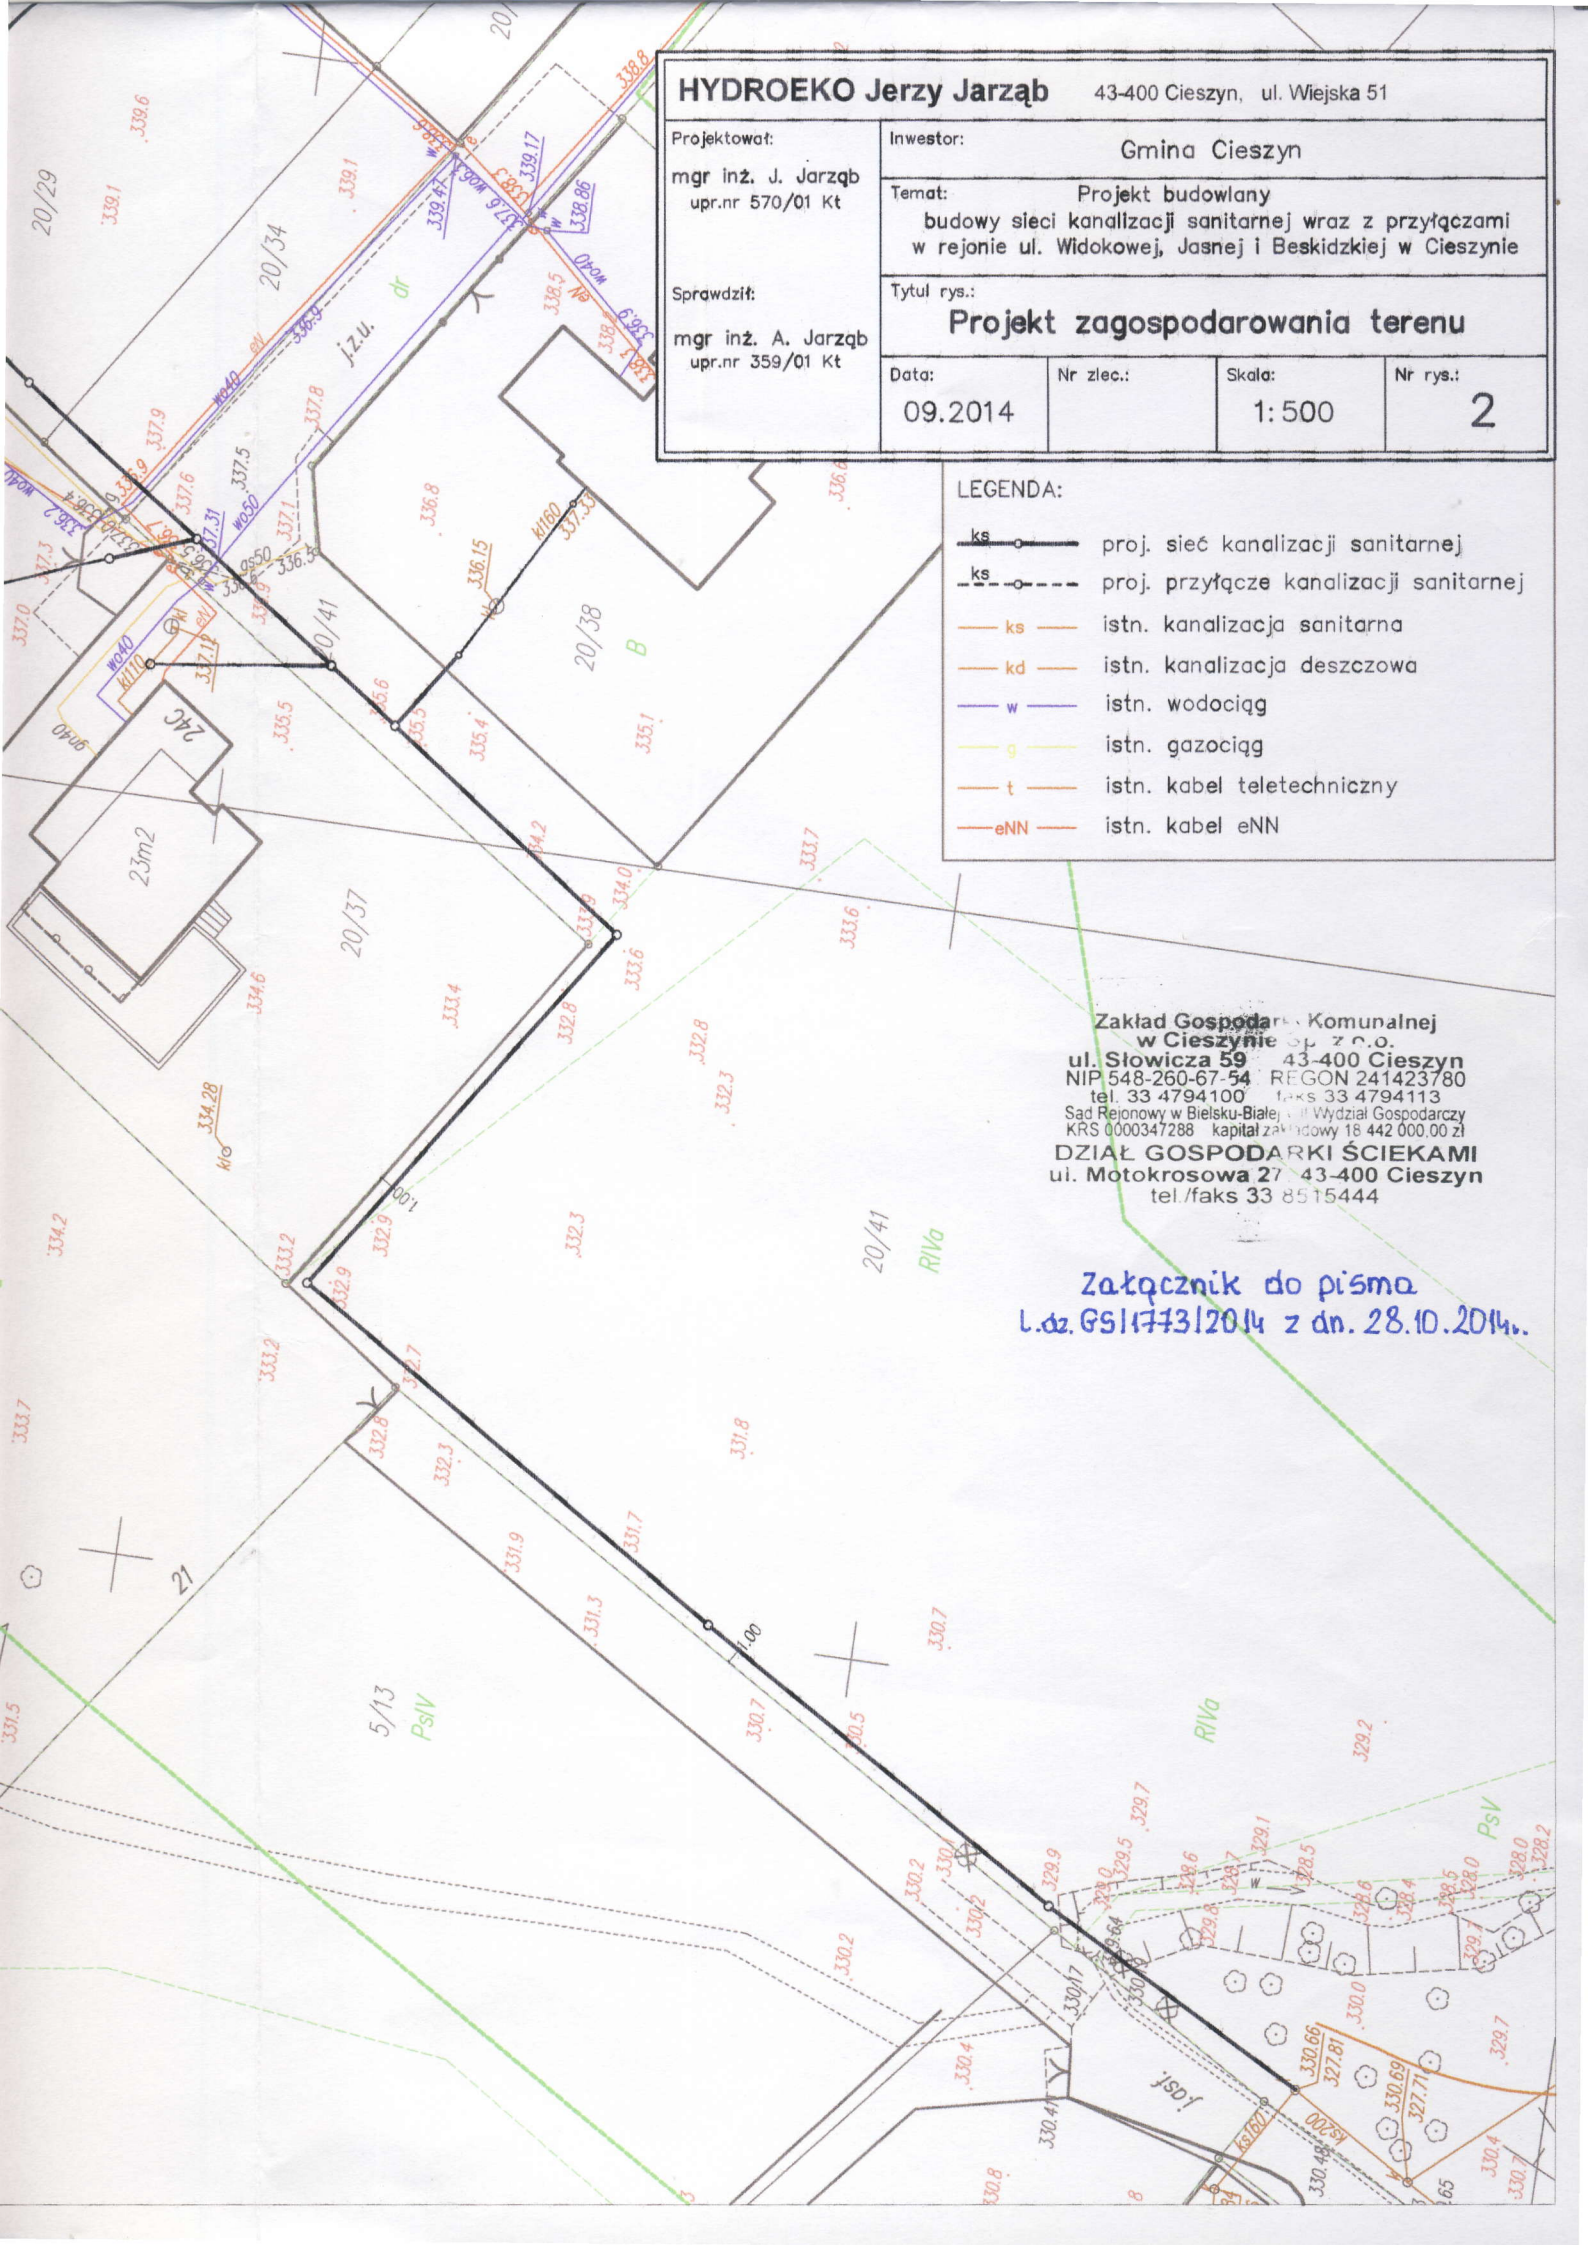






Obręb 52




Obręb 52

Obręb 51

Obręb 51

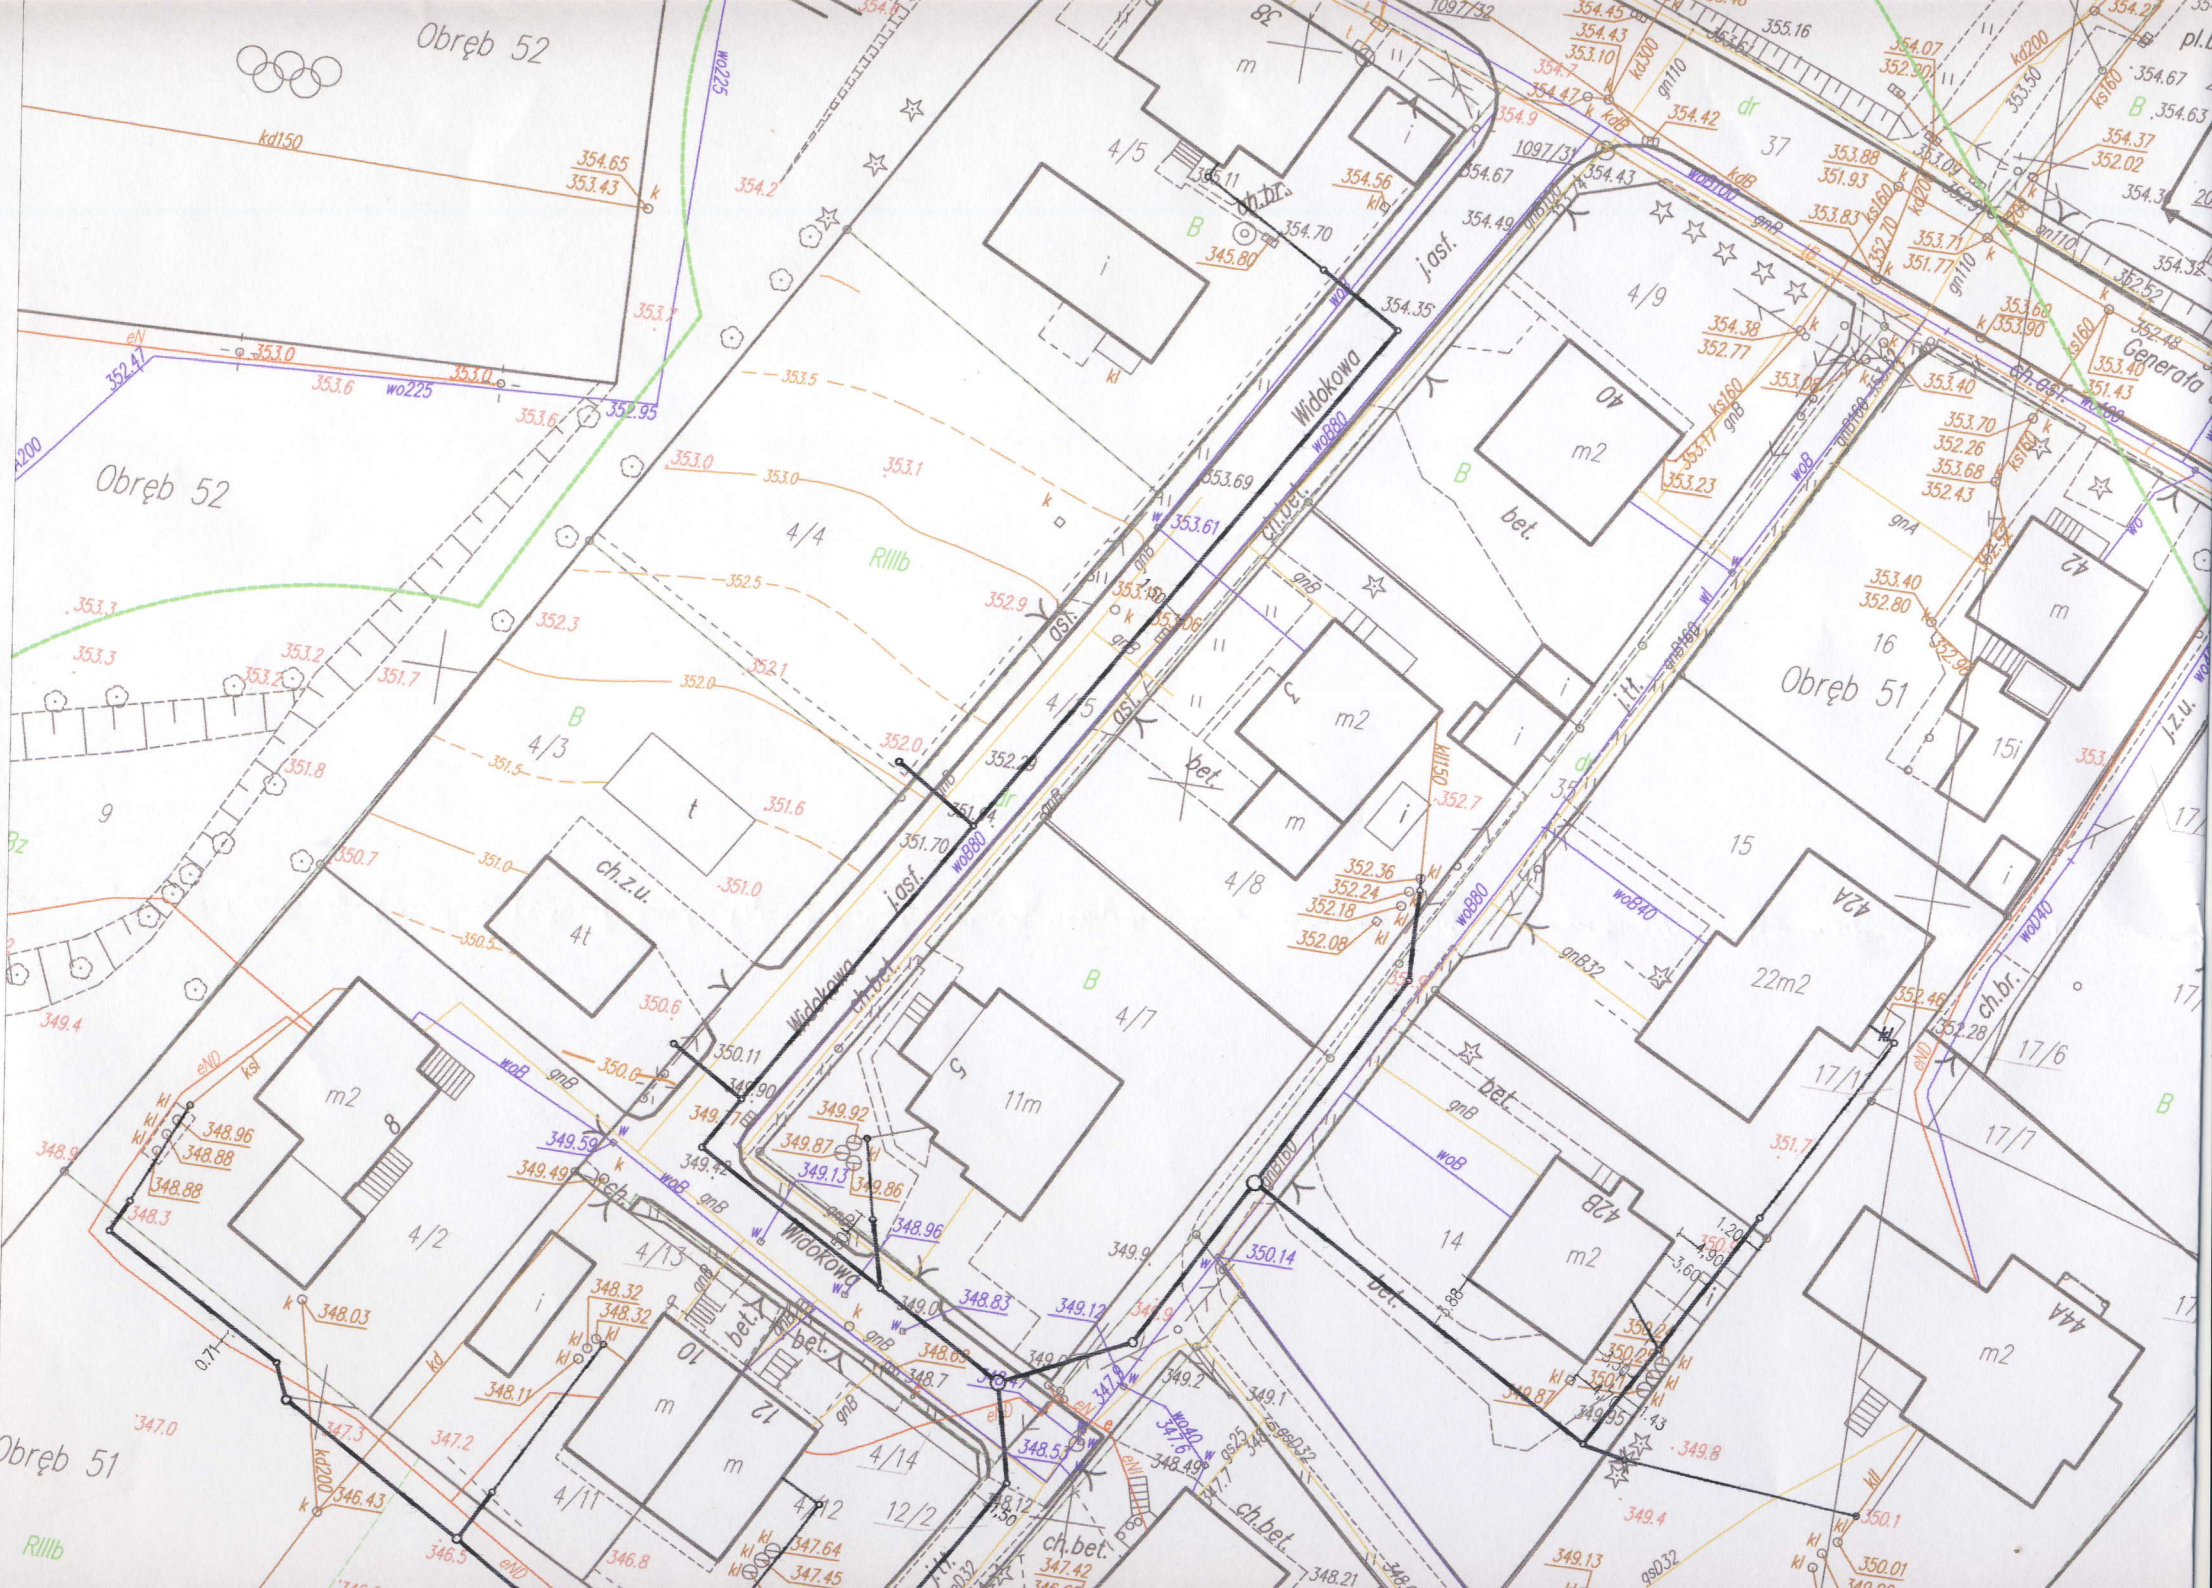

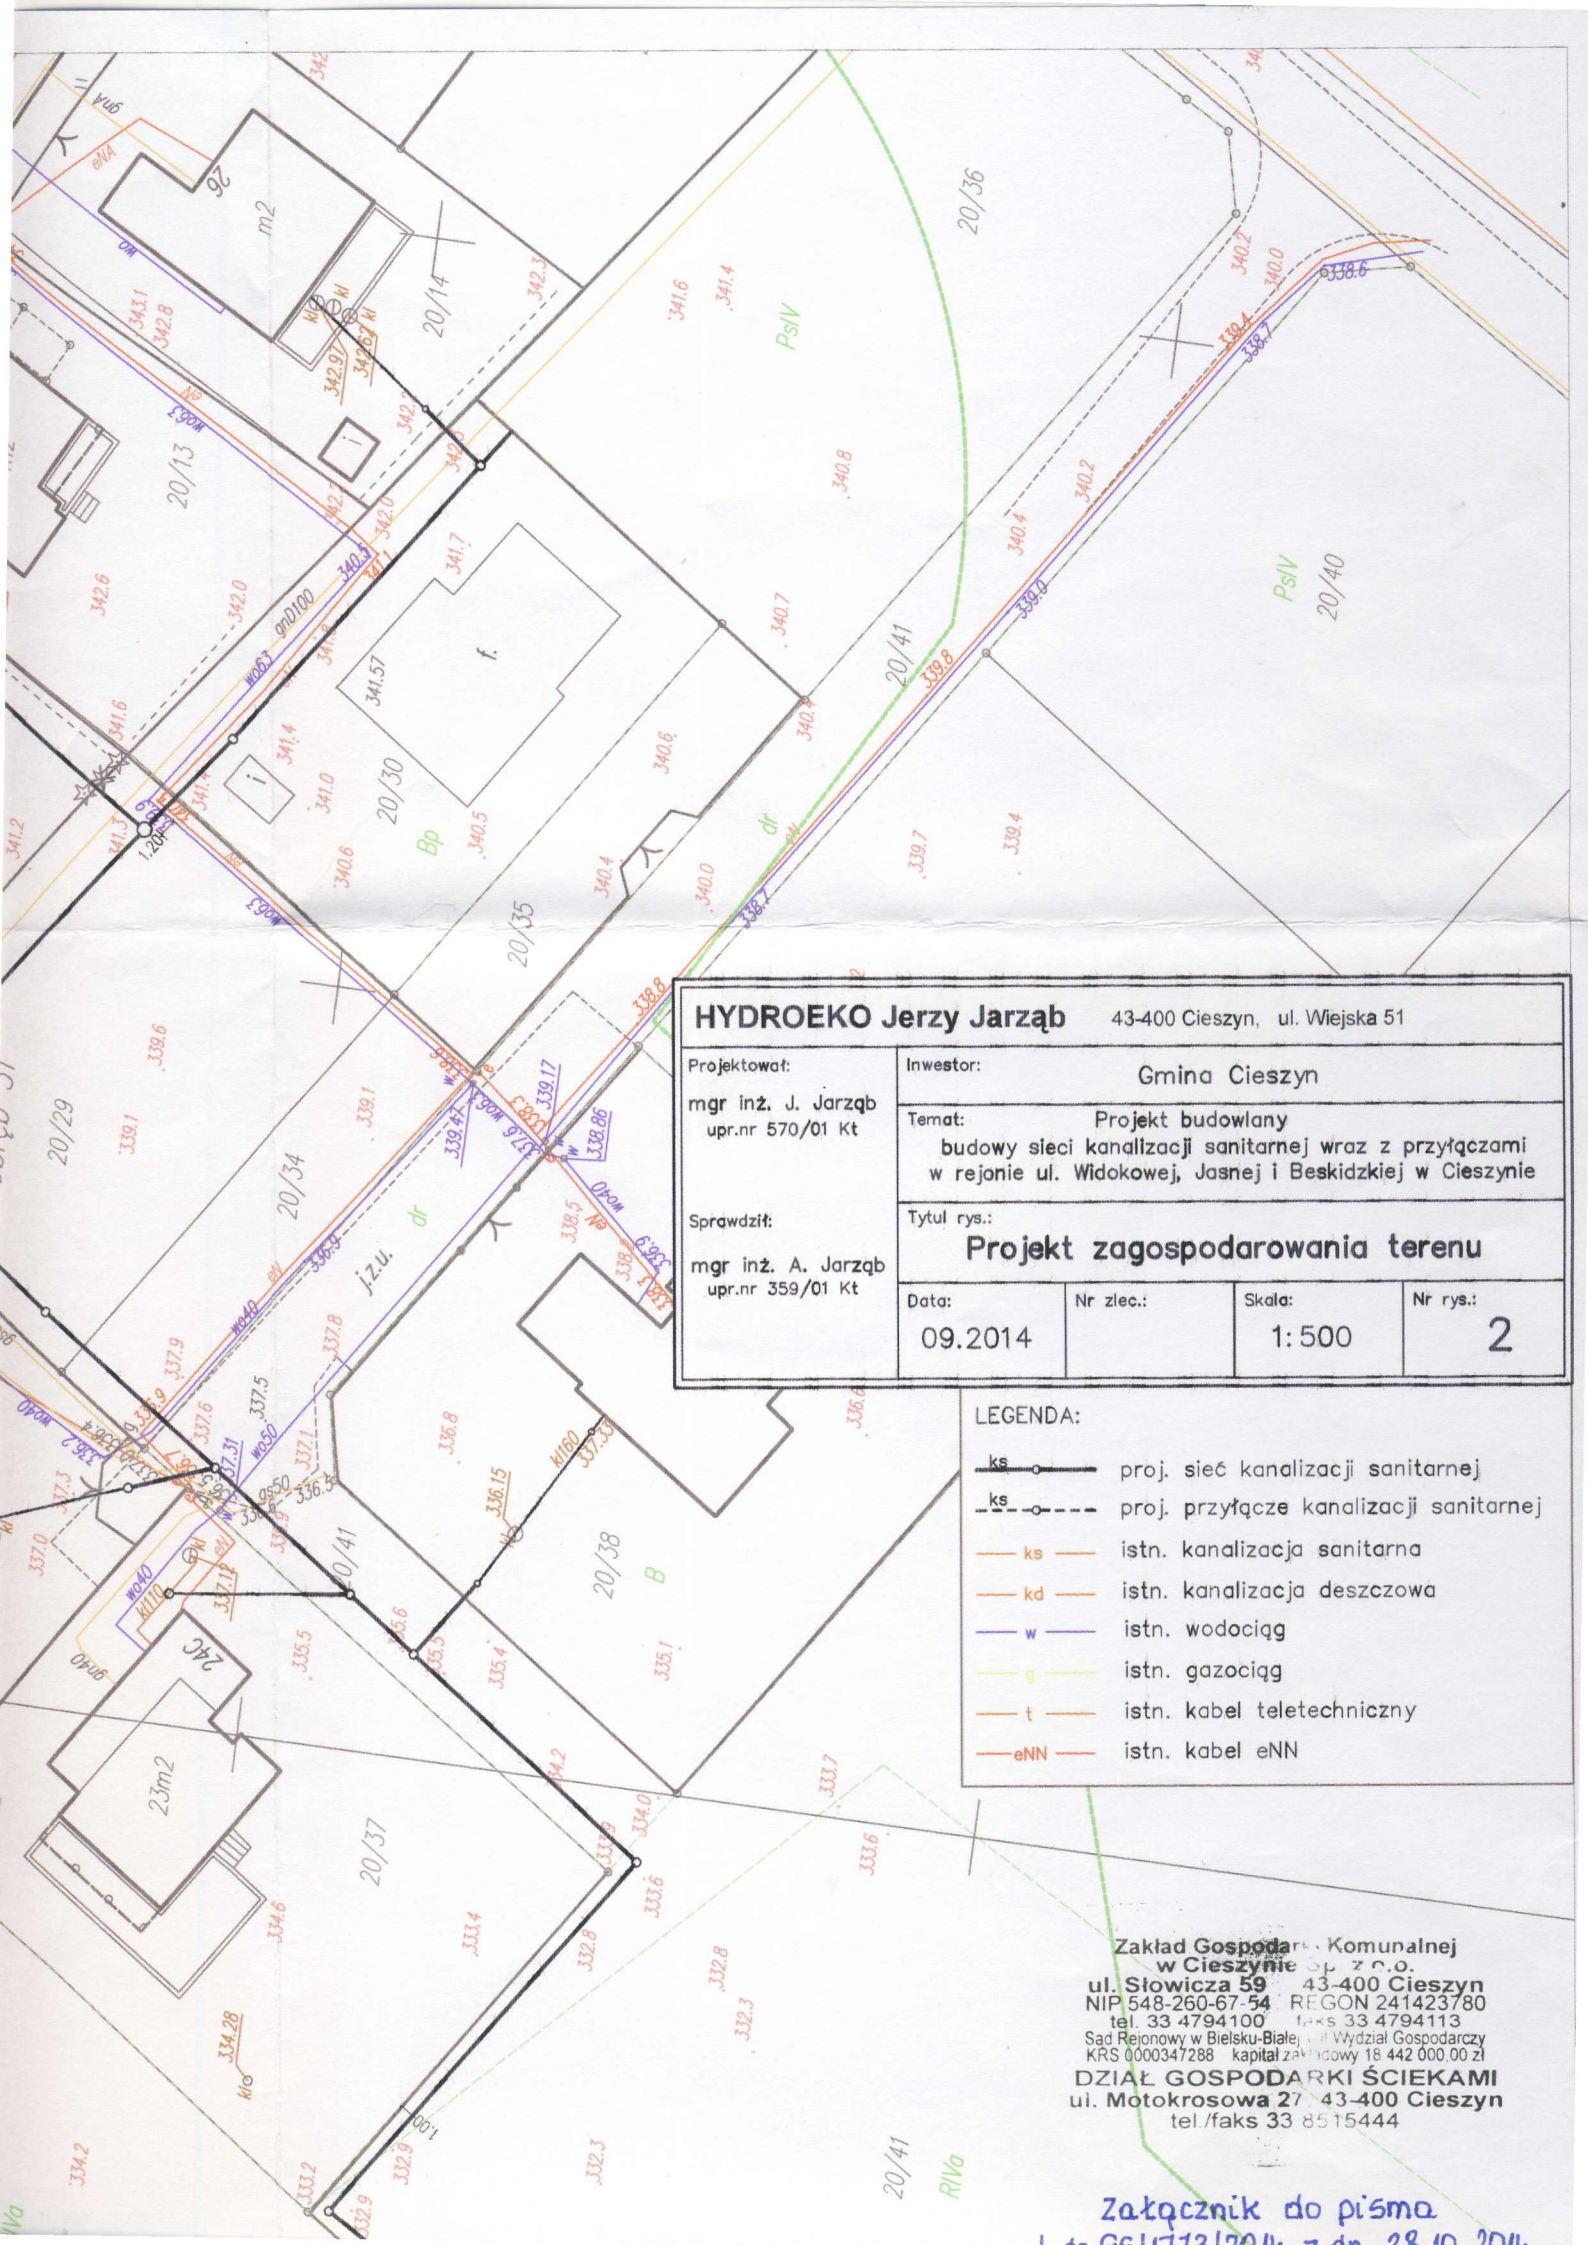

| | | | |
|---|---|------------------------|----------------------|
| HYDROEKO Jerzy Jarzab 43-400 Cieszyn, ul. Wiejska 51 | | | |
| Projektował: mgr inż. J. Jarzab upr.nr 570/01 Kt | Inwestor: Gmina Cieszyn | | |
| Sprawił: mgr inż. A. Jarzab upr.nr 359/01 Kt | Temat: Projekt budowlany budowy sieci kanalizacji sanitarnej wraz z przyłączami w rejonie ul. Widokowej, Jasnej i Beskidzkiej w Cieszynie | | |
| Tytuł rys.: Projekt zagospodarowania terenu | | | |
| Data: 09.2014 | Nr zlec.: | Skala: 1:500 | Nr rys.: 2 |

LEGENDA:

| | |
|--|--|
| | proj. sieć kanalizacji sanitarnej |
| | proj. przyłącze kanalizacji sanitarnej |
| | istn. kanalizacja sanitarzna |
| | istn. kanalizacja deszczowa |
| | istn. wodociąg |
| | istn. gazociąg |
| | istn. kabel teletechniczny |
| | istn. kabel eNN |

Zakład Gospodarki Komunalnej
w Cieszynie Sp. z o.o.
ul. Słowicza 59 43-400 Cieszyn
NIP 548-260-67-54 REGON 241423780
tel. 33 4794100 faks 33 4794113
Sąd Rejonowy w Bielsku-Białej VIII Wydział Gospodarczy
KRS 0000347288 kapitał zakładowy 16 442 000,00 zł
DZIAŁ GOSPODARKI ŚCIEKAMI
ul. Motokrośowa 27 43-400 Cieszyn
tel./faks 33 8515444

Załącznik do pisma