


RZUT DACHU - SCHEMAT INSTALACJI ODGROMOWEJ

skala 1:100

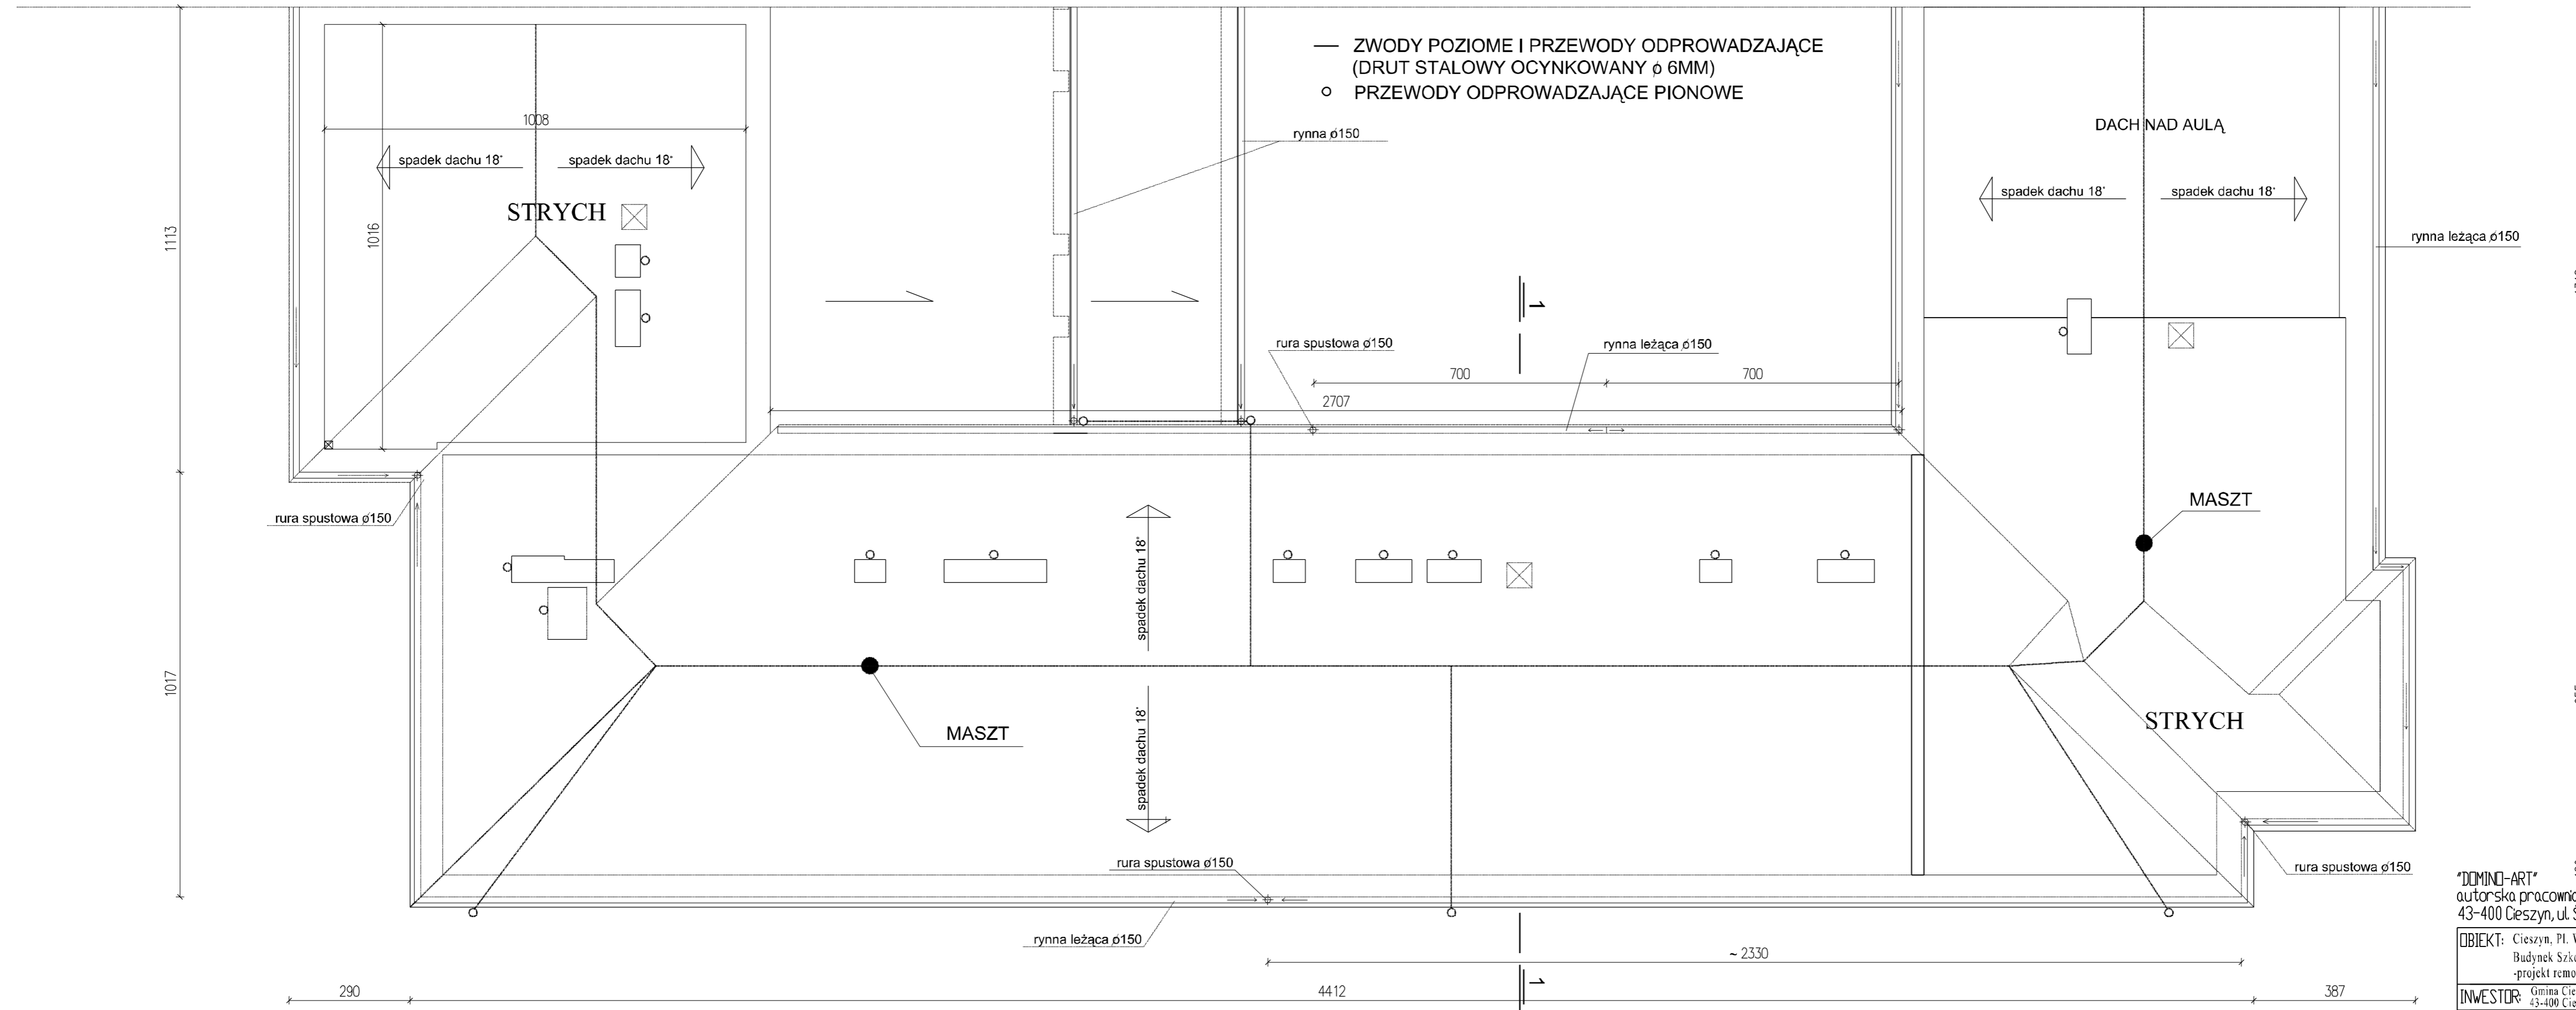

<p>"DOMINO-ART" autorska pracownia projektowa 43-400 Cieszyń, ul. Św. Jerzego 6</p>		<p>arch. Karol Tyrna Tel/Fax 33 852 11 70</p>	
<p>OBIEKT: Cieszyń, Pl. Wolności 7A - dz. nr 34/2, obr. 44 Budynek Szkoły Podstawowej nr 4 - -projekt remontu dachu</p>		<p>SYMBOL: DA/312</p>	
<p>INWESTOR: Gmina Cieszyń 43-400 Cieszyń, Rynek 1</p>		<p>SKALA: 1:100</p>	
<p>TREŚĆ: RZUT DACHU- SCHEMAT INSTALACJI ODGROMOWEJ</p>		<p>DATA: 05-2015</p>	
<p>AUTOR: mgr inż. arch. Karol Tyrna Upr. nr BPP 461/82</p>		<p>NR RYS: 4</p>	
<p>OPRACOWAŁ: techn. Rata Golec</p>			