

Wyciągi Ziemi Cieszyńska Spółka z o.o.
 ul. Mysłowska 4
 43-450 USTROJÓW
 DZIAŁ TECHNICZNY
 NA PLANIE NANIESIONO
 ORIENTACYJNY PRZEBIEG ISTNIEJĄCEJ SIECI
 WODOCIĄGOWEJ I KANALIZACyjNEJ
 W OKRĘGU GŁ. POSADONENIA
 ul. KANALIZACJA SANITARNA


PRZED PRZYCZĄSIENIEM DO ROBOT
 ZIEMNYCH NALEŻY WYKONAĆ WYKONANIE
 KONTROLNE W CELU LOKALNEGO
 WYTRASOWANIA SIECI WOD.-KANALIZACyjNEJ
 PRACĘ W POBLIŻU SIECI WOD.-KANALIZACyjNEJ
 PROWADZIC RĘCZNIE POD PŁYTKAMI
 NADZOREM PRACOWNIKÓW Z CENĄ
 - REJON SIECI W OKRĘGU GŁ. POSADONENIA
 W PRZYPADKU USZKODZENIA SIECI
 KAN. W.Z.O. SP. Z O.O. OBCH. ZA INWESTORAMI
 KOSZTAMI AWARII I FOMENTACyjNYMI.
 SKRZYŻOWANIA I ZBLIŻENIA SIECI
 WODOCIĄGOWEJ I KANALIZACyjNEJ BĘDĄCA
 W EKSPLOATACyjE WZCWINNY ODPOWIADAĆ
 WARUNKOM ZAWARTYM W POLSKIEJ NORMIE
 PN-92/B-01705 "INSTALACJE WODOCIĄGOWE.
 WYMAGANIA PRZY PROJEKTOWANIU",
 POLSKIEJ NORMIE PN-92/B-01707 "INSTALACJE
 KANALIZACyjNE WYMAGANIA PRZY PROJEKTOWANIU"
 ORAZ ZARZĄDZENIU MINISTRA ŁĄCZNOŚCI
 Z DNIA 02.09.1997 R. (MP NR 59, POZ. 597).

NINIEJSZE OPRAWCENIE
 uzgadnia się pozytywnie

Dr. Tenet zgodni ch. bet. w ciętych do obrębu podgórza

USTAWO 2013-12
 SPECJALISTA TECHNICZNY
mgr inż. Jerzy Kasprzak

HYDROEKO Jerzy Jarzab 43-400 Cieszyn, ul. Mostowa 1			
Projektował: mgr inż. J. Jarzab upr.nr 570/01 Kt	Inwestor: Zakład Gospodarki Komunalnej Sp.zo.o. ul. Słowicza 59, 43-400 Cieszyn		
Sprawdził: mgr inż. A. Jarzab upr.nr 359/01 Kt	Temat: Projekt budowlano-wykonawczy budowy i przebudowy sieci kanalizacji sanitarnej na osiedlu Podgórze w Cieszynie		
Tytuł rys.: Projekt zagospodarowania terenu			
Data: 04.2013	Nr zlec.:	Skala: 1:500	Nr rys.: 2

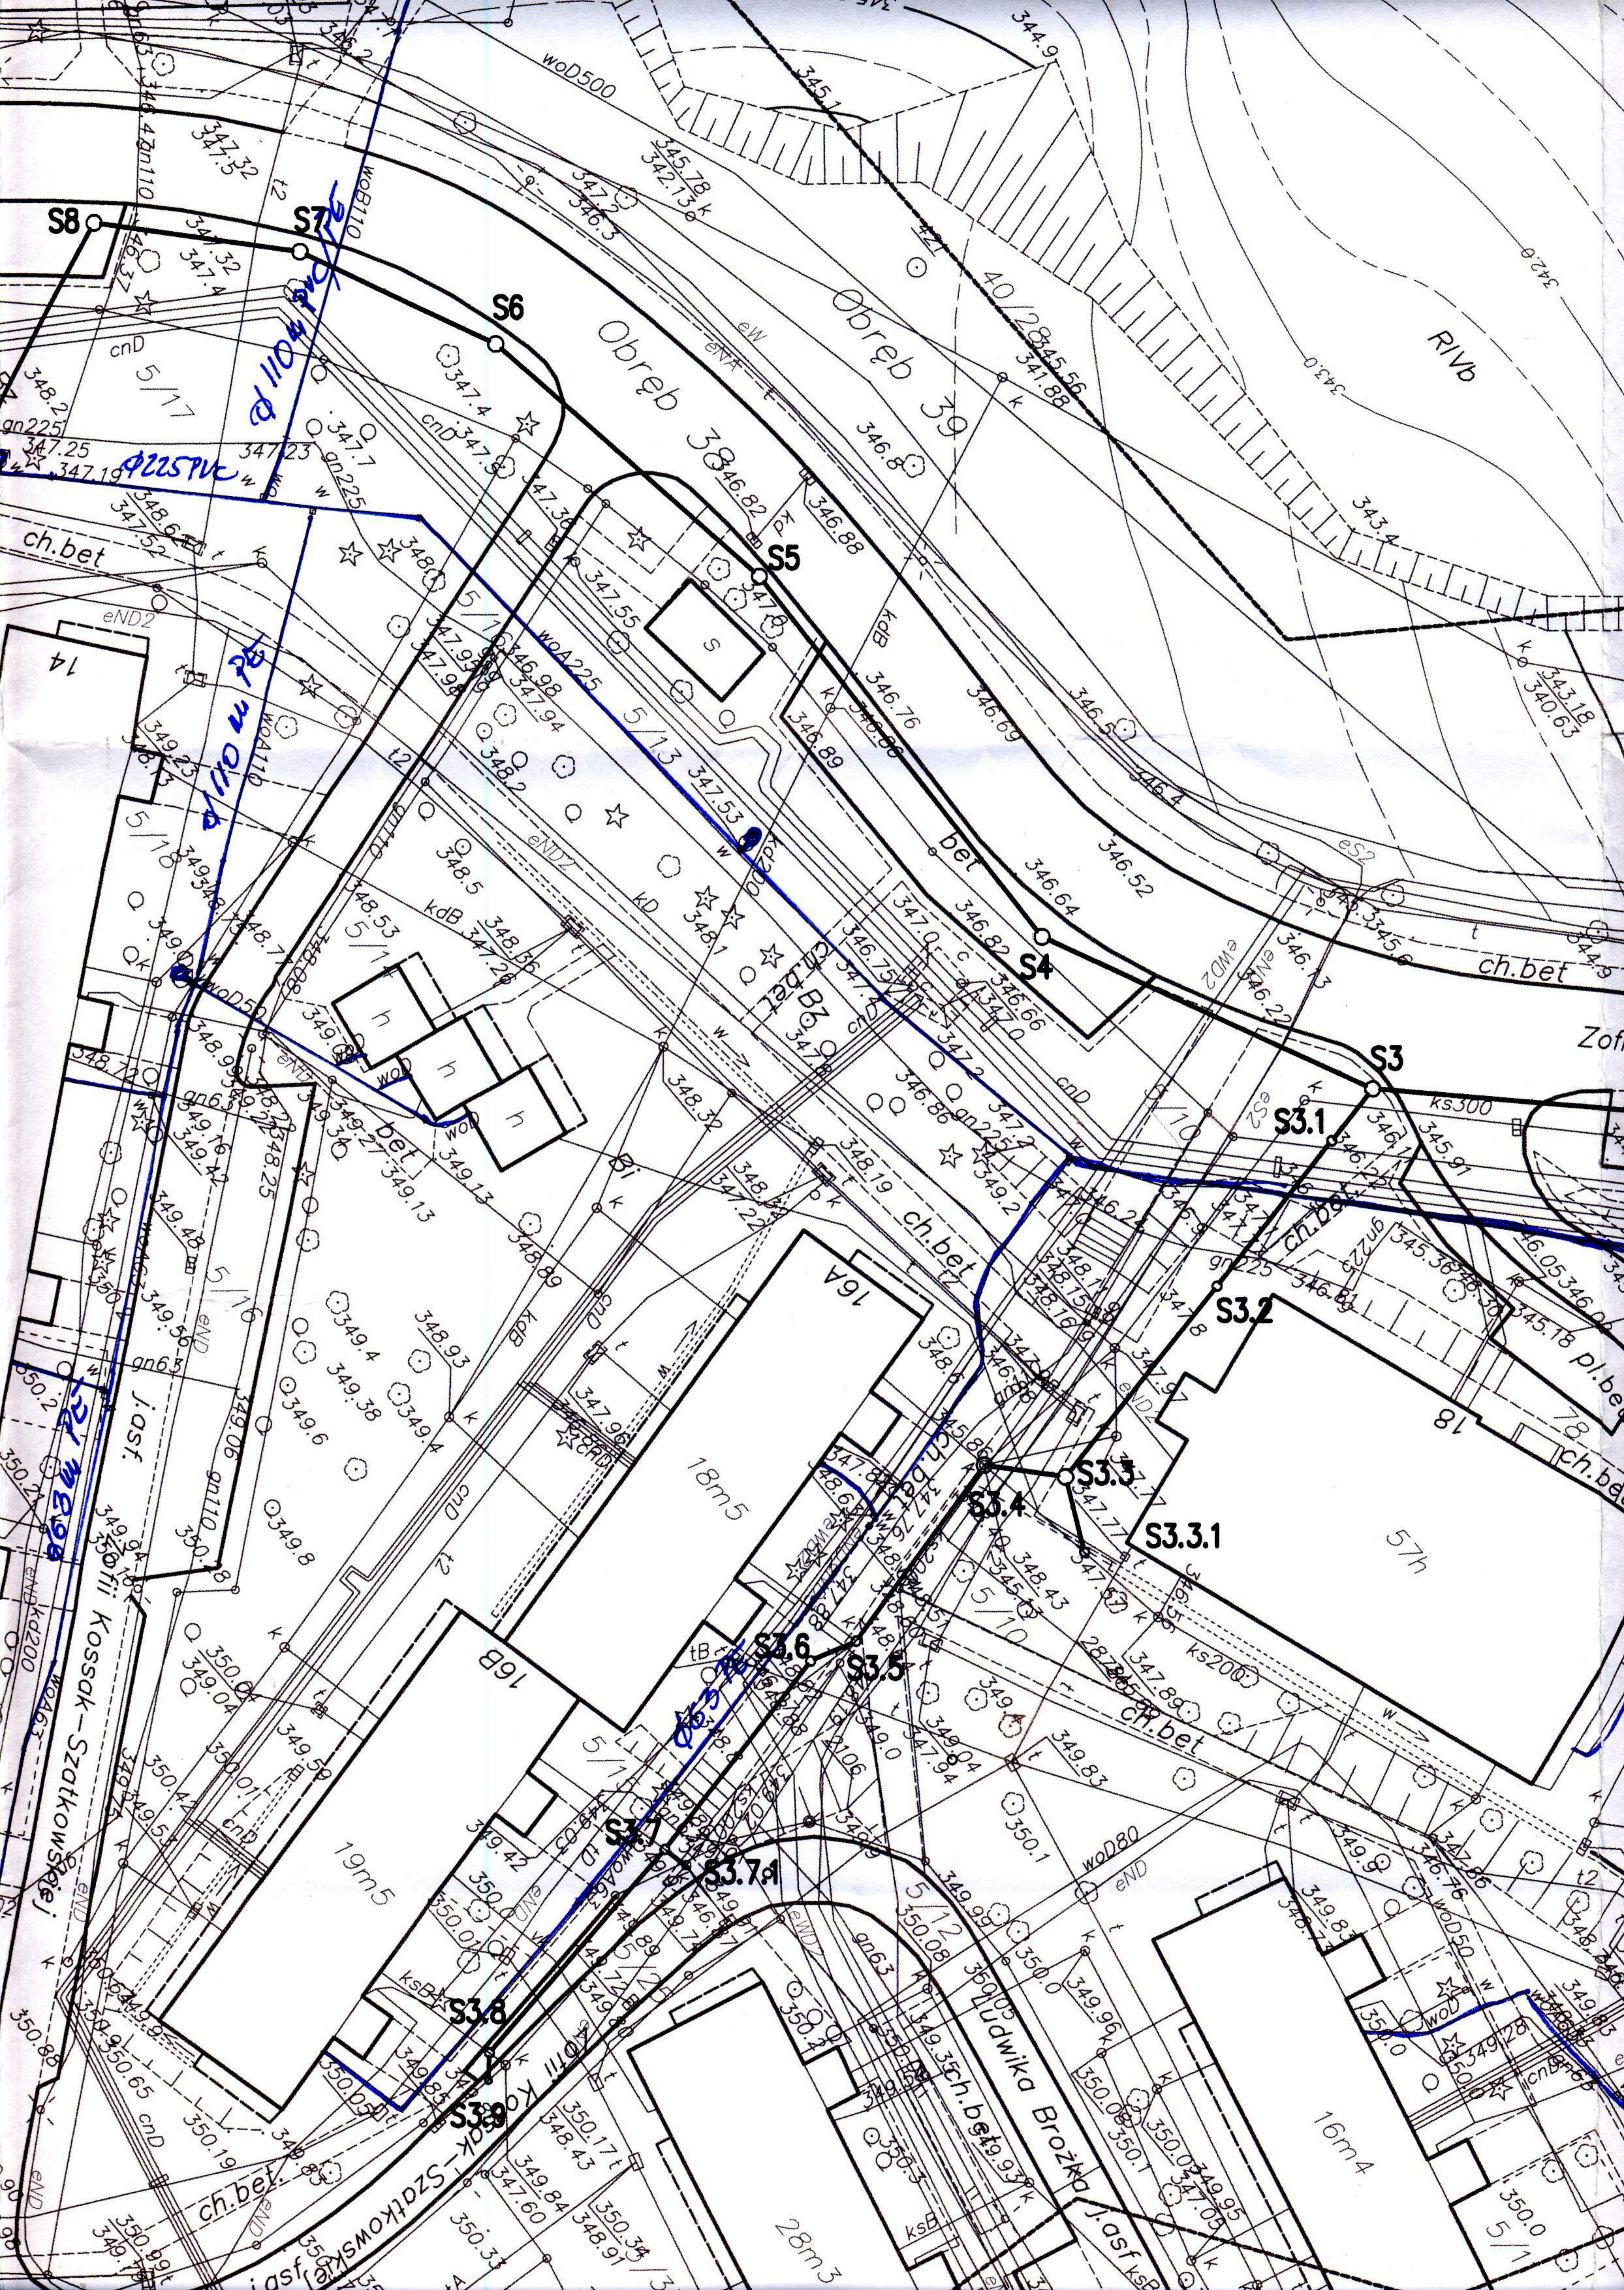

S8

S7

S6

S5

S3

S3.1

S3.2

S3.3

S3.3.1

S3.4

S3.5

S3.6

S3.7

S3.8

S3.9

1104/1104

1225/1225

Obreb

Obreb 39

RIVb

ch.bet

14

1225/1225

ch.bet

16A

18m5

16B

19m5

J.asf.

Kossak-Szatkowski

ch.bet

J.asf.

Kossak-Szatkowski

J.asf.

Kossak-Szatkowski

J.asf.

Kossak-Szatkowski

J.asf.

Kossak-Szatkowski

J.asf.

Kossak-Szatkowski

J.asf.

Kossak-Szatkowski

J.asf.


Kossak-Szatkowski

Ludwika Brozka

16m4

5/1

28m3

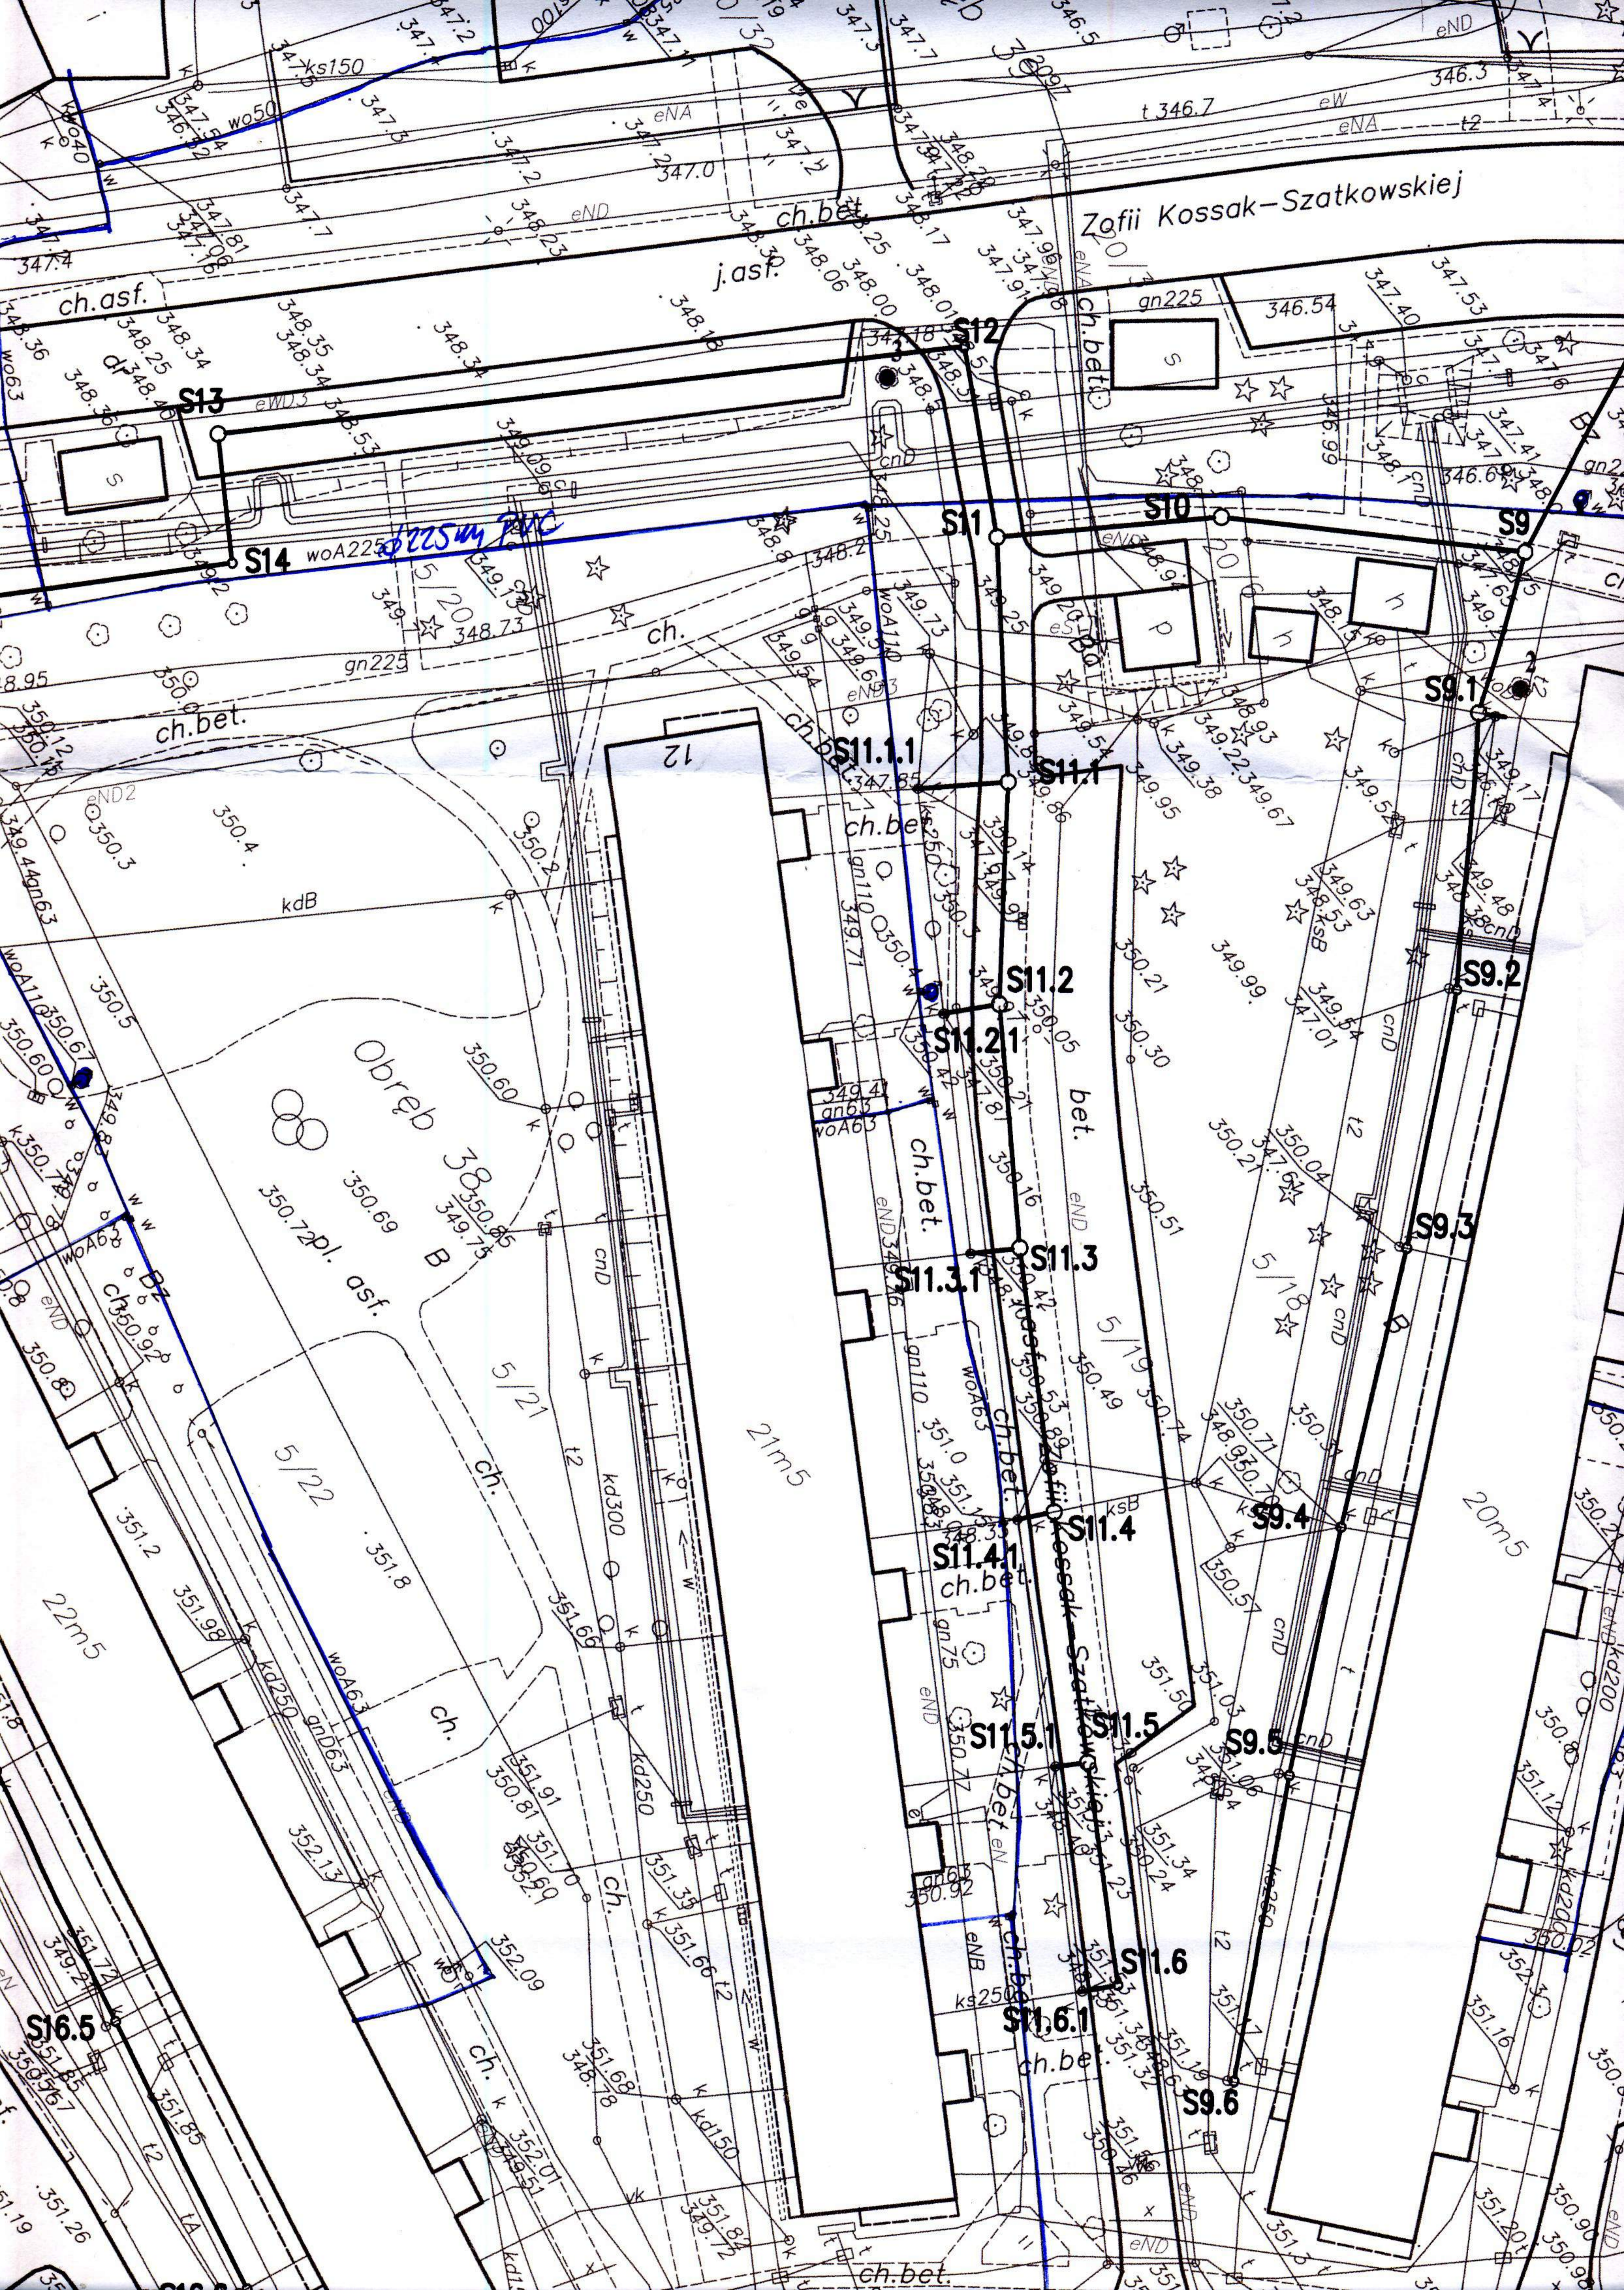

Zofii Kossak-Szatkowskiej

ch.asf.

ch.bet.
j.asf.

S13

S14

S11

S10

S9

ch.bet.

ch.

ch.bet.

S11.1.1

S11.1

S9.1

ch.bet.

S11.2

S11.2.1

S9.2

Obręb B

S11.3.1

S11.3

S9.3

ch.bet.

S11.4.1

S11.4

S9.4

350.79pl. asf.

ch.bet.

S11.5.1

S11.5

S9.5

22m5

21m5

20m5

S16.5


S11.6


S11.6.1

S9.6

351.19

ch.bet.

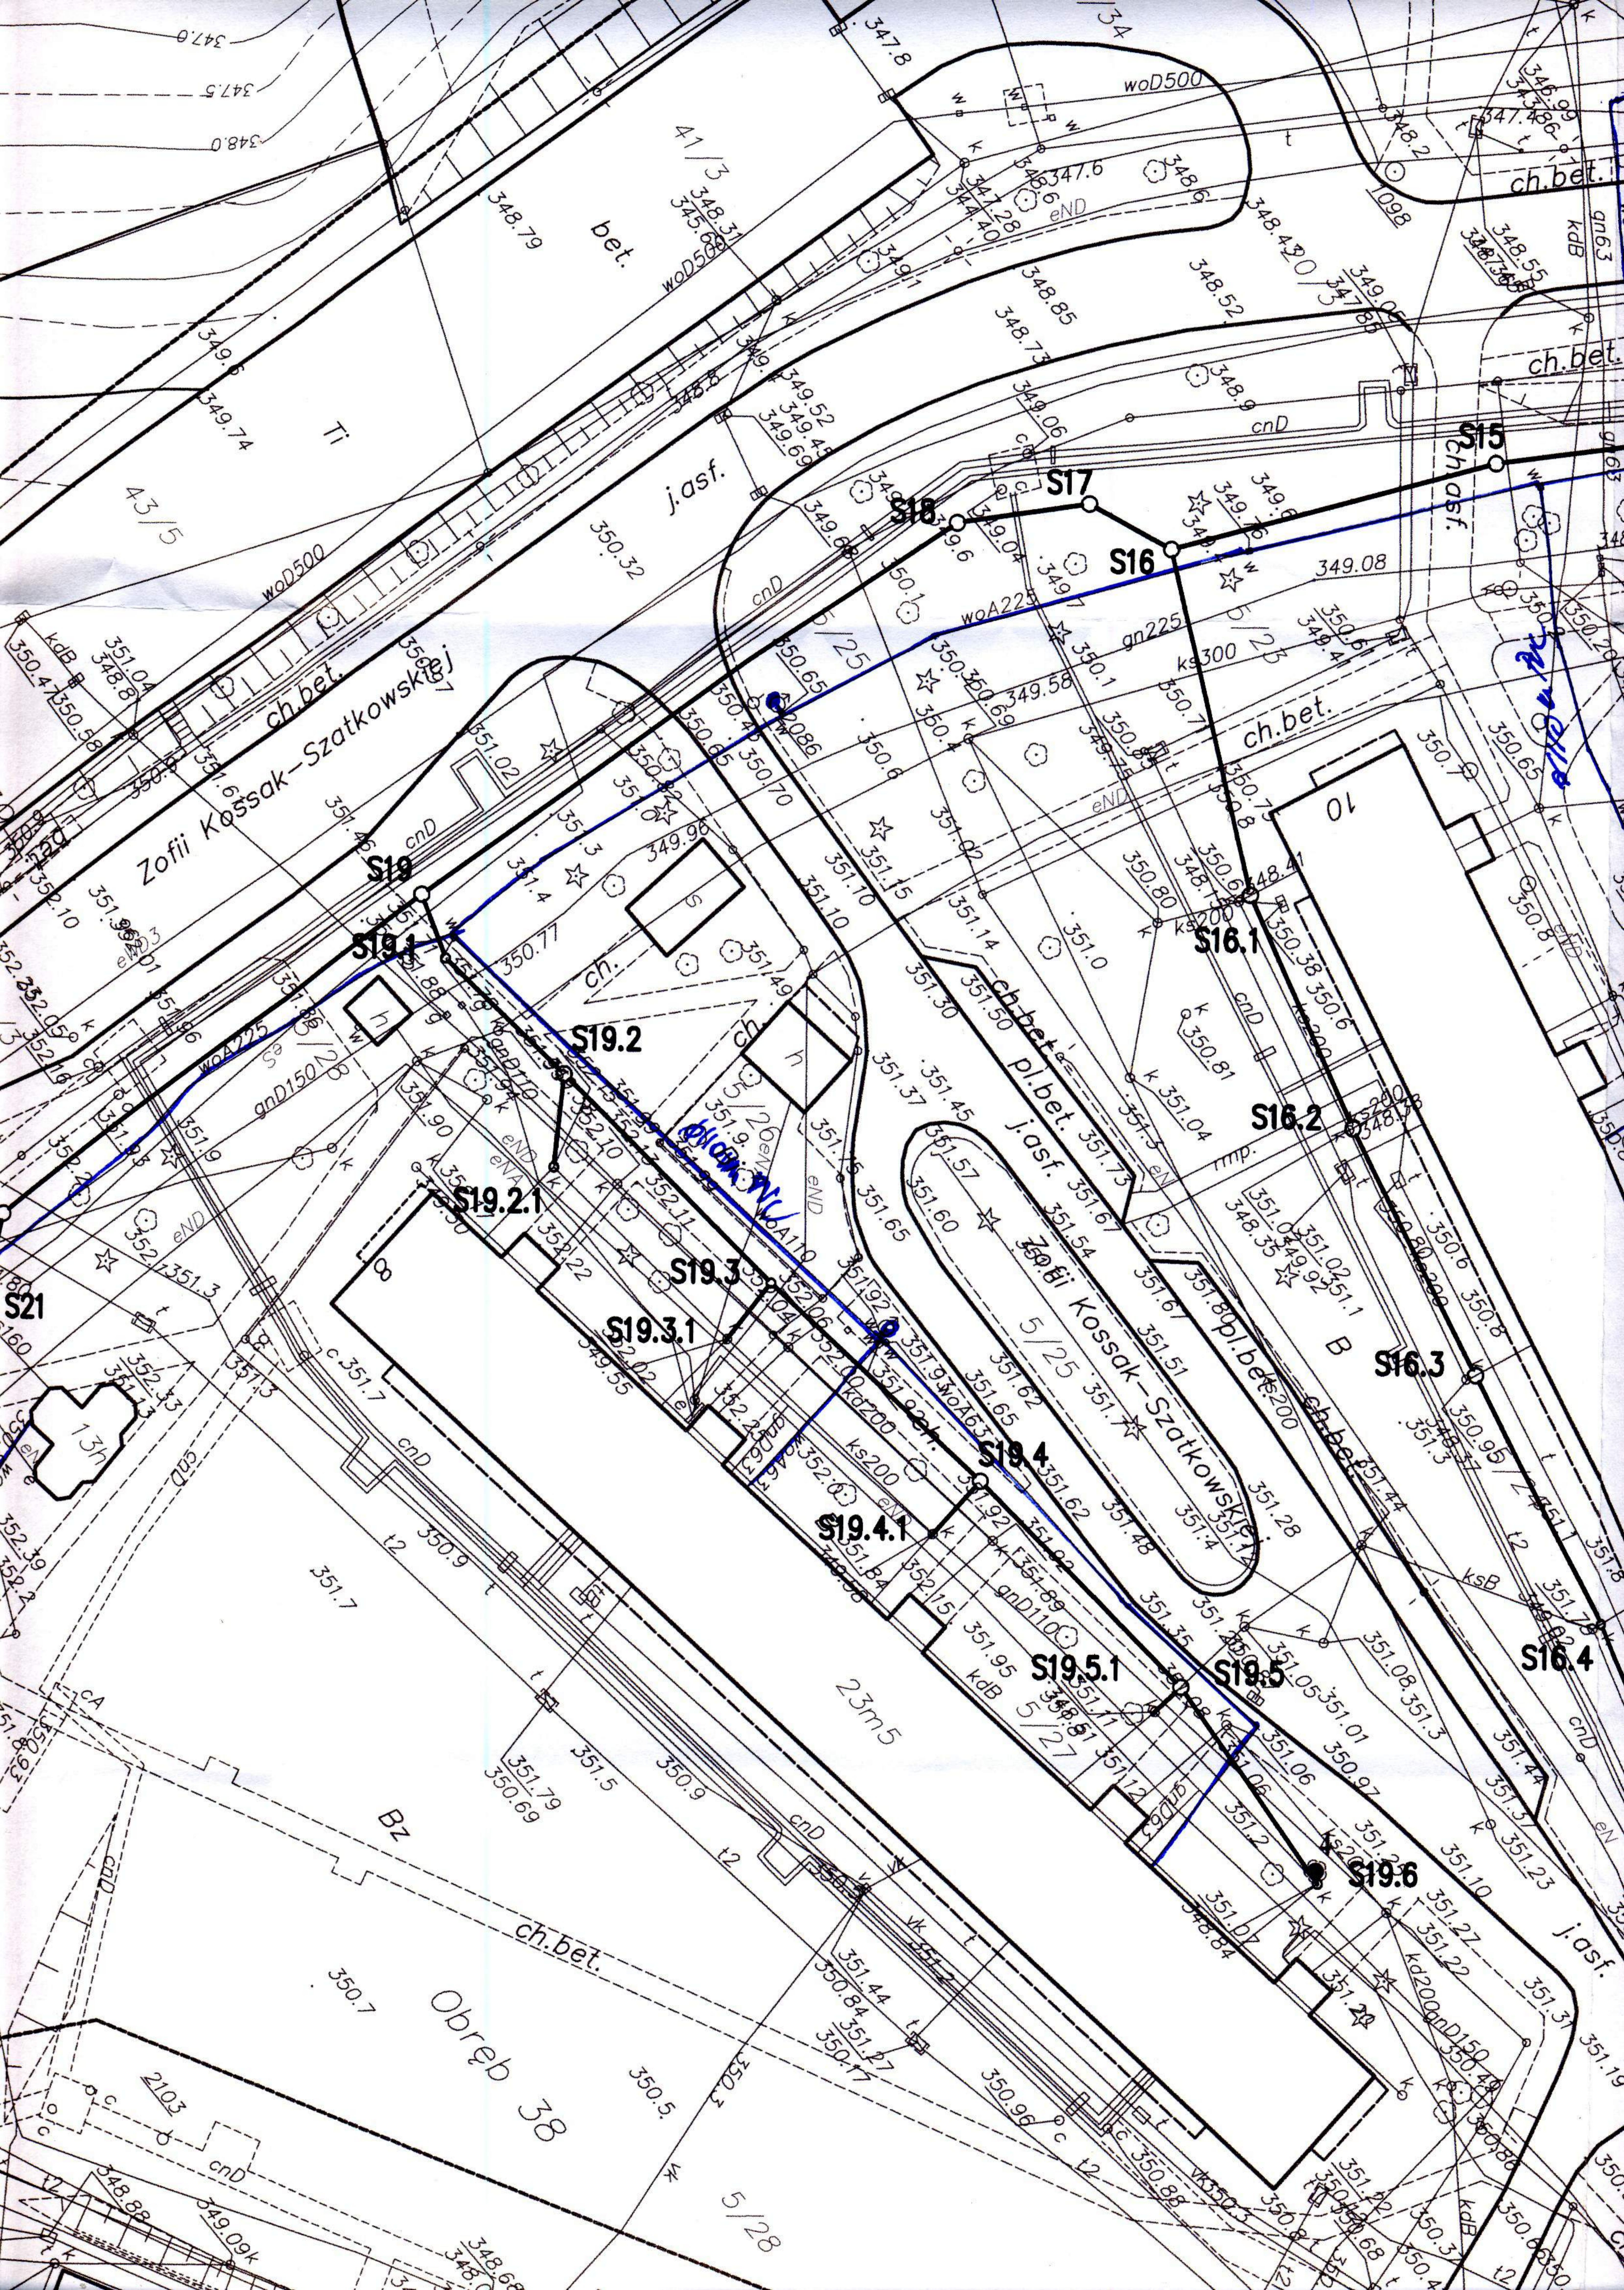

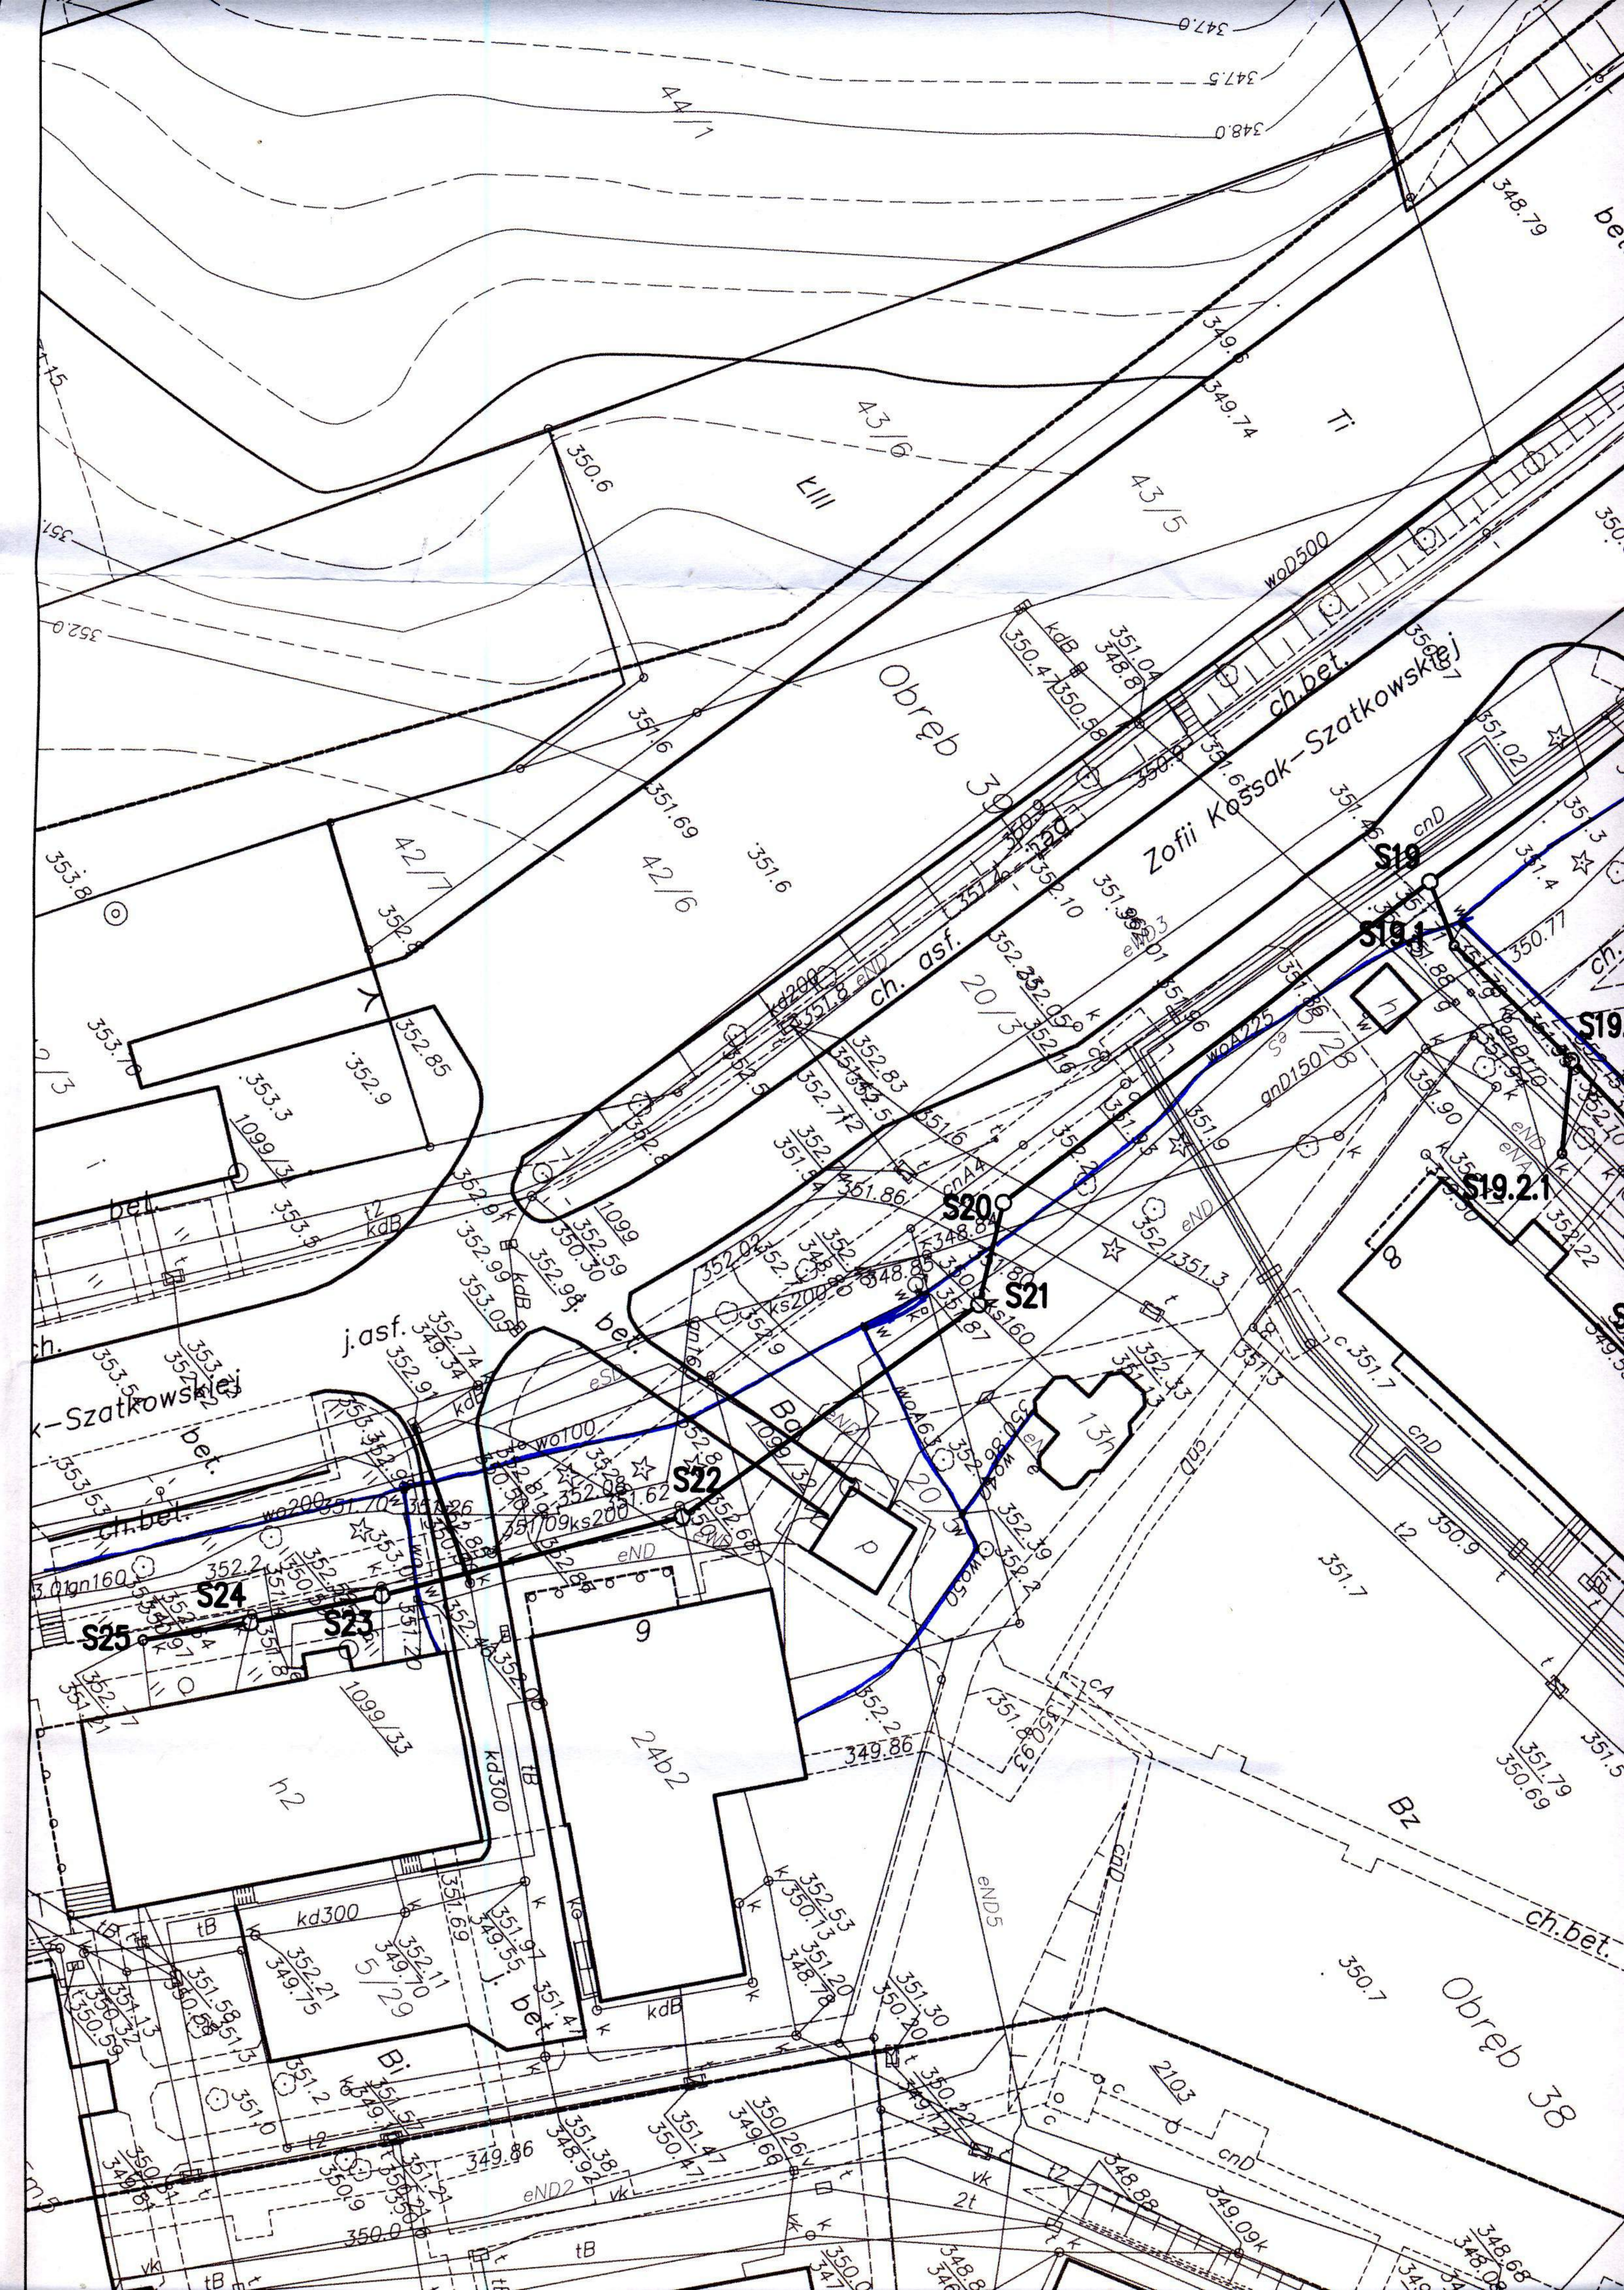

347.0
347.5
348.0

44/1

348.79
bet

349.5
349.74
Ti

43/6
LIII

43/5

wod500

Obręb 38

kdB
350.4
350.58

351.04
348.8
ch. bet.

Zofii Kossak-Szatkowskiej

352.0
351.9

350.6

351.6
351.69
42/6

351.6
42/7

353.8

352.8

352.85
352.9
1099/3

353.0

bet.

j.asf.

k-Szatkowskiej

S20

S21

S22

S24

S23

S25

Bo

13h

2Ab2

Bz

Obręb 38

h2

kd300

352.21
349.75

Bi

351.2
349.54

tB

351.38
348.92

2103

349.09k

348.68
348.08

349.54