

LEGENDA:


- proj. kanalizacja sanitarna
- ks — istn. kanalizacja sanitarna
- kd — istn. kanalizacja deszczowa
- w — istn. wodociąg
- g — istn. gazociąg
- t — istn. kabel teletechniczny
- eWN — istn. kabel eWN
- eNN — istn. kabel eNN
- CO — istn. sieć CO
- granica oddziaływania


Uzgodniono w Operacyjnej Utrzymanie Sieci i Usług w Katowicach. O terminie rozpoczęcia prac należy powiadomić TP SA, celem prowadzenia specjalistycznego nadzoru. Przed przystąpieniem do robót ziemnych należy wykonać przekopy kontrolne. Wszelkie prace ziemne w pobliżu urządzeń teletechnicznych należy wykonywać pod nadzorem uprawnionego pracownika na warunkach odpłatnych. Miejsca kolizji z urządzeniami teletechnicznymi należy zabezpieczyć zgodnie z warunkami technicznymi wydanymi przez OUSIU w Katowicach w oparciu o obowiązujące przepisy i normy TP SA. Uzgodnienie ważność 12 miesięcy.

4957/13

25.11.2013

Katowice, dn.   
 Podpis 

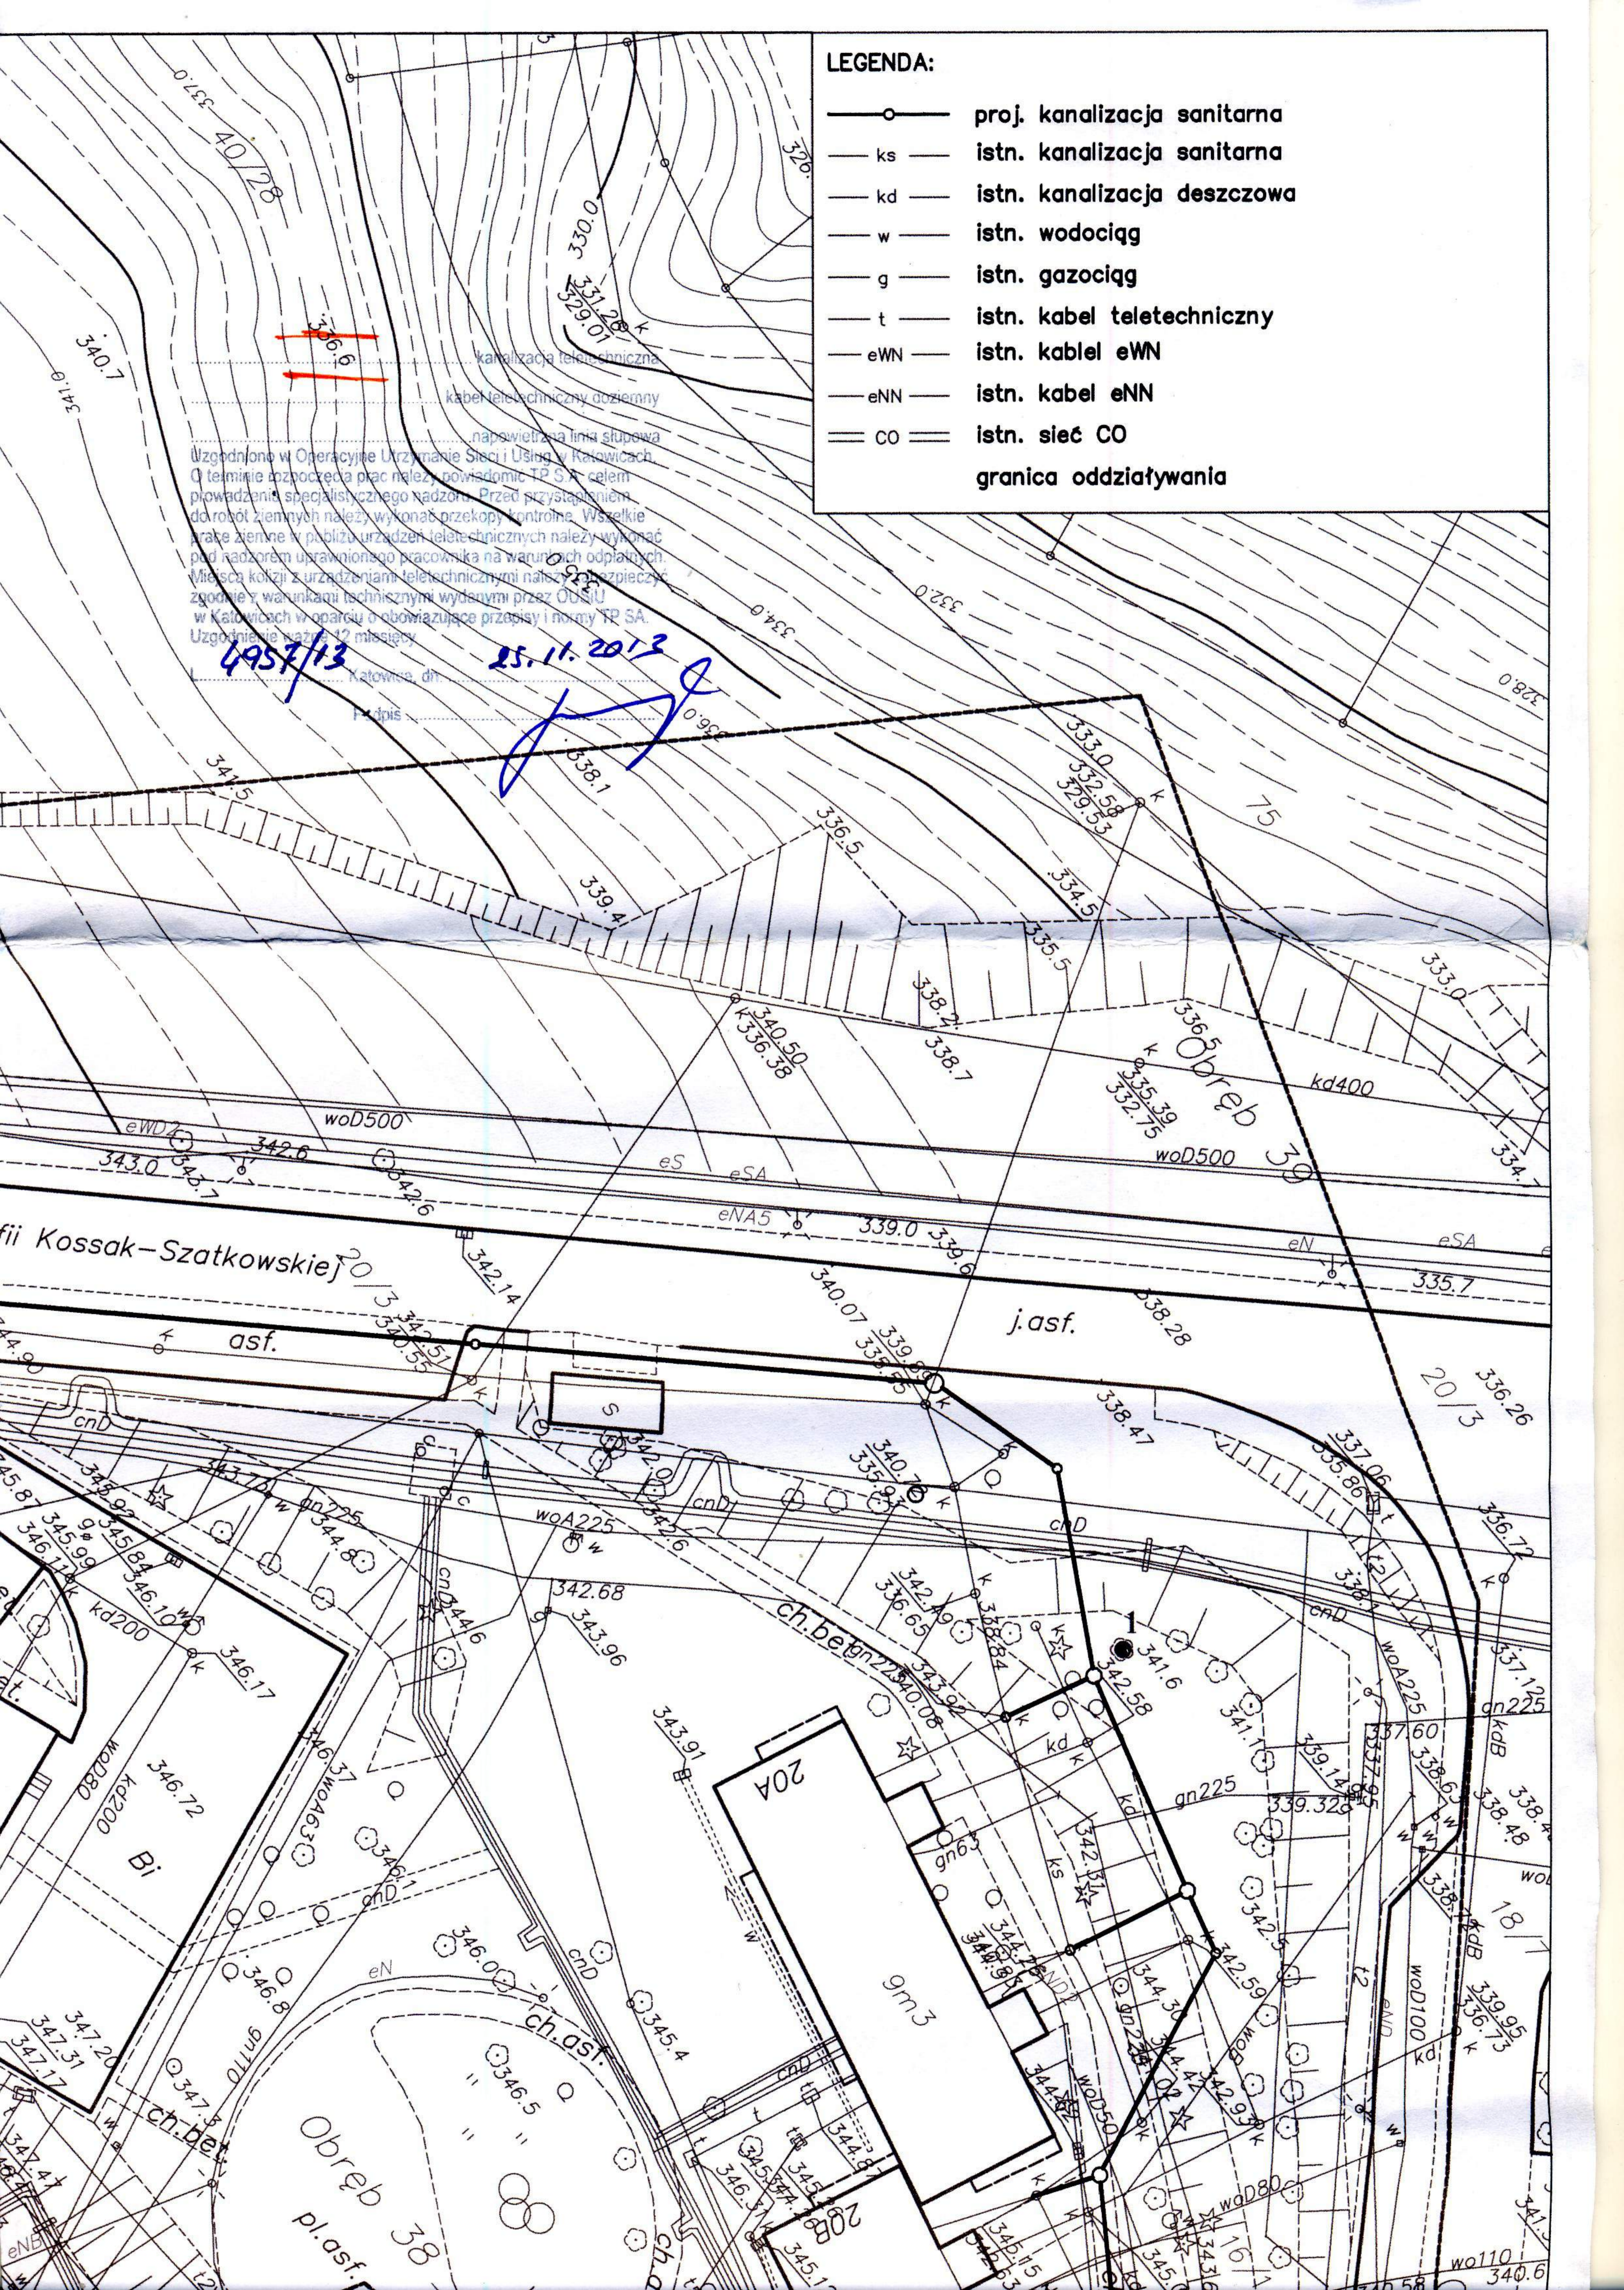

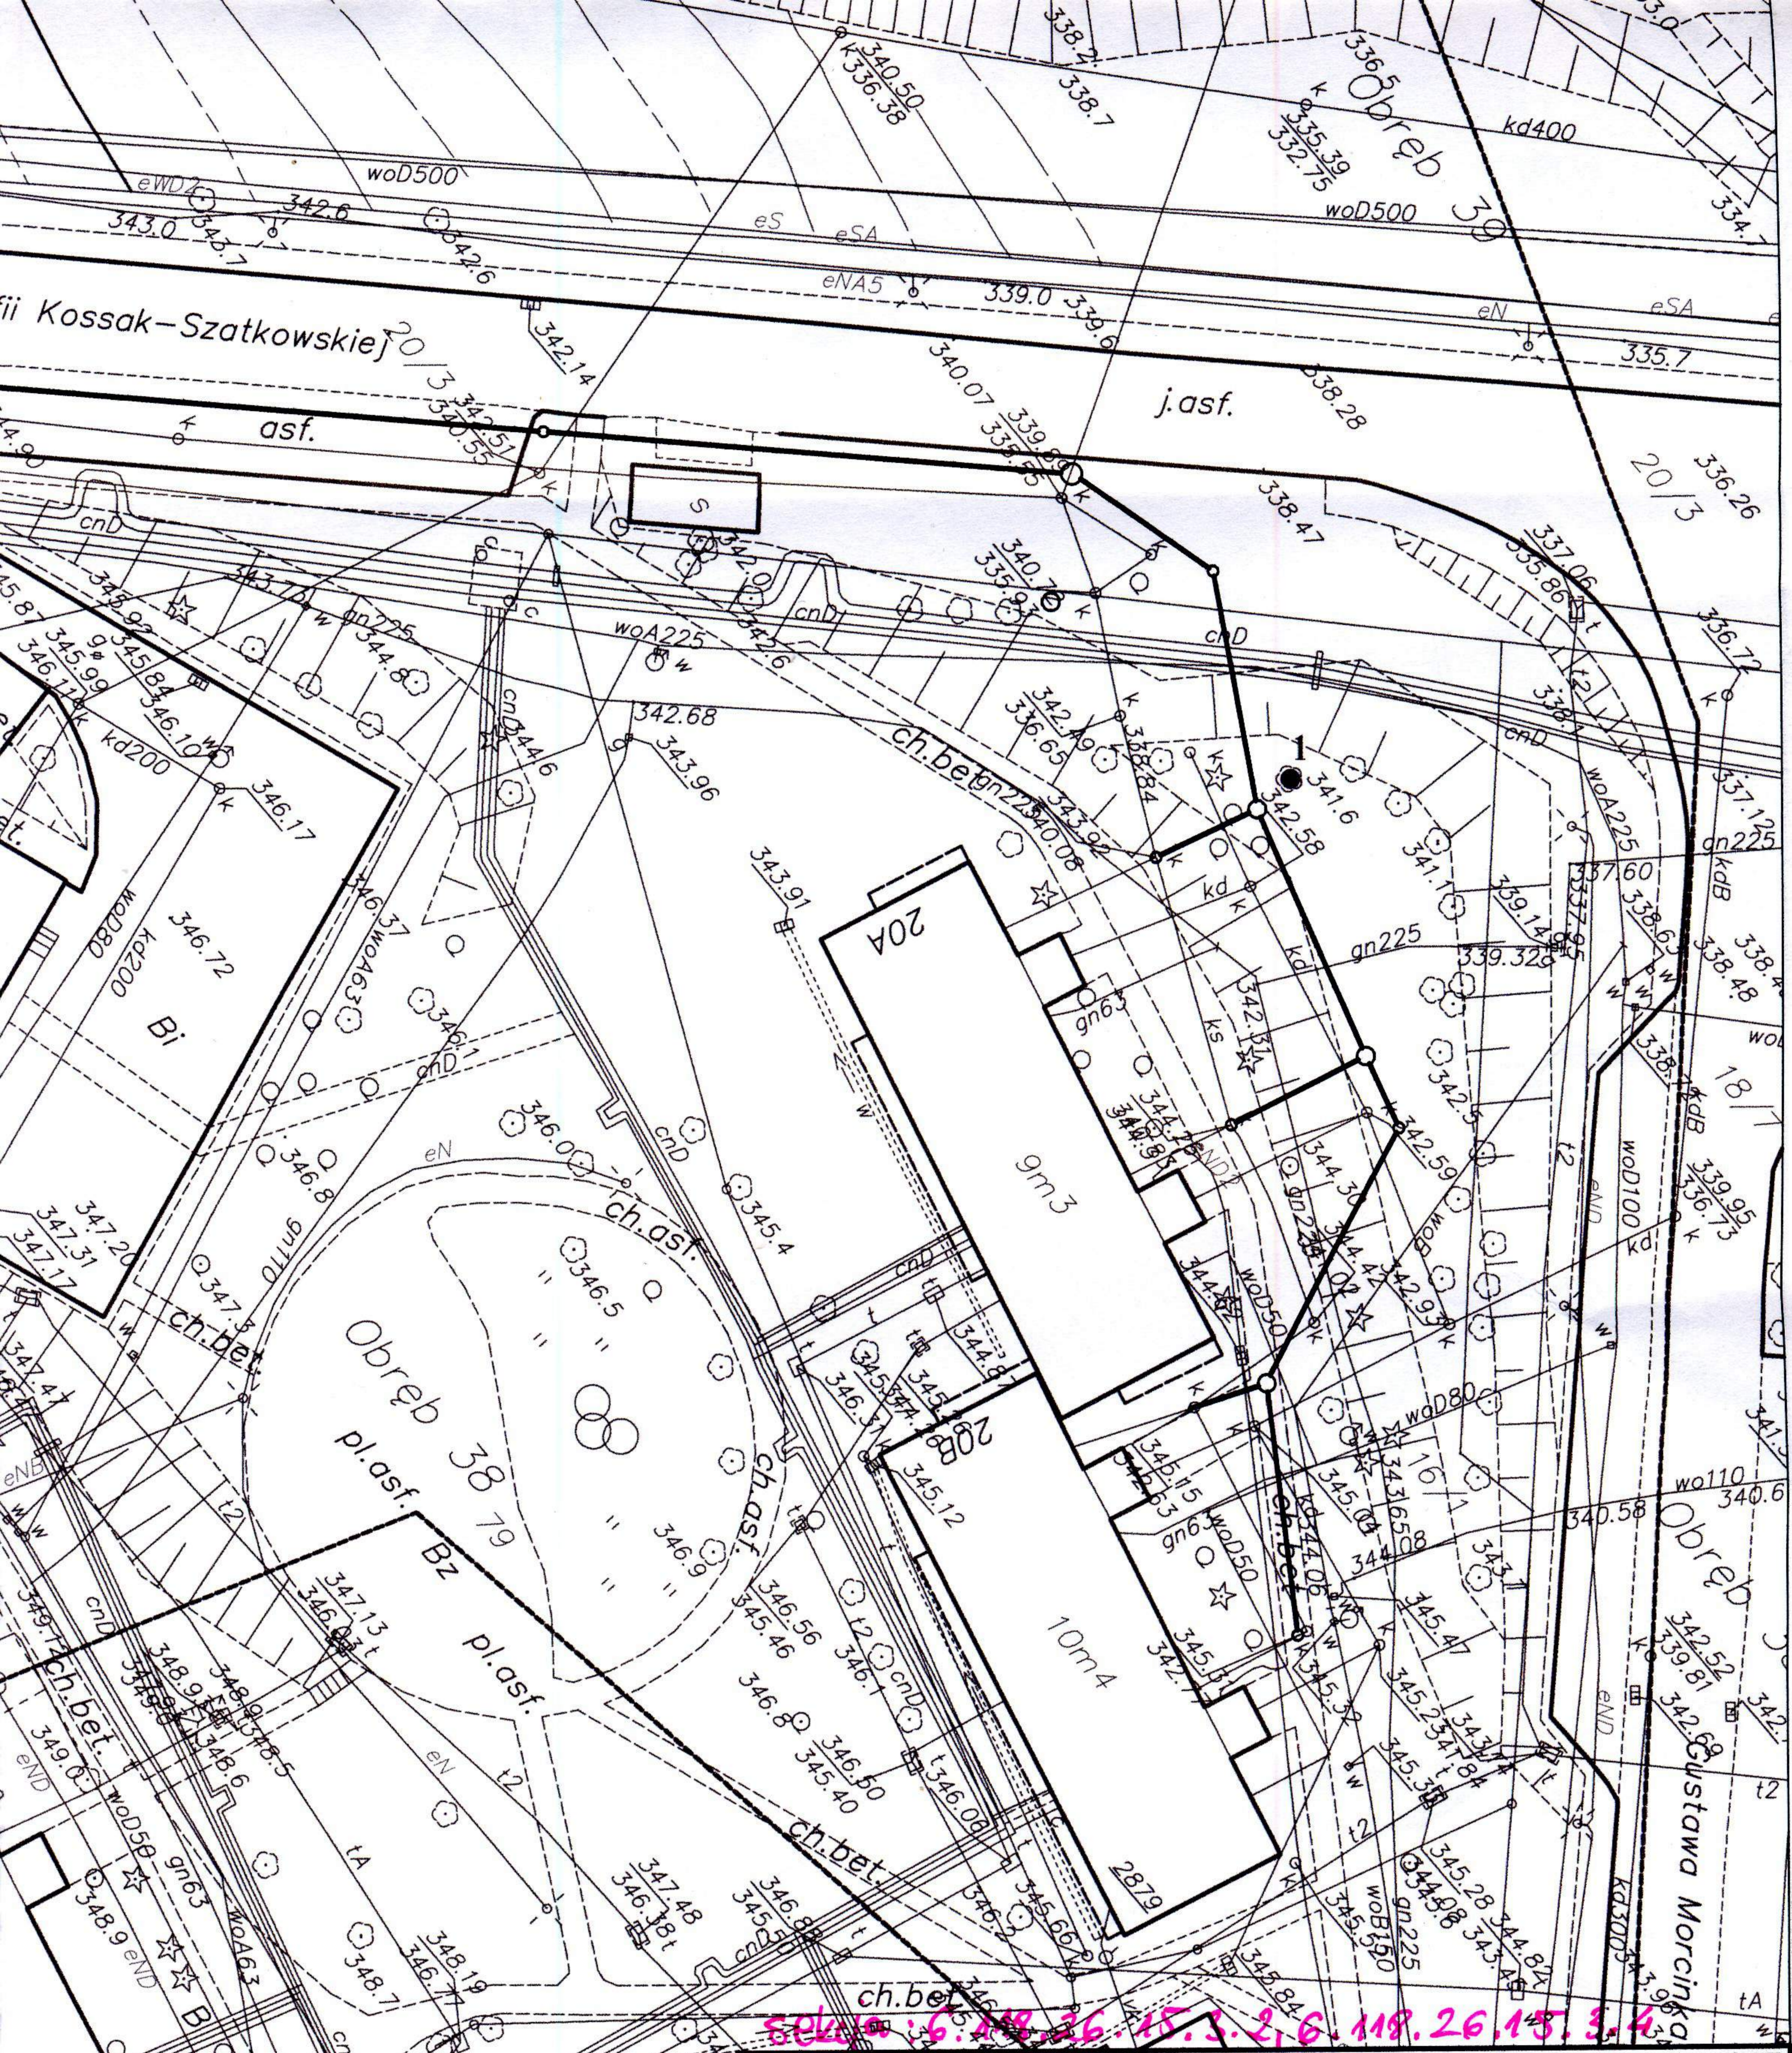

skala: 6.48.36.15.3.2.6.118.26.15.3.4

<b>HYDROEKO Jerzy Jarzab</b> 43-400 Cieszyn, ul. Mostowa 1			
Projektował: mgr inż. J. Jarzab upr.nr 570/01 Kt	Inwestor: Zakład Gospodarki Komunalnej Sp.zo.o. ul. Słowicza 59, 43-400 Cieszyn		
Sprawił: mgr inż. A. Jarzab upr.nr 359/01 Kt	Temat: Projekt budowlano-wykonawczy budowy i przebudowy sieci kanalizacji sanitarnej na osiedlu Podgórze w Cieszynie		
Tytuł rys.: <b>Projekt zagospodarowania terenu</b>			
Data: 04.2013	Nr zlec.:	Skala: 1:500	Nr rys.: <b>2</b>



Obreb 39

Obreb 39

RiVb

ch.bet

14

18m5

164

18

57h

16B

19m5

16A

28m3

16m4

11


ch.bet

j.asf


Kossak-Szatkowski

Ludwika Brożna

J.asf ksB

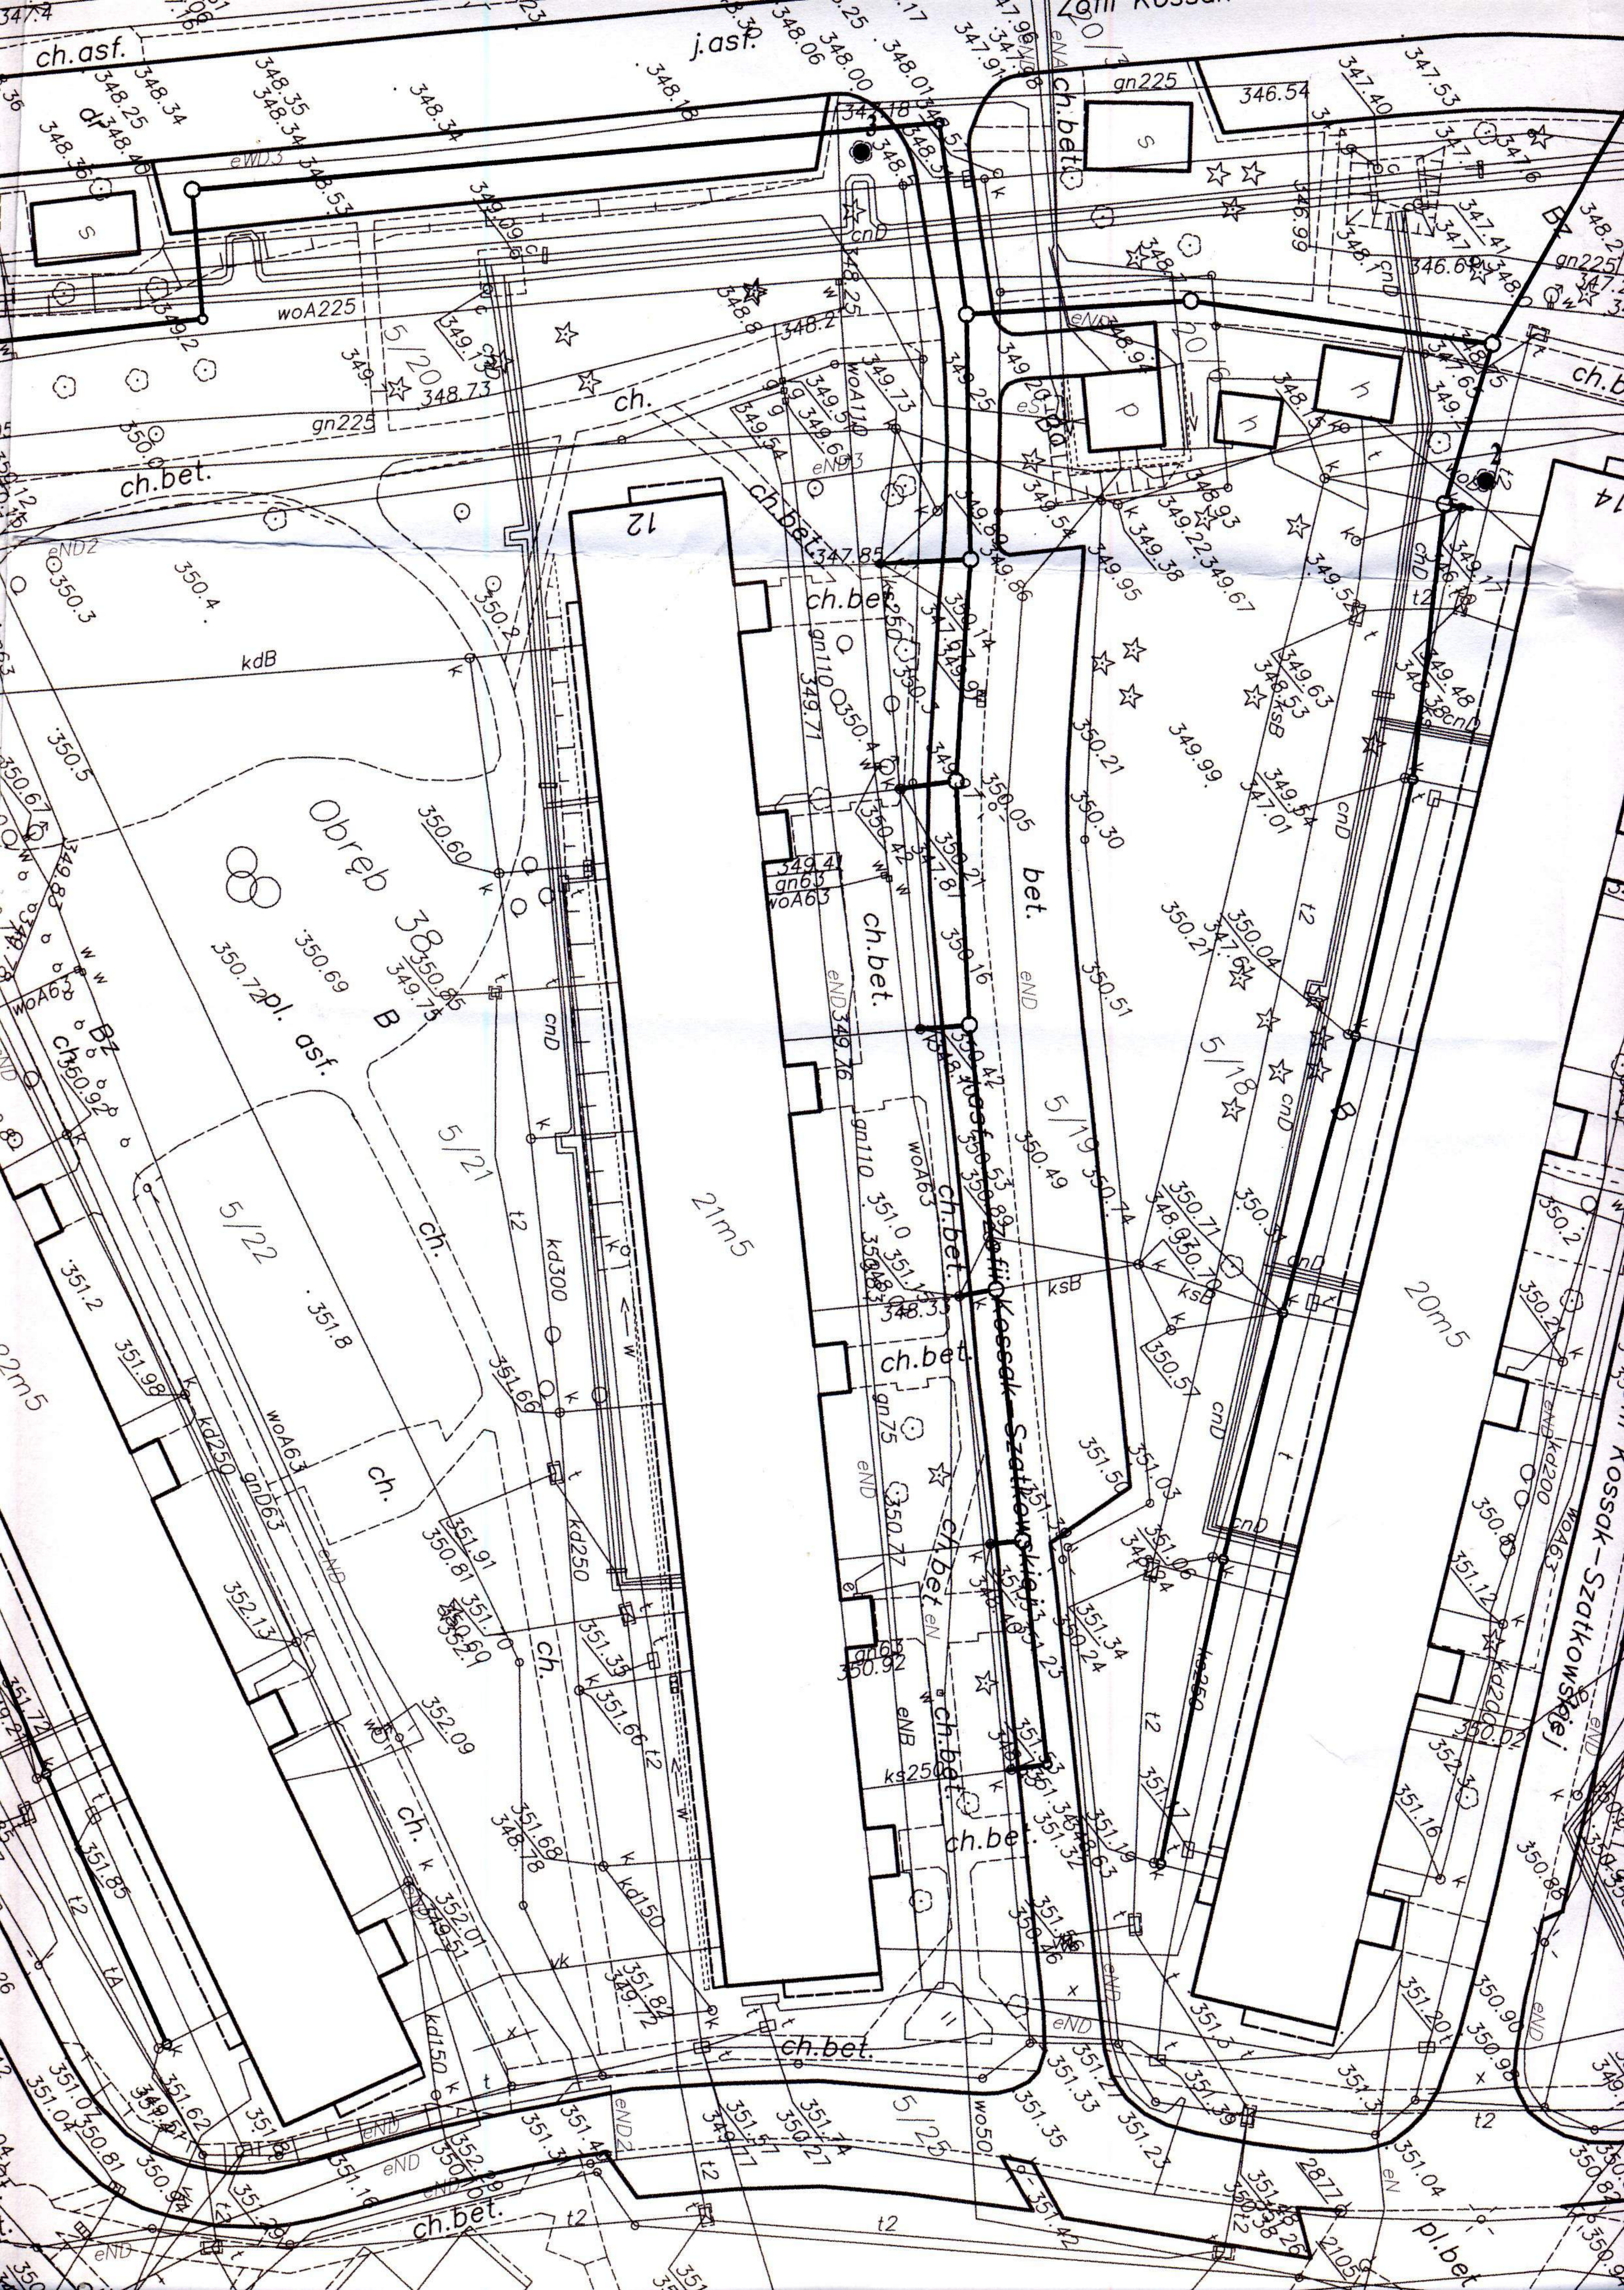



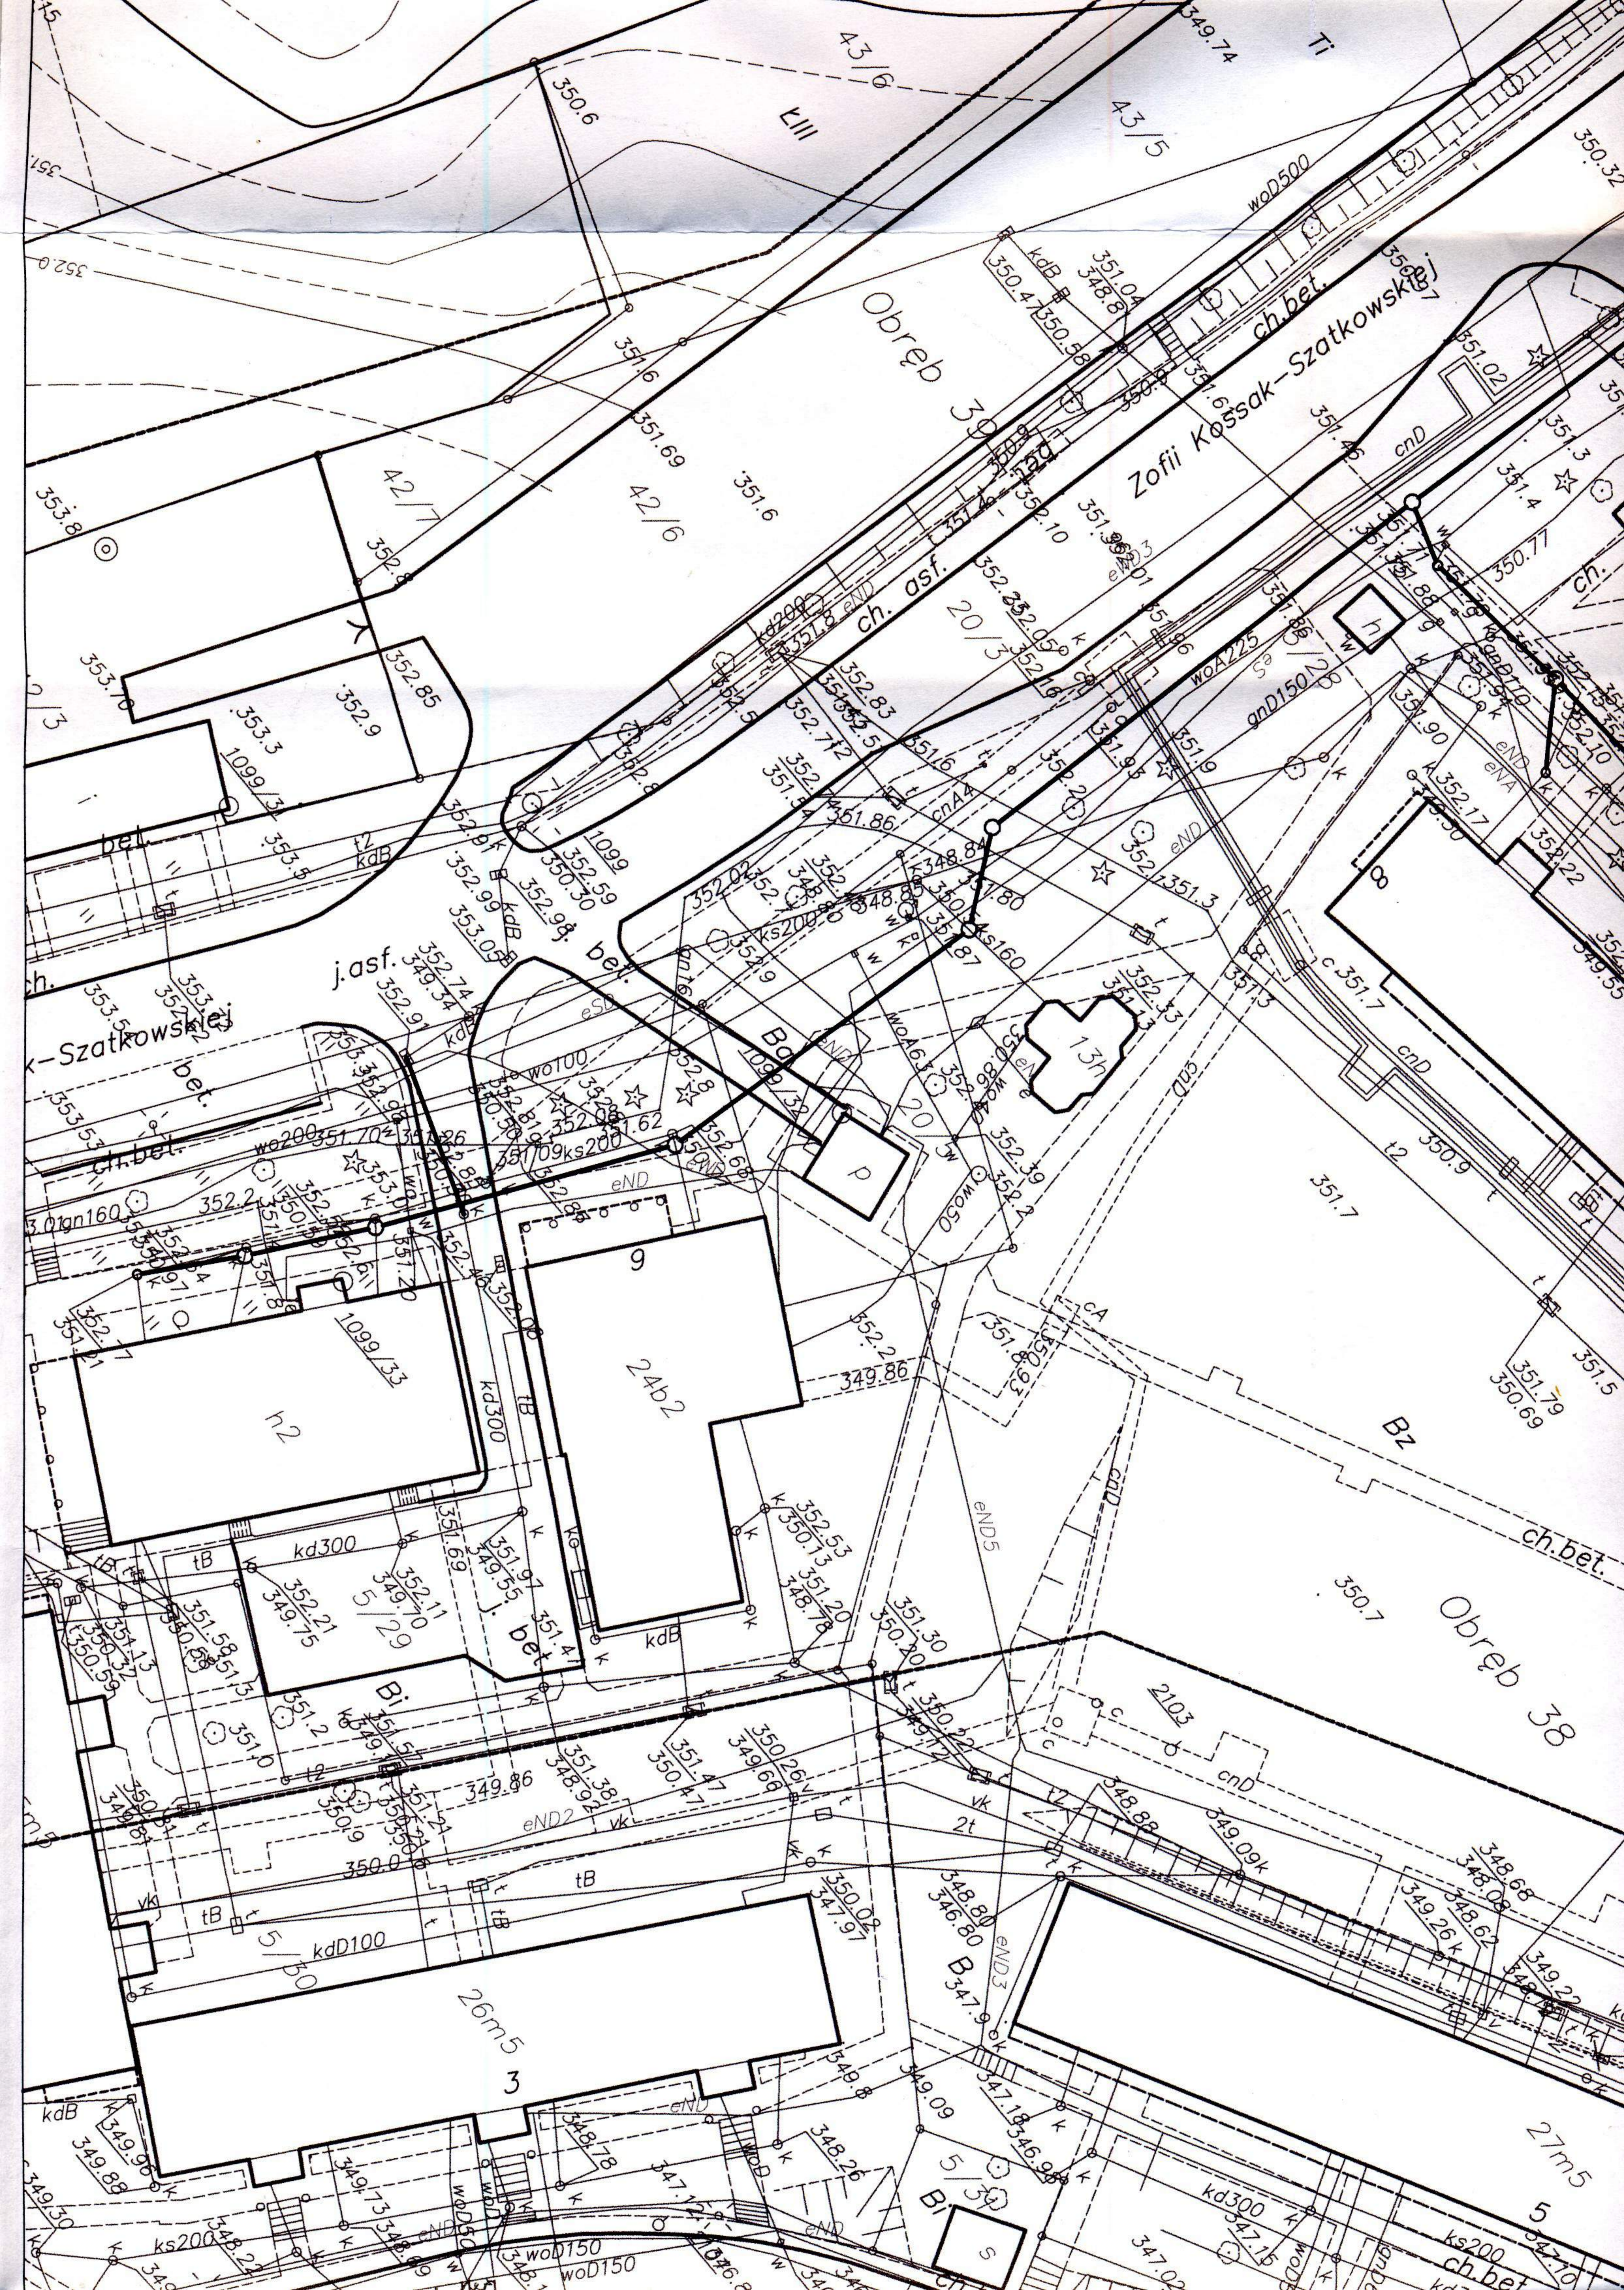

Obřeb 30

Zofii Kossak-Szatkowskiej

Szatkowskiej

Obřeb 38

24b2

26m5 3

27m5 5

