


- LEGENDA:**
- proj. kanalizacja sanitarna
 - istn. kanalizacja sanitarna
 - proj. kanalizacja deszczowa
 - istn. kanalizacja deszczowa
 - istn. wodociąg
 - istn. gazociąg
 - istn. kabel teletechniczny
 - istn. kabel eWN
 - istn. sieć CO
 - złwentoryzowane drzewa

STAROSTA CIESZYŃSKI
 BECZYJA NR. 556
 ZDZIAŁ NR. 16
 ZNAK SPRAWY: W. 50. 16. 204
ZATWIERDZA PROJEKT BUDOWLANY

3 HP. Starosty
Janusz Stasiak
 Naczelnik
 Wydział Architektury Urbanistycznej

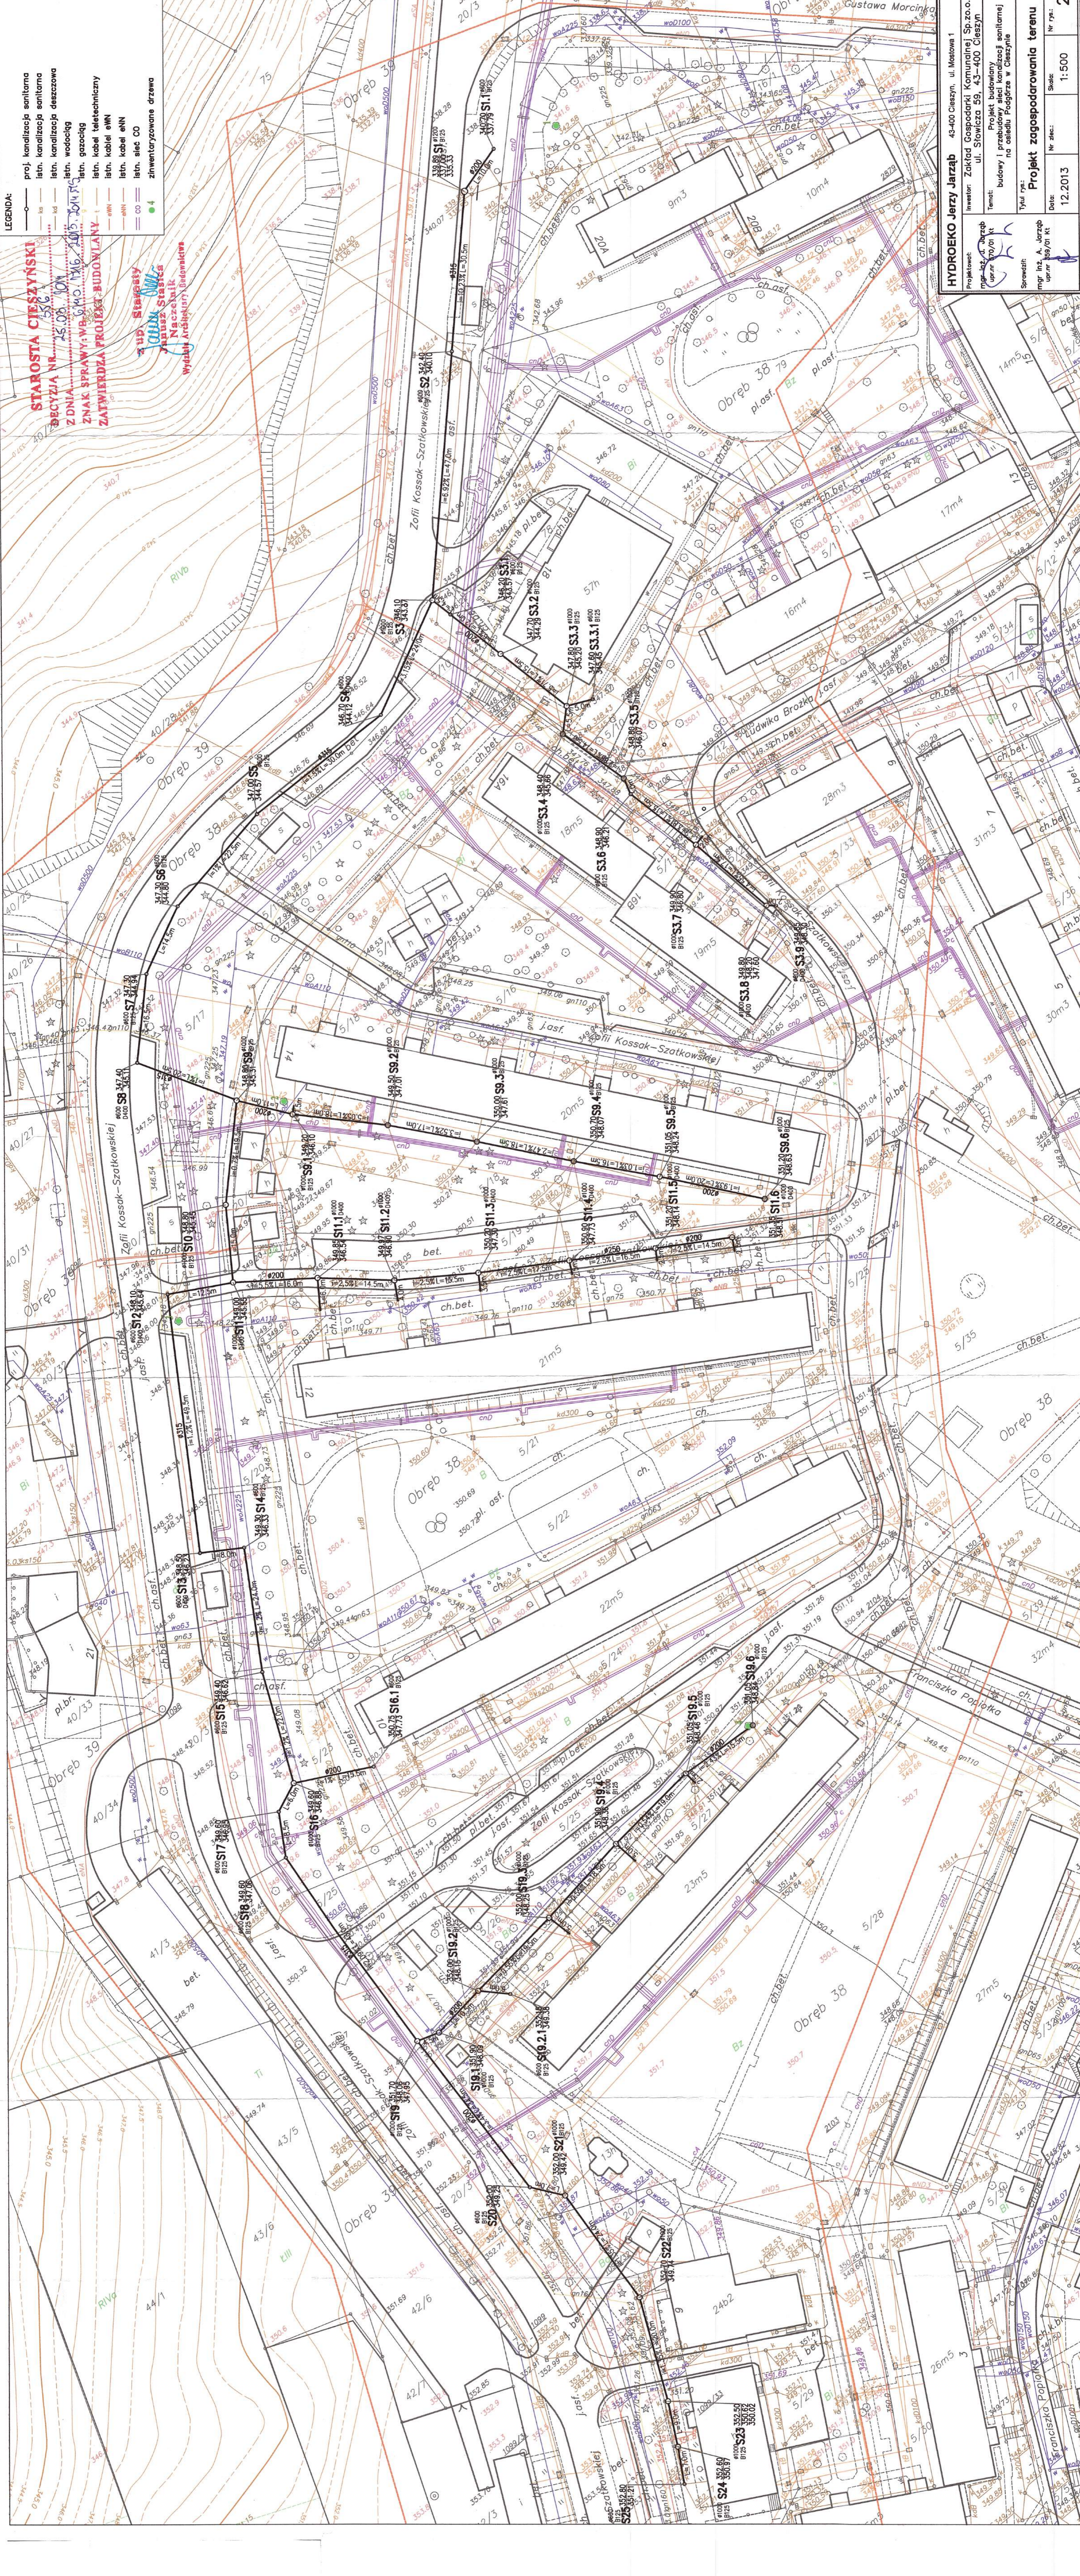

HYDROEKO Jerzy Jarzab 43-400 Cieszyń, ul. Mestowa 1

Investor: Zakład Gospodarki Komunalnej Sp. z o.o.
 ul. Stowicza 25, 43-400 Cieszyń

Temat: Projekt budowlany
 budowy i przebudowy kanalizacji sanitarnej
 na osiedlu Progrza w Cieszyń

Tytuł rys.: mgr inż. A. Jarzab
 upr. nr. 89,01 K

Data: 12.2013

Skala: 1:500

Nr. rys.: 2