


SKALA: 1:10 000

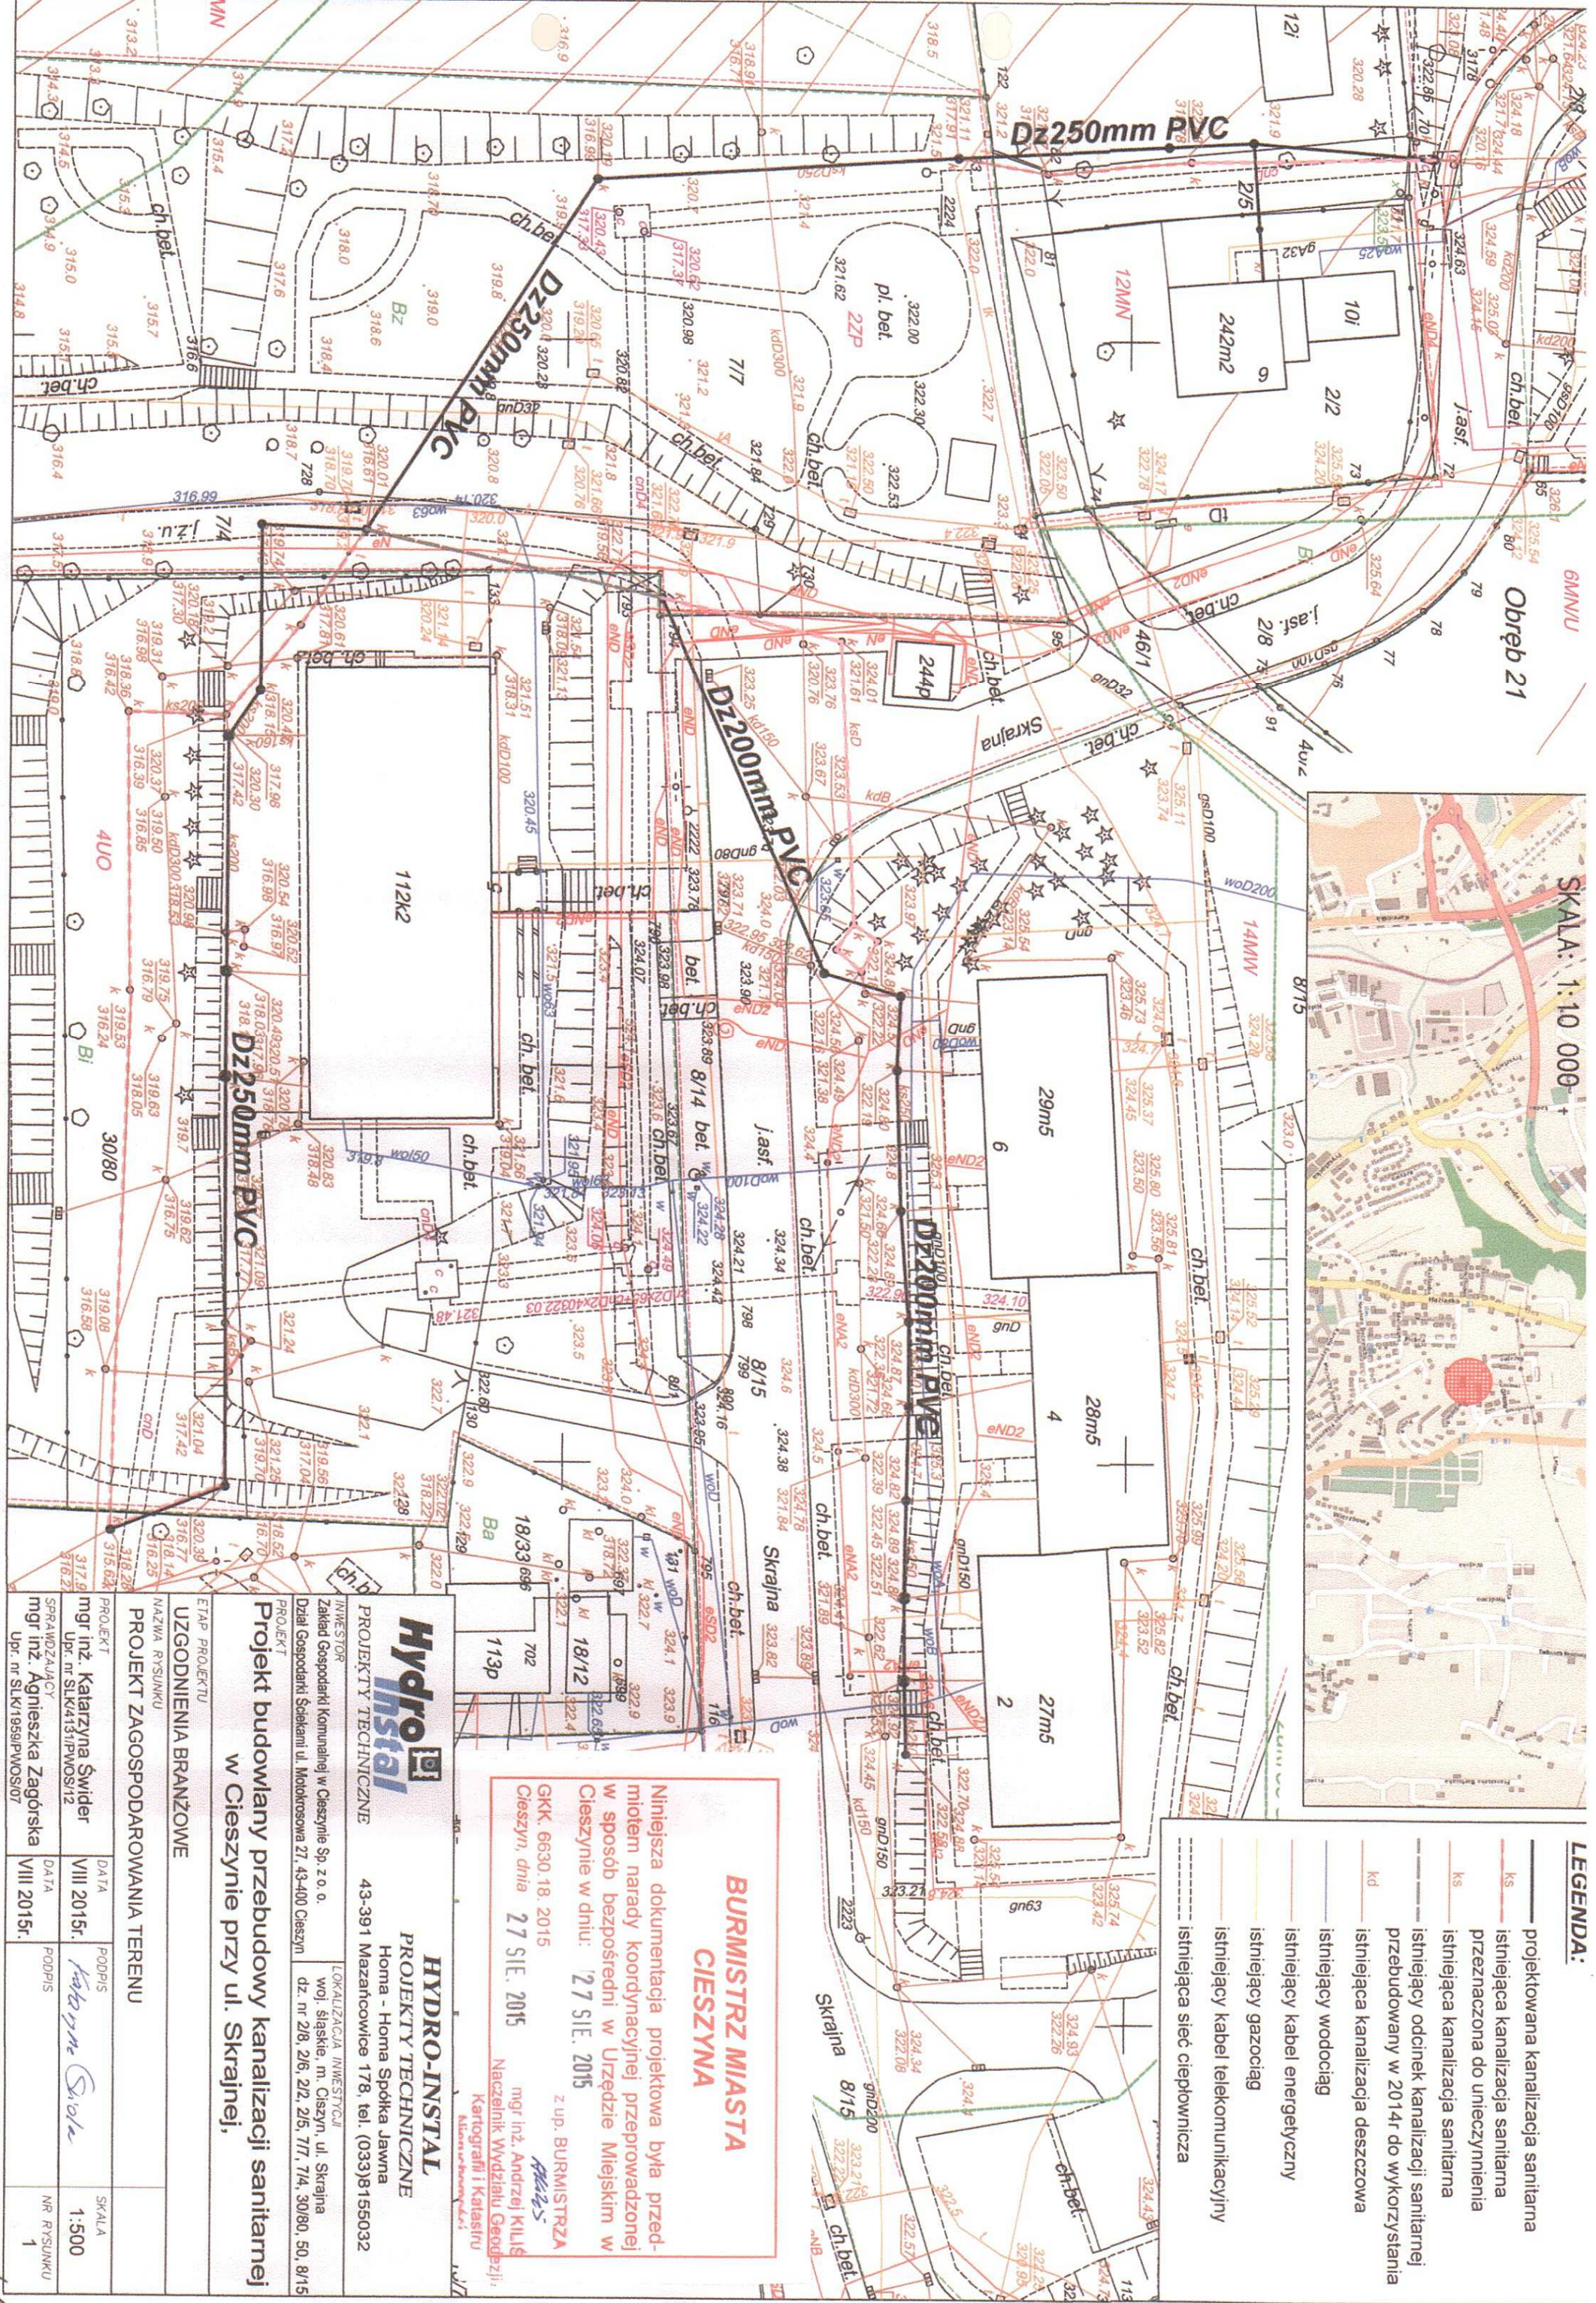

- LEGENDA:**
- projektowana kanalizacja sanitarna
  - istniejąca kanalizacja sanitarna
  - przeterminowana do unieczyszczenia
  - istniejąca kanalizacja sanitarna
  - istniejący odcinek kanalizacji sanitarnej przebudowany w 2014r do wykorzystania
  - istniejąca kanalizacja deszczowa
  - istniejący wodociąg
  - istniejący kabel energetyczny
  - istniejący gazociąg
  - istniejący kabel telekomunikacyjny
  - istniejąca sieć ciepłownicza

**BURMISTRZ MIASTA  
CIESZYNA**

Niniejsza dokumentacja projektowa była przedmiotem narady koordynacyjnej przeprowadzonej w sposób bezpośredni w Urzędzie Miejskim w Cieszynie w dniu: **27 SIE. 2015**

z up. BURMISTRZA  
mgr inż. Andrzej KILB  
Cieszyn, dnia **27 SIE. 2015**  
Naczelnik Wydziału Geodezji i Kartografii i Katastru  
Młoda w Branku 11

**Hydro-Instal**  
PROJEKTY TECHNICZNE  
43-391 Mazanówce 178, tel. (033)8155032

**HYDRO-INSTAL**  
PROJEKTY TECHNICZNE  
Homa - Homa Spółka Jawna  
woj. śląskie, m. Cieszyn, ul. Skrajna  
dz. nr 2/8, 2/6, 2/2, 2/5, 7/7, 7/4, 30/80, 50, 8/15

**Projekt budowlany przebudowy kanalizacji sanitarnej w Cieszynie przy ul. Skrajnej.**

ETAP PROJEKTU  
UZGODNIENIA BRANŻOWE  
PROJEKT ZAGOSPODAROWANIA TERENU

PROJEKT	DATA	PODPIS	SKALA
mgr inż. Katarzyna Świdler Sprawdzający mgr inż. Agnieszka Zagórska Up. nr SK1959/PWOS/07	VIII 2015r. VIII 2015r.	Katarzyna Świdler Agnieszka Zagórska	1:500 1