

kanalizacja teletechniczna
kabel teletechniczny
napowietrzna linia słupowa


LEGENDA:

- projektowana kanalizacja sanitarna
- - - istniejąca kanalizacja sanitarna
- - - przeznaczona do umartwienia
- - - istniejąca kanalizacja sanitarna
- - - istniejący odcinek kanalizacji sanitarnej przebudowany w 2014r do wykorzystania
- - - istniejąca kanalizacja deszczowa
- - - istniejący wodociąg
- - - istniejący kabel energetyczny
- - - istniejący gazociąg
- - - istniejący kabel telekomunikacyjny
- - - istniejąca sieć ciepłownicza

Uzgodniono w Orange Polska S.A. Orzeczenie specjalistycznego nadzoru. 25i
Przed przystąpieniem do robót ziemnych należy wykonać przekopy kontrolne. Informujemy, że nie obszarze objętym opracowaniem istnieje prawdopodobieństwo występowania niezamierzonych urządzeń teletechnicznych. Jeżeli w trakcie wizji lokalnej, zostana stwierdzone różnice pomiędzy danymi otrzymanymi z Orange Polska S.A. a stanem w terenie, należy je niezwłocznie zgłosić do Orange Polska S.A., uzgodnić z właścicielem urządzeń teletechnicznych oraz ująć w projekcie zamierzeń.

Wszelkie prace związane z urządzeniami teletechnicznymi należy wykonać pod nadzorem uprawnionego pracownika na wskazanych miejscach. Miejsca kluczy z urządzeniami teletechnicznymi należy zabezpieczyć opłatkami. Miejsca kluczy z urządzeniami teletechnicznymi w opłatkach obowiązują przepisy Innowy Orange Polska S.A. i należy je niezwłocznie zgłosić do Orange Polska S.A. uzgodnić z właścicielem urządzeń teletechnicznych oraz ująć w projekcie zamierzeń.

Uzgodniono w Orange Polska S.A. Orzeczenie specjalistycznego nadzoru. 25i

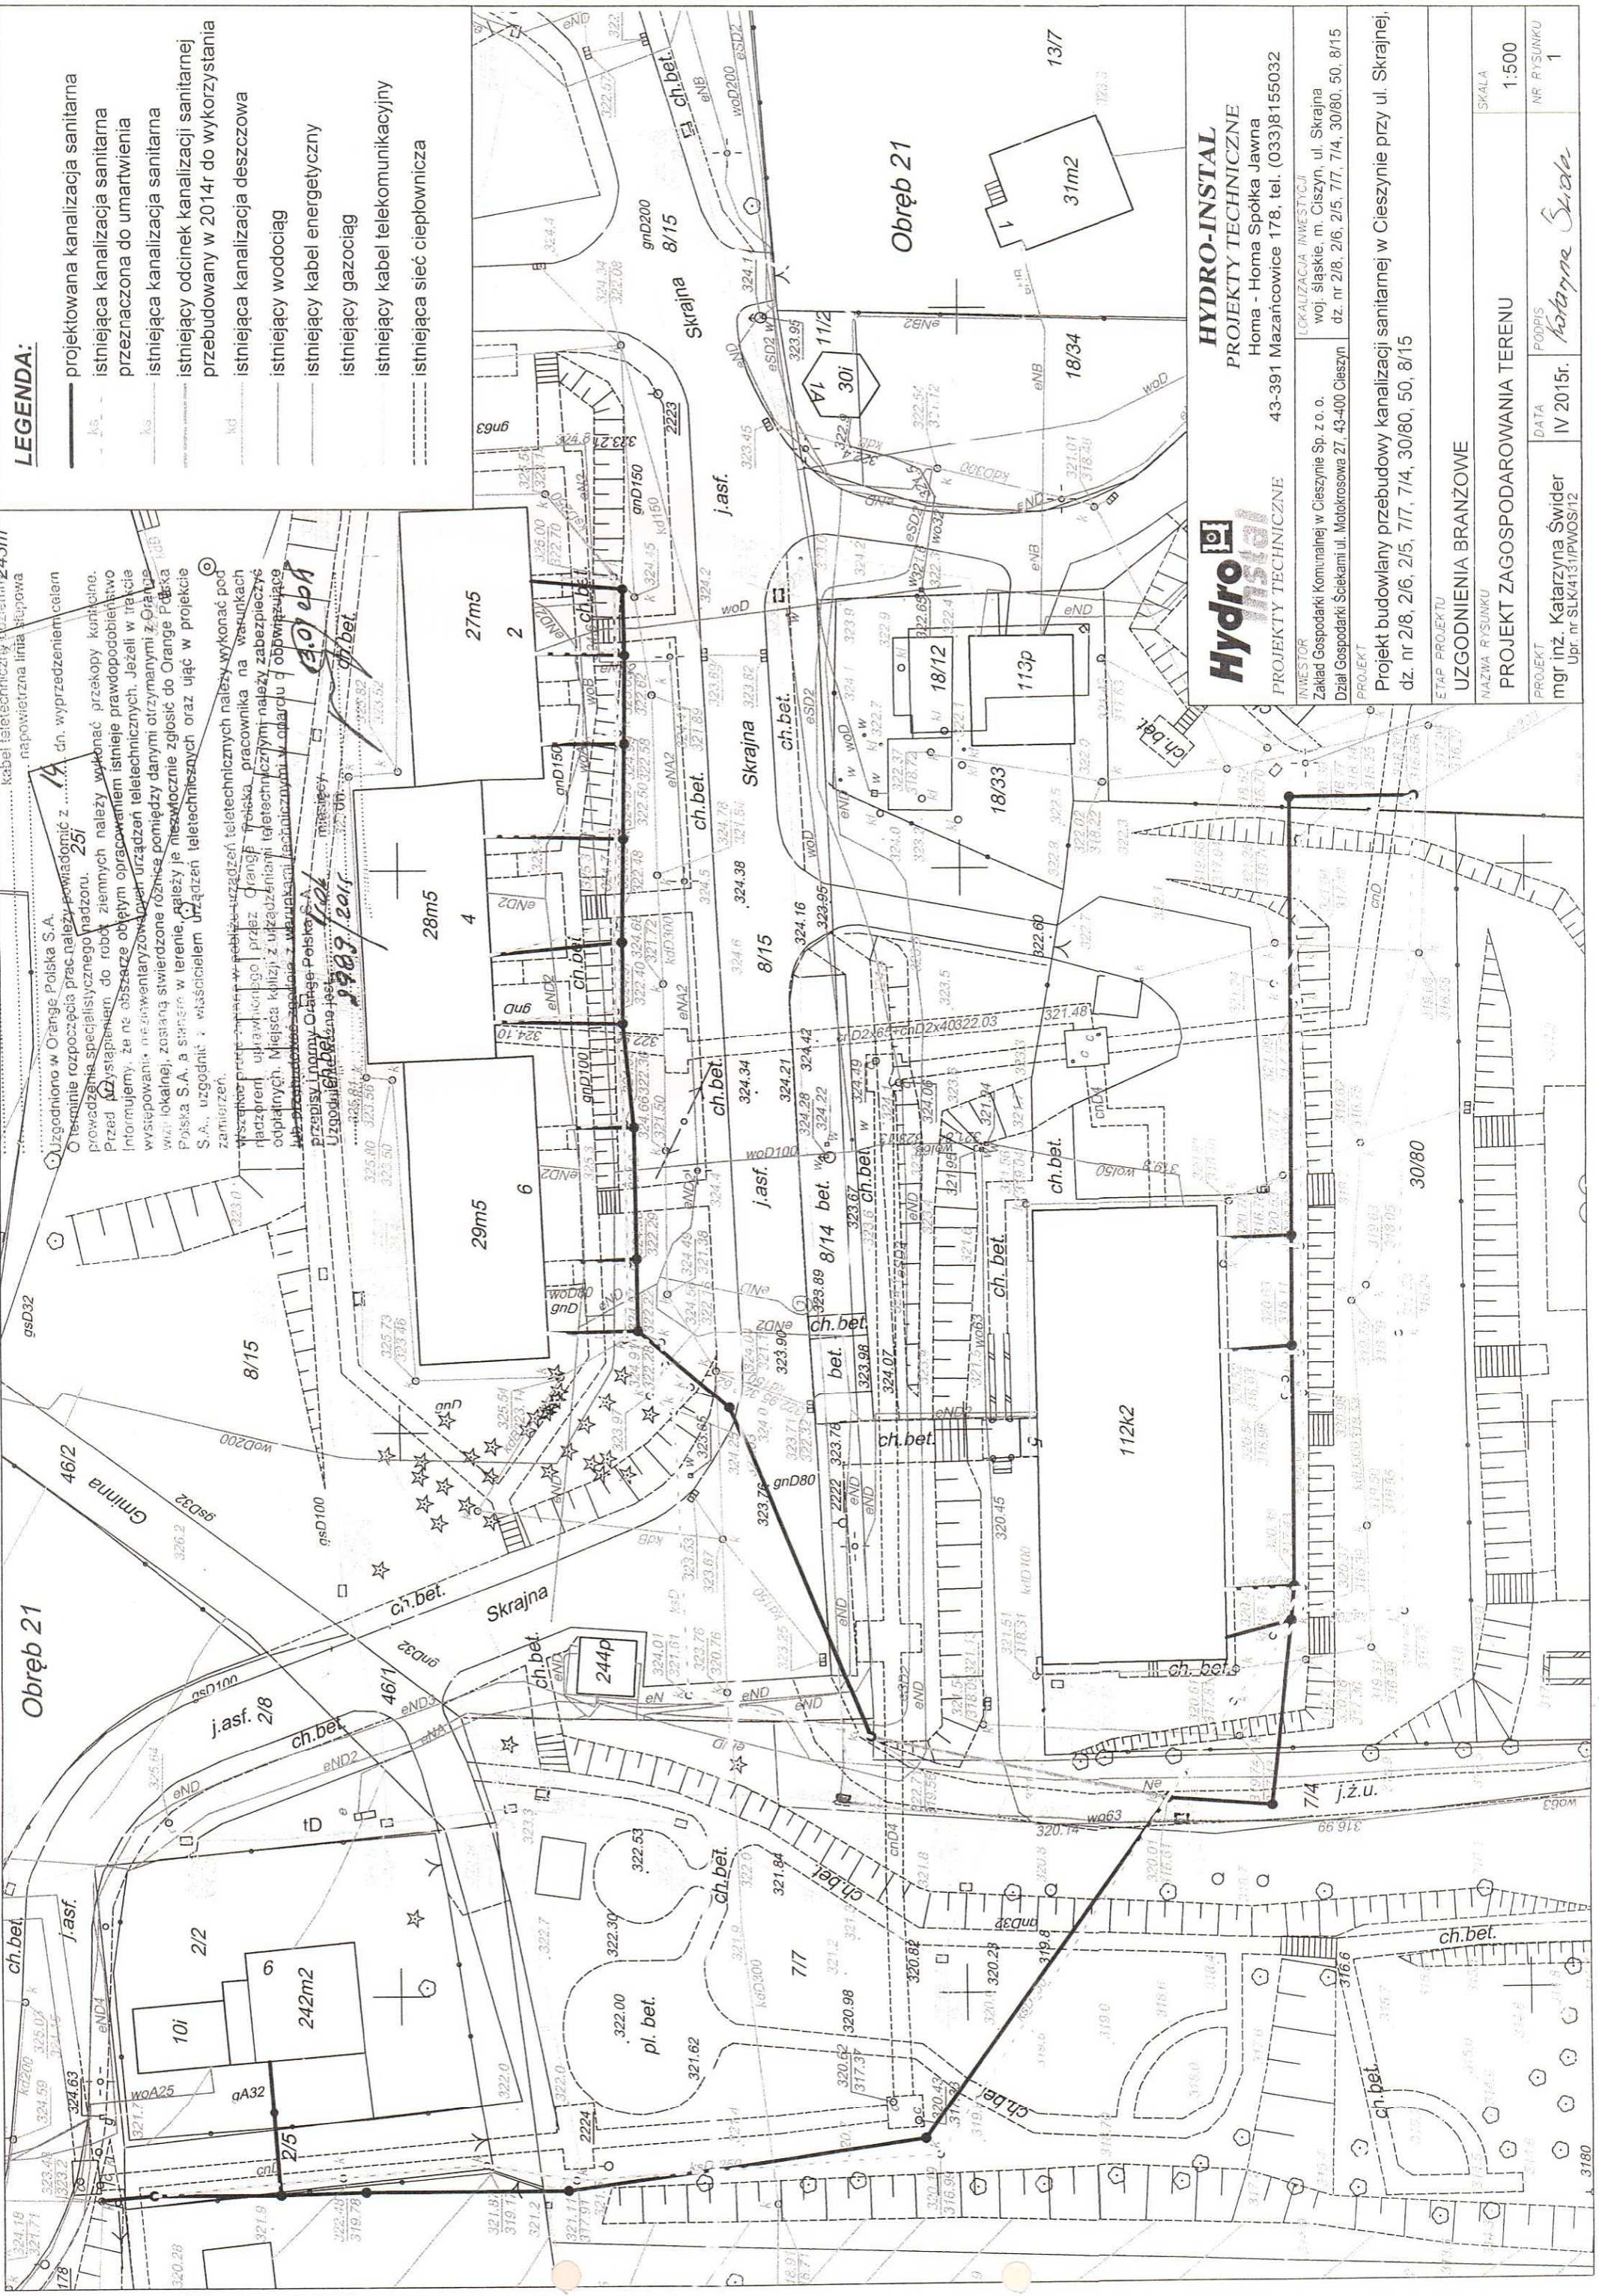

Hydro Instal
PROJEKTY TECHNICZNE
Homa - Homa Spółka Jawna
43-391 Mazanowice 178, tel. (0333)8155032

INWESTOR
Zakład Gospodarki Komunalnej w Cieszyne Sp. z o.o.
Dział Gospodarki Sieciami ul. Motokrosowa 27, 43-400 Cieszyne

LOKALIZACJA INWESTYCJI
woj. śląskie, m. Cieszyne, ul. Skrajna
dz. nr 2/8, 2/6, 2/5, 7/1, 7/4, 30/80, 50, 8/15

PROJEKT
Projekt budowlany przebudowy kanalizacji sanitarnej w Cieszyne przy ul. Skrajnej,
dz. nr 2/8, 2/6, 2/5, 7/1, 7/4, 30/80, 50, 8/15

ETAP PROJEKTU
UZGODNIENIA BRANŻOWE

NAZWA RYSUNKU
PROJEKT ZAGOSPODAROWANIA TERENU

SKALA
1:500

PROJEKT
mgr inż. Katarzyna Świder
Upr. nr SLK4131/PWOS/12

DATA
IV 2015r.

PODPIS
Katarzyna Świder

NR RYSUNKU
1