



Polska Spółka Gazownictwa sp. z o.o.
Oddział w Zabrze
ul. Szczęśliwobode 11, 41-200 Zabrze
tel. 32 398 50 00, faks 32 271 74 00

Rejon Dystrybucji Gazu w Cieszynie
ul. Morcinka 10, 43-400 Cieszyn
tel. 33 852 02 29, faks 33 851 85 60

HYDRO-INSTAL
Projekty Techniczne
Homa-Homa Spółka Jawna
43-391 Mazańcowice 178

Wasz znak:
Nasz znak: W105/256/ -160004932/2015

Cieszyn, 13.07.2015

Dot.: projektu budowlanego przebudowy kanalizacji sanitarnej w Cieszynie przy ul. Skrajnej.

Informujemy, iż na dostarczonej mapie w zaznaczonym zakresie nanieśliśmy istniejącą sieć gazową.

Odległości podstawowe zachować zgodnie z Rozporządzeniem Ministra Gospodarki z dnia 26 kwietnia 2013r. w sprawie warunków technicznych, jakim powinny odpowiadać sieci gazowe i ich usytuowanie.

- (Dz.U.z dnia 4 czerwca 2013r.poz.640 – tabela nr 2)– n/pr stal.Zaznaczono na mapie Skrzyżowania gazociągów z przeszkodami terenowymi (odległości pionowe) zgodnie z PN-91/M – 34501.

Przed przystąpieniem do prac wykonać wykopy kontrolne określające posadowienie sieci gazowej.

W obrębie czynnych gazociągów prace ziemne prowadzić ręcznie.

 
Uszkodzenia sieci gazowej, które powstaną w skutek Państwa działania zostaną usunięte na koszt inwestora.

Wszelkie prace w pobliżu urządzeń gazowych prowadzić pod odpłatnym nadzorem

Rejon Dystrybucji Gazu w Cieszynie ul. Morcinka 10

Niniejsze uzgodnienie jest ważne dwa lata od daty wydania.

Z poważaniem


Krzysztof Waniolka
Z-ca Kierownika
RDG Cieszyn

Polska Spółka Gazownictwa sp. z o.o.
ul. M. Kasprzaka 25, 01-224 Warszawa
Oddział w Zabrze


Rejon Dystrybucji Gazu w Cieszynie
43-400 Cieszyn, ul. Morcinka 10
tel./faks 33 852 02 29, 33 851 85 60
NIP 525 24 96 411
KRS 0000374001 REGON 142730

Faktura za powyższe uzgodnienie zostanie wysłana w późniejszym terminie

Sprawę prowadzi: Pracownik ds. technicznych RDG w Cieszynie – Michał Magiera

LEGENDA:

- projektowana kanalizacja sanitarna
- istniejąca kanalizacja sanitarna przeznaczona do umartwienia
- istniejąca kanalizacja sanitarna
- istniejący odcinek kanalizacji sanitarnej przebudowany w 2014r do wykorzystania
- istniejąca kanalizacja deszczowa
- istniejący wodociąg
- istniejący kabel energetyczny
- istniejący gazociąg
- istniejący kabel telekomunikacyjny
- istniejąca sieć ciepłownicza

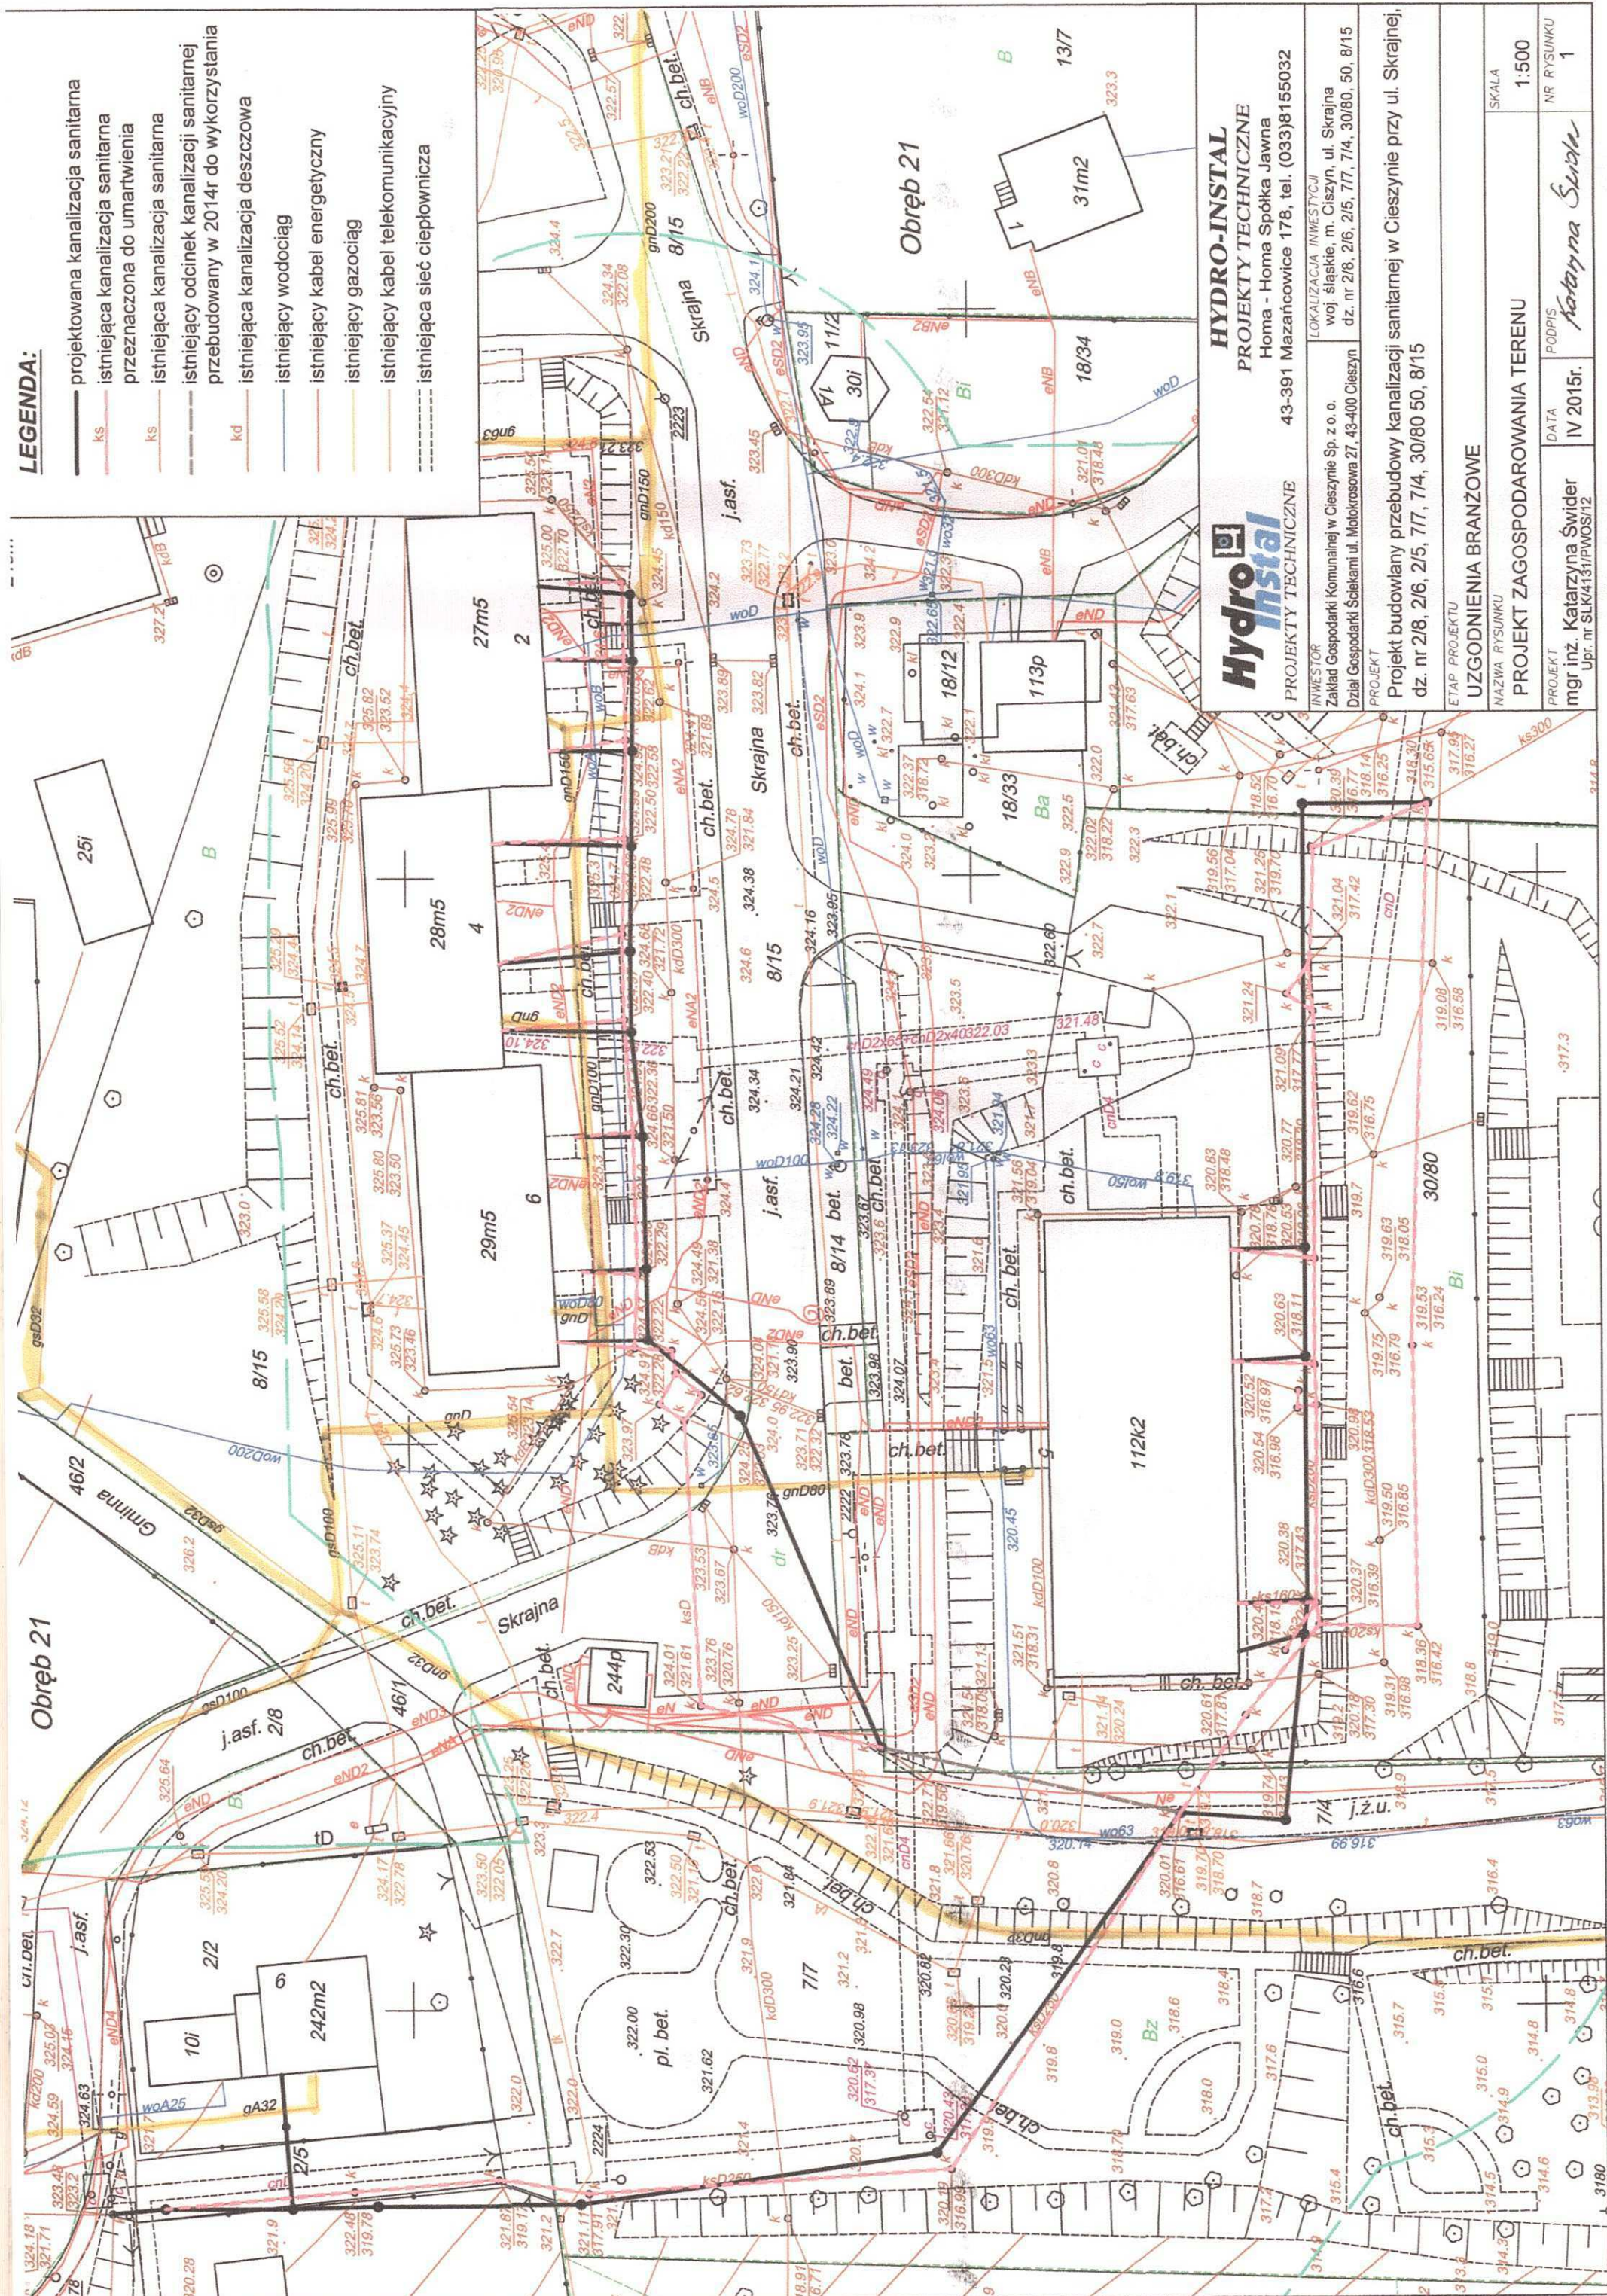

HYDRO-INSTAL
PROJEKTY TECHNICZNE
Homa - Homa Spółka Jawna
43-391 Mazanowice 178, tel. (033)8155032

INWESTOR: Zakład Gospodarki Komunalnej w Cieszyne Sp. z o.o.
LOKALIZACJA INWESTYCJI: woj. śląskie, m. Cieszyń, ul. Skrajna dz. nr 2/8, 2/6, 2/5, 7/7, 7/4, 30/80, 50, 8/15

PROJEKT: Projekt budowlany przebudowy kanalizacji sanitarnej w Cieszyne przy ul. Skrajnej, dz. nr 2/8, 2/6, 2/5, 7/7, 7/4, 30/80 50, 8/15

ETAP PROJEKTU: UZGODNIENIA BRANŻOWE
NAZWA RYSUNKU: PROJEKT ZAGOSPODAROWANIA TERENU

PROJEKT: mgr inż. Katarzyna Świdler
DATA: IV 2015r.
PODPIS: Katarzyna Świdler
NR RYSUNKU: 1
SKALA: 1:500