


Sekcje: 541.323.093.1, 2, 3, 4

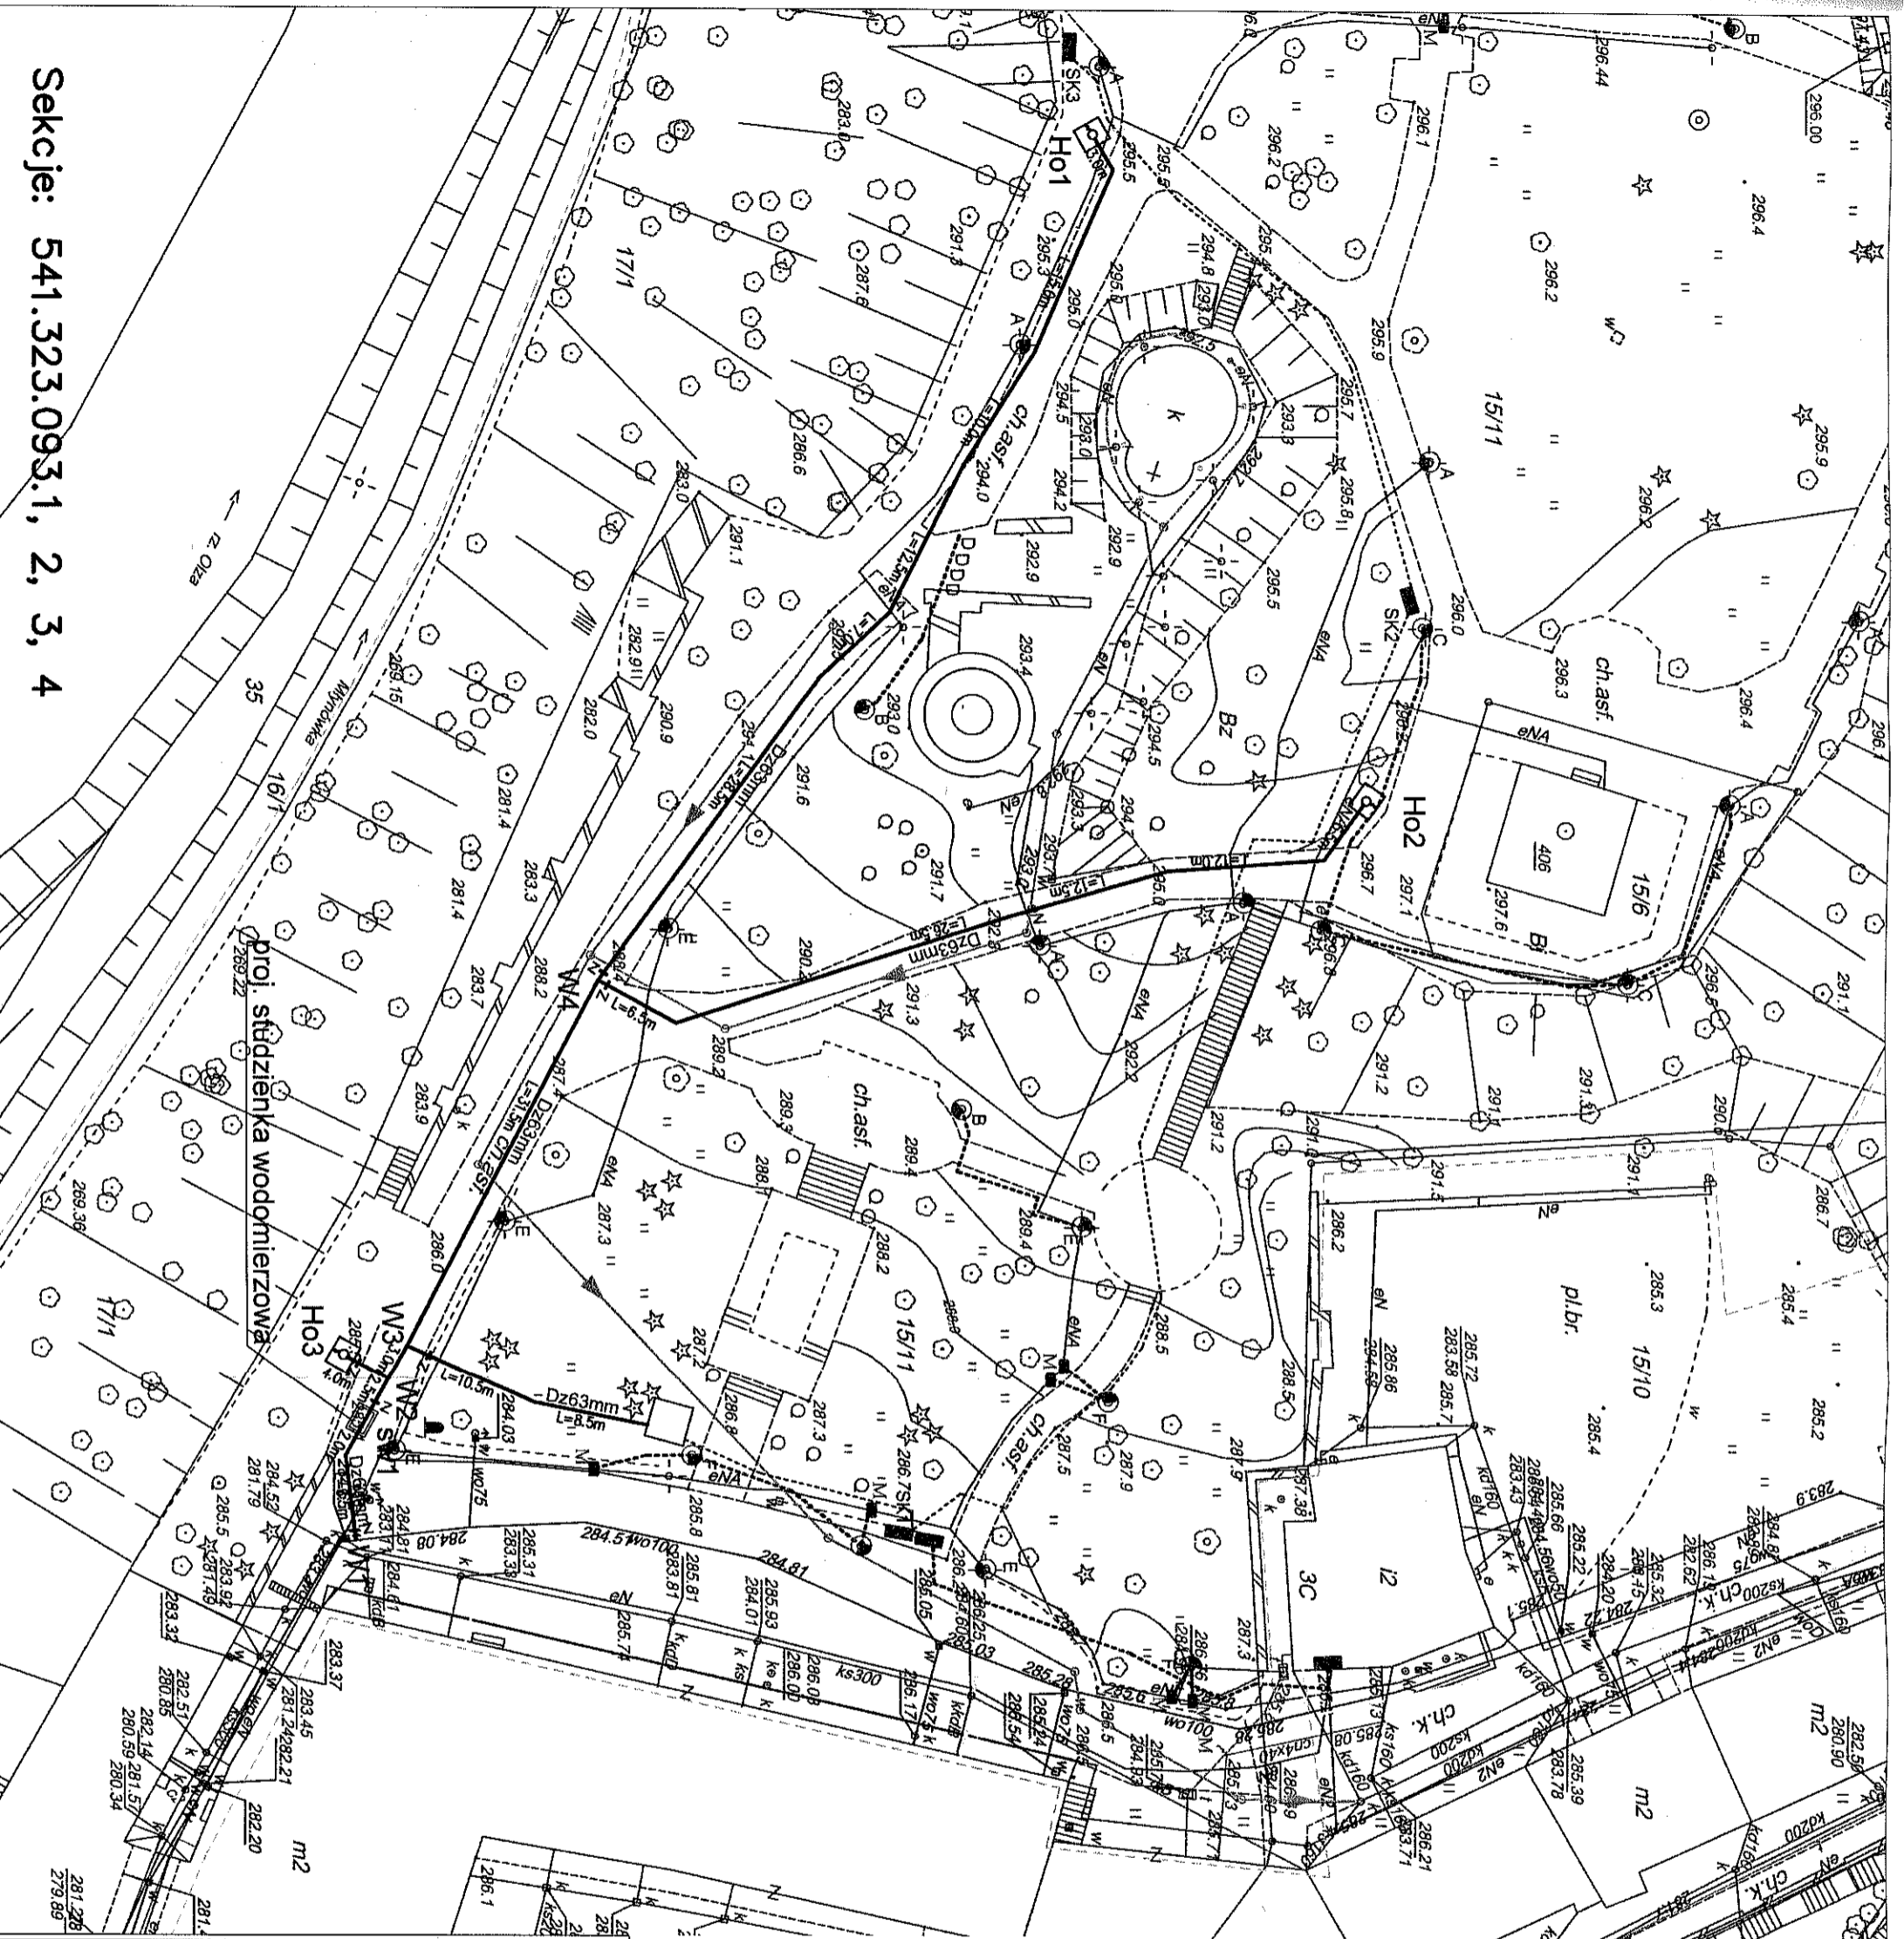

LENNA DESIGN STUDIO
AGNIESZKA PARCZEWSKA
RACOWNIA PROJEKTOWA

34-35 LODZKIE SPOTYLAK 25
WIELKIE PRAWNA ZASTRZEZENIE
ROZPORZADZENIE NR 100/2004/WE
ROZPORZADZENIE NR 100/2004/WE
ROZPORZADZENIE NR 100/2004/WE

INWESTOR:
URZĄD MIASTA CIESZYN
Cieszyn

TEMAT:
**PROJEKT BUDOWLANY REWALORYZACJI
WZGÓRZA ZAMKOWEGO W CIESZYNIE**

ADRES:
**WZGÓRZE ZAMKOWE
CIESZYN**

TITUL RYSUNKU:
**PROJEKT ZAGOSPODAROWANIA
- WODOCIĄG**

PROJEKTANT:
MR INŻ. JERZY JARZĄB
NR UPR. 570/01

SPRAWDZAJĄCY:
MR INŻ. ANNA JARZĄB
NR UPR. 359/01

BRANŻA:
SIĘCI I INSTALACJE WODOKAN

NR ARCH. 2007
SKALA:
1:500

PROJEKT NR: 01/2004/PW DATA: LUTY 2007

- LEGENDA:**
- Dz63mm — proj. przyłącze wodociągowe wraz z instal.
 - SW — proj. studzienka wodociągowa
 - H01 — proj. hydrant ogrodowy
 - Z — proj. zasawa
 - — — — — proj. kanalizacja deszczowa (wg oddz.oprac.)
 - — — — — proj. drenaż opaskowy (wg oddz.oprac.)
 - — — — — proj. kabel oświetleniowy (wg oddz.oprac.)
 - — — — — proj. kabel elektryczny (wg oddz.oprac.)
 - ks — istn. kanalizacja sanitarna
 - w — istn. wodociąg
 - g — istn. gazociąg
 - t — istn. kabel teletechniczny
 - eW — istn. kabel energetyczny NN
 - en — istn. ciepłociąg