




Wylot "A"

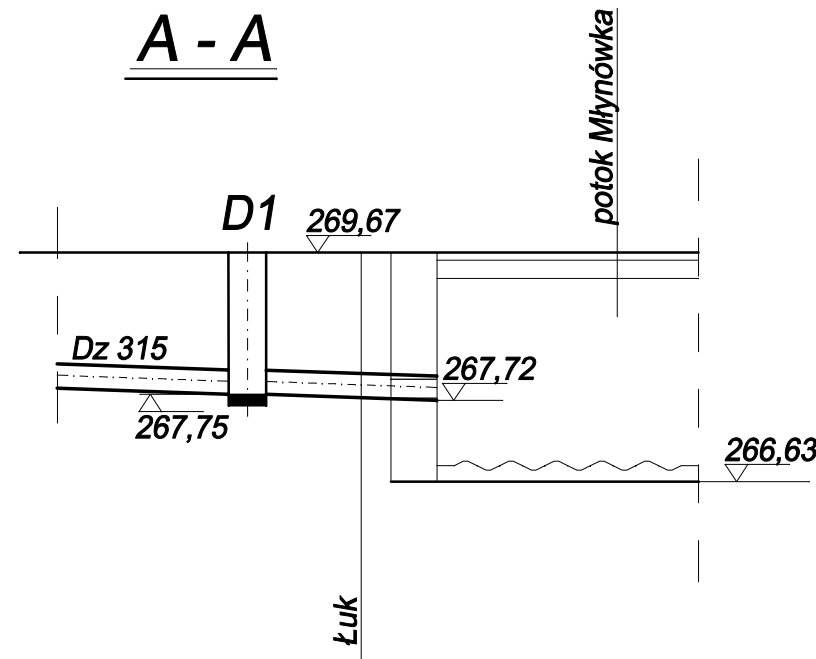

B - B

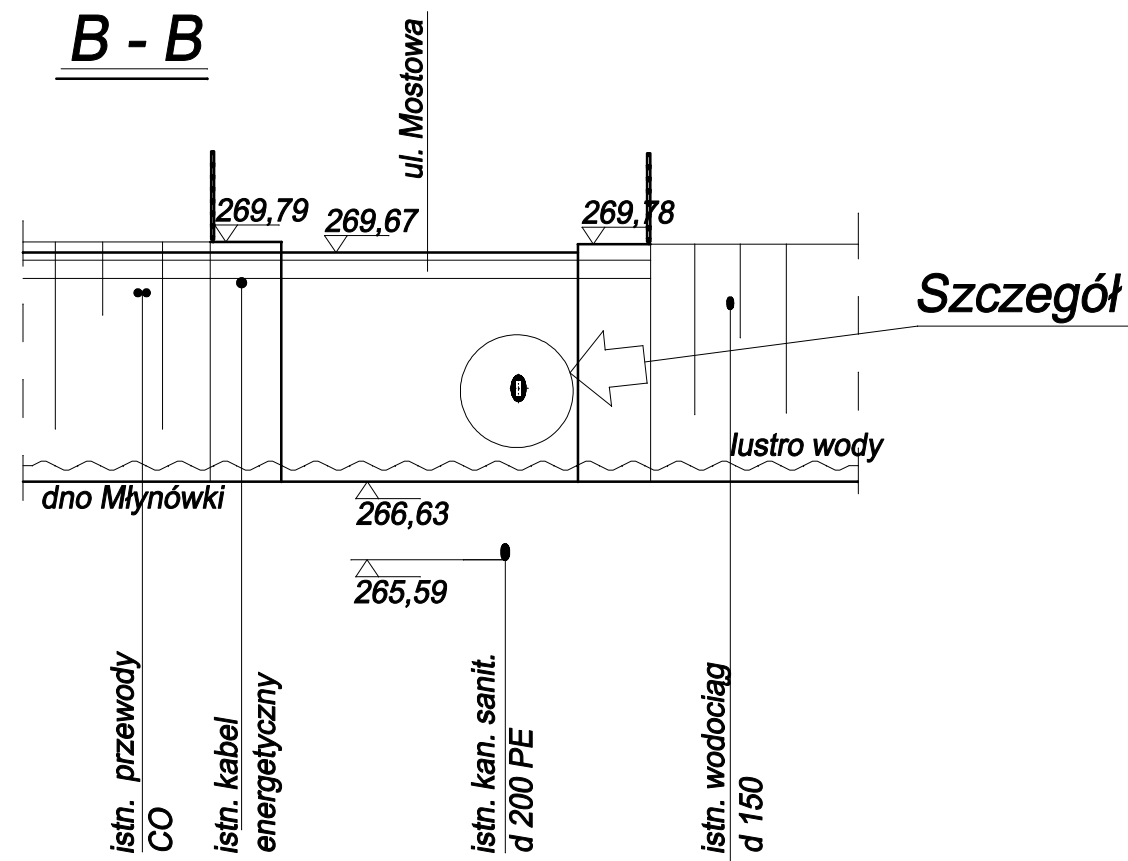



Wylot "B"

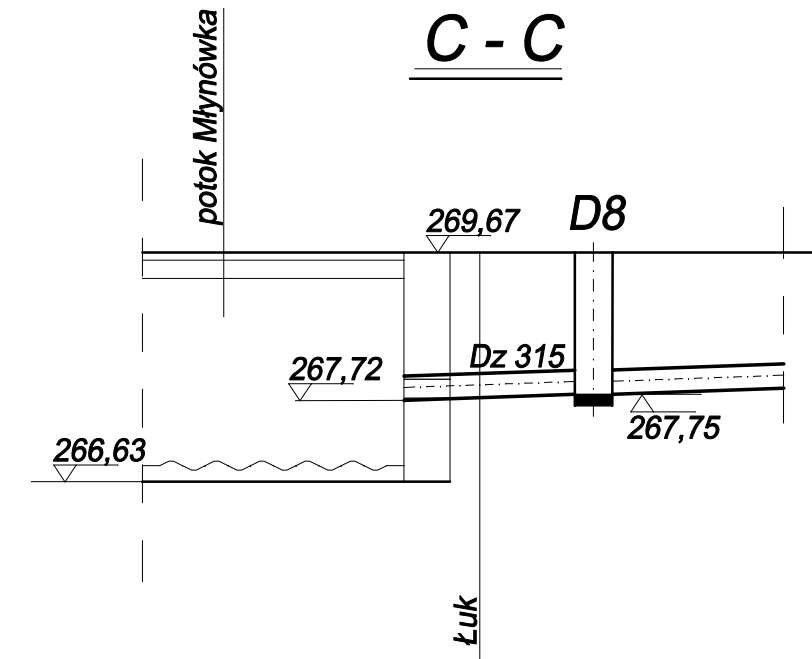

Legenda:

- proj. kanalizacja deszczowa
- proj. wpusty uliczne
- istn. kanalizacja sanitarna i ogólnospławna
- istn. wodociąg
- istn. kable energetyczne
- istn. kanały ciepłownicze
- istn. kanały ciepłownicze - do likwidacji
- istn. kable teletechniczne - TP s.a.
- zakres opracowania
- granice działek

Szczegół skala 1:10

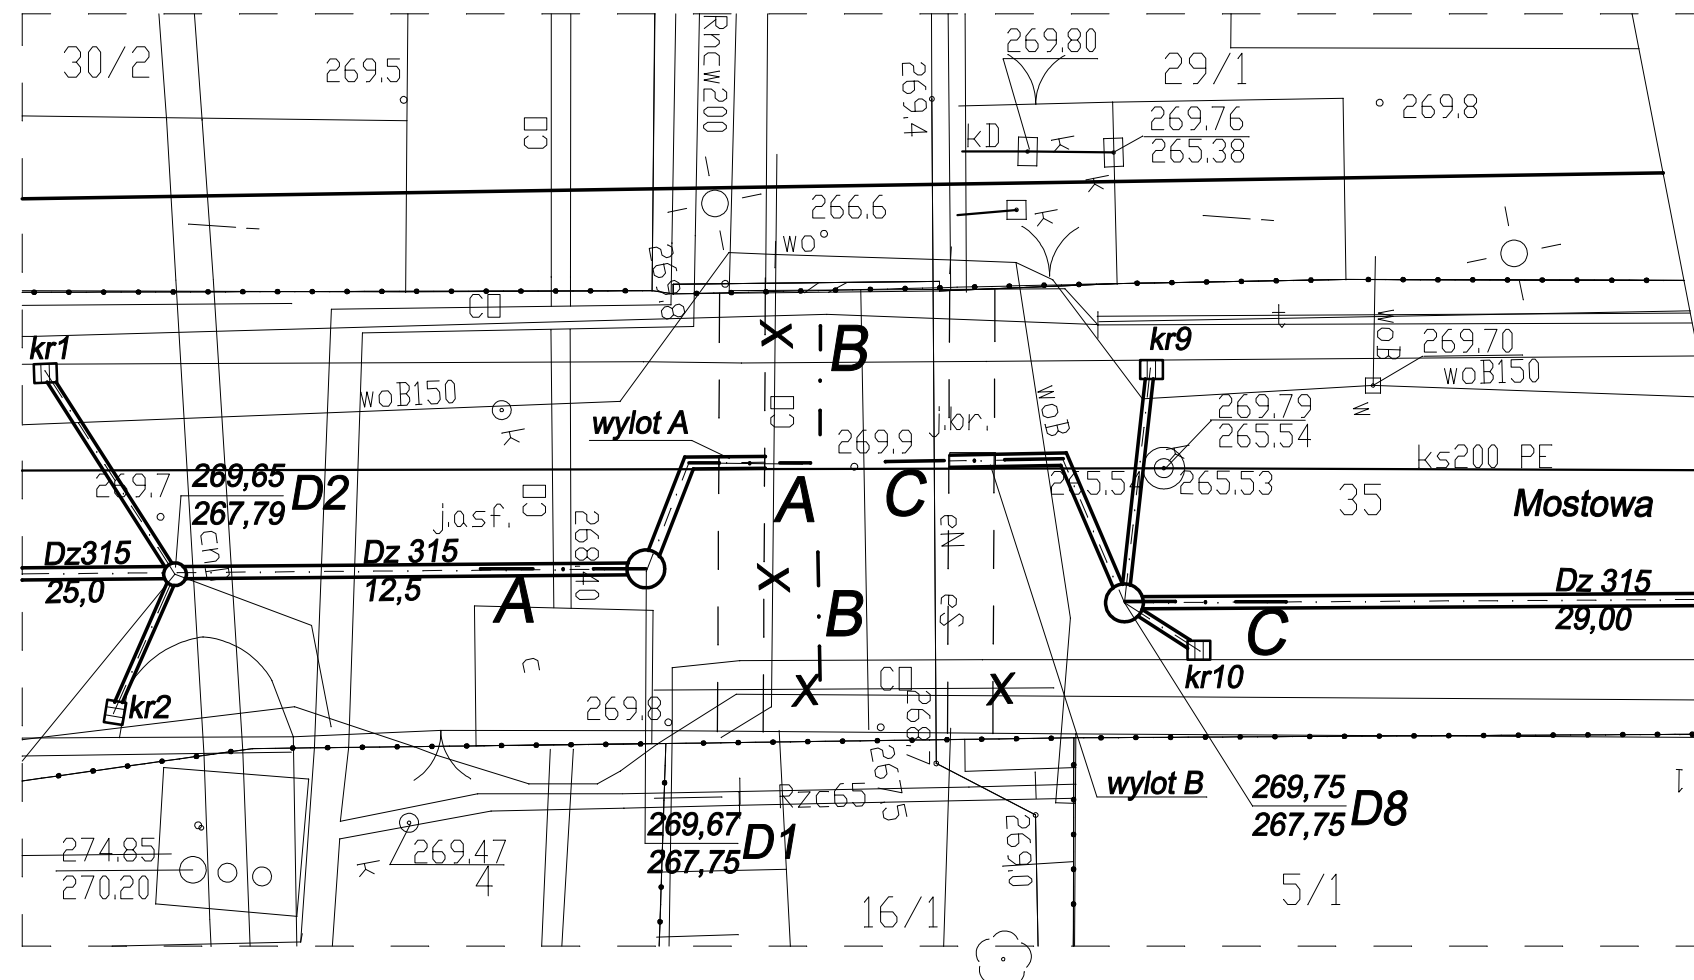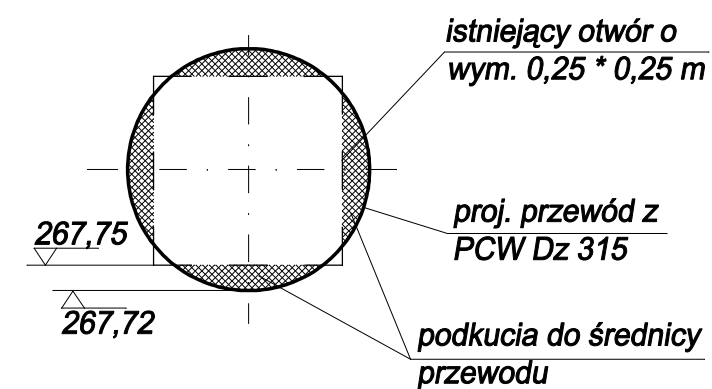

PUH Herbczek - Głajcar Danuta ul. Michejdy 12 43-400 Cieszyn	
Branża: Uzbrojenie	
Faza: Projekt budowlano - wykonawczy	
Tytuł: HALA SPORTOWA PRZY SZKOLE PODSTAWOWEJ NR 3 W MIKOŁOWIE WRAZ Z MODERNIZACJĄ SALI GIMNASTYCZNEJ DZ. NR 490/25, 598/25, 599/25, 492/25, 600/25.	
Treść rysunku: WYLOT DO MŁYNÓWKI	
Data wykonania: 07. 2008	Skala: 1:100/200
Autor projektu: mgr inż. D. Herbczek - Głajcar	
Opracował: mgr inż. D. Herbczek - Głajcar	
Sprawdzał: mgr inż. I. Swarowska	
Pow. Matrycy w m2:	Rys.nr: 4