



MAPA ORIENTACYJNA  
SKALA: 1:10 000

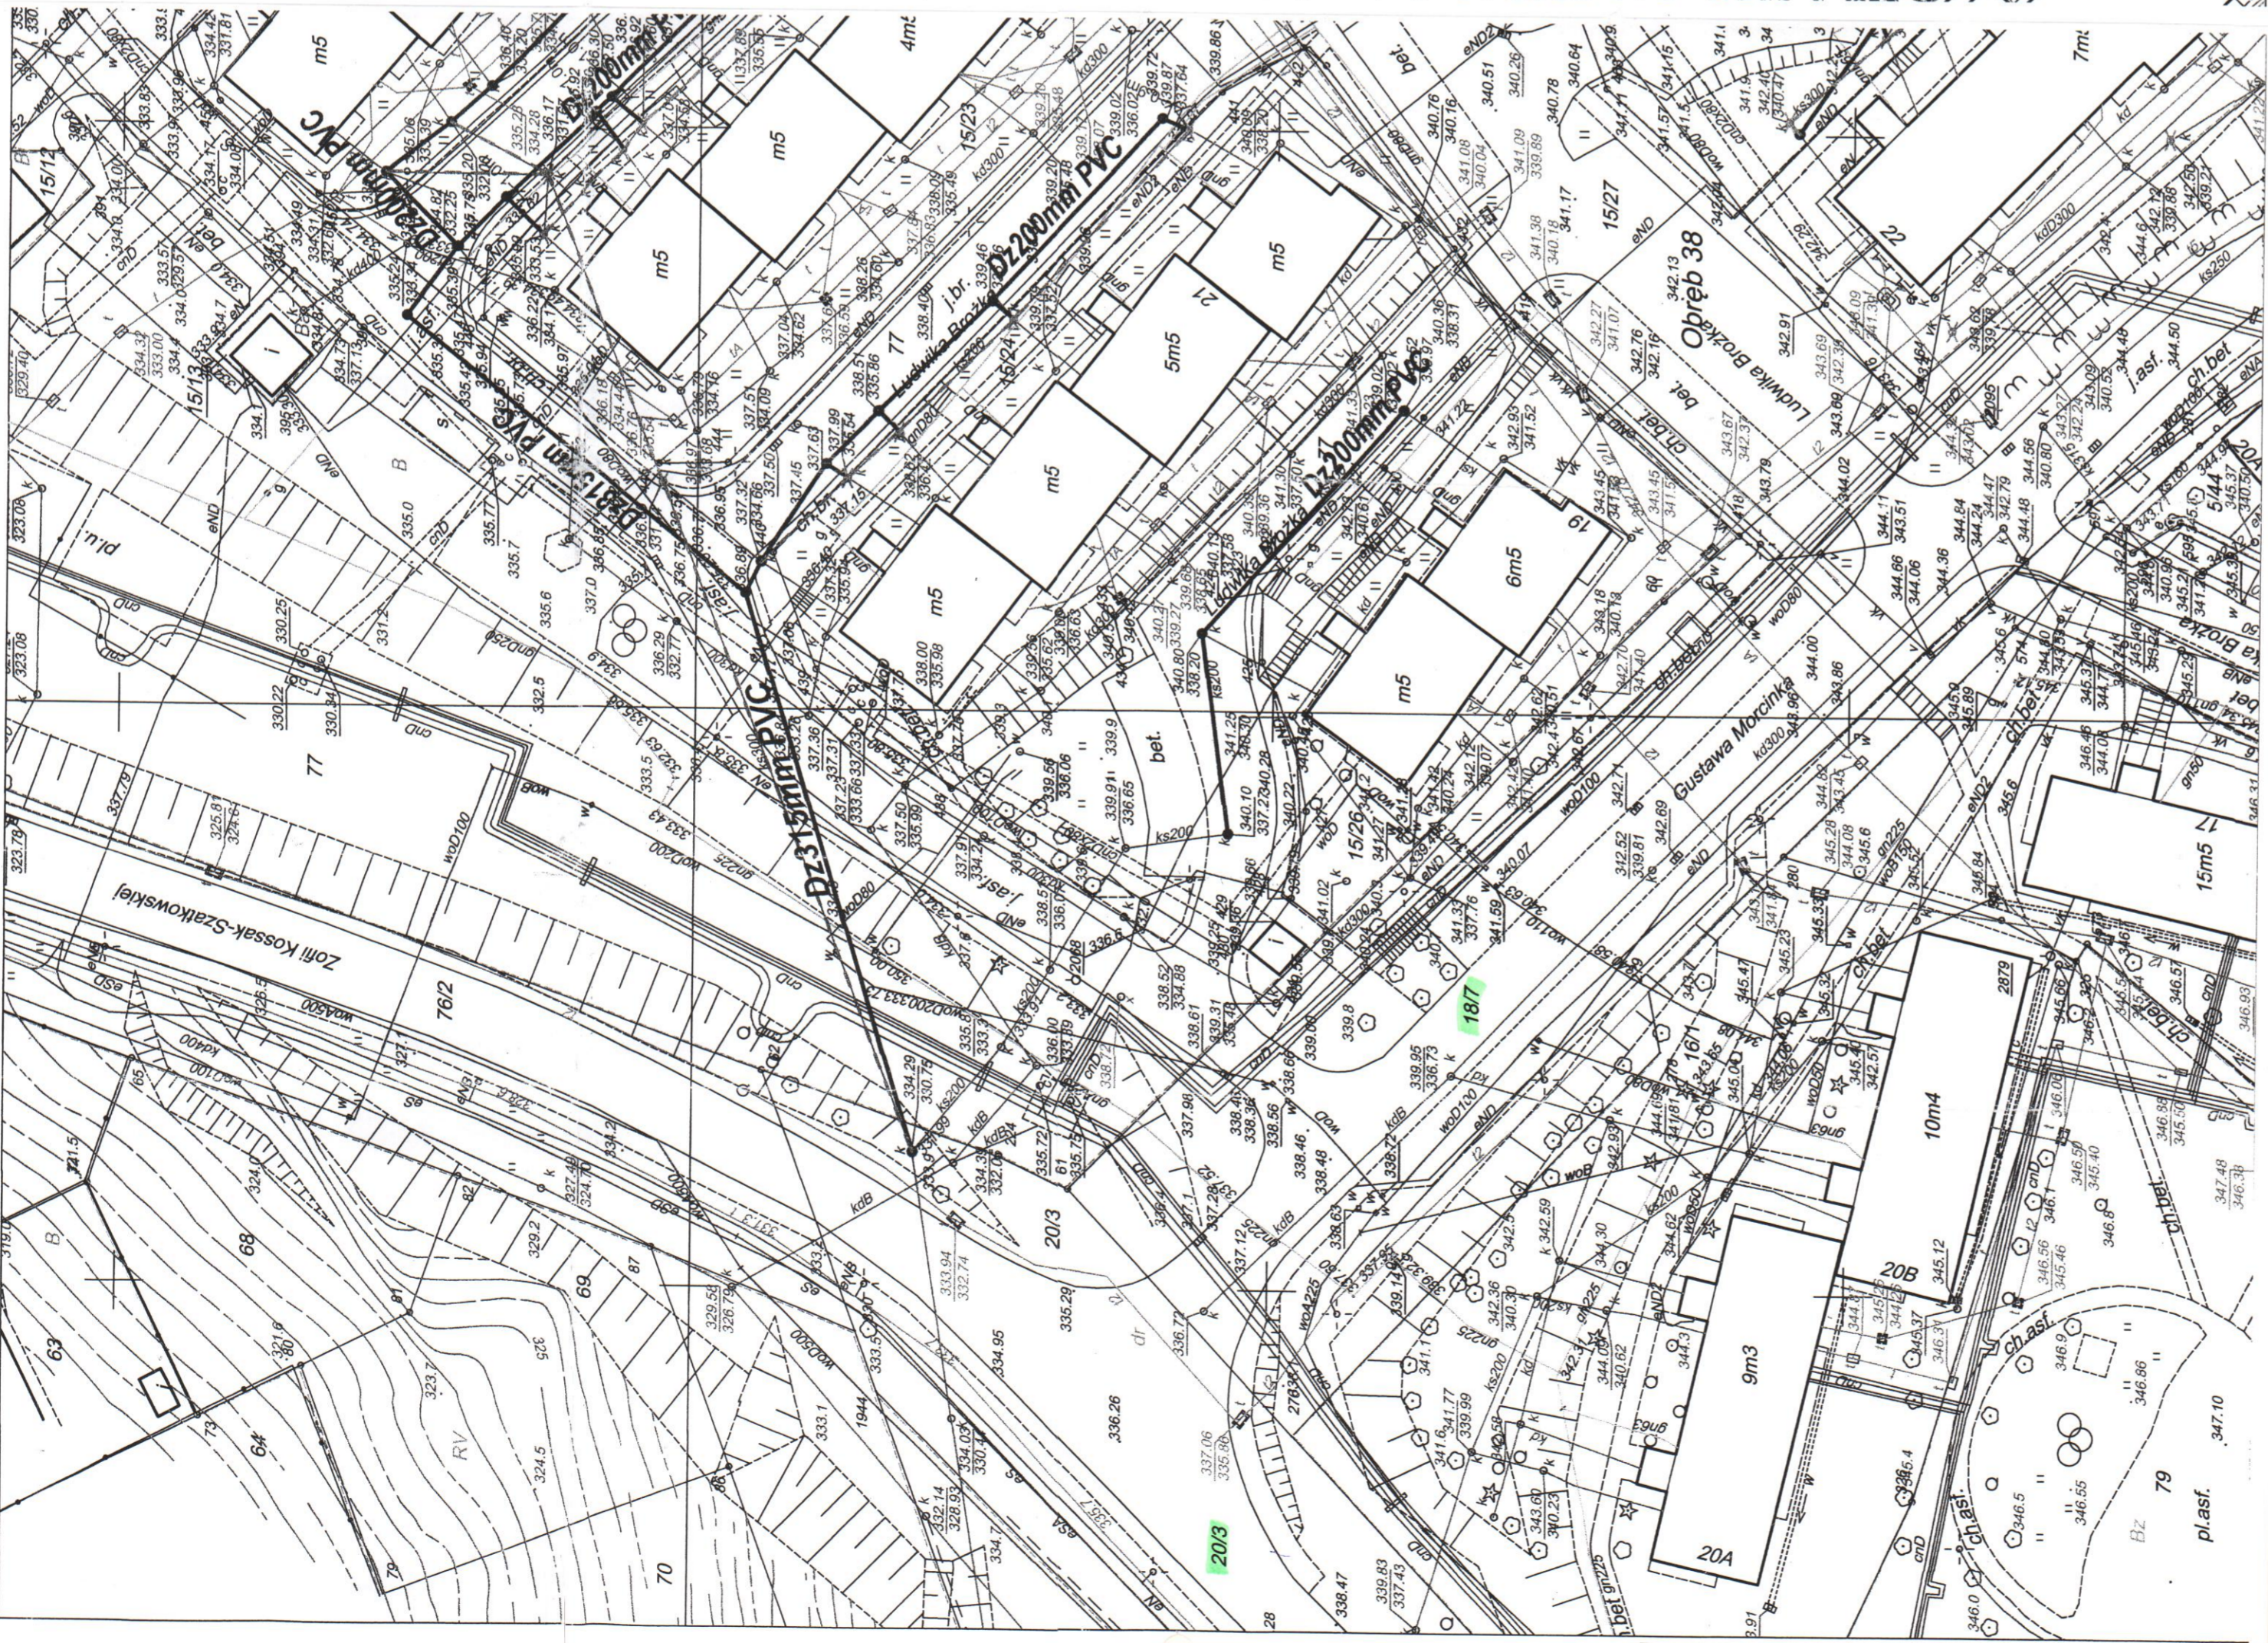

- LEGENDA:**
- projektowana przebudowa kanalizacji sanitarnej
  - studnia przeznaczona do likwidacji
  - istniejący kanał przeznaczony do unieczynnienia
  - istniejąca kanalizacja sanitarnej
  - istniejąca kanalizacja deszczowa
  - istniejący gazociąg
  - istniejący kabel energetyczny
  - istniejący kabel telekomunikacyjny
  - istniejąca sieć ciepłownicza

**Załącznik do elevacji / pisma**  
 Nr. 1202/2016  
 z dnia 17.05.2016

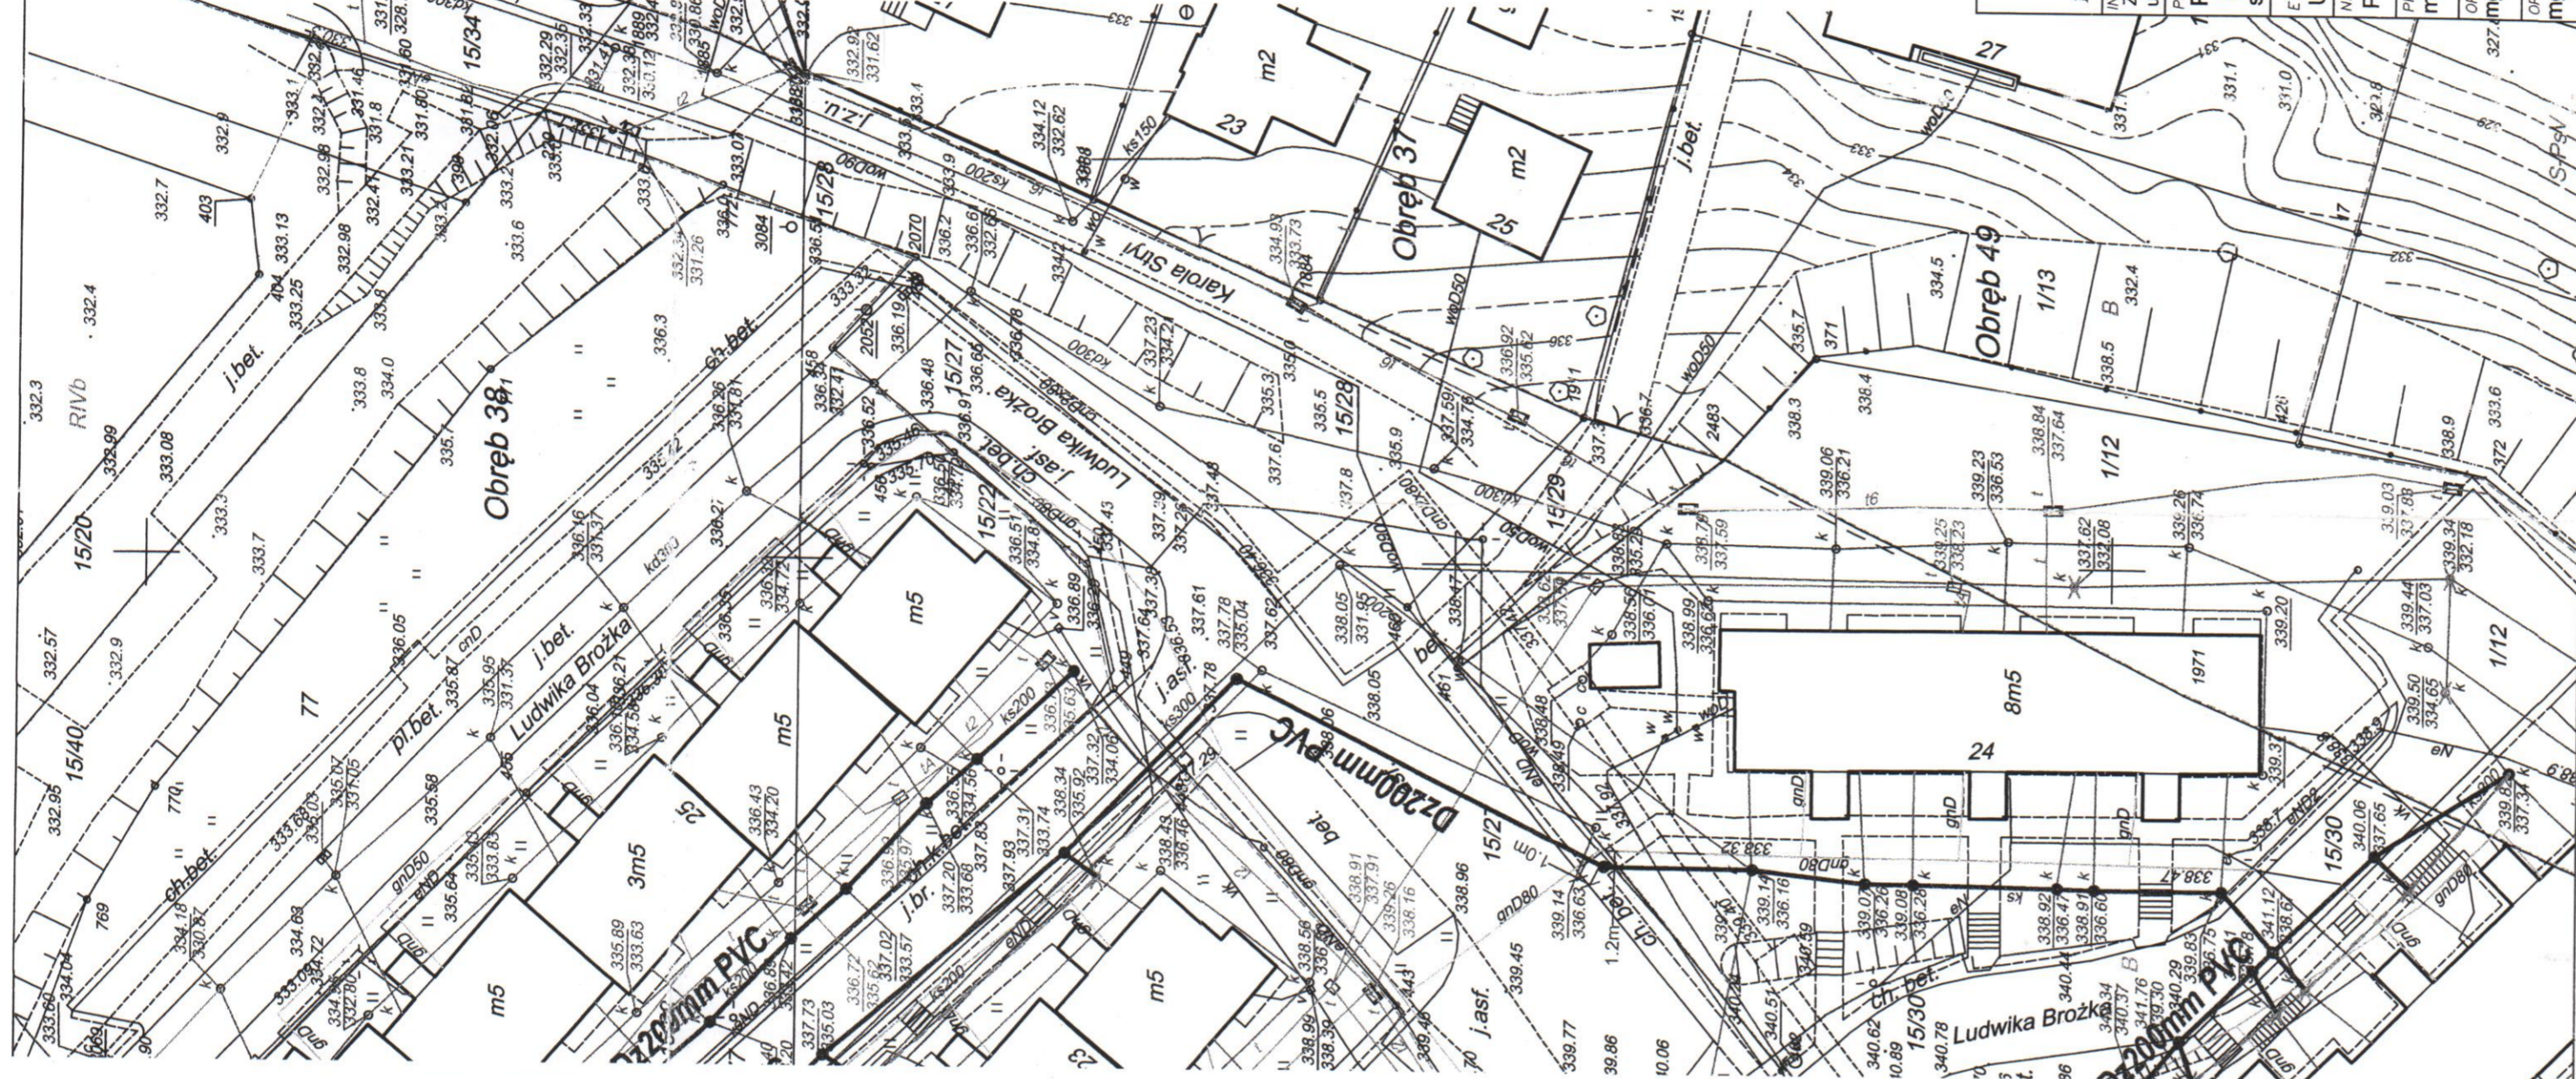

**HYDRO-INSTAL**  
 PROJEKTY TECHNICZNE  
 Homa - Homa Spółka Jawna  
 ul. Motokrowa 27, 43-400 Cieszyń

INWESTOR  
 Zakład Gospodarki Komunalnej w Cieszyń  
 ul. Motokrowa 27, 43-400 Cieszyń

PROJEKT  
 Projekt budowlany przebudowy sieci kanalizacji sanitarnej w Cieszyń w rejonie ul. Brożka dla odprężenia ścieków z budynków wielorodzinnych wraz z rozbiórką istniejących studni kanalizacyjnych na nieczynnej sieci kanalizacyjnej

ETAP PROJEKTU  
 UZGODNIENIA BRANŻOWE

MAZNA RYSUNKU  
 PROJEKT ZAGOSPODAROWANIA TERENU

PROJEKT	DATA	POPIS	PROJEKT	DATA	POPIS
mgr inż. Katarzyna Świder Upr. nr SL6413/PWP/05/12	IV 2016r.		mgr inż. Nina Towrińska-Bubec	IV 2016r.	
OPRACOWANE	DATA	POPIS	OPRACOWANE	DATA	POPIS
mgr inż. Sebastian Czaudera	IV 2016r.				
SKALA	1:500		NR RYSUNKU	1	