


województwo : śląskie
powiat : cieszyński
jednostka ewidencyjna : Cieszyń

Kopia mapy zasadniczej
Dokument 49
skala 1:1000

nr sekcji: 6/18.26.348
18.26.15.34

dnia : 17.06.2016
nr D.Z.: GKK 6642.888.2016
obręb : 49

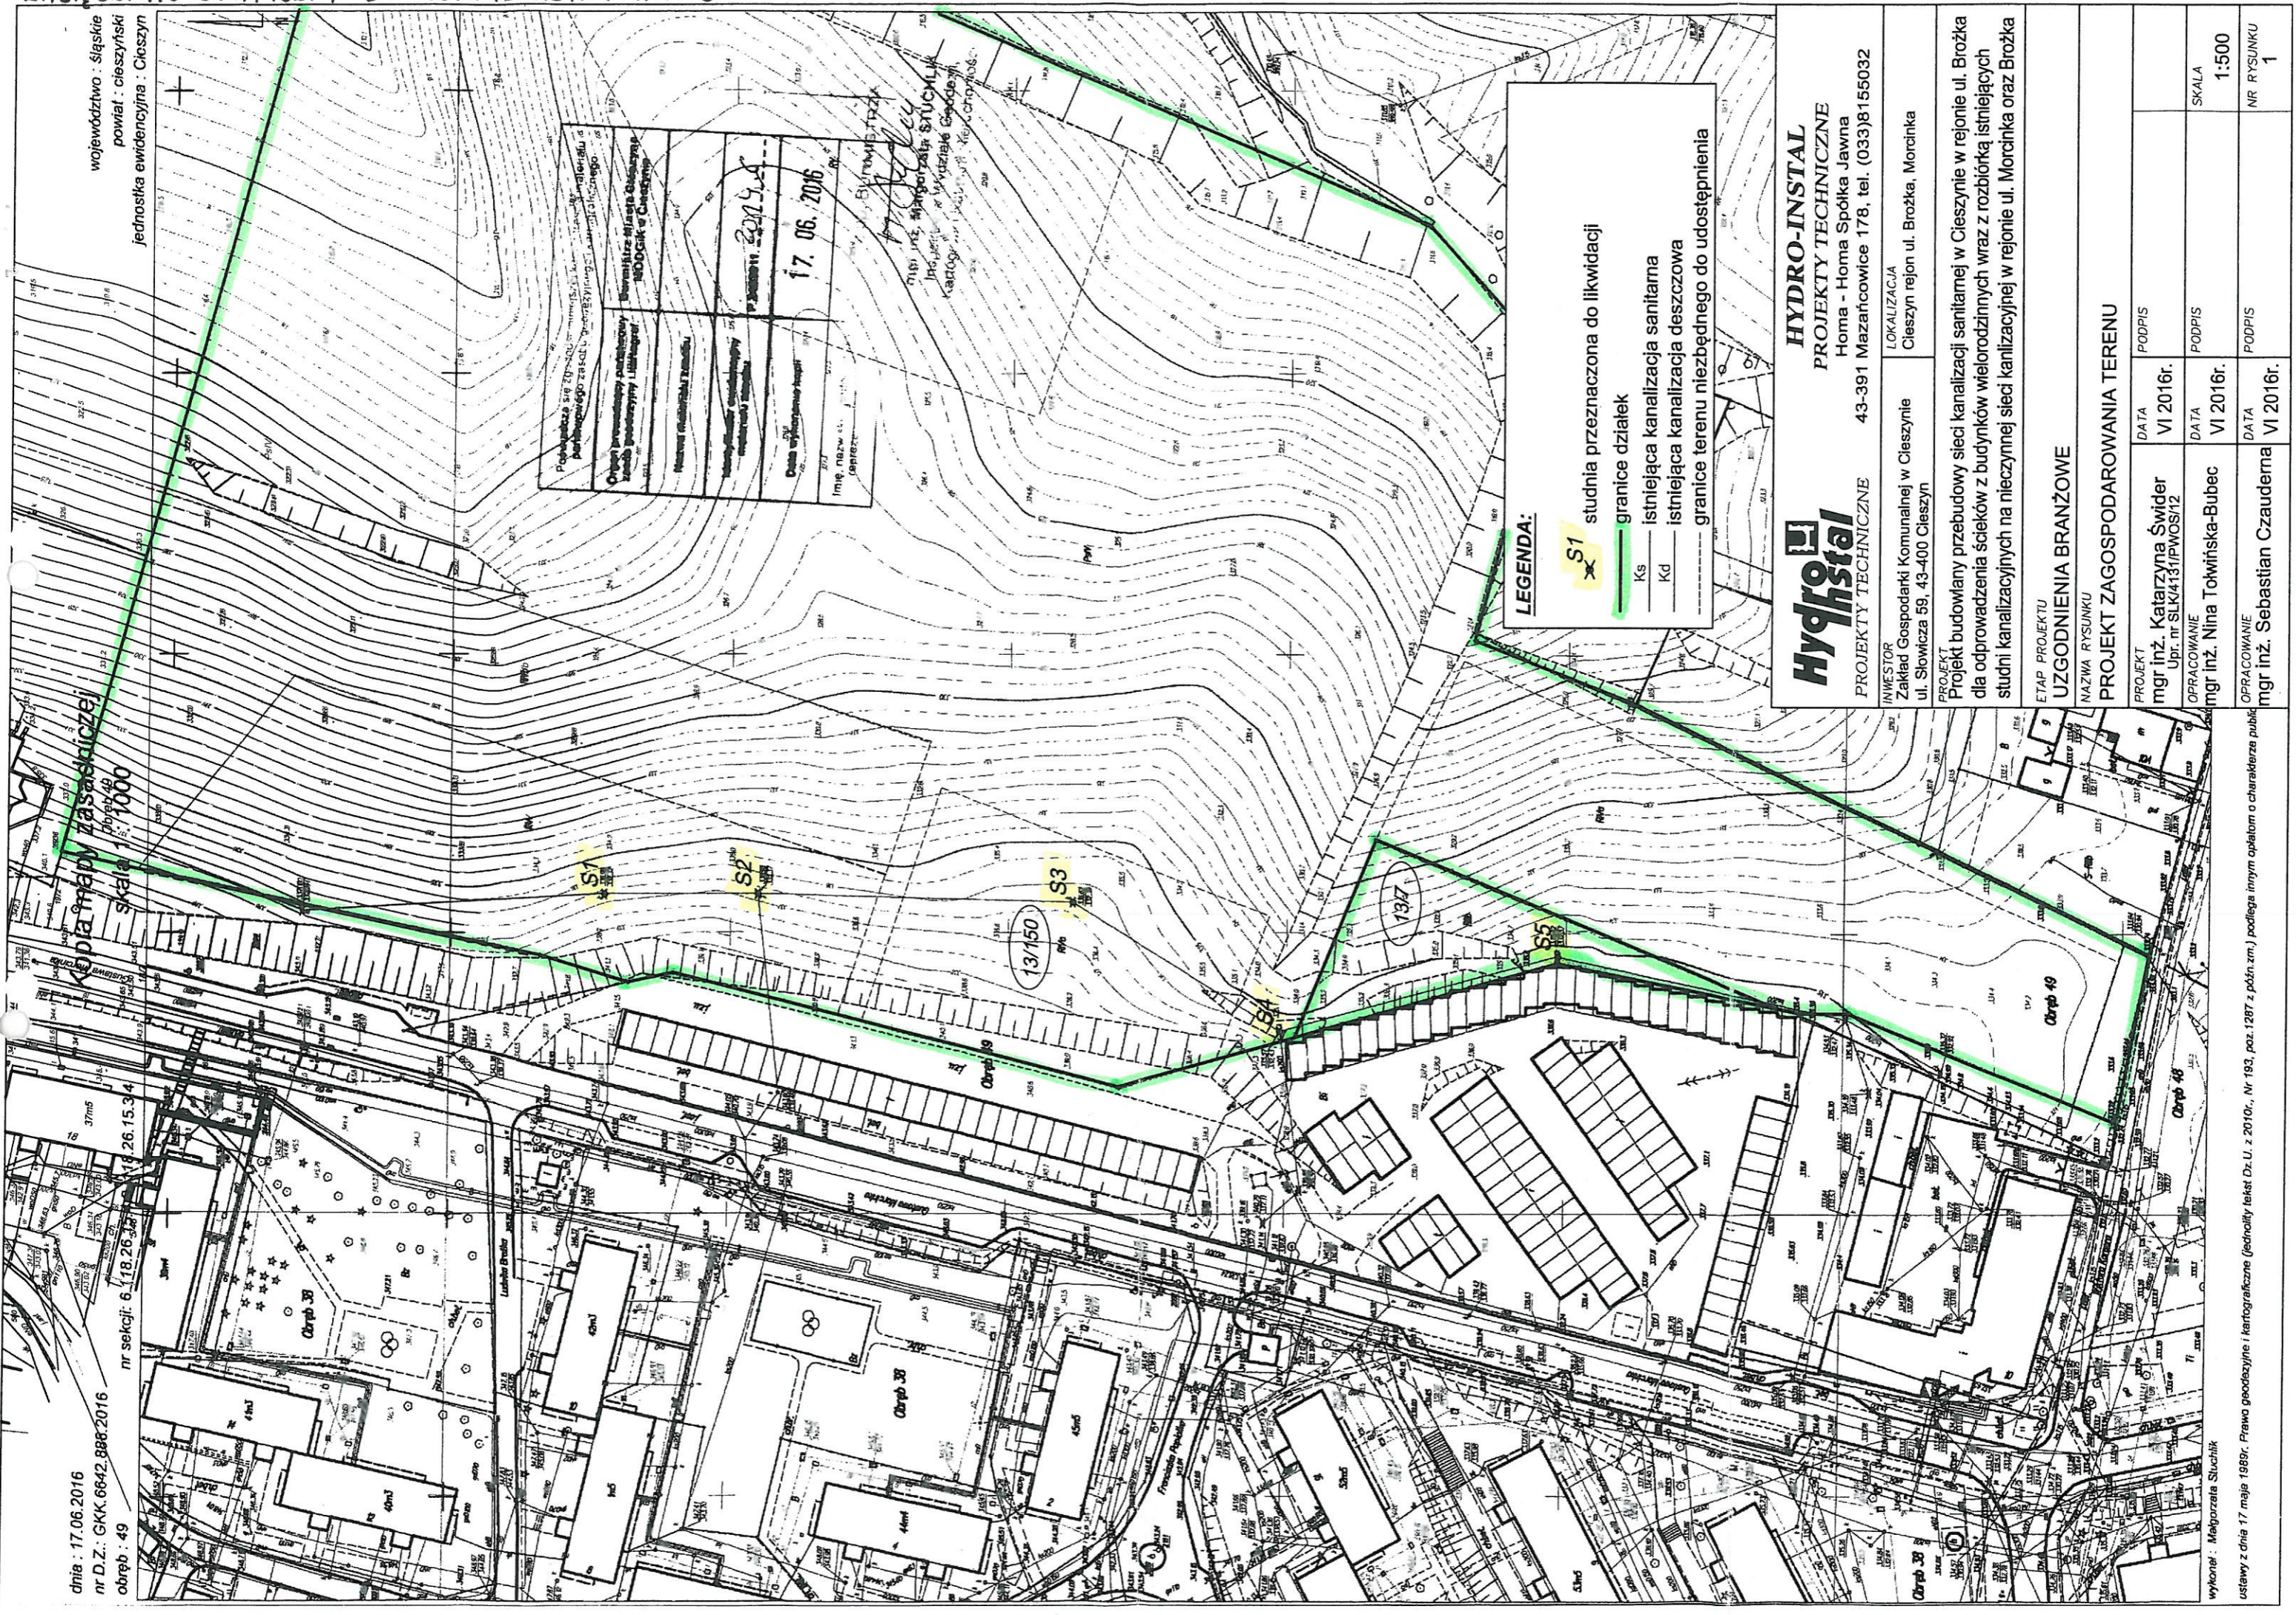

Poprawka skł. 17.06.2016 Pierwszego zlecenia Pierwszego zlecenia Pierwszego zlecenia	Opis przedsięwzięcia Zadanie inwestycyjne Wzrost poziomu	Wzrost poziomu Wzrost poziomu Wzrost poziomu	Wzrost poziomu Wzrost poziomu Wzrost poziomu
17.06.2016			
Imię, nazwisko (sposób)			

LEGENDA:

- S1 studnia przeznaczona do likwidacji
- Ks granice działek
- Kd istniejąca kanalizacja sanitarna
- istniejąca kanalizacja deszczowa
- granice terenu niezbędnego do udostępnienia

HydroInstal
HYDRO-INSTAL
PROJEKTY TECHNICZNE
Homa - Homa Spółka Jawna
43-391 Mazańcowice 178, tel. (033)9155032

INWESTOR
Zakład Gospodarki Komunalnej w Cieszynie
ul. Słowicza 59, 43-400 Cieszyń

LOKALIZACJA
Cieszyń rejon ul. Brożka, Morcinka

PROJEKT
mgr inż. Katarzyna Świder
Upr. nr SLK/413/PWOS/12

OPRACOWANIE
mgr inż. Nina Towińska-Bubec

OPRACOWANIE
mgr inż. Sebastian Czuderna

ETAP PROJEKTU
UZGODNIENIA BRANŻOWE

NAZWA RYSUNKU
PROJEKT ZAGOSPODAROWANIA TERENU

DATA	PODPIS
VI 2016r.	
DATA	PODPIS
VI 2016r.	
DATA	PODPIS
VI 2016r.	

SKALA
1:500

NR RYSUNKU
1

Projekt budowlany przebudowy sieci kanalizacji sanitarnej w rejonie ul. Brożka dla odprowadzenia ścieków z budynków wielorodzinnych wraz z rozbiórką istniejących studni kanalizacyjnych na niezwyższonej sieci kanalizacyjnej w rejonie ul. Morcinka oraz Brożka

wykonanie: Małgorzata Stuchlik
ustawy z dnia 17. maja 1989r. Prawo geodezyjne i kartograficzne (jedynolity tekst Dz. U. z 2010r., Nr 193, poz. 1287 z późn. zm.) podlega innym opłatom o charakterze publicznym