

PROJEKT TECHNICZNY
PROJEKT TECHNICZNY
PROJEKT TECHNICZNY

Hydro-Instal
 Home - Tomasz Jędraszek
 ul. Młoczników 17B, tel. (033) 8155032

Projekt budowlany przebudowy sieci kanalizacji sanitarnej dla odprężenia składowiska odpadów komunalnych w miejscowości Brozka w woj. łódzkiej, gm. Brozka, ul. Brozka wraz z rozbiórką istniejącego studnia rezerwowego na nieczynnej kanalizacji sanitarnej w rejonie ul. Brozka oraz Brozka.


UZGODNIENIA BRANŻOWE

PROJEKT ZAGOSPODAROWANIA TERENU

mgr inż. Katarzyna Świerda IX 2016r.
 mgr inż. Nina Tomaszewska-Budzik IX 2016r.
 mgr inż. Agnieszka Zagórska IX 2016r.

SKALA 1:500
 NR RYSUNKU 1

- LEGENDA:**
- projektowana przebudowa kanalizacji sanitarnej
 - istniejący kanał przeznaczonego do umyślnienia
 - istniejąca kanalizacja sanitarna
 - istniejąca kanalizacja deszczowa
 - istniejący gazociąg
 - istniejący kabel energetyczny
 - istniejący kabel telekomunikacyjny
 - istniejąca sieć ciepłownicza
 - istniejący wodociąg
 - studnia przeznaczona do likwidacji

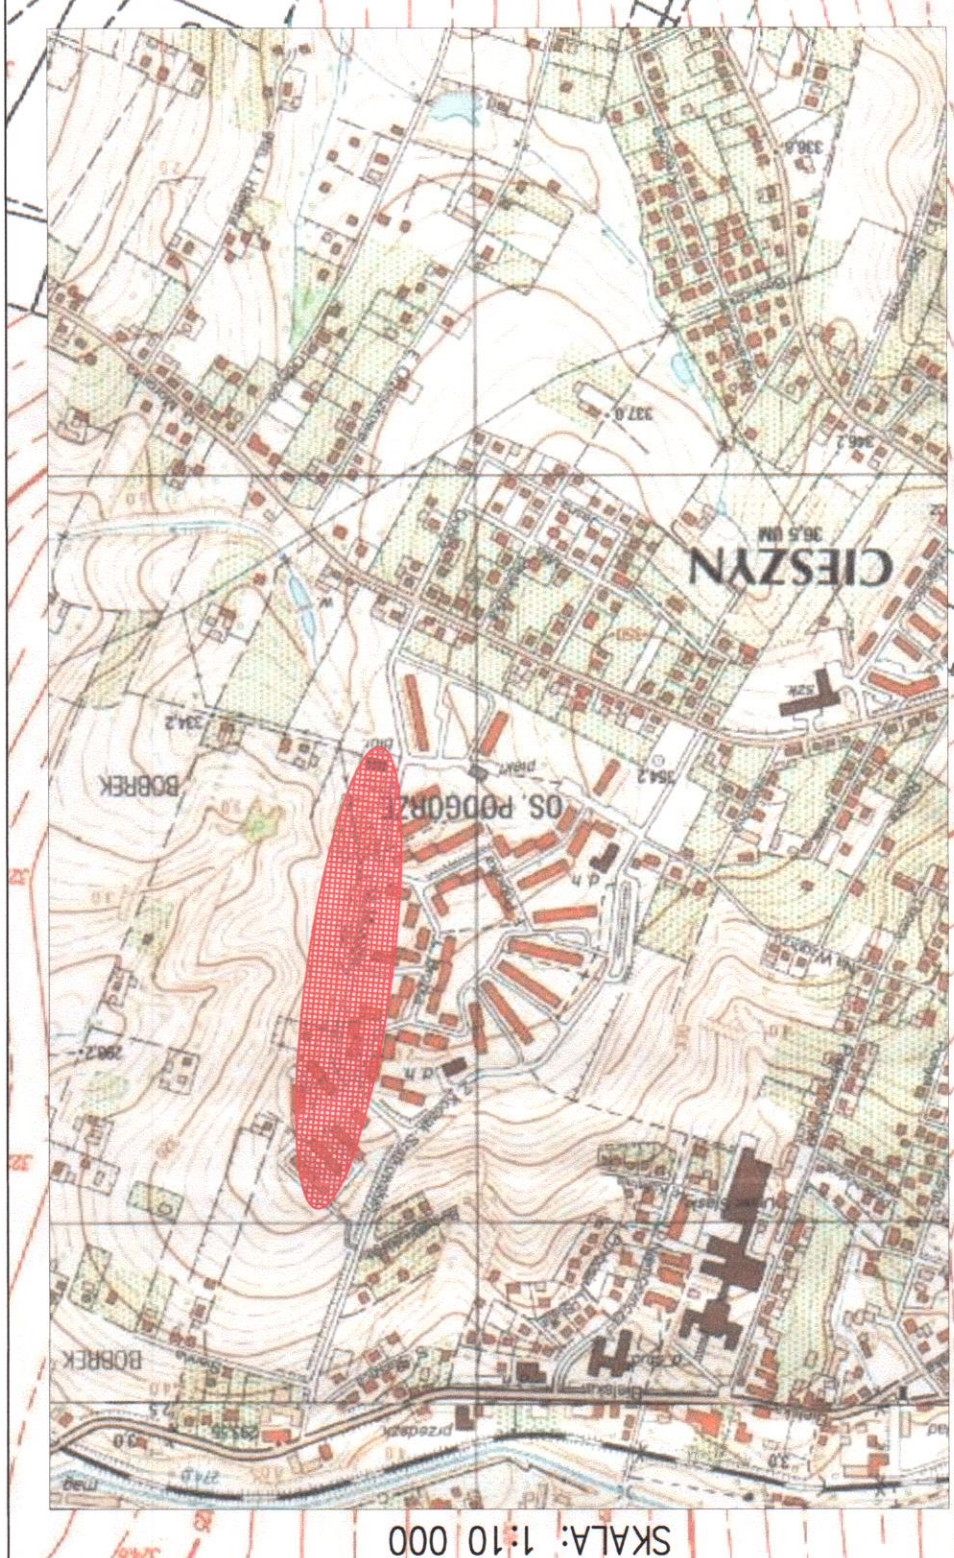

Handwritten notes in blue ink:

1. Studnia 13/150 - likwidacja
 2. Studnia 13/150 - likwidacja
 3. Studnia 13/150 - likwidacja
 4. Studnia 13/150 - likwidacja
 5. Studnia 13/150 - likwidacja

Handwritten notes in black ink:

WZROST: 1,80 m
 WZROST: 1,80 m
 WZROST: 1,80 m
 WZROST: 1,80 m
 WZROST: 1,80 m

