



Hydro-Instal
PROJEKT TECHNICZNY
ZADANIE: Projekt techniczny instalacji sanitarnych i kanalizacyjnych dla obiektu biurowego przy ul. Miodowej 27-41-000 w Cieszyńsku.
PROJEKT ZAGOSPODAROWANIA TERENU
Zgodnie z branżowymi przepisami technicznymi i normami.
Projektant: mgr inż. Katarzyna Świercz
Data: IX 2016r.
Lp. rys. 1.500
Skala: 1:500

LEGENDA:
- linie przesyłania ciepła
- linie przesyłania energii elektrycznej
- linie przesyłania gazu
- linie przesyłania wody
- linie przesyłania ścieków
- linie przesyłania wody deszczowej
- linie przesyłania wody pitnej
- linie przesyłania wody technicznej
- linie przesyłania wody czystej

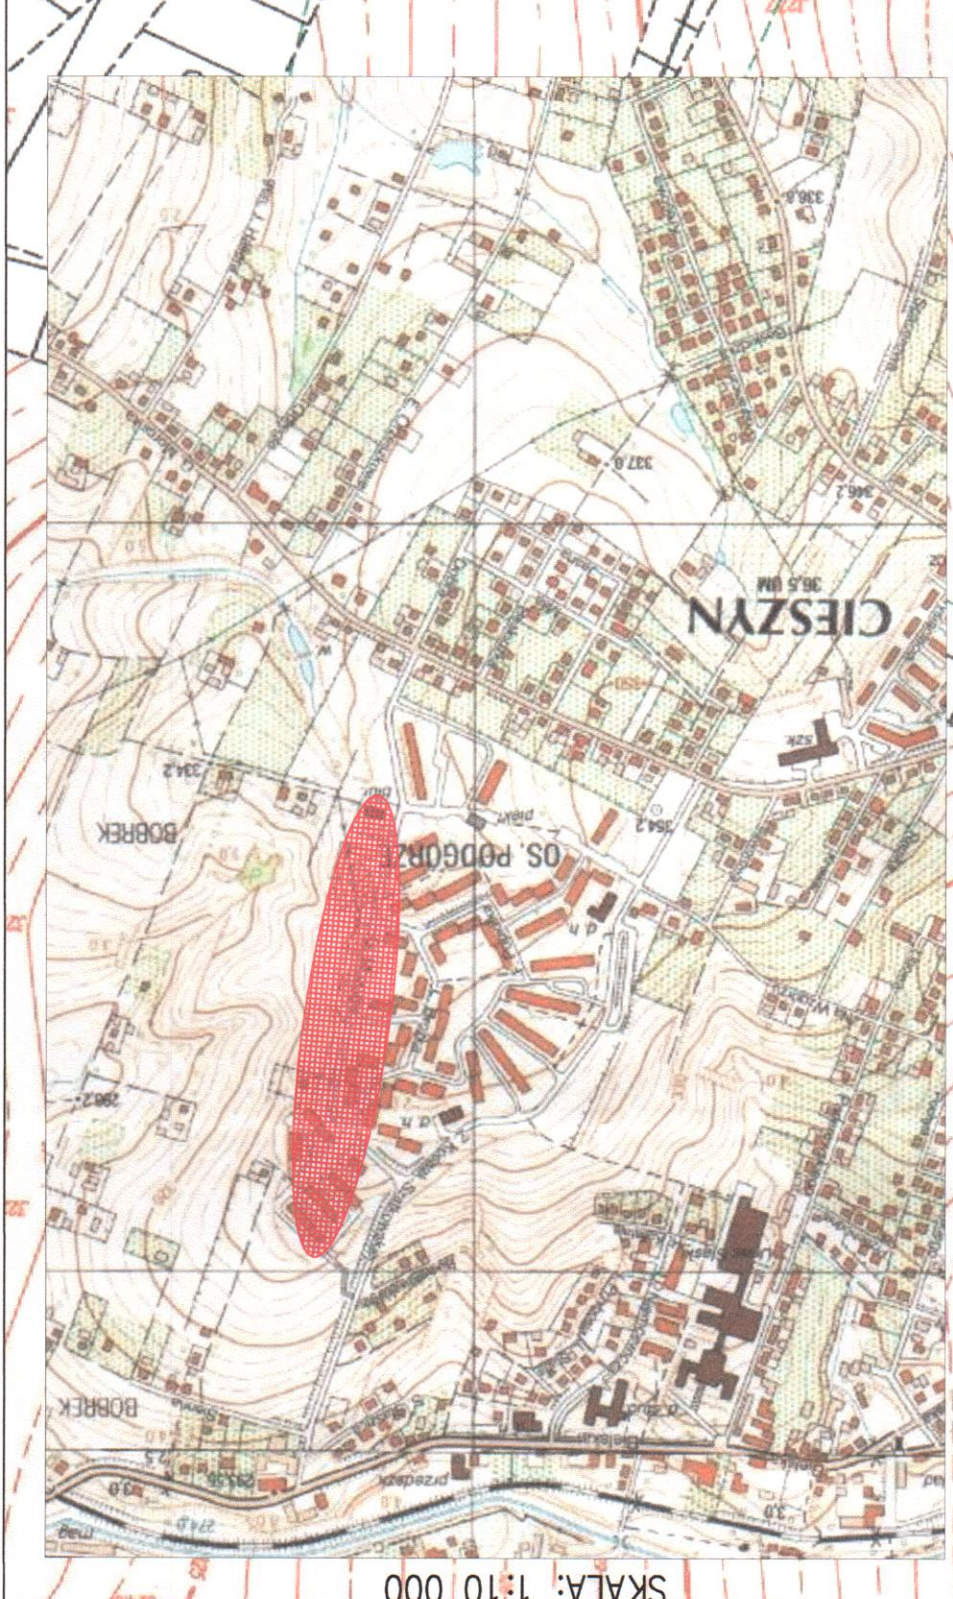

MAPA ORIENTACYJNA
SKALA: 1:10 000
CIESZYŃ
OS PÓŁNOCNY

nr sekcji: 6.118.26.15.3.4
D.Z.: GKK.6642.888.2016
Data: 17.06.2016
Obręb 49
Obręb 38
Obręb 37
Obręb 36
Obręb 35
Obręb 34
Obręb 33
Obręb 32
Obręb 31
Obręb 30
Obręb 29
Obręb 28
Obręb 27
Obręb 26
Obręb 25
Obręb 24
Obręb 23
Obręb 22
Obręb 21
Obręb 20
Obręb 19
Obręb 18
Obręb 17
Obręb 16
Obręb 15
Obręb 14
Obręb 13
Obręb 12
Obręb 11
Obręb 10
Obręb 9
Obręb 8
Obręb 7
Obręb 6
Obręb 5
Obręb 4
Obręb 3
Obręb 2
Obręb 1

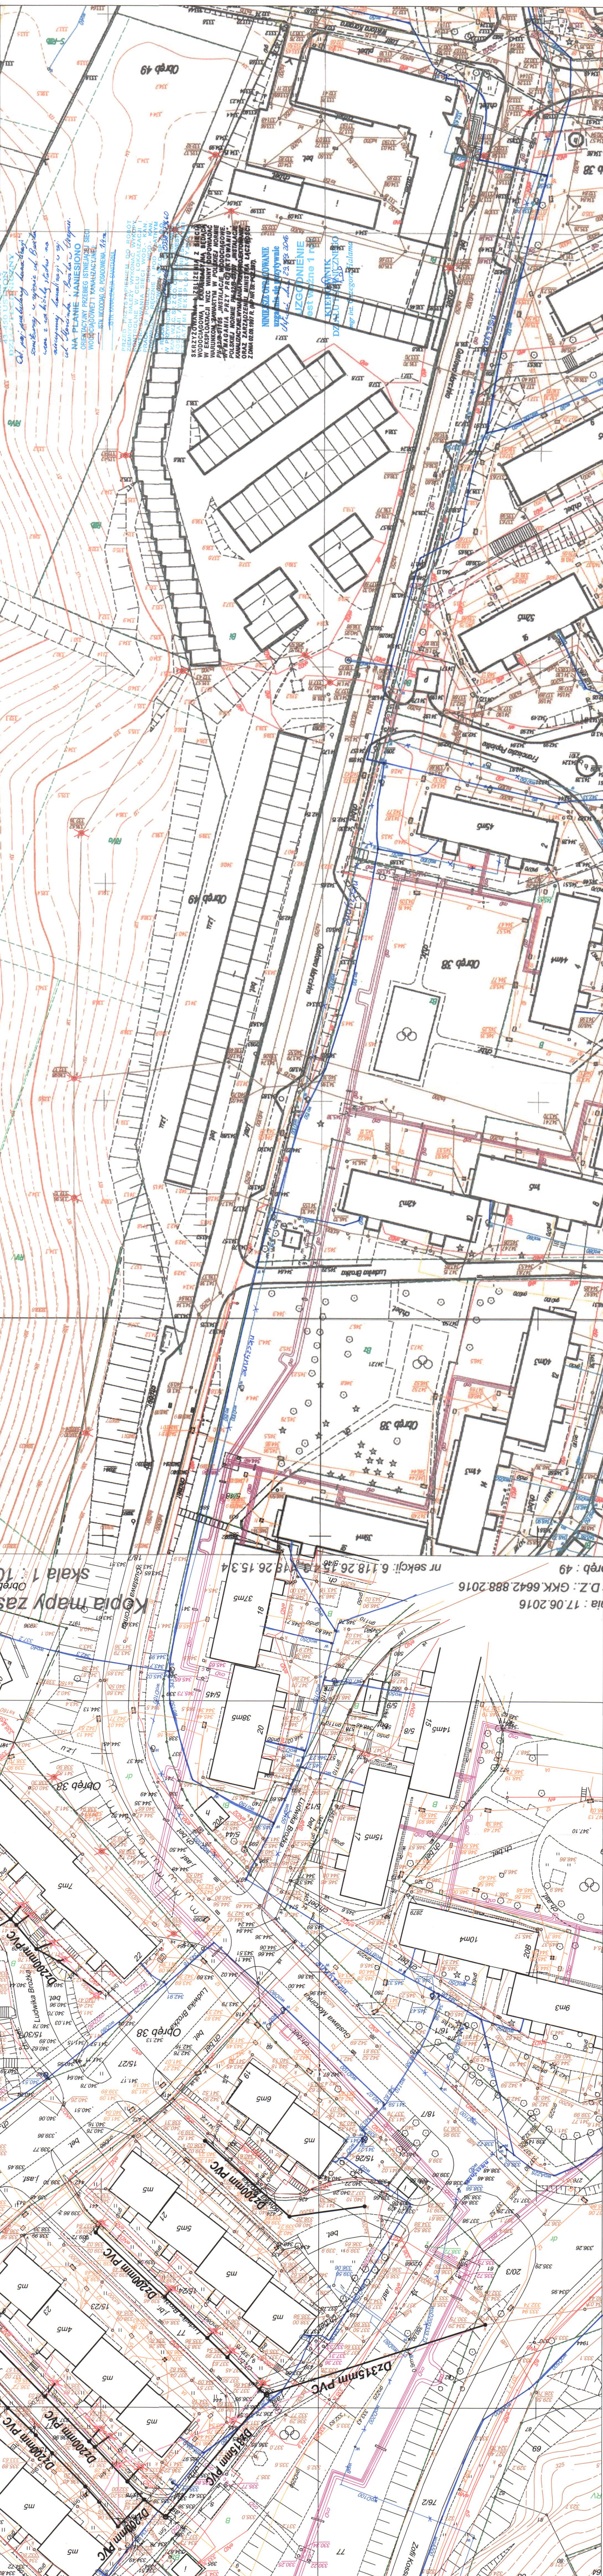

Obręb 49
Obręb 38
Obręb 37
Obręb 36
Obręb 35
Obręb 34
Obręb 33
Obręb 32
Obręb 31
Obręb 30
Obręb 29
Obręb 28
Obręb 27
Obręb 26
Obręb 25
Obręb 24
Obręb 23
Obręb 22
Obręb 21
Obręb 20
Obręb 19
Obręb 18
Obręb 17
Obręb 16
Obręb 15
Obręb 14
Obręb 13
Obręb 12
Obręb 11
Obręb 10
Obręb 9
Obręb 8
Obręb 7
Obręb 6
Obręb 5
Obręb 4
Obręb 3
Obręb 2
Obręb 1