


data: 17.06.2016
 D.Z.: GKK.6642.888.2016
 obręb : 49

nr sekcji: 6.118.26.15.3.4
 18.26.15.3.4

Kopia mapy zasadniczej
 skala 1:1000

MAPA ORIENTACYJNA
 SKALA: 1:10 000

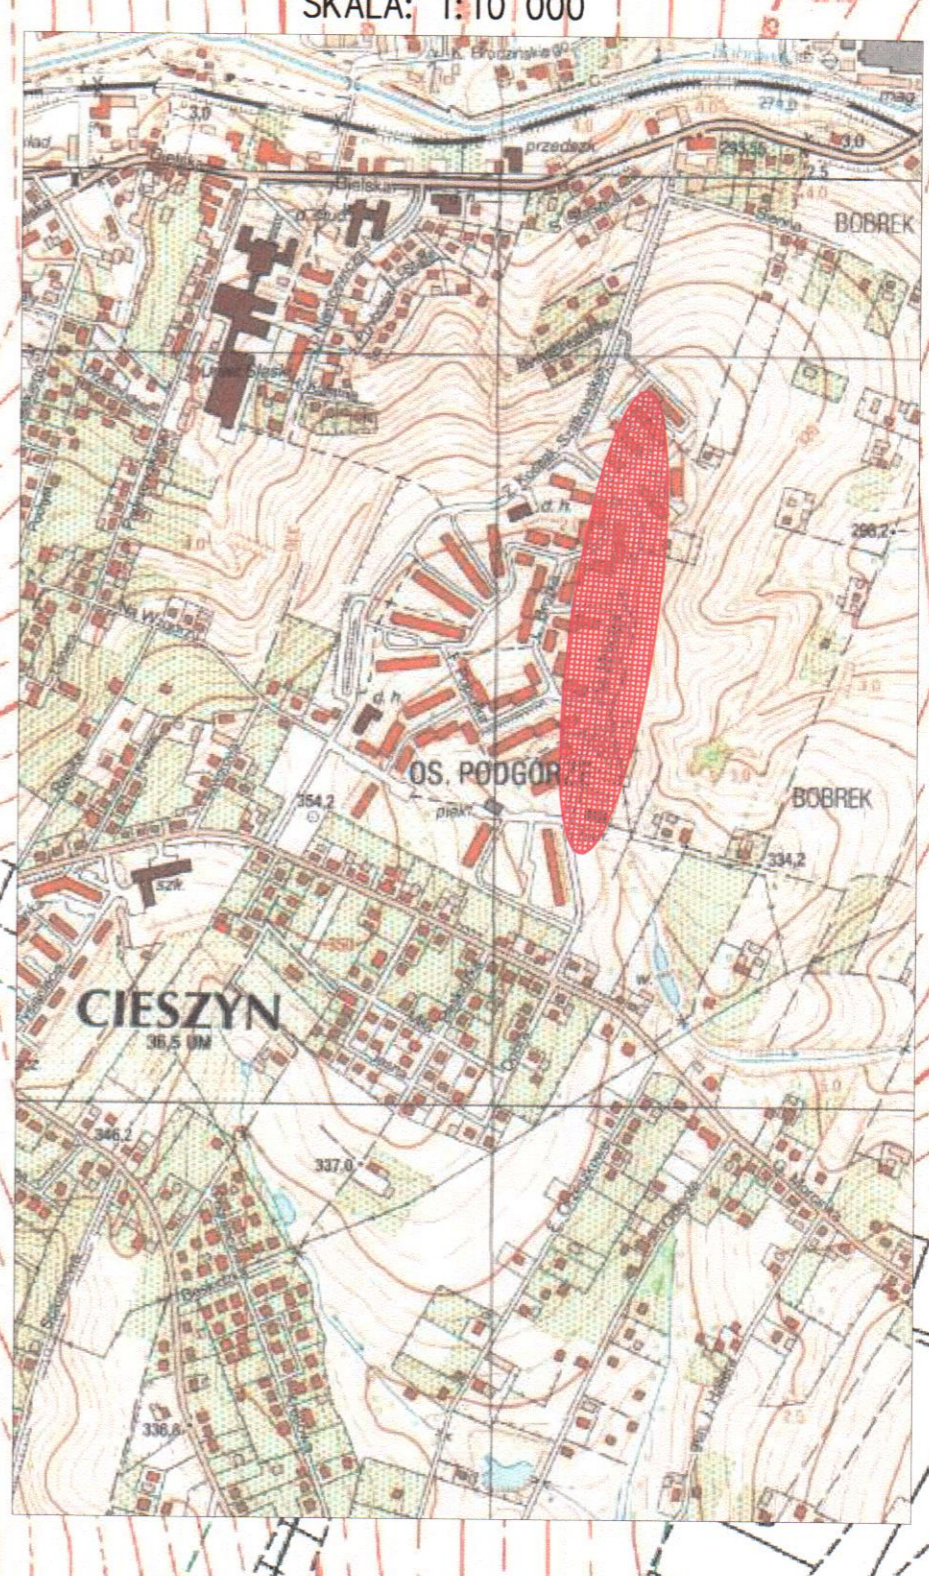

- LEGENDA:**
- projektowana przebudowa kanalizacji sanitarnej
 - studnia przeznaczona do likwidacji
 - istniejący kanał przeznaczony do uniecznienienia
 - Ks — istniejąca kanalizacja sanitarная
 - Kd — istniejąca kanalizacja deszczowa
 - istniejący gazociąg
 - istniejący kabel energetyczny
 - istniejący kabel telekomunikacyjny
 - istniejąca sieć ciepłownicza
 - istniejący wodociąg

MIEJSKI ZARZĄD DRÓG
 ul. Libumia 4 - Tel. 85-82-890
 43-400 CIESZYŃ

Znak do druku / plama
 nr 12.2/DZ-PK.4.005-5746
 w skali 1:1000

Hydro Instal PROJEKT TECHNICZNY Zakład Gospodarki Komunalnej w Cieszyń ul. Słowicza 59 43-400 Cieszyń		HYDRO-INSTAL PROJEKT TECHNICZNY Homa - Homa Spółka Jawna 43-391 Mazanowice 178, tel. (033)8155032	
ETAP PROJEKTU UZGODNIENIA BRANŻOWE		LOKALIZACJA Cieszyń rejon ul. Brozka, dz. nr 20/3, 7/1, 15/27, 15/30, 1/12, 18/7, 13/150, 13/7, 13/149, 13/148	
PROJEKT ZAGOSPODAROWANIA TERENU			
mgr inż. Katarzyna Świder Upr. nr SLK4131/PWOS/12	DATA XI 2016r.	PODPIS 	SKALA 1:500
mgr inż. Nina Towińska-Bubec Upr. nr SLK1195/PWOS/07	DATA XI 2016r.	PODPIS 	NR RYSUNKU 1