




Andrzej Maciejczek  
43-440 Golezów ul. Malinowa 7  
505-009-227  
maciejczek@o2.pl

Jednostka ewidencyjna: 240301\_1 CIESZYN  
Obręb: 240301\_1.0035  
ID zgłoszenia: GKK.6640.114.2016  
Kronstadt 86  
Układ wysokościowy: 6.118.26.15.1.2  
Sekcja 2000: 6.118.26.15.2.1

## MAPA DO CELÓW PROJEKTOWYCH

Skala 1:500

Mapa aktualna na dzień 07.06.2016 r.  
W zakresie aktualizacji nie badano obciążeń służebnościami gruntowymi ujawnionymi w księdze wieczystej.  
Dokument wykonano w oparciu o materiały wydane przez Burmistrza Miasta Cieszyna do licencji GKK.6640.114.2016\_2403011\_K05  
Golezów, dnia 13 czerwiec.2016 r.

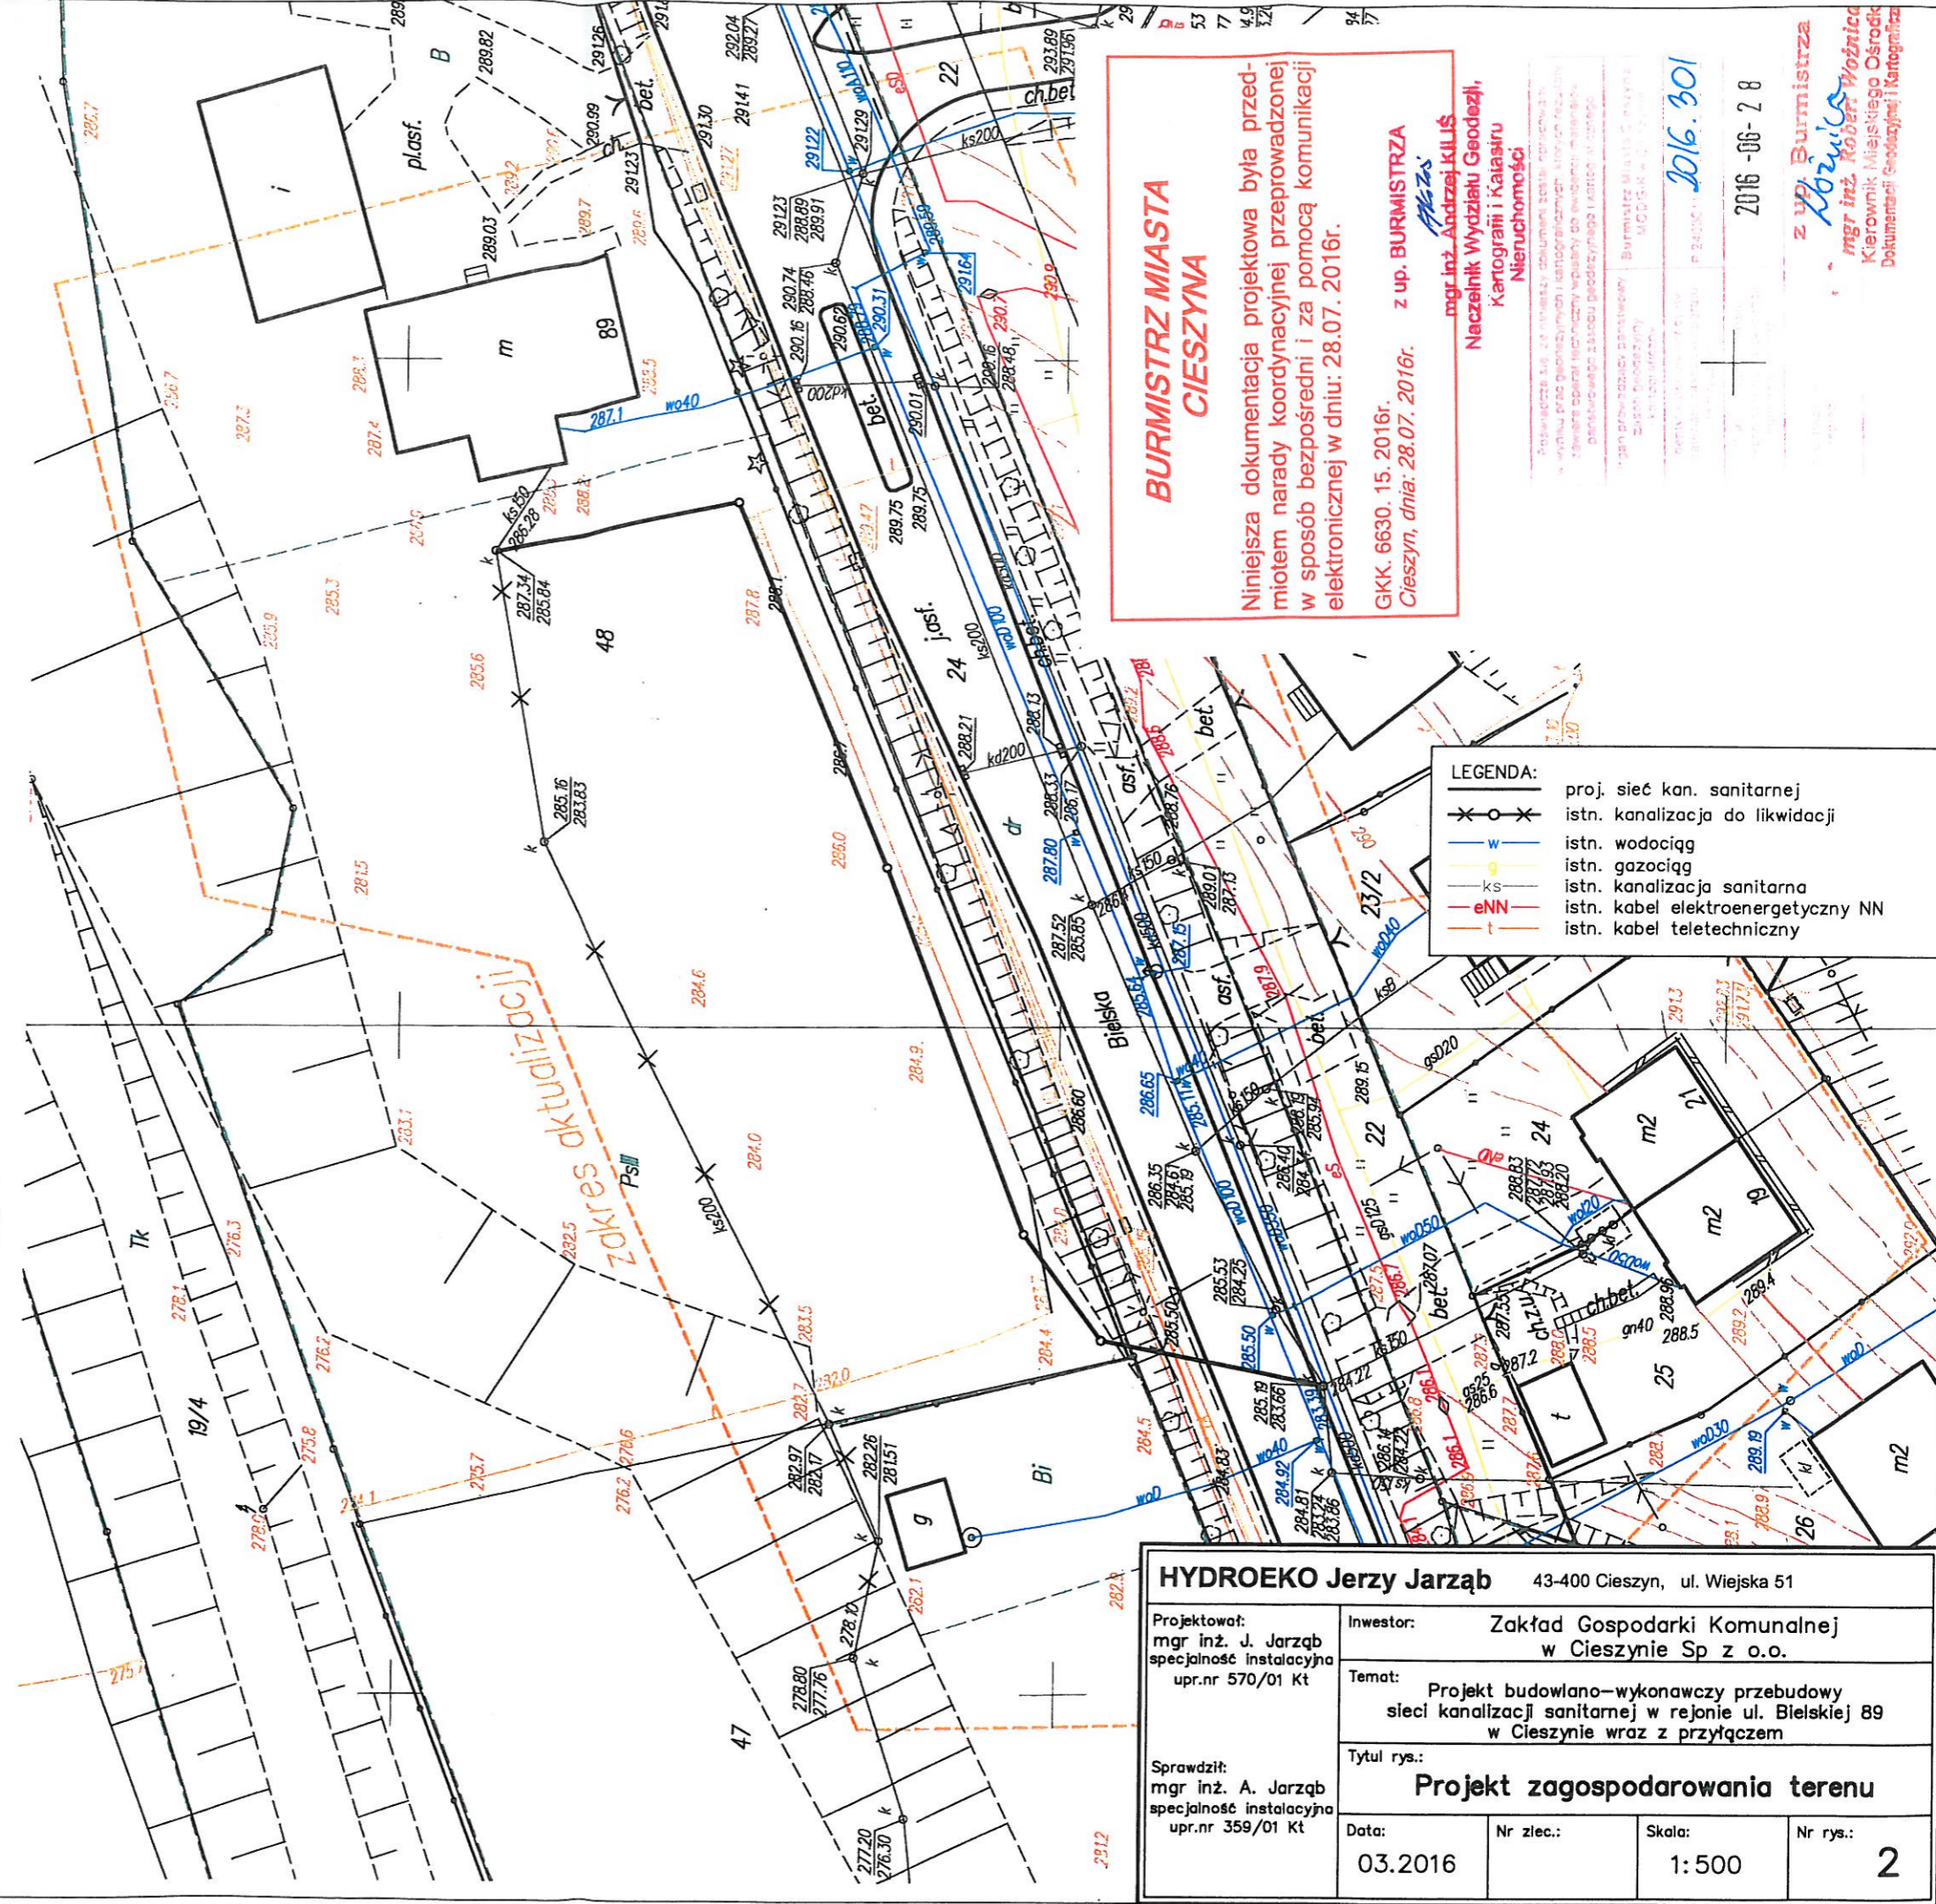

### BURMISTRZ MIASTA CIESZYNA

Niniejsza dokumentacja projektowa była przedmiotem narady koordynacyjnej przeprowadzonej w sposób bezpośredni i za pomocą komunikacji elektronicznej w dniu: 28.07.2016r.

GKK. 6630. 15. 2016r.  
Cieszyn, dnia: 28.07. 2016r.

z up. Burmistrza  
mgr inż. Andrzej KULIS  
Naczelnik Wydziału Geodezji,  
Kartografii i Katastru  
Nieruchomości

<b>HYDROEKO Jerzy Jarząb</b> 43-400 Cieszyn, ul. Wiejska 51	
Projektował: mgr inż. J. Jarząb specjalność instalacyjna upr.nr 570/01 Kt	Inwestor: Zakład Gospodarki Komunalnej w Cieszynie Sp z o.o.
Sprawdził: mgr inż. A. Jarząb specjalność instalacyjna upr.nr 359/01 Kt	Temat: Projekt budowlano-wykonawczy przebudowy sieci kanalizacji sanitarnej w rejonie ul. Bielskiej 89 w Cieszynie wraz z przyłączem
Tytuł rys.: <b>Projekt zagospodarowania terenu</b>	
Data: 03.2016	Nr zlec.: Skala: 1:500
Nr rys.: <b>2</b>	

z up. Burmistrza  
mgr inż. Robert Woźnica  
Kierownik Miejskiego Ośrodka  
Dokumentacji Geodezji i Kartografii