



POMPOWNIĄ P1

PŁYTA FUNDAMENTOWA - ZBROJENIE

A-A

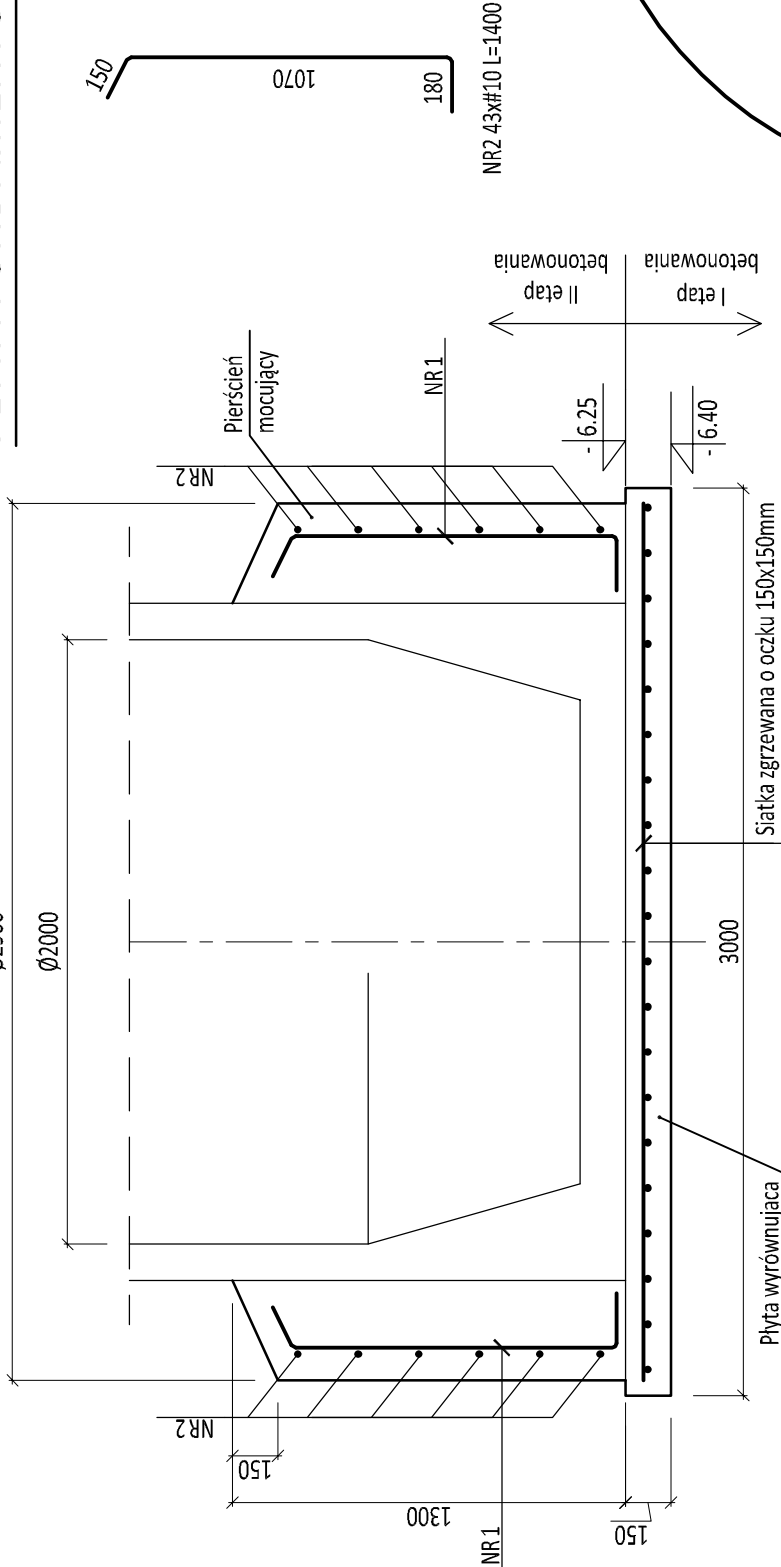


RZUT

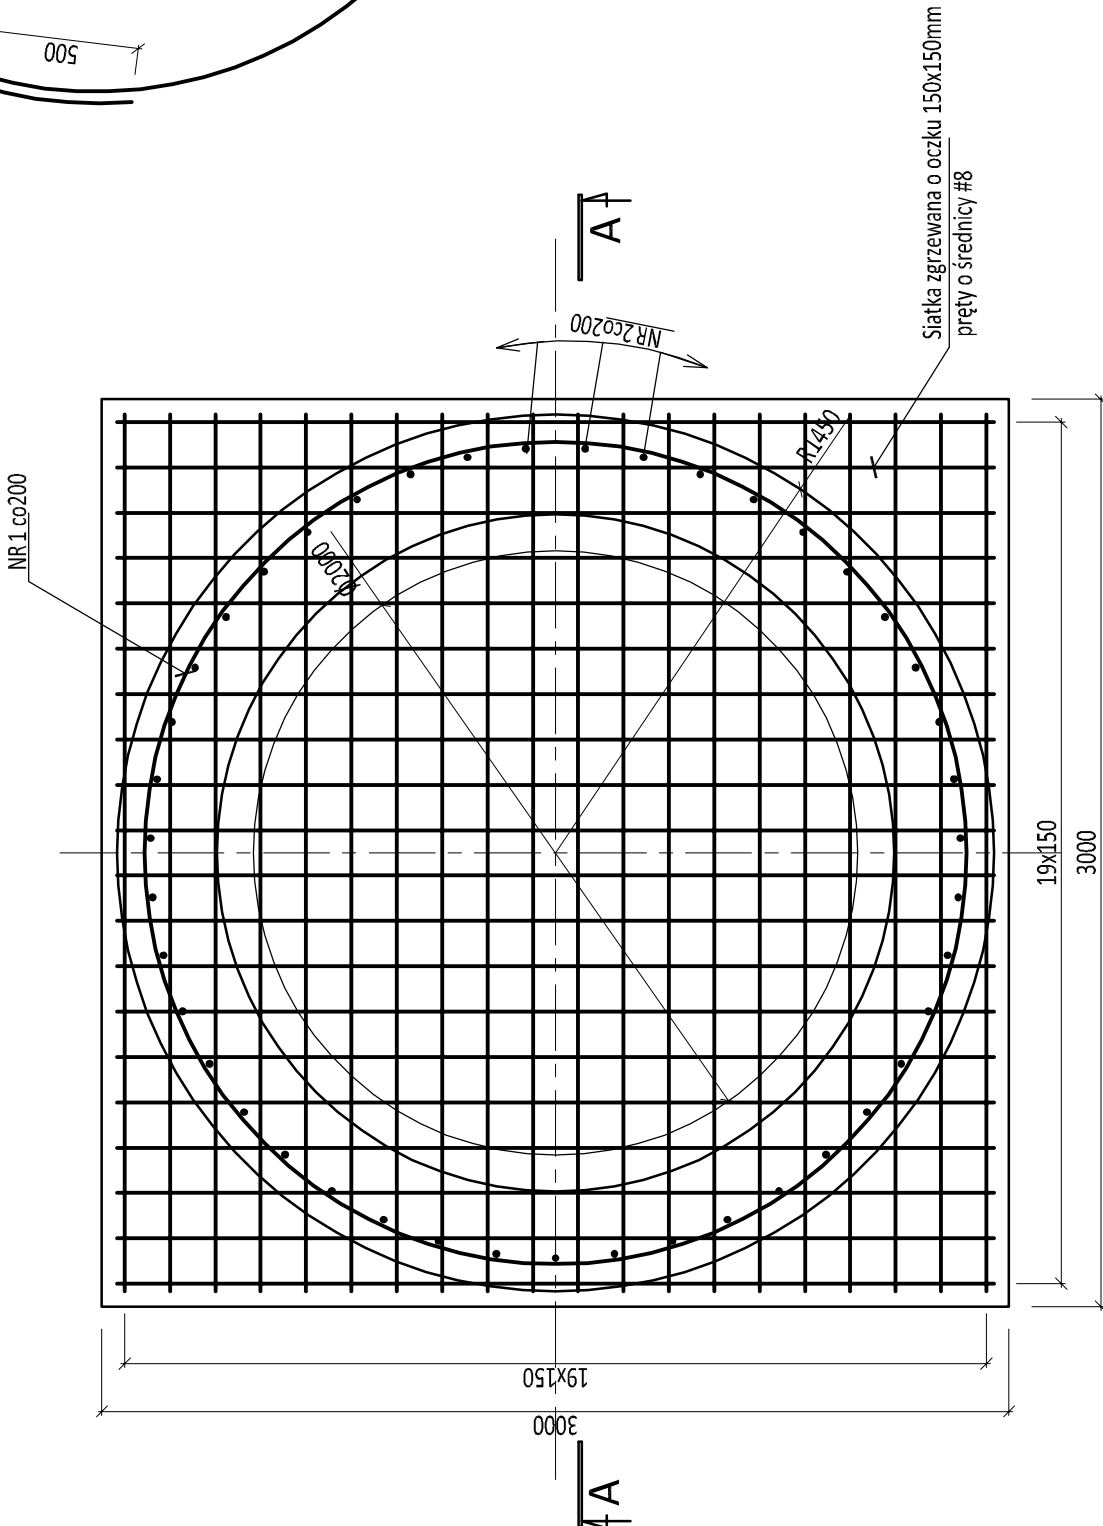


POMPOWNIĄ P1

PŁYTA FUNDAMENTOWA - ZBROJENIE

A-A

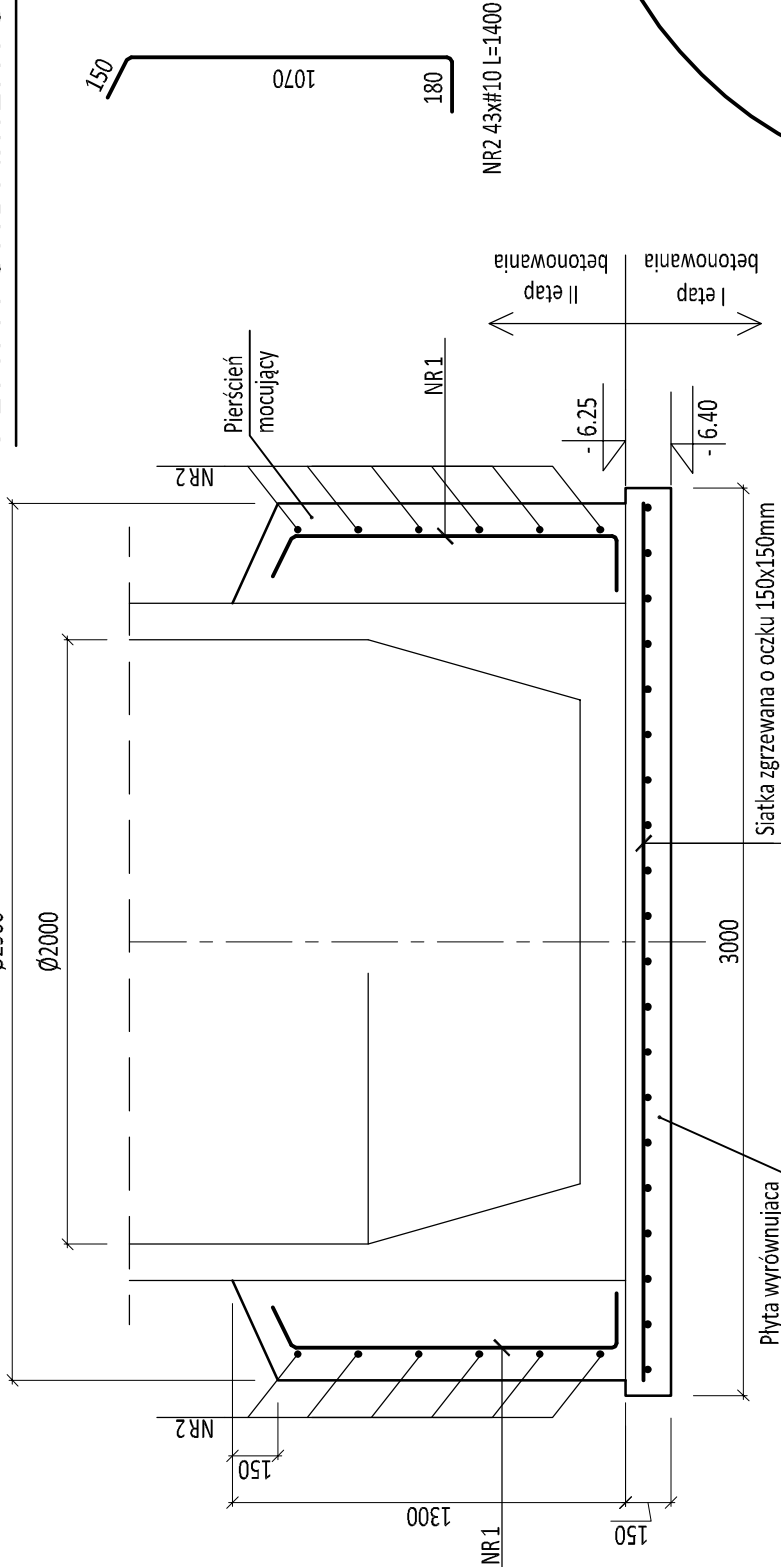

RZUT

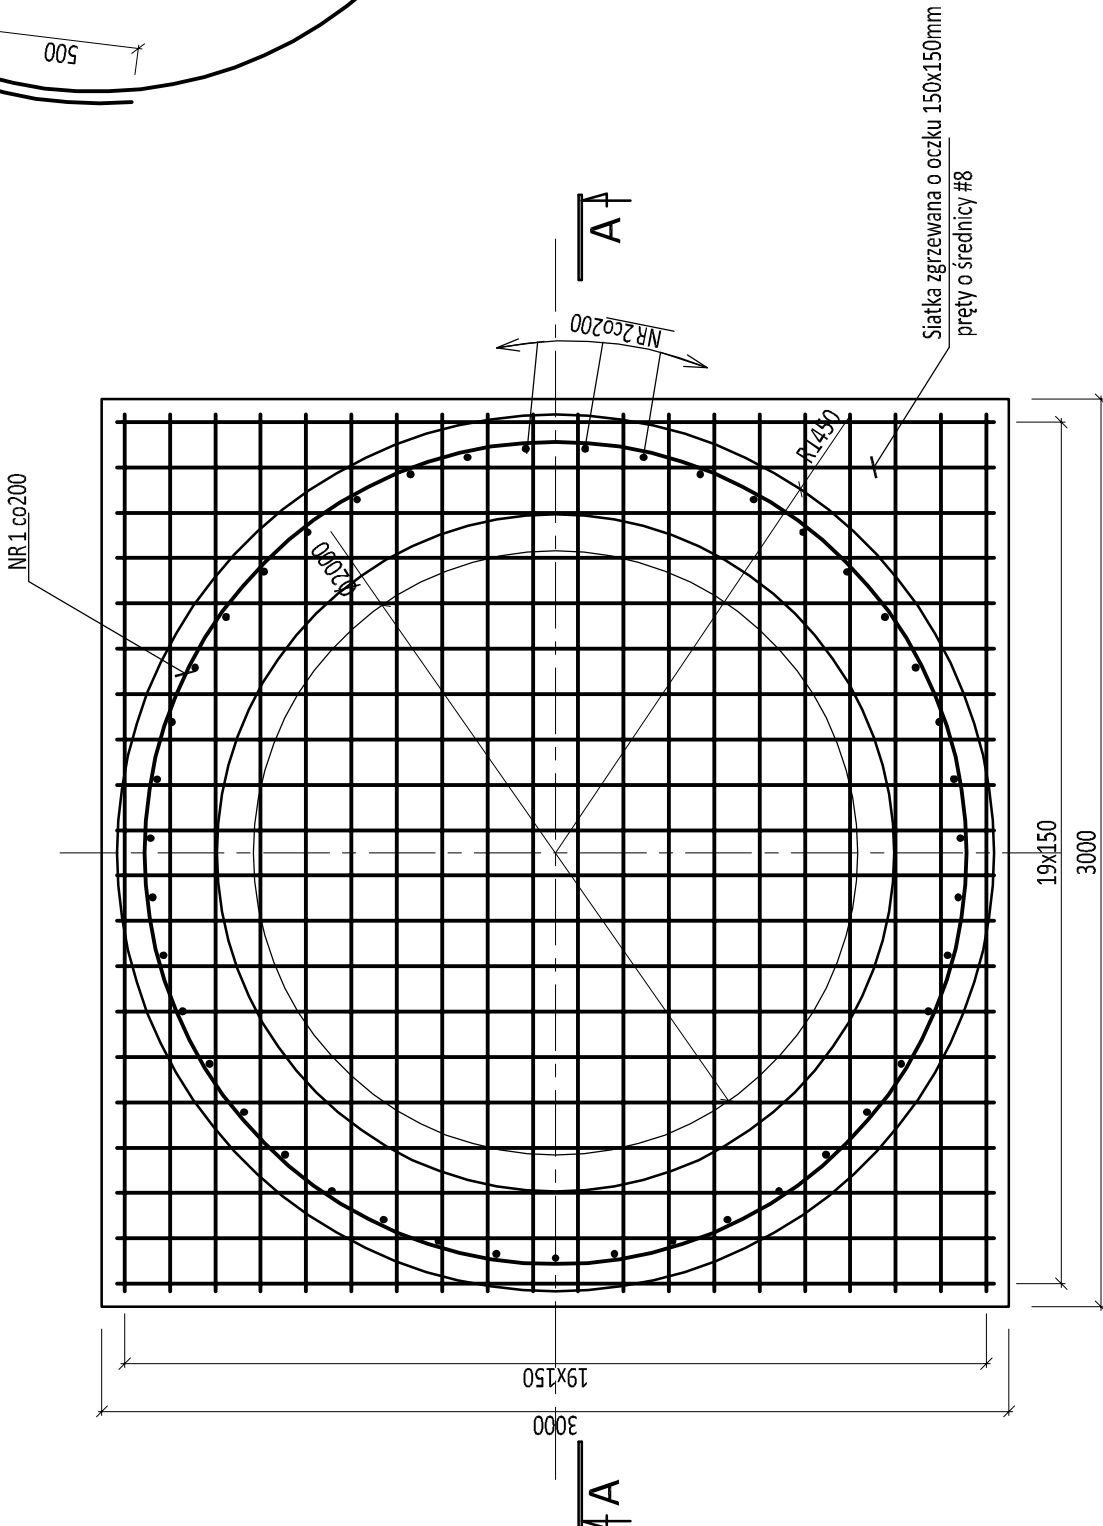


WYKAZ STALI ZBROJENIOWEJ DLA JEDNEJ PŁYTY FUNDAMENTOWEJ				
NR PRĘTA	# PRĘTA [mm]	DŁUGOŚĆ PRĘTA [mm]	IŁOŚĆ PRĘTÓW [szt]	DŁUGOŚĆ RAZEM A-IIIN [m]
1	10	4780	12	57,36
2	10	1400	43	60,20
DŁUGOŚĆ ŁĄCZNA [m]				117,56
MASA 1mb [kg]				0,617
RAZEM MASA [kg]				72,53
SUMA [kg]				72,53


SIATKA ZGRZEWANA O OCZKU 150x150mm
PRĘTY O ŚREDNICY #8mm - 8,41m² - 44kg

BETON C25/30 (XC2, XA1)
STAL A-IIIN

- UWAGI:
- Pierścień mocujący wykonać w drugim etapie betonowania po ustawieniu pompowni.
 - Rzędnę posadowienia pompowni sprawdzić z rysunkami technologicznymi.

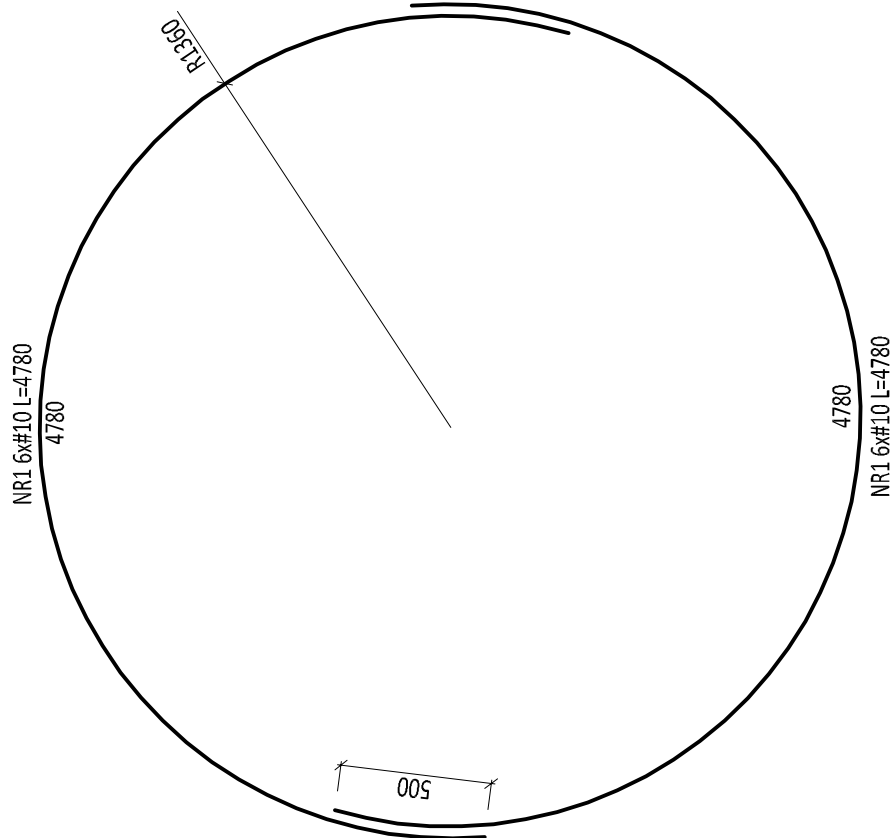


RZUT

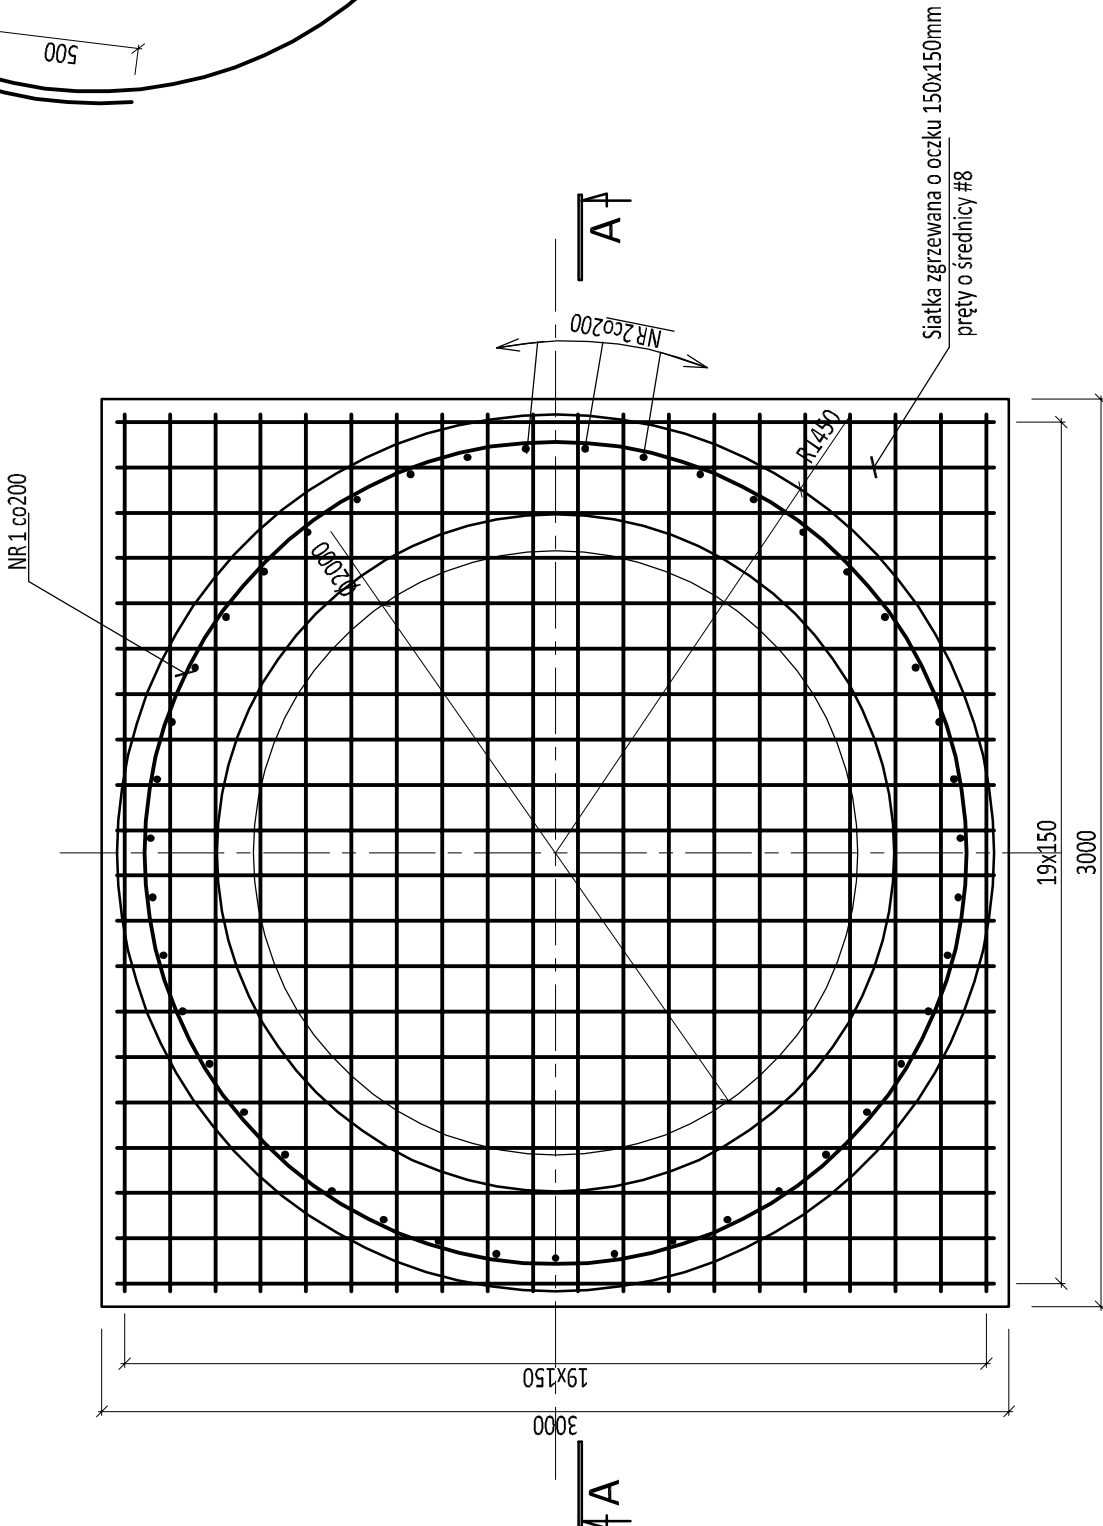


POMPOWNIĄ P1

PŁYTA FUNDAMENTOWA - RYS. SZALUNKOWY

A-A

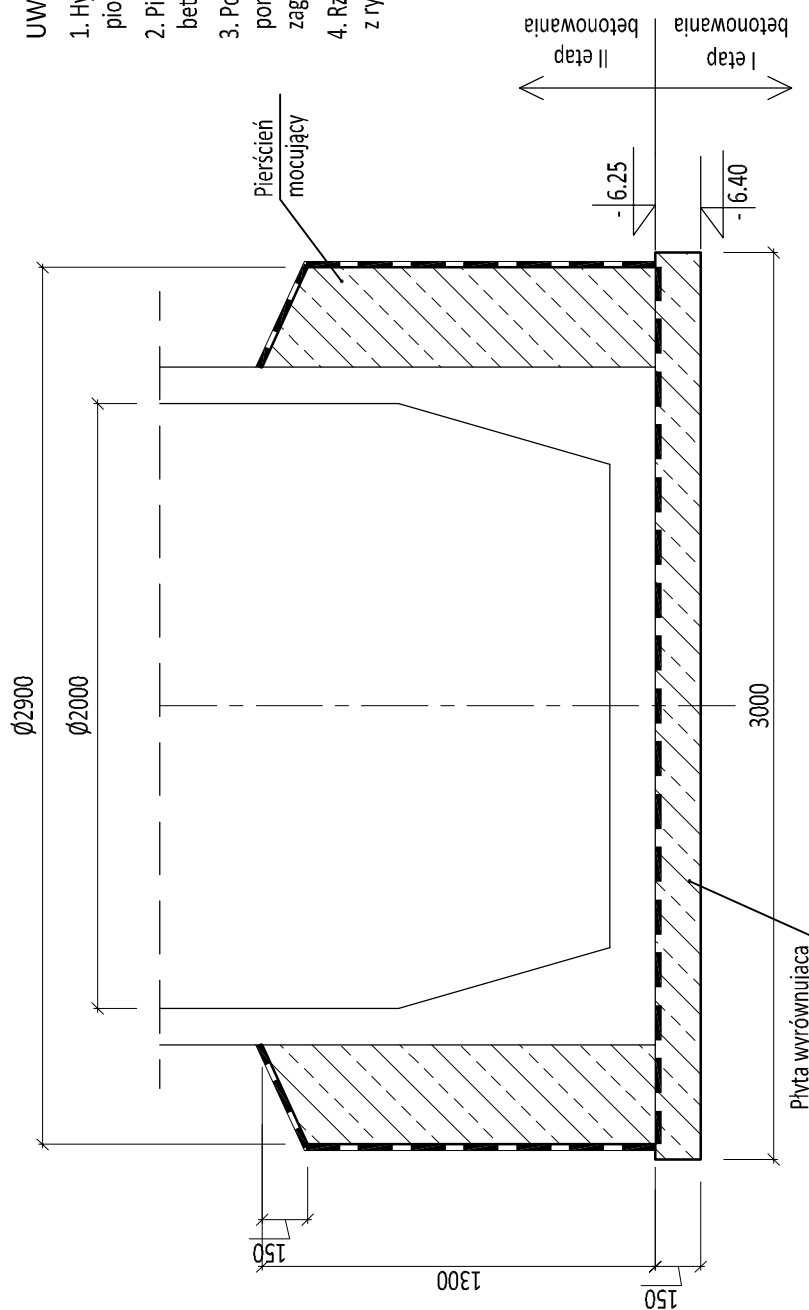

RZUT

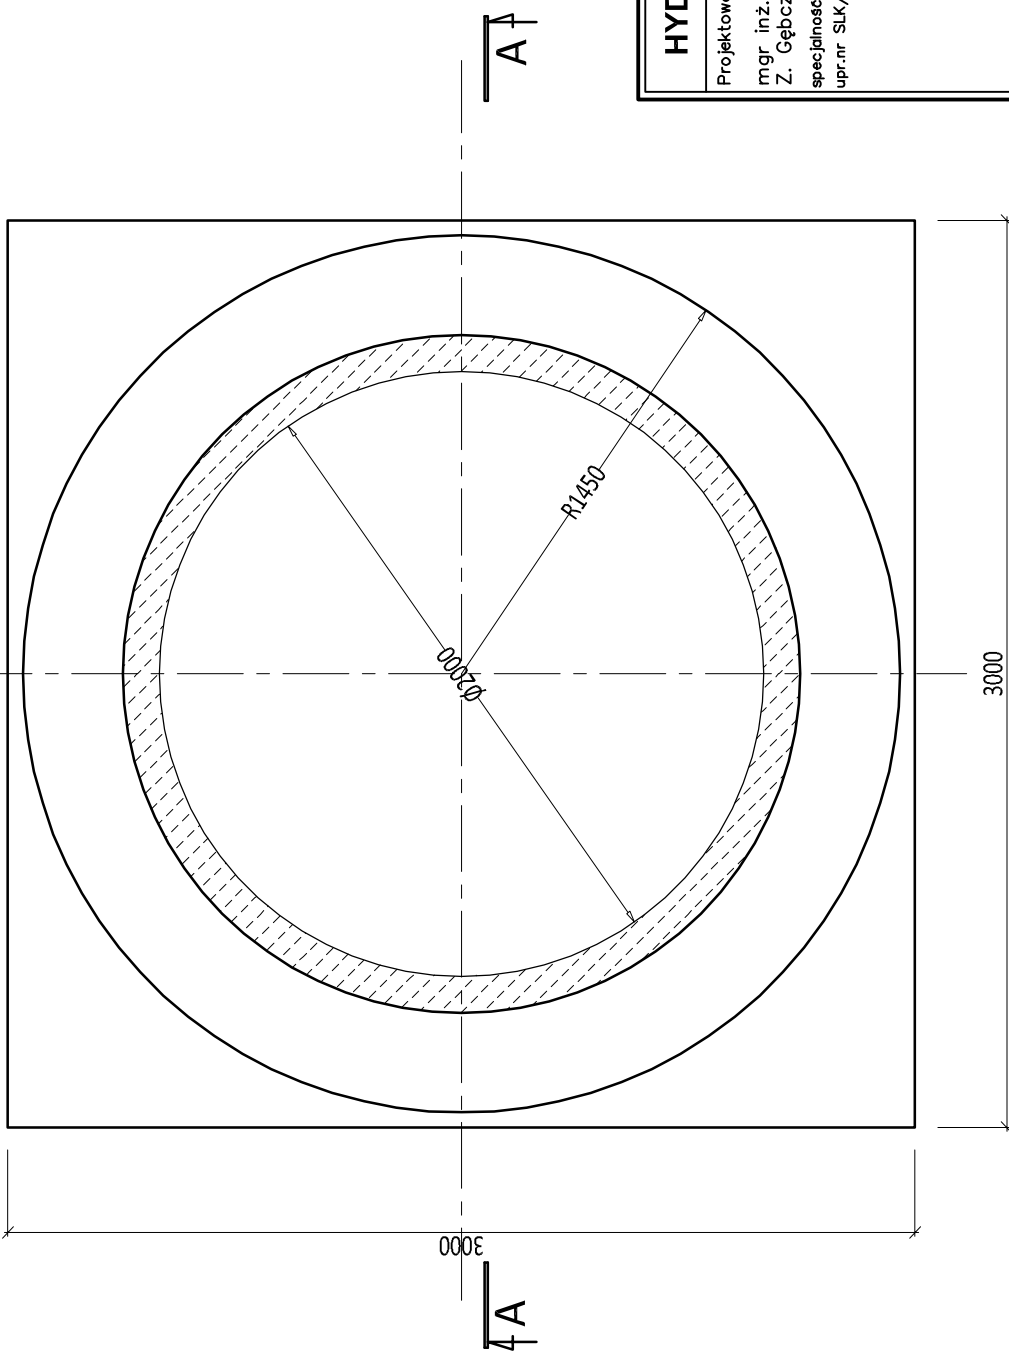

BETON C25/30 (XC2, XA1)
STAL A-IIIN

UWAGI:

- Hydroizolacja: pozioma - 1x papa na lepiku lub zgrzewalna, pionowa - 2x masa bitumiczna.
- Pierścień mocujący wykonać w drugim etapie betonowania po ustawieniu pompowni.
- Po zakończeniu robót montażowych zbiornik pompowni obsypać gruntem starannie zagęszczanym warstwami.
- Rzędne posadowienia pompowni sprawdzić z rysunkami technologicznymi.

HYDROEKO Jerzy Jarzab		43-400 Cieszyń, ul. Wiejska 51	
Projektował: mgr inż. Z. Gębczyński specjalność konstrukcyjna upr.nr SLK/0250/P00K/03	Inwestor: Zakład Gospodarki Komunalnej Sp.zoo. ul. Słowicza 59, 43—400 Cieszyń		
	Temat: Projekt budowlany budowy/przebudowy sieci kanalizacji sanitarnej w rejonie ulic: Fryszackiej i Chemiczków w Cieszyźnie ETAP I		
	Tytuł rys.: Fundament przeciwwyporowy dla pompowni P1		
	Data: 06.2018	Skala: 1: 25	Nr rys.: 5/1