

### Mapa sytuacyjno- wysokościowa do celów projektowych


DER	676/2017	
Nr i nazwa linii kolejowej	Nr 90 Cieszyn - Zebrzydowice	
Szlak/ stacja		
Km	24.650 - 24.850	
Województwo	śląskie	
Powiat	cieszyński	
Jednostka ewidencyjna	Cieszyn 240301 1	
Obręb ewidencyjny	240301 1.0078, 240301 1.0079	
Działka terenu zamkniętego	82	
Skala mapy	1 : 500	
Sekcja mapy układ 2000	6.119.26.18.3.1, 6.119.26.18.3.2	
Układ wysokościowy	Kronsztadt 86	
Imię i nazwisko, nr uprawnień oraz data i podpis geodety uprawnionego, który opracował mapę	FIRMA HANDLOWO-USŁUGOWA <b>USŁUGI GEODEZYJNE</b> Izabela Zyla 43-400 CIESZYŃ, ul. Kościuszki 29 tel. 691 940 207 REGON 241069002 NIP 548-116-99-78	<b>GEODETA UPRAWNIONY</b> uprawnienia nr 20189 Izabela Zyla Cieszyn, 04.05.2018r.

FKPS.A.  
 Oddział Gospodarowania  
 Nieruchomościami  
 Kolejowy Ośrodek Dokumentacji  
 Geodezyjnej i Kartograficznej  
 w Katowicach  
 Poświadczam zgodność niniejszego  
 dokumentu z oryginałem przyjętym  
 do kolejowego zasobu geodezyjnego  
 i kartograficznego. 06.06.2018  
 i zarejestrowano pod nr .....  
 P.p. 123/59  
 Katowice, dn. ....  
 06.06.2018

GEODETA SPECJALISTA  
 Regulacji Stanów Wymiarowych  
 Jacek Cebuda

LEGENDA:

	proj. sieć kanalizacji sanitarnej – kanał grawitacyjny
	proj. sieć kanalizacji sanitarnej – rurociąg tłoczny
	proj. sieć kan. sanitarnej – kanał graw.wykonywany metodą przecisku
	proj. sieć kan. sanitarnej – rur.tłoczny wykonywany metodą przewiertu
	proj. sieć kanalizacji sanitarnej ciśnieniowa – wg oddz. opracowania
	istn. kanalizacja deszczowa
	istn. kanalizacja sanitarna
	istn. wodociąg
	istn. gazociąg
	istn. kabel elektroenergetyczny NN
	istn. kabel teletechniczny
	istn. sieć CO

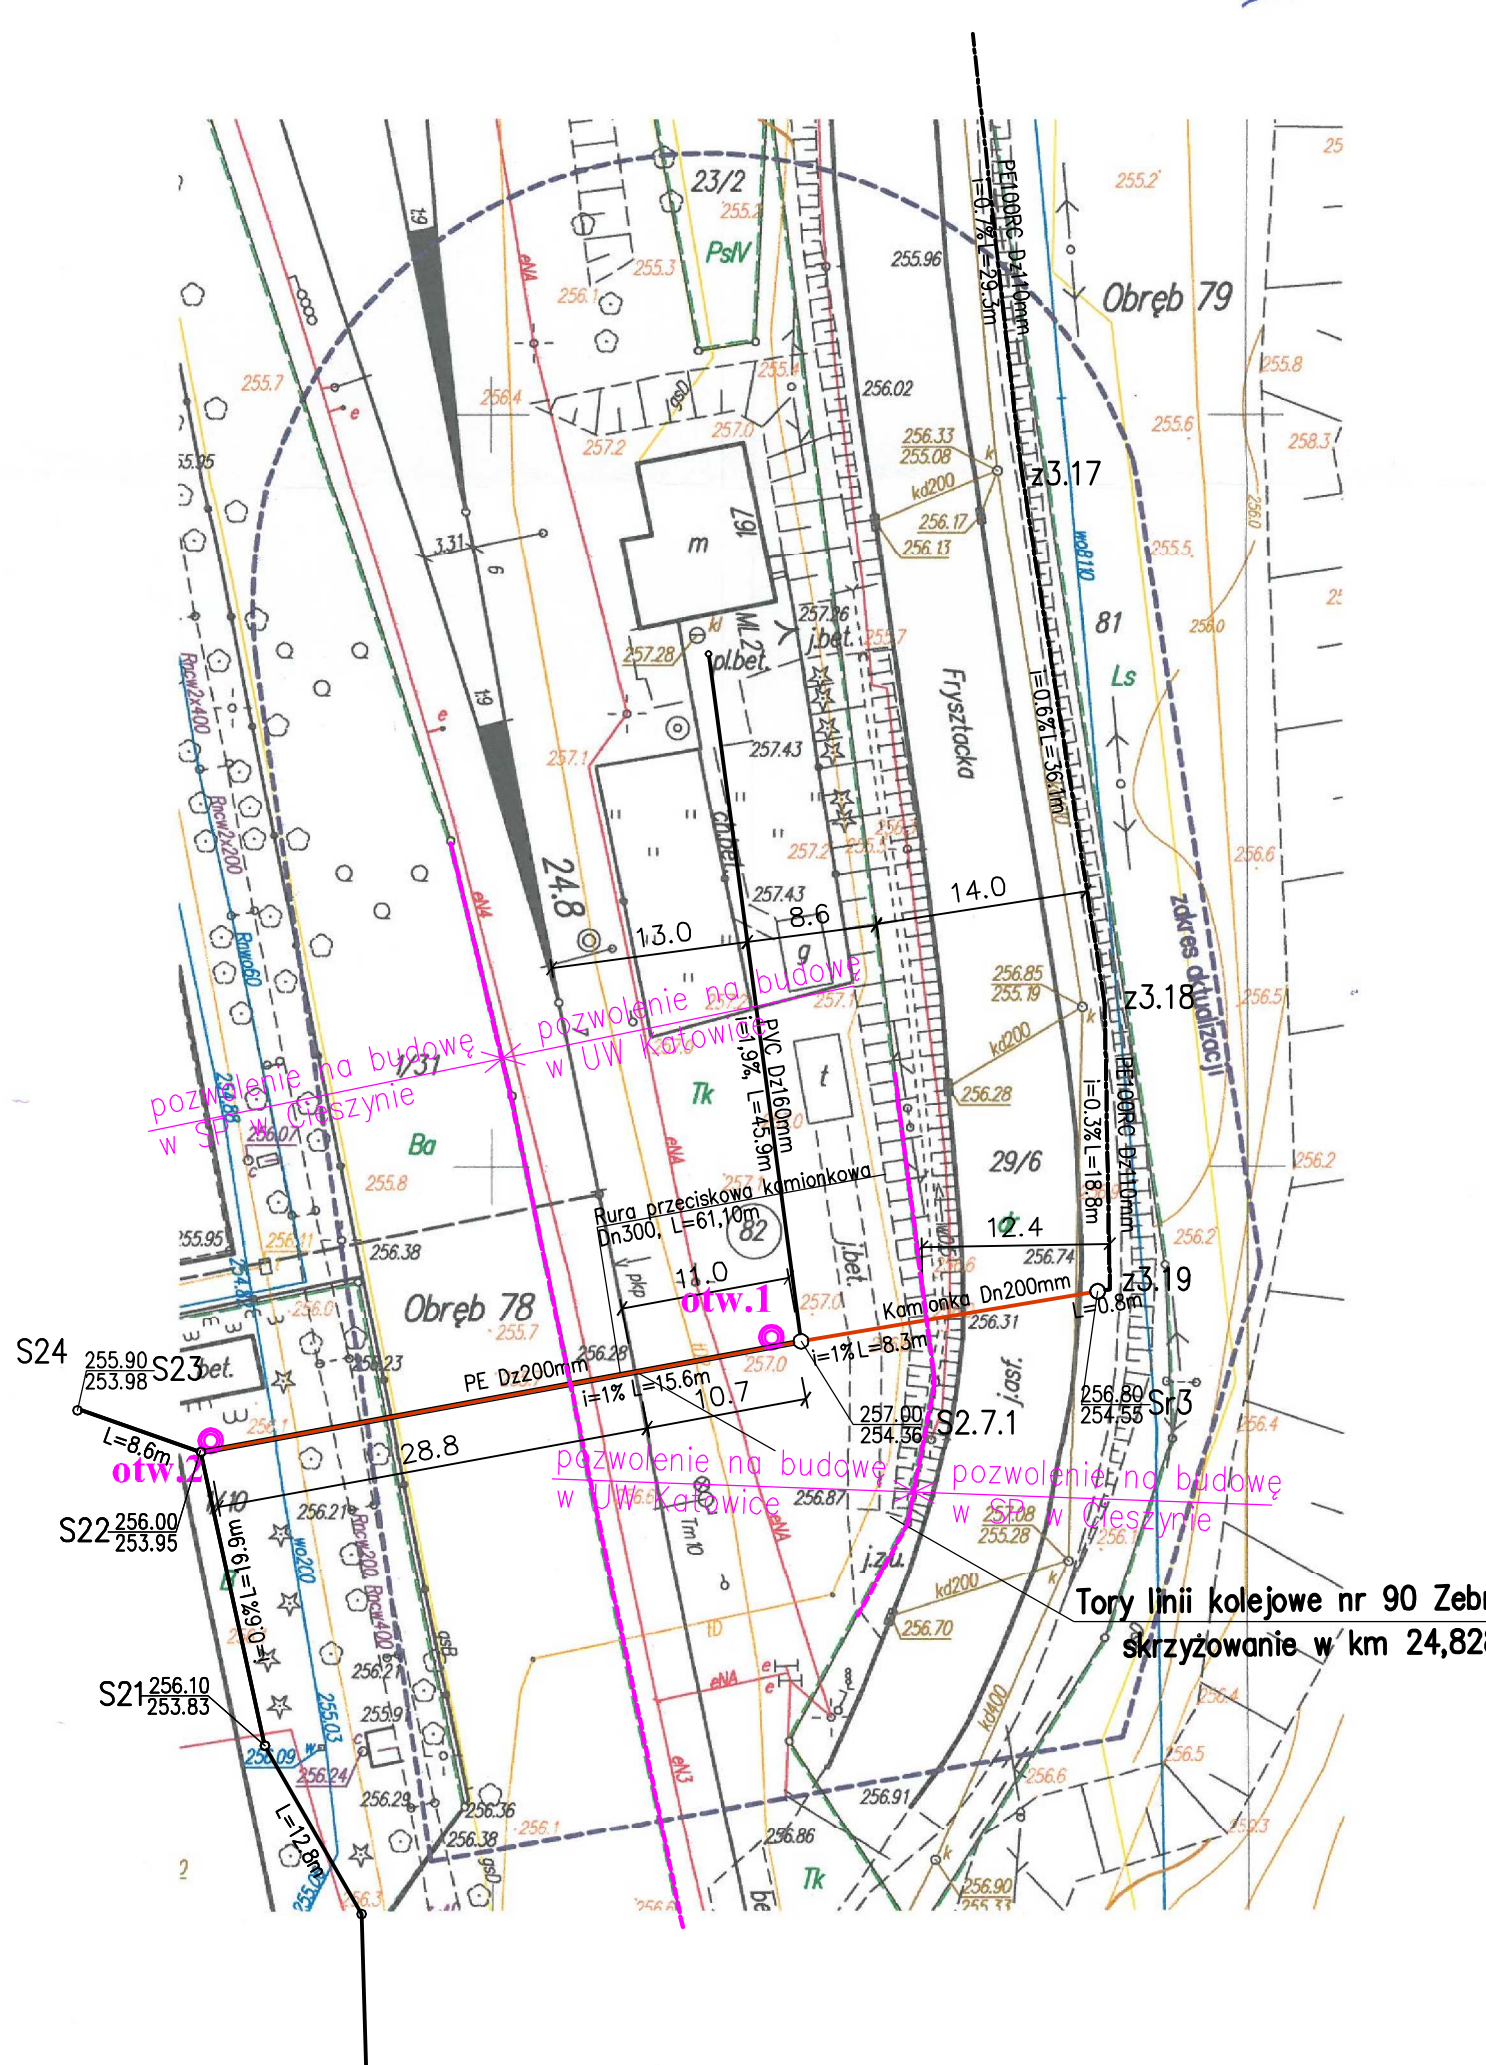

**Zestawienie długości na terenach PKP**

obręb, nr działki	Długość
78, 82	69,8 mb

**HYDROEKO Jerzy Jarząb** 43-400 Cieszyn, ul. Wiejska 51

Projektował: mgr inż. J. Jarząb specjalność instalacyjna upr.nr 570/01	Investor: Zakład Gospodarki Komunalnej Sp.zoo. ul. Słowicza 59, 43-400 Cieszyn
Sprawdził: mgr inż. A. Jarząb specjalność instalacyjna upr.nr 359/01	Temat: Projekt budowlany budowy sieci kanalizacji sanitarnej w terenach kolejowych zamkniętych PKP i przechodzących pod torami linii nr 90 Zebrzydowice-Cieszyn
Tytuł rys.: <b>Projekt zagospodarowania terenu – skrzyżowanie z torami w km 24+828</b>	
Data: 06.2018	Skala: 1:500
Nr rys.: 2/1	