

Cieszyn, 26 lutego 2018 roku

GN.6852.6.2018

## O Ś W I A D C Z E N I E

Wyrażam zgodę **Zakładowi Gospodarki Komunalnej w Cieszynie Sp. z o. o.** z siedzibą przy ul. Słowiczej 59 w Cieszynie, (KRS: 0000347288, NIP: 548-260-67-54, REGON: 241423780), w imieniu której działa jako pełnomocnik Pan Jerzy Jarząb prowadzący działalność gospodarczą pod nazwą HYDROEKO Jerzy Jarząb z siedzibą przy ul. Wiejskiej 51 w Cieszynie, na udostępnienie nieruchomości Gminy Cieszyn położonych w rejonie ul. Frysztańskiej w Cieszynie, oznaczonej jako znajdujące się w:

- **obrębnie 79** działka **nr 125** (jako współwłaściciel w udziale wynoszącym 54/576),
- **obrębnie 79** działka **nr 127/1**,
- **obrębnie 63** działka **nr 6/12**.


Powyższa zgoda wydawana jest w związku z planowaną budową kanalizacji sanitarnej grawitacyjno-ciśnieniowej w rejonie ul. Frysztańskiej w Cieszynie.

Integralną częścią oświadczenia są załączniki mapowe (1-3) z wyrysowanym obszarem planowanych prac.

Jednocześnie informuję, że prawo dysponowania nieruchomością oznaczoną jako działka nr 6/8 obr. 63 wynika z § 1 ust. 4 umowy dzierżawy nr GN.VI.72243-3/06 z dnia 2 stycznia 2006 r., które obejmuje cele budowlane. Informuję także, że wyrażam zgodę i nie wnoszę uwag co do planowanej inwestycji, zgodnie z załącznikiem mapowym nr 3 do niniejszego oświadczenia.


Zastępca Burmistrza Miasta  
  
Aleksandra Cierniak

Otrzymują:  
1 x Wnioskodawca,  
1 x a/a Wydział GN.

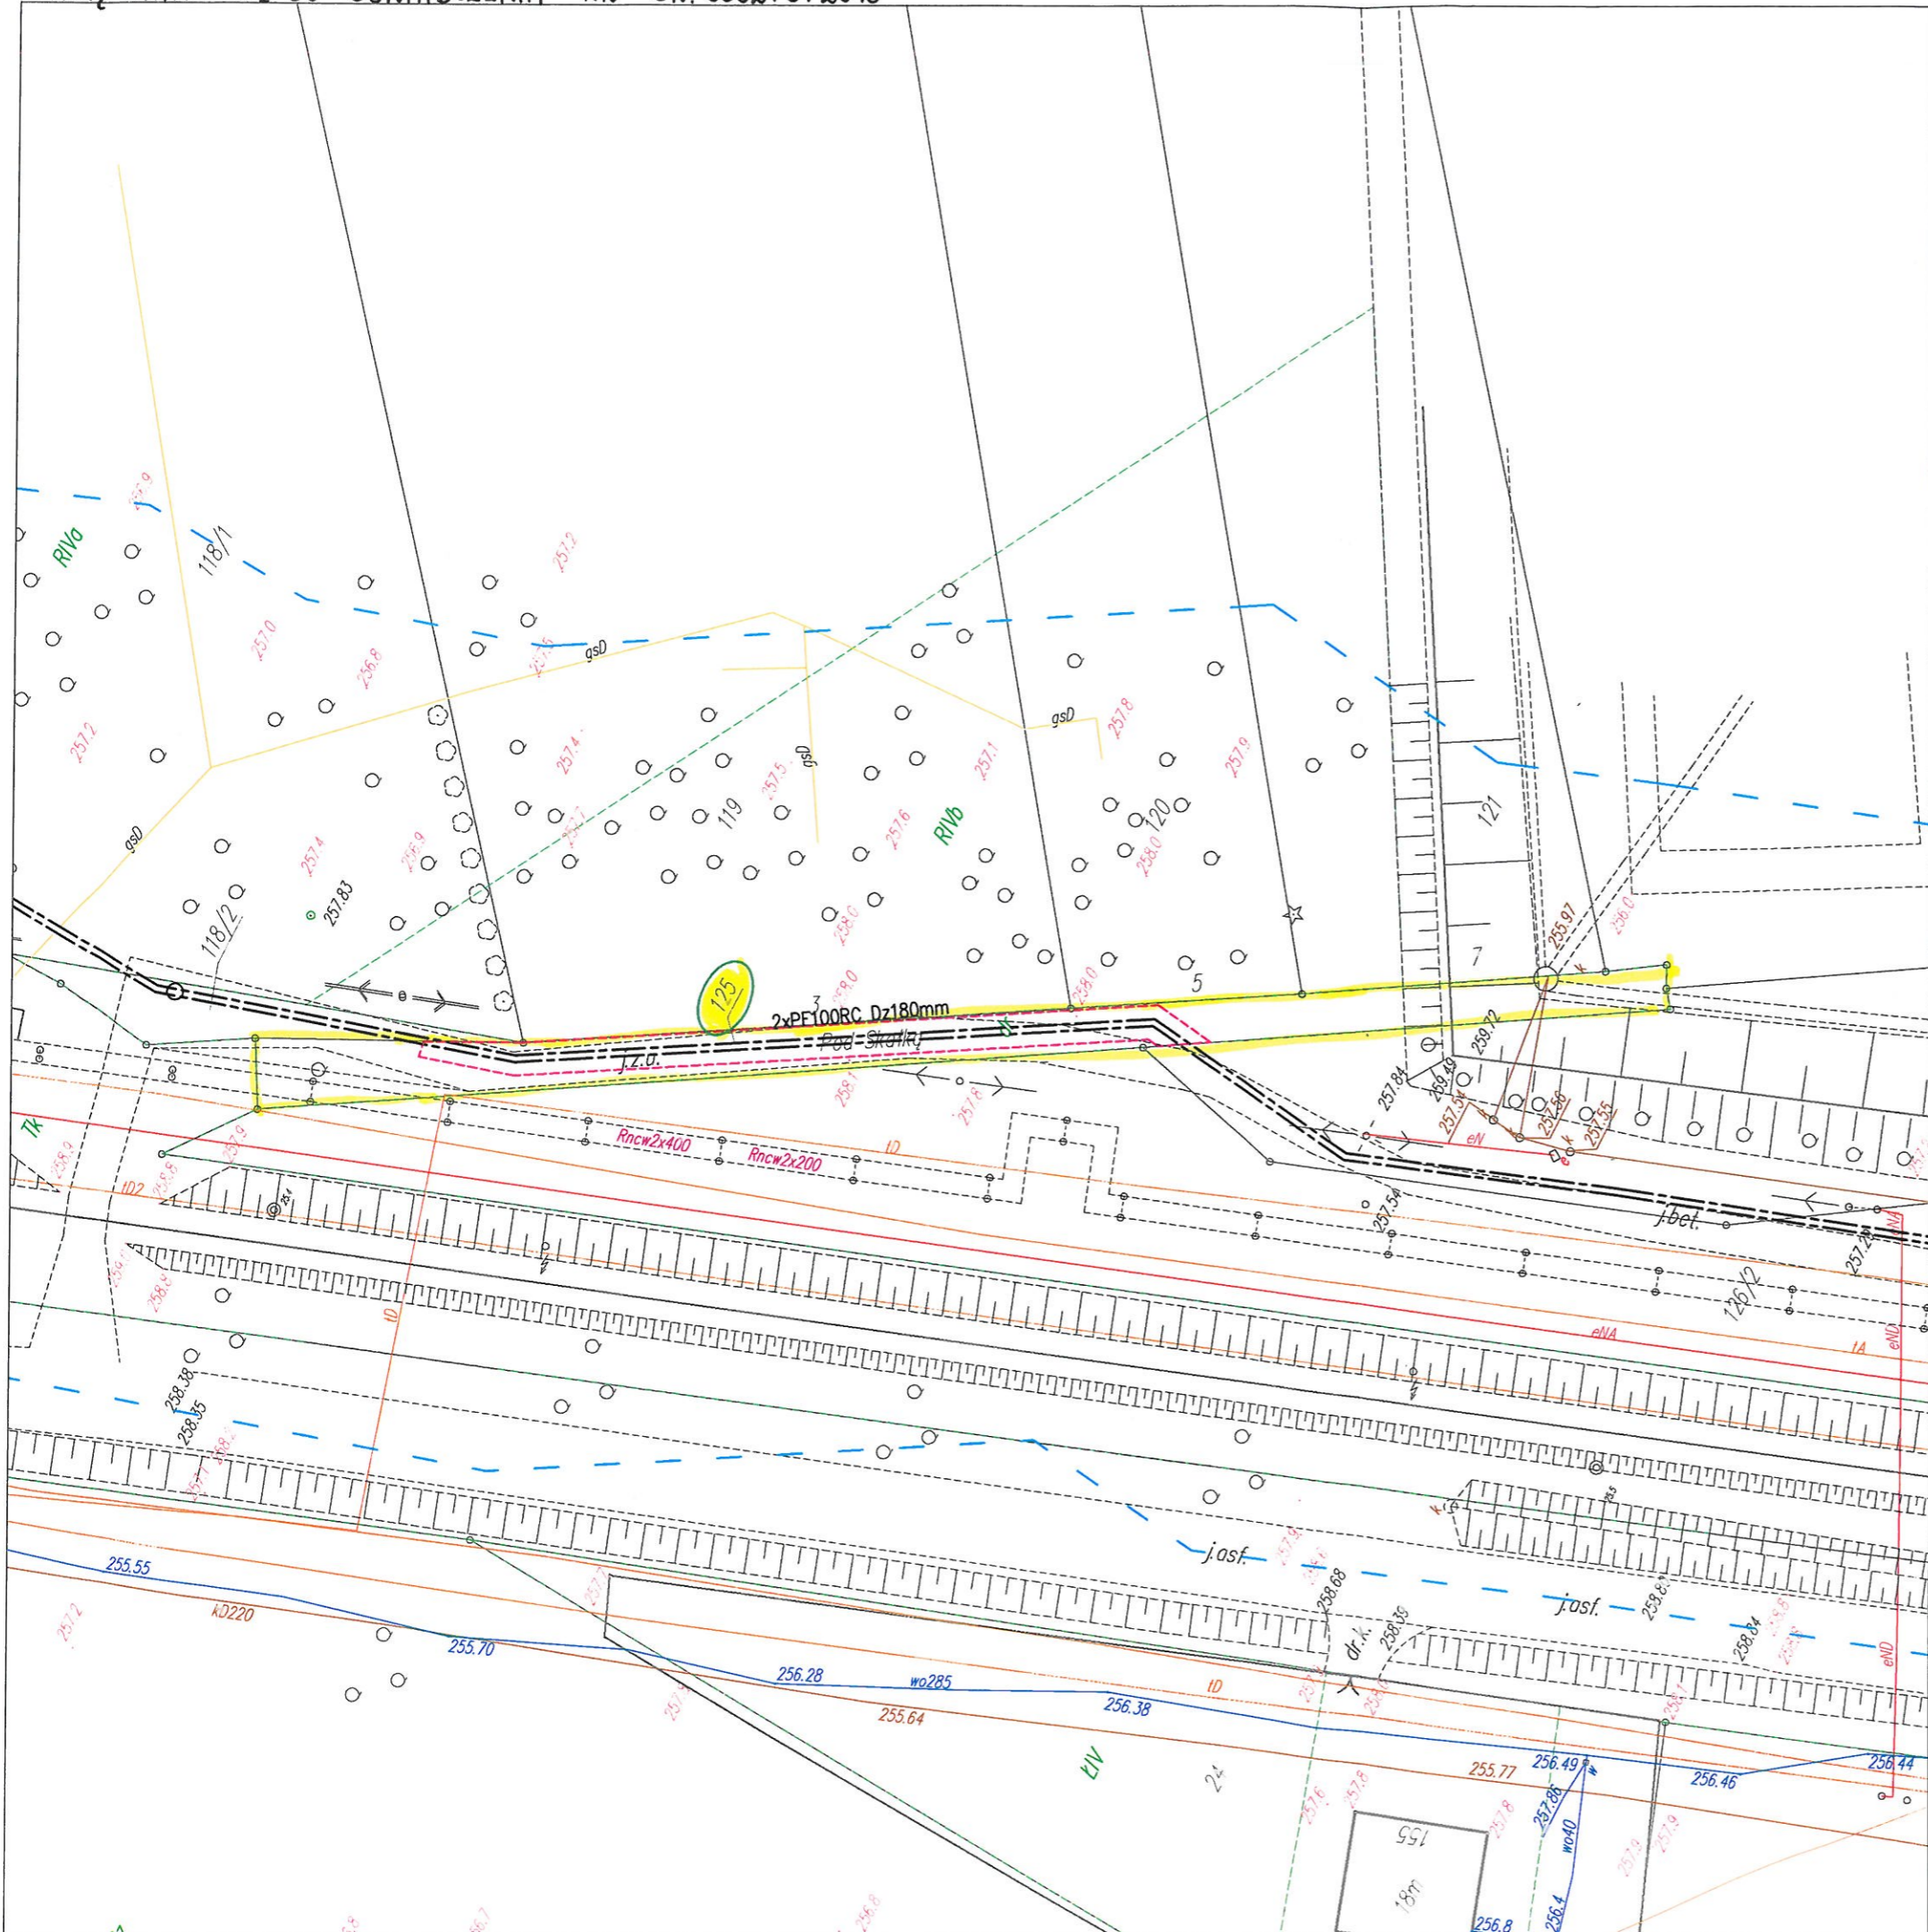

- LEGENDA:**
- proj. sieć kanalizacji sanitarnej – kanał grawitacyjny
  - proj. sieć kanalizacji sanitarnej – rurociąg tłoczny
  - proj. sieć kan. sanitarnej – kanał graw.wykonywany metodą przecisku
  - proj. sieć kan. sanitarnej – rur.tłoczny wykonywany metodą przewiertu
  - proj. sieć kanalizacji sanitarnej ciśnieniowa – wg oddz. opracowania
  - kd istn. kanalizacja deszczowa
  - ks istn. kanalizacja sanitaro
  - w istn. wodociąg
  - g istn. gazociąg
  - eNN istn. kabel elektroenergetyczny NN
  - t istn. kabel teletechniczny
  - co istn. sieć CO

<b>HYDROEKO Jerzy Jarzab</b> 43-400 Cieszyn, ul. Wiejska 51		
Projektował: mgr inż. J. Jarzab specjalność instalacyjna upr.nr 570/01	Inwestor: Zakład Gospodarki Komunalnej Sp.zoo. ul. Słowicza 59, 43-400 Cieszyn	
Sprawdził: mgr inż. A. Jarzab specjalność instalacyjna upr.nr 359/01	Temat: Projekt budowlany budowy/przebudowy sieci kanalizacji sanitarnej w rejonie ulic: Frysztańskiej i Chemików w Cieszynie ETAP I	
Tytuł rys.: <b>Projekt zagospodarowania terenu – cz.2</b>		
Data: 12.2017	Skala: 1:500	Nr rys.: 2/2

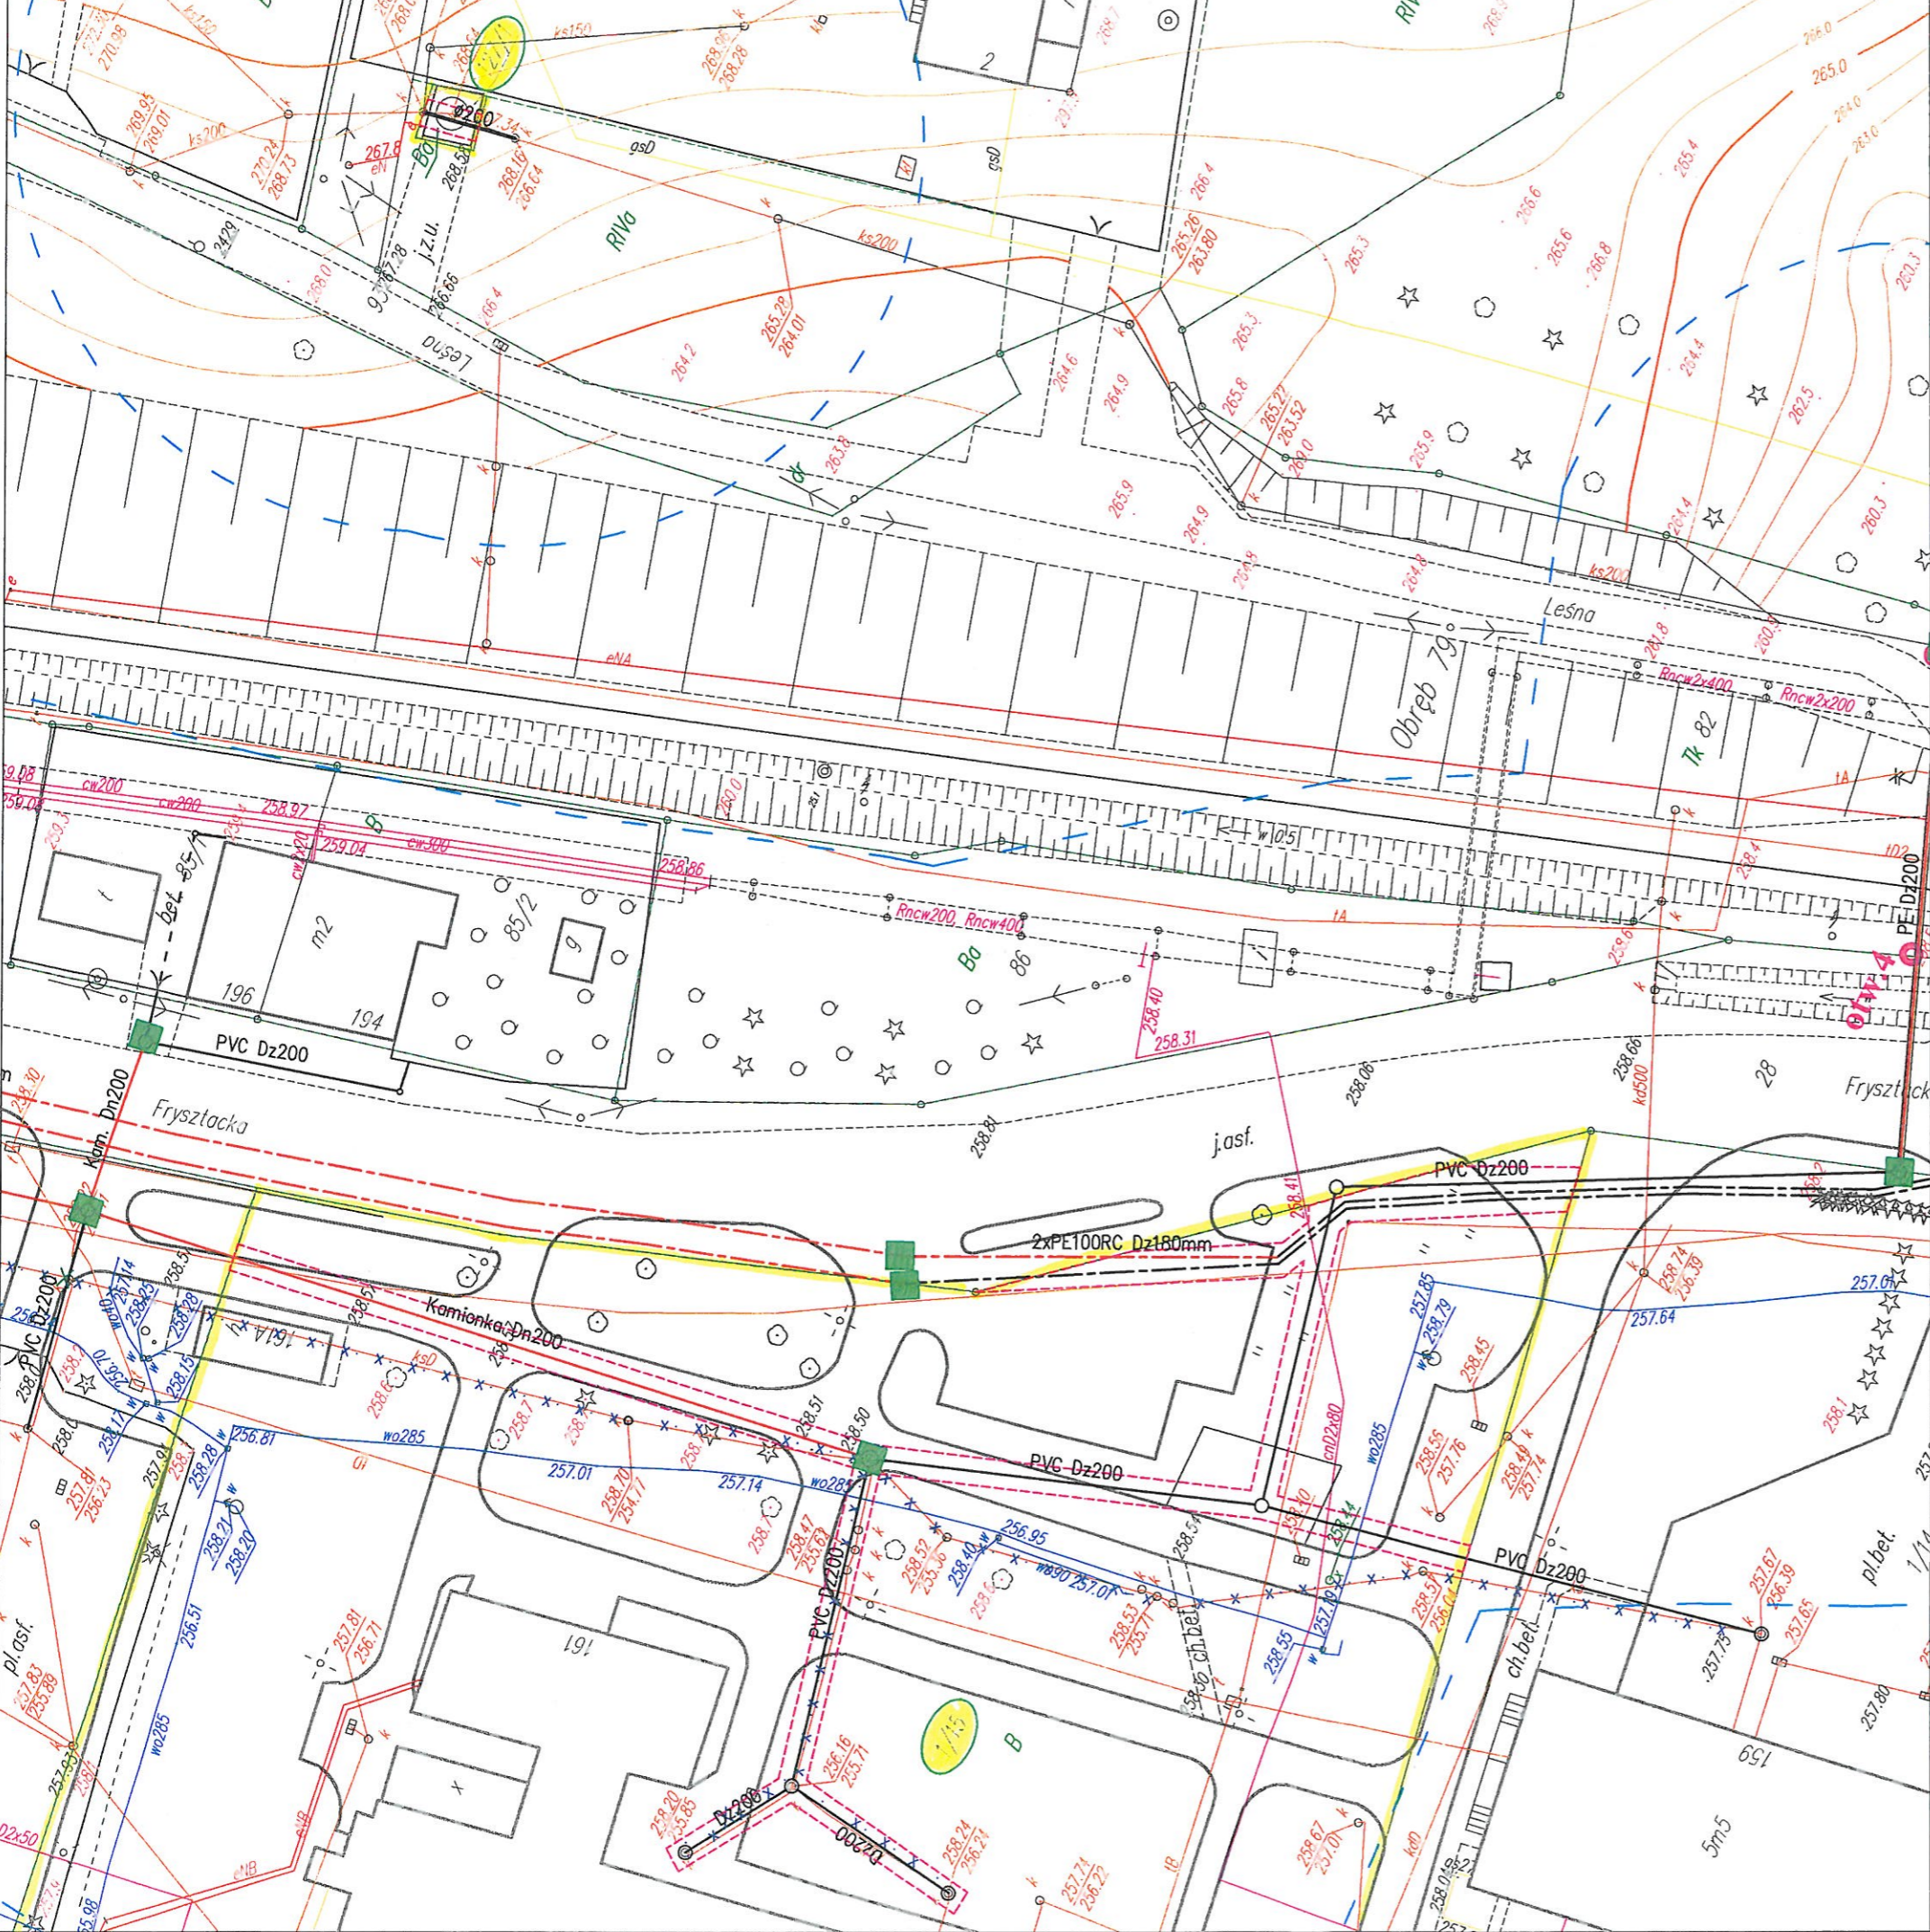

- LEGENDA:**
- proj. sieć kanalizacji sanitarnej – kanał grawitacyjny
  - proj. sieć kanalizacji sanitarnej – rurociąg tłoczny
  - proj. sieć kan. sanitarnej – kanał graw.wykonywany metodą przecisku
  - proj. sieć kan. sanitarnej – rur.tłoczny wykonywany metodą przewiertu
  - proj. sieć kanalizacji sanitarnej ciśnieniowa – wg oddz. opracowania
  - o kd istn. kanalizacja deszczowa
  - o ks istn. kanalizacja sanitarana
  - w istn. wodociąg
  - g istn. gazociąg
  - eNN istn. kabel elektroenergetyczny NN
  - t istn. kabel teletechniczny
  - co istn. sieć CO
  - ▨ komory przewietrowe/przeciskowe

<b>HYDROEKO Jerzy Jarzab</b> 43-400 Cieszyn, ul. Wiejska 51		
Projektował: mgr inż. J. Jarzab specjalność instalacyjna upr.nr 570/01	Inwestor: Zakład Gospodarki Komunalnej Sp.zoo. ul. Słowicza 59, 43-400 Cieszyn	
Sprawdził: mgr inż. A. Jarzab specjalność instalacyjna upr.nr 359/01	Temat: Projekt budowlany budowy/przebudowy sieci kanalizacji sanitarnej w rejonie ulic: Frysztackiej i Chemików w Cieszynie ETAP I	
Tytuł rys.: <b>Projekt zagospodarowania terenu – cz.1</b>		Nr rys.: <b>2/1</b>
Data: 12.2017	Skala: 1:500	

