

Katowice 19.02.2018 r.

Region Południowy
Stanowisko ds. Uzgodnień Dokumentacji
Sebastian Huss
e-mail: Sebastian.Huss@telkol.pl
tel. 32 710 14 51
Nr pisma: RU204-504-10/2018

HYDROEKO
Jerzy Jarzab
ul. Wiejska 51
43-400 Cieszyn

Dotyczy: uzgodnienia trasy projektowanej sieci kanalizacji sanitarnej w rejonie ul. Frysztańskiej w Cieszynie przebiegających w terenach kolejowych zamkniętych, w tym pod torami kolejowymi linii 90 Zebrzydowice - Cieszyn oraz w rejonie budynku nr 167".

PKP Telkol sp. z o.o. w odpowiedzi na pismo z dnia 05.01.2017r (wpływ do Regionu Utrzymania w Katowicach dnia 08.01.2018r.) zwraca po 1 egz. planu zagospodarowania terenu (nr 2/1, 2/2, 2/3) z naniesioną orientacyjnie trasą naszego kabla teletechnicznego ziemnego w gruncie. Uzgadniamy zamierzenia projektowe dla zadania jw. z następującymi uwagami:

1. Występują kolizje (skrzyżowania i zbliżenia) projektowanych przewiertów i przycisków sterowanych z naszym kablem teletechnicznym. Jest to kabel ziemny typu TKD ułożony w gruncie na głębokości 0,8 – 1,2 m. Głębokość ta mogła ulec zmianie na wskutek prac niwelacyjnych terenu.
2. W związku z powyższym, przed rozpoczęciem robót ziemnych (i przewiertowych) należy wyprzedzająco wykonać przekopy kontrolne dla ustalenia rzeczywistego przebiegu i głębokości posadowienia naszego kabla oraz jego zabezpieczenia na czas robót i docelowo pod nadzorem wyznaczonego pracownika tuł. Regionu.
3. Wystąpienie o nadzór techniczny należy kierować na adres: ul. Sądowa 7, 40-078 Katowice (e-mail: Katowice@telkol.pl z dwutygodniowym wyprzedzeniem).
4. W komisjach przekazania placu budowy konieczne jest uczestnictwo przedstawicieli PKP Telkol Sp. z o.o.
5. Podczas prowadzenia robót ziemnych, po odkryciu kabli będących własnością Spółki PKP Telkol, należy je zabezpieczyć przed uszkodzeniem lub kradzieżą. Za wszelkie ewentualne straty PKP Telkol sp. z o.o. wynikłe z powodu awarii kabli miedzianych (zerwania lub uszkodzenia) podczas prowadzenia robót bez nadzoru pracownika naszej Spółki lub niezgodnie z zaleceniami, obciążony finansowo będzie wykonawca robót.

Uzgodnienie dotyczy wyłącznie infrastruktury własności Spółki PKP Telkol.


Powyższe uzgodnienie ważne jest 2 lata od daty wystawienia.

Ponadto w zakresie uzgodnienia znajduje się kabel światłowodowy własności Orange Polska, który jest naniesiony na mapę. W związku z tym należy wystąpić również do Orange Polska o uzgodnienie branżowe.

Z poważaniem
Z-CIA DYREKTORA REGIONU



Wiesław Ignatuk

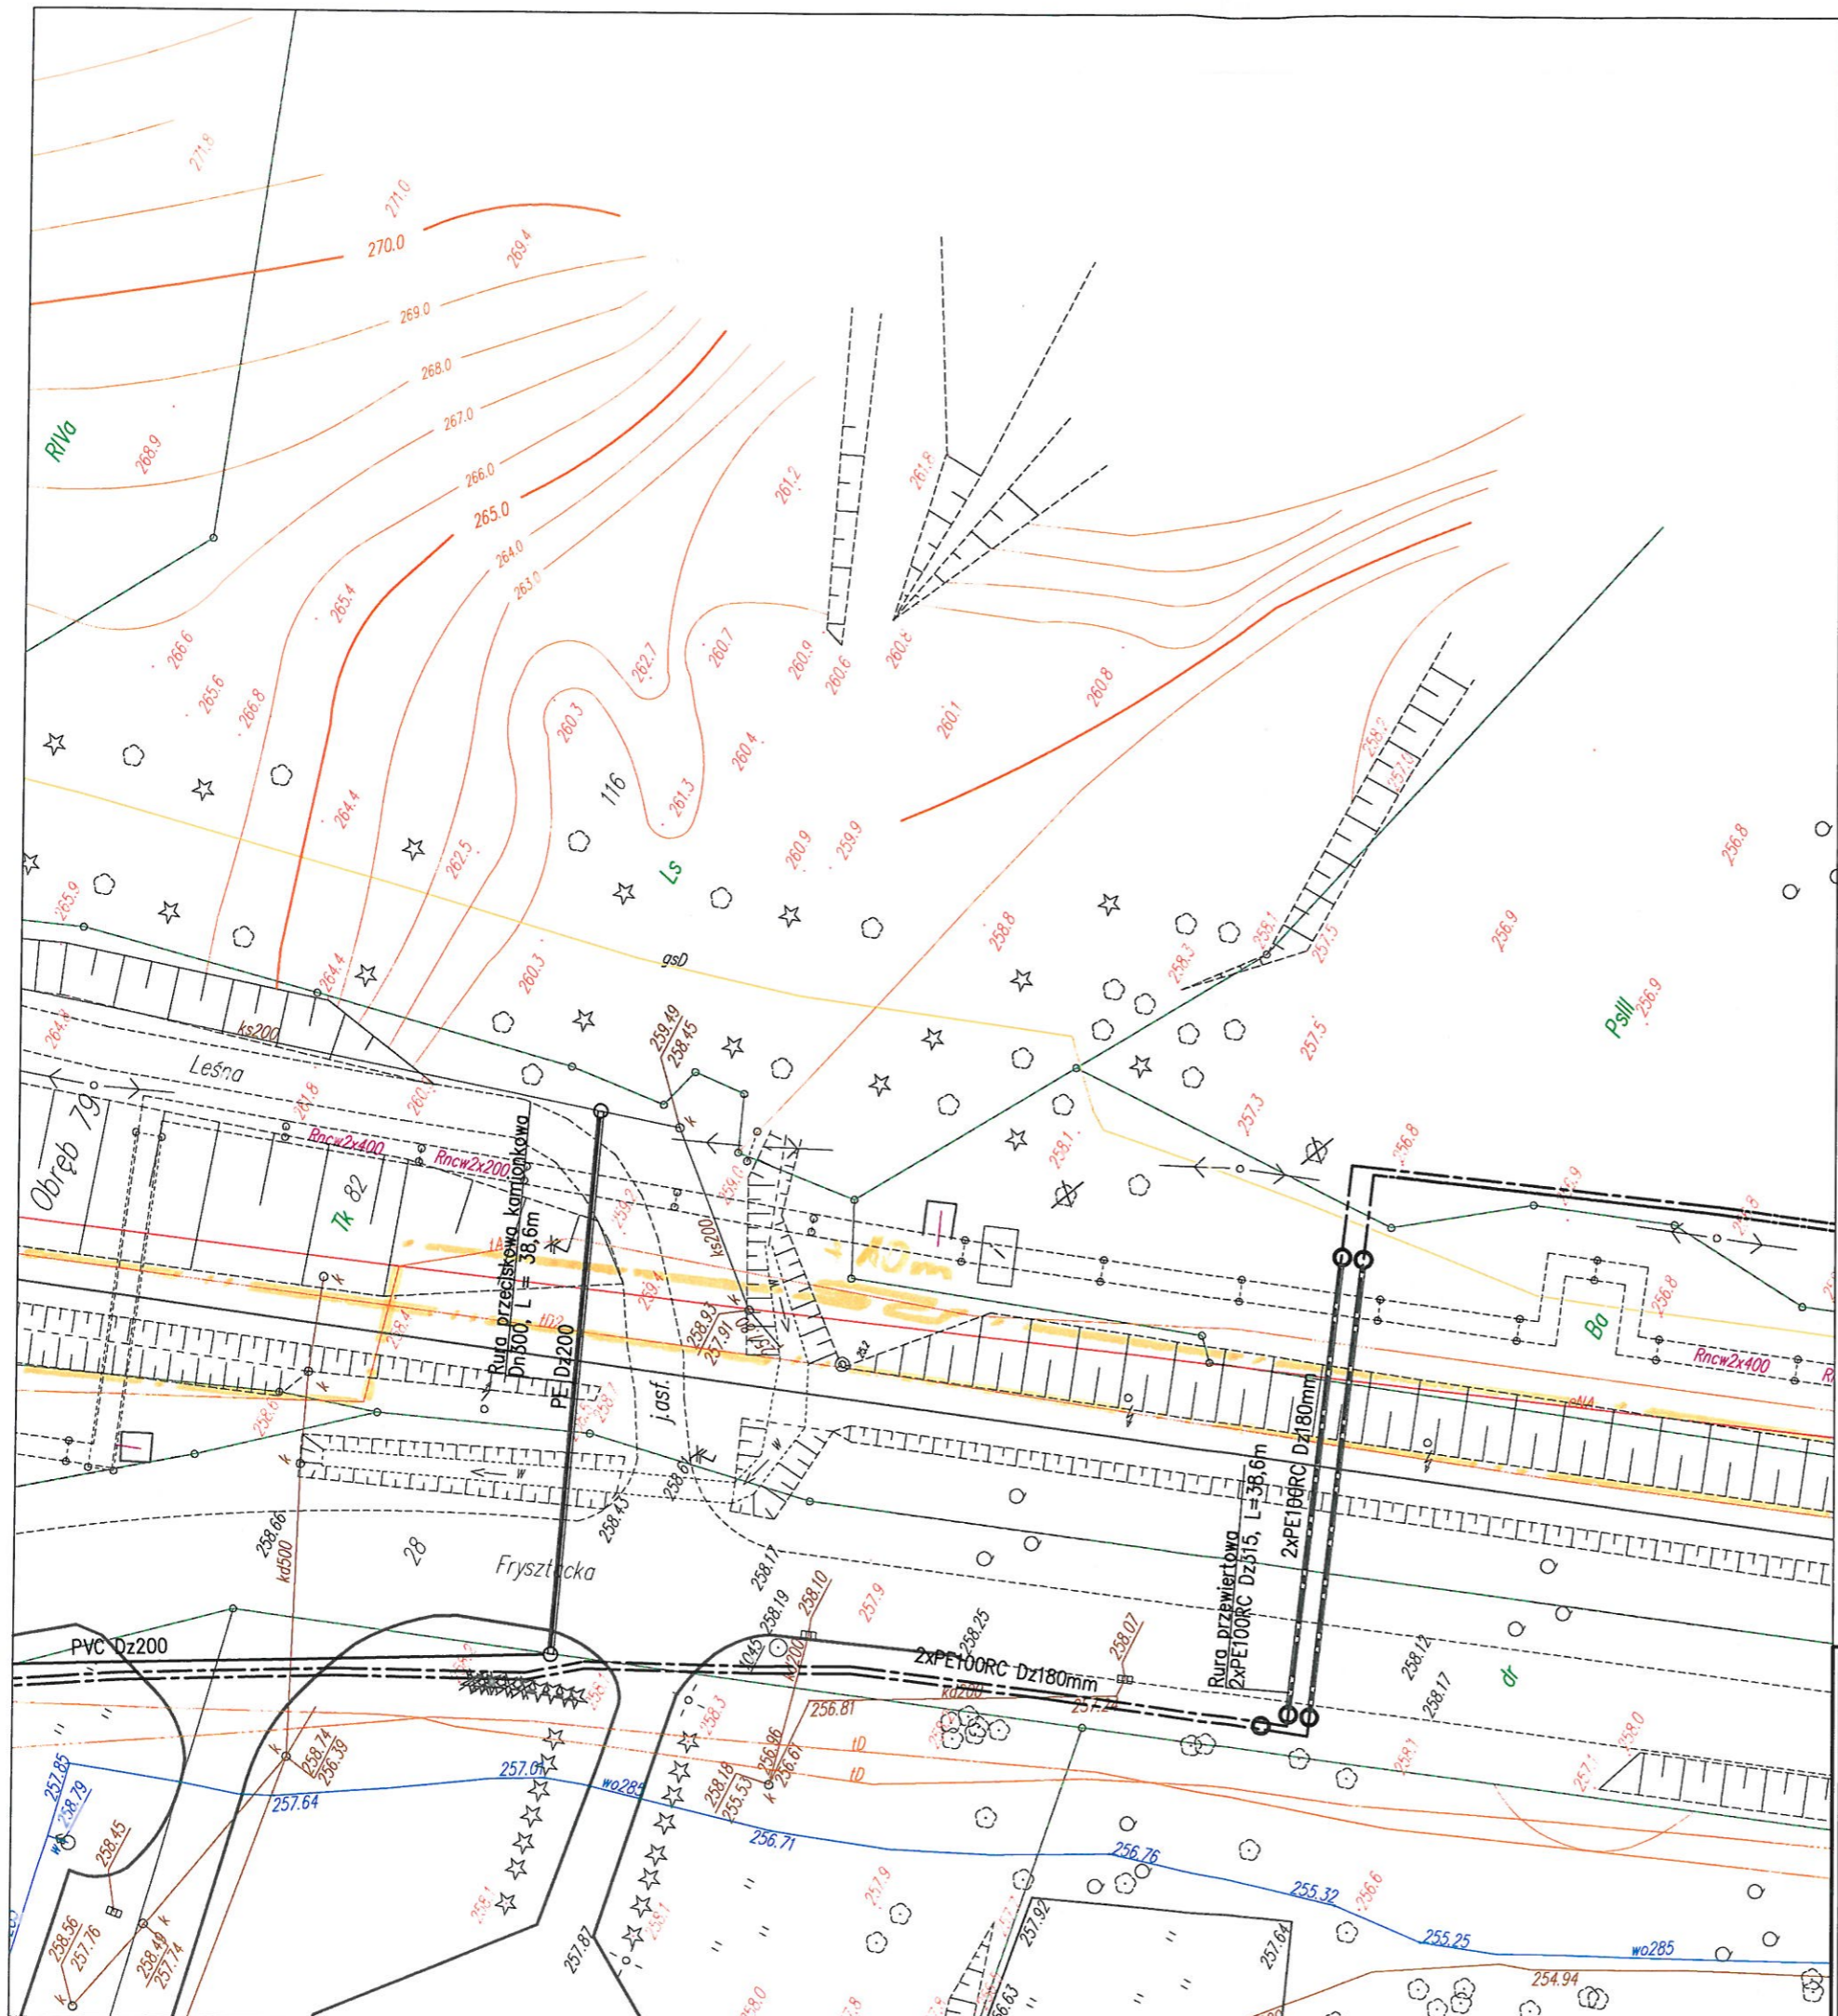

--- kabel teletechniczny własności PKP Telkol.


--- kabel światłowodowy własności Orange

PKP Utrzymanie spółka z o.o.
REGION UTRZYMANIA W KATOWICACH
ZESPÓŁ 4.3
BIELSKO BIAŁA

KIEROWNIK ZESPOŁU
wz. Andrzej Midor
Marek Pionka

- LEGENDA:**
- proj. sieć kanalizacji sanitarnej – kanał grawitacyjny
 - - - - - proj. sieć kanalizacji sanitarnej – rurociąg tłoczny
 - - - - - proj. sieć kanalizacji sanitarnej ciśnieniowa – wg oddz. opracowania
 - kd istn. kanalizacja deszczowa
 - ks istn. kanalizacja sanitarzna
 - w — woda
 - g — gaz
 - eNN — istn. kable energetyczny NN
 - t — istn. kable teletechniczny
 - co — istn. sieć CO
- sekcja 541.321.18.32

HYDROEKO Jerzy Jarzab 43-400 Cieszyn, ul. Wiejska 51	
Projektował: mgr inż. J. Jarzab specjalność instalacyjna upr.nr 570/01	Inwestor: Zakład Gospodarki Komunalnej Sp.zoo. ul. Słowicza 59, 43-400 Cieszyn
Sprawdził: mgr inż. A. Jarzab specjalność instalacyjna upr.nr 359/01	Temat: Projekt budowlany budowy/przebudowy sieci kanalizacji sanitarnej w rejonie ulic: Frysztackiej i Chemików w Cieszynie ETAP I
	Tytuł rys.: Projekt zagospodarowania terenu – cz.1
Data: 12.2017	Skala: 1:500
Nr rys.: 2/1	

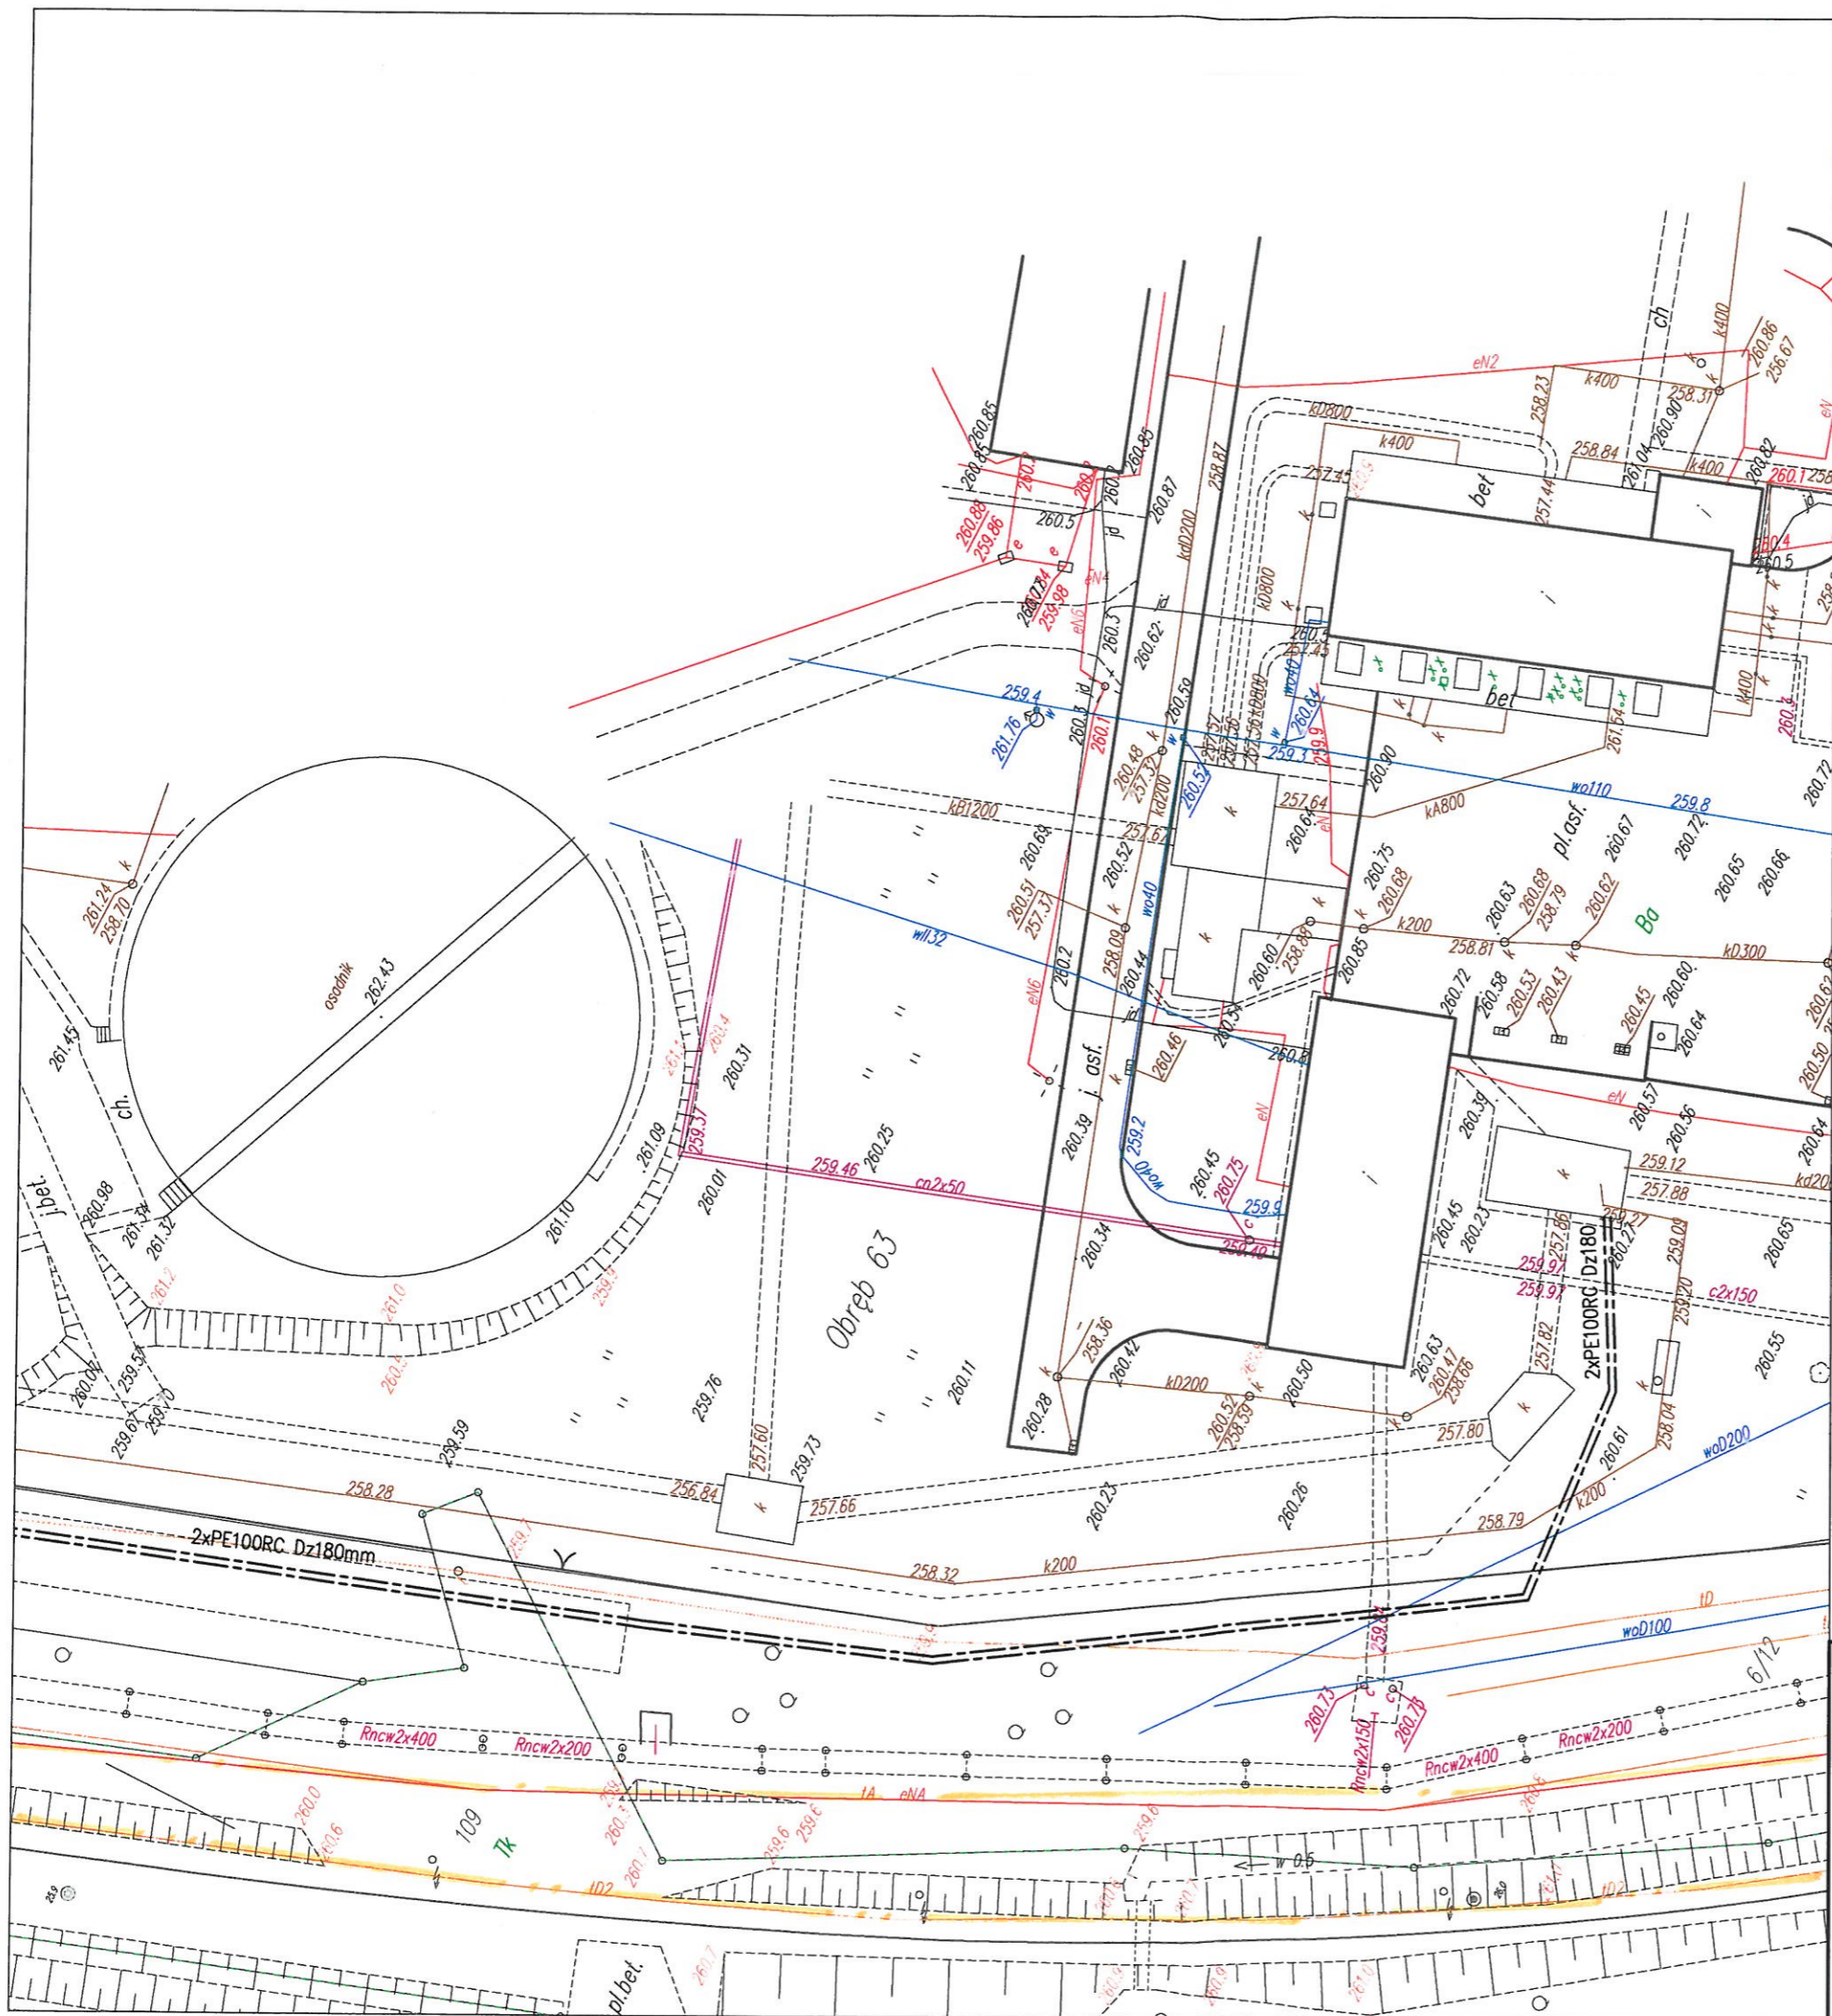

--- kabel teletechniczny własności PKP Telkol
 --- kabel światłowodowy własności Orange

PKP Utrzymanie spółka z o.o.
 REGION UTRZYMANIA W KATOWICACH
 ZESPÓŁ 4.3
 BIELSKO BIAŁA


KIEROWNIK ZESPOŁU
 mgr. Arkadiusz Miodor
 Marek Płonka

LEGENDA:

- proj. sieć kanalizacji sanitarnej – rurociąg tłoczny
- o kd istn. kanalizacja deszczowa
- o ks istn. kanalizacja sanitarzna
- w istn. wodociąg
- g istn. gazociąg
- eNN istn. kabel elektroenergetyczny NN
- t istn. kabel teletechniczny
- co istn. sieć CO

sekcja 541.321.23.23

HYDROEKO Jerzy Jarzab		43-400 Cieszyn, ul. Wiejska 51	
Projektował: mgr inż. J. Jarzab specjalność instalacyjna upr.nr 570/01	Inwestor: Zakład Gospodarki Komunalnej Sp.zoo. ul. Słowicza 59, 43-400 Cieszyn		
Sprawdził: mgr inż. A. Jarzab specjalność instalacyjna upr.nr 359/01	Temat: Projekt budowlany budowy/przebudowy sieci kanalizacji sanitarnej w rejonie ulic: Frysztańskiej i Chemików w Cieszynie ETAP I		
Tytuł rys.: Projekt zagospodarowania terenu – cz.2		Data: 12.2017	Skala: 1:500
		Nr rys.: 2/2	

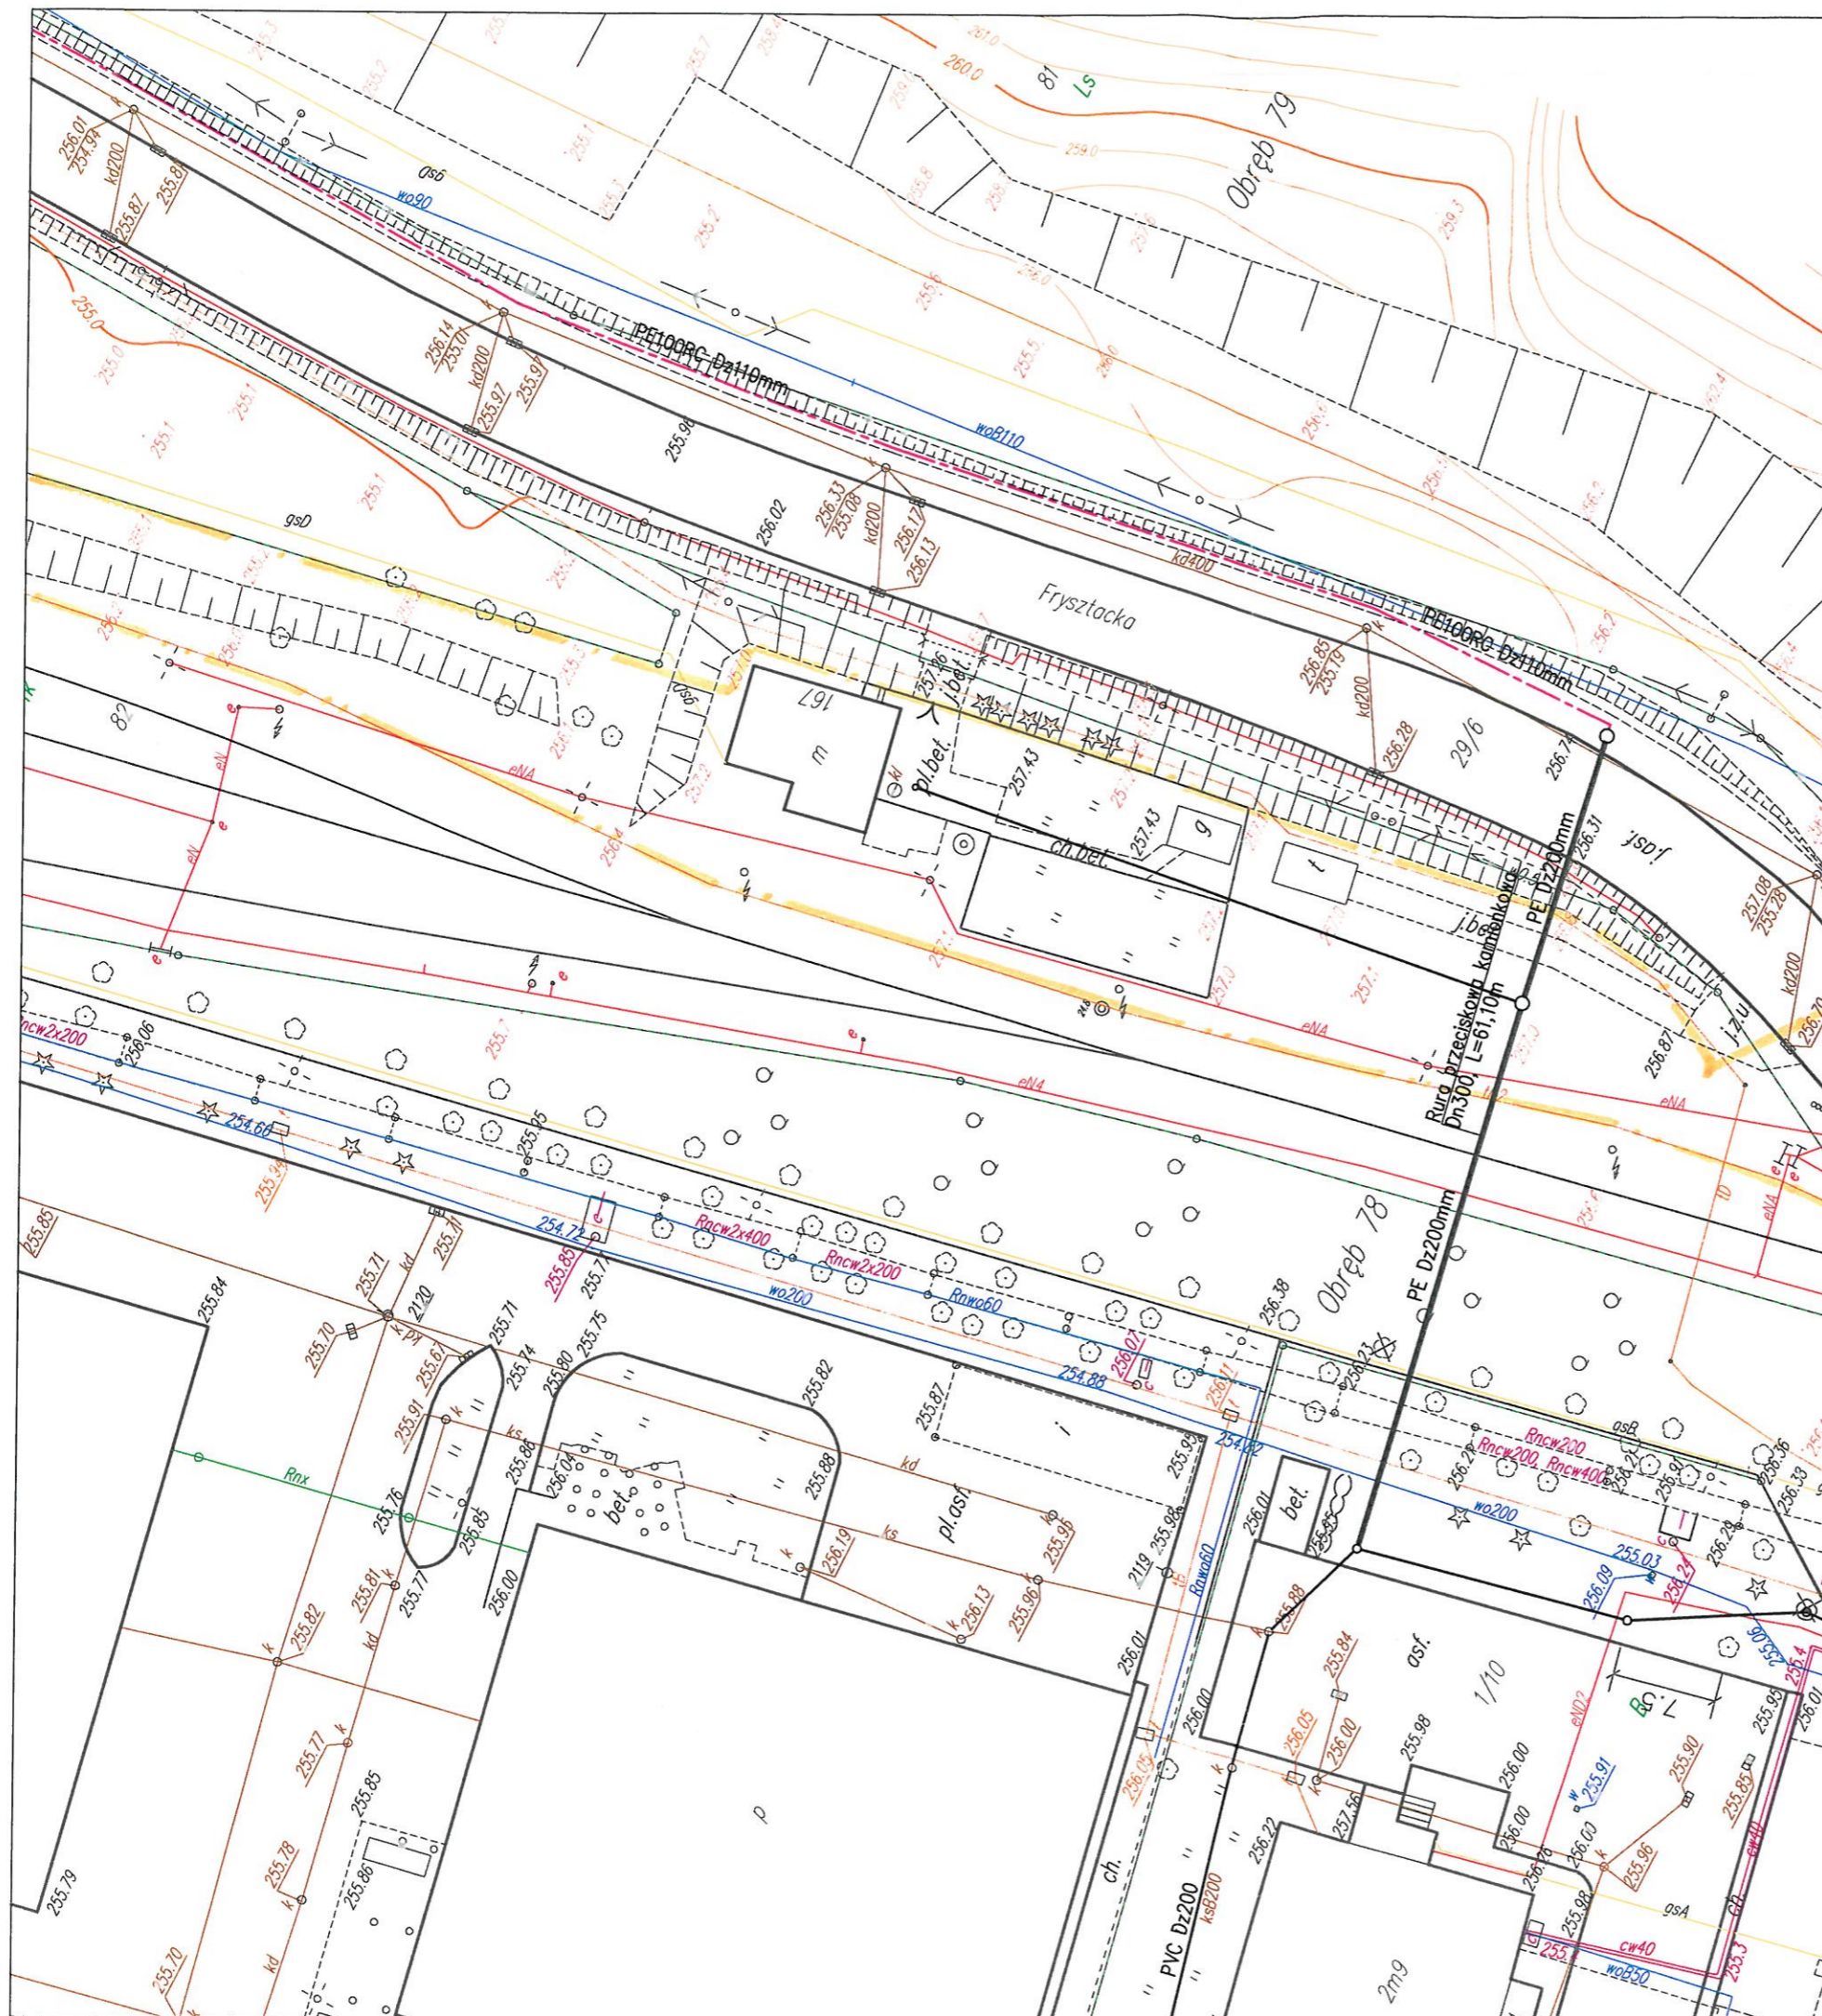

--- kabel teletechniczny własności PKP Telkol
 --- kabel światłowodowy własności Orange

PKP Utrzymanie spółka z o.o.
 REGION UTRZYMANIA W KATOWICACH
 ZESPÓŁ 4.3
 BIELSKO BIAŁA

KIEROWNIK ZESPOŁU
 inż. Adam Miodor
 Marek Płonka

LEGENDA:

- proj. sieć kanalizacji sanitarnej – kanał grawitacyjny
- proj. sieć kanalizacji sanitarnej – rurociąg tłoczny
- proj. sieć kanalizacji sanitarnej ciśnieniowa – wg oddz. opracowania
- o kd istn. kanalizacja deszczowa
- o ks istn. kanalizacja sanitarzna
- w istn. wodociąg
- g istn. gazociąg
- eNN istn. kabel elektroenergetyczny NN
- t istn. kabel teletechniczny
- co istn. sieć CO

sekcja 541.321.18.14

HYDROEKO Jerzy Jarzab 43-400 Cieszyn, ul. Wiejska 51	
Projektował: mgr inż. J. Jarzab specjalność instalacyjna upr.nr 570/01	Inwestor: Zakład Gospodarki Komunalnej Sp.zoo. ul. Słowicza 59, 43-400 Cieszyn
Sprawdził: mgr inż. A. Jarzab specjalność instalacyjna upr.nr 359/01	Temat: Projekt budowlany budowy/przebudowy sieci kanalizacji sanitarnej w rejonie ulic: Frysztackiej i Chemików w Cieszynie ETAP I
Tytuł rys.: Projekt zagospodarowania terenu – cz.3	
Data: 12.2017	Skala: 1:500
Nr rys.: 2/3	