

Katowice 25/01/2018

Marek Siwek
Zespół ds. Uzgodnień Branżowych
i Dokumentacji Technicznej Sieci
e-mail: m.siwek@tktelekom.pl
tel.: +48 32 710 1357

HYDROEKO Jerzy Jarzab
ul. Wiejska 51
43-400 Cieszyn

Nr ref.: LBPSm-508-0042/18

Dotyczy: uzgodnienie trasy projektowanej sieci kanalizacji sanitarnej w rejonie ul. Frysztańskiej w Cieszynie przebiegających w terenach kolejowych zamkniętych, w tym pod torami linii kolejowej nr 90 Zebrzydowice - Cieszyn oraz w rejonie budynku przy ulicy Frysztańskiej nr 167.

TK Telekom spółka z o.o. w odpowiedzi na pismo z dnia 05.01.2018 r. zwraca przedstawiony projekt zagospodarowania terenu bez uwag.


Uprzejmie informujemy, że w miejscu projektowanych prac nie występuje infrastruktura naszej własności i uzgadniamy przedstawioną trasę projektowanej sieci kanalizacji sanitarnej w tym przekroczenia przewiertem linii kolejowej nr 90 Zebrzydowice - Cieszyn bez uwag.

Powyższe uzgodnienie dotyczy wyłącznie branży telekomunikacyjnej należącej do TK Telekom sp. z o.o. Ważność uzgodnienia wygasa z upływem dwóch lat od chwili jego wydania, jeśli w tym okresie nie zostanie rozpoczęta realizacja zadania.

Z poważaniem

Gł. Specjalista ds. wprowadzania
i weryfikacji danych

Marek Siwek

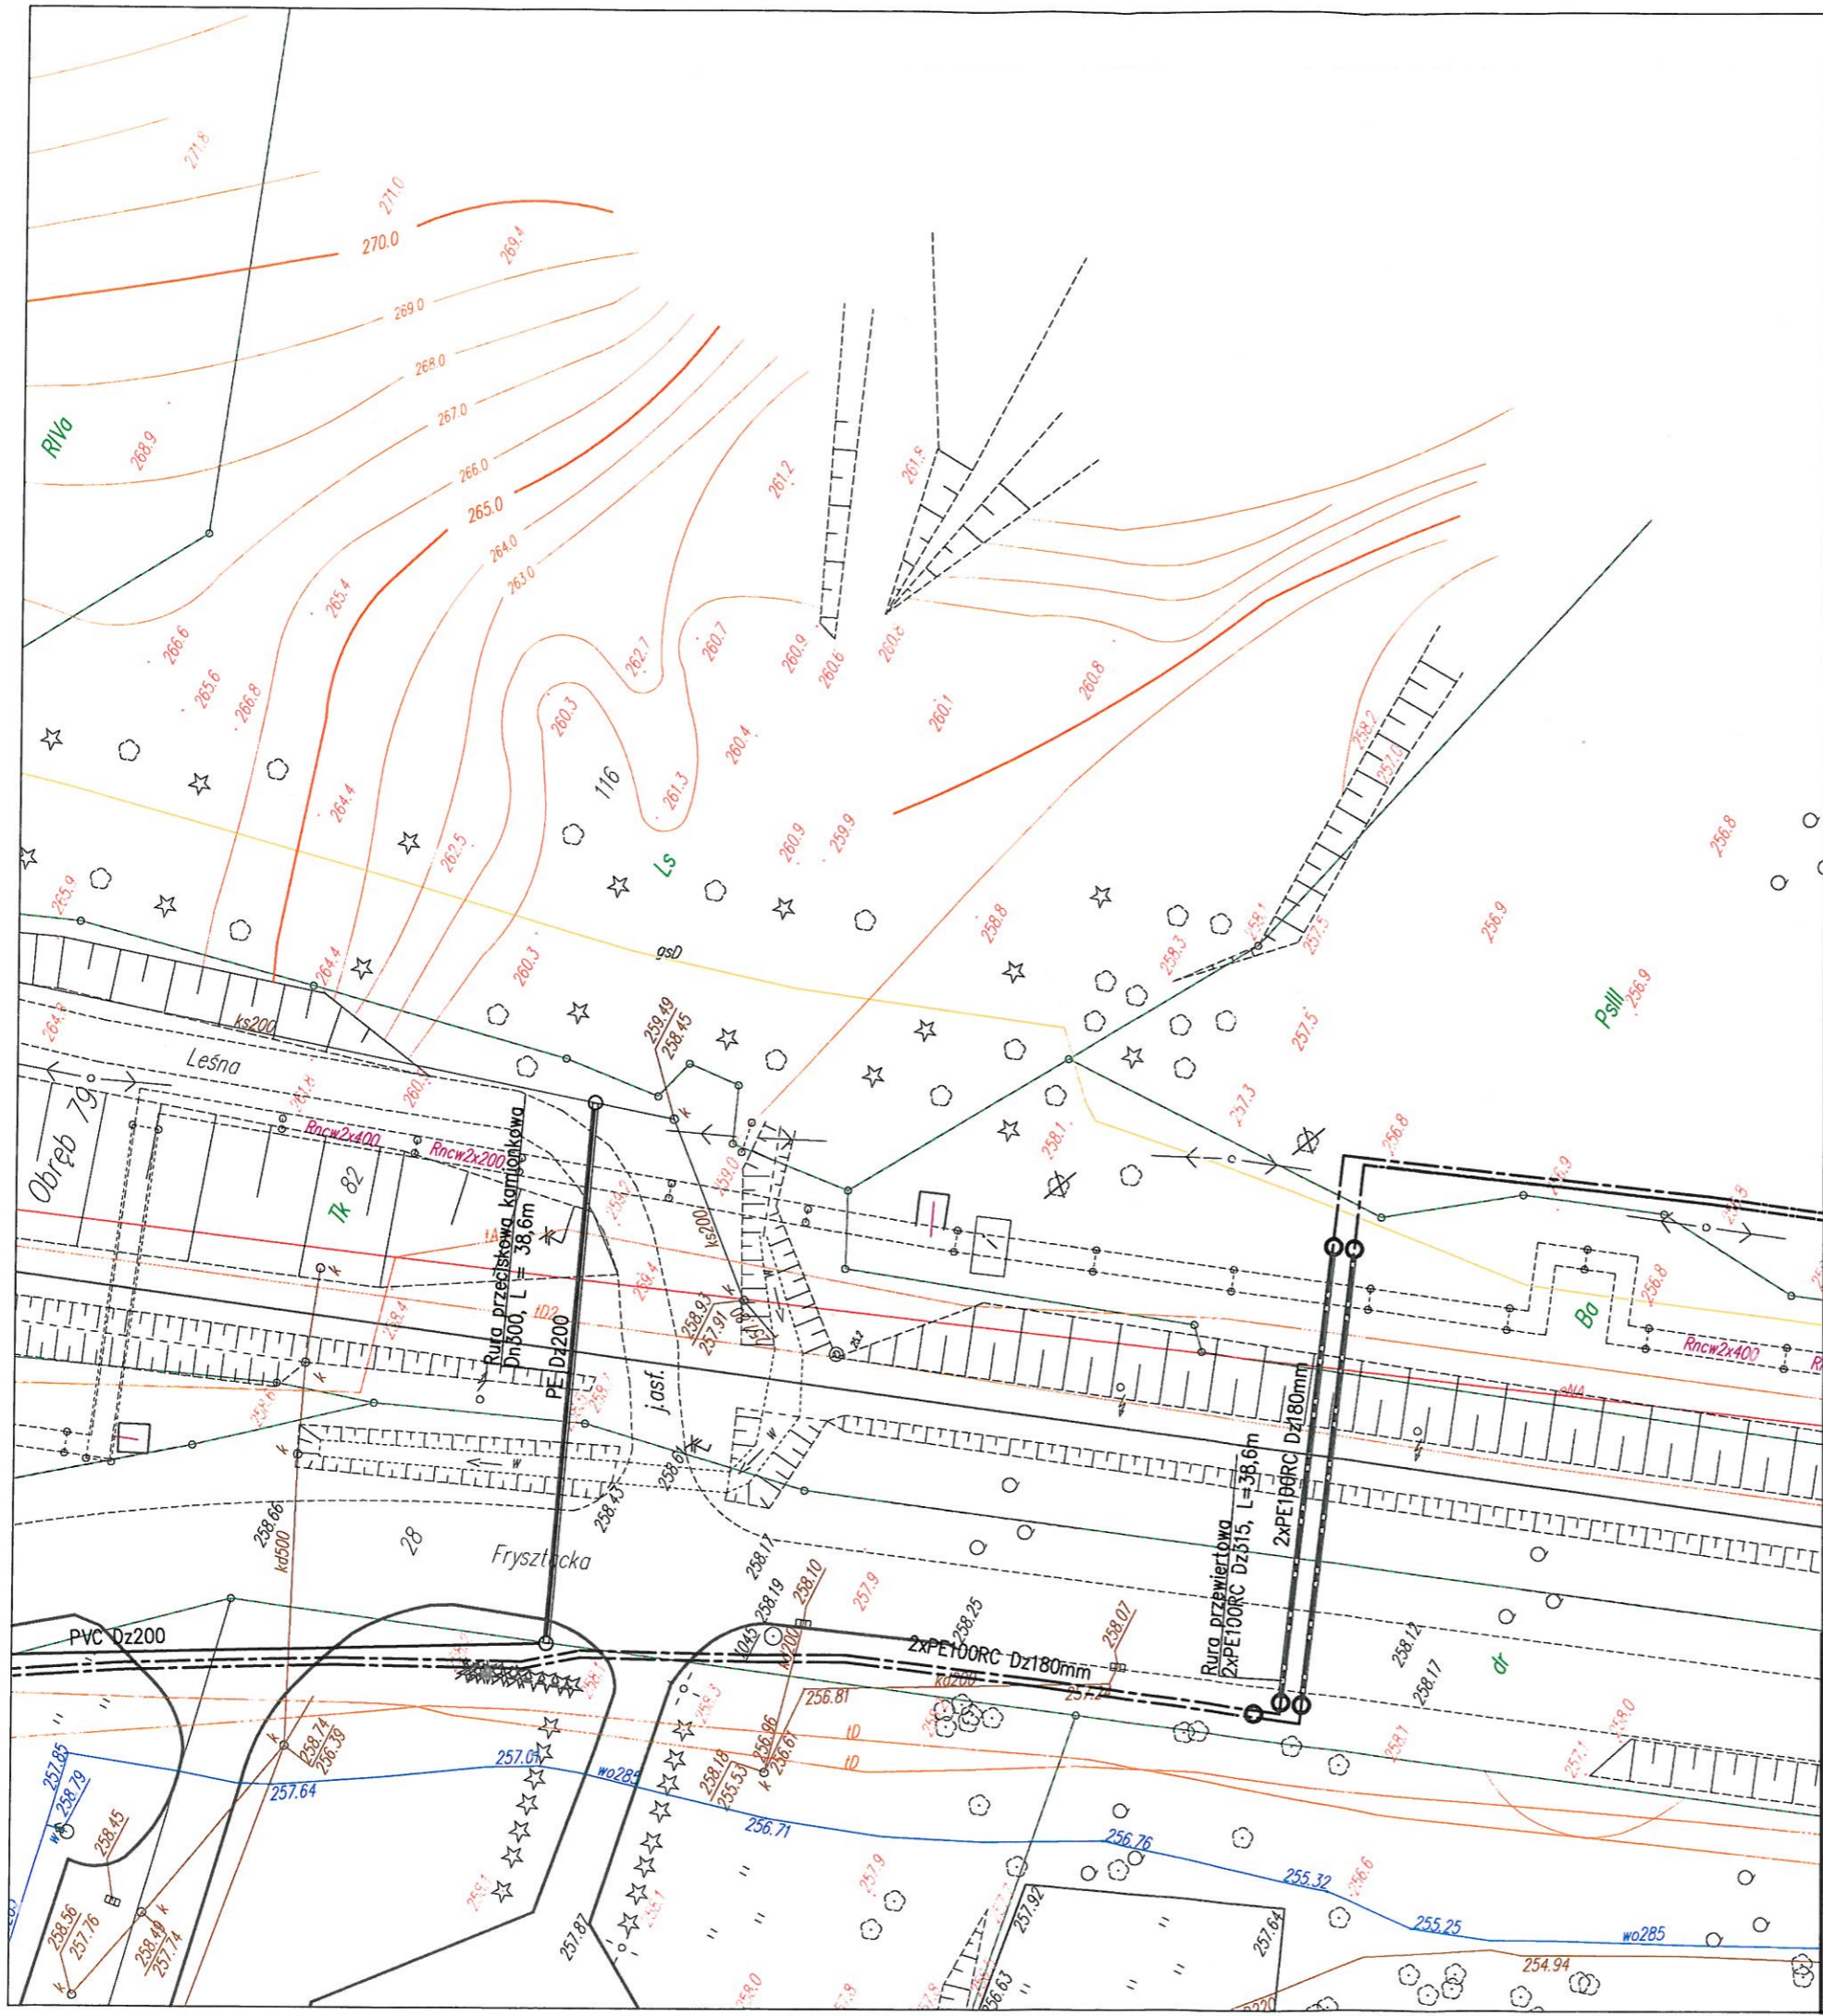

TK Telekom
 spółka z o.o. w Warszawie
 ul. Sądowa 7, 40-078 Katowice

Pracę sporządzono kolorem *proj. sieć kanalizacji sanit.*
 nie przebiegają urządzenia telekomunikacyjne
 naszej Spółki.
 Uzgodnienie ważne jest na okres 2 lat.
 Warszawa dnia25.01.2018......

LBPSm-508-0042/18

Gł. Specjalista ds. wprowadzania
 i weryfikacji danych


Marek Stwek

LEGENDA:

- proj. sieć kanalizacji sanitarnej – kanał grawitacyjny
- proj. sieć kanalizacji sanitarnej – rurociąg tłoczny
- proj. sieć kanalizacji sanitarnej ciśnieniowa – wg oddz. opracowania
- istn. kanalizacja deszczowa
- istn. kanalizacja sanitarna
- w
- g
- eNN istn. kablówka elektroenergetyczny NN
- t istn. kablówka techniczny
- co istn. sieć CO

sekcja 541.321.18.32

HYDROEKO Jerzy Jarzab		43-400 Cieszyn, ul. Wiejska 51	
Projektował: mgr inż. J. Jarzab specjalność instalacyjna upr.nr 570/01	Inwestor: Zakład Gospodarki Komunalnej Sp.zoo. ul. Słowicza 59, 43-400 Cieszyn		
Sprawdził: mgr inż. A. Jarzab specjalność instalacyjna upr.nr 359/01		Temat: Projekt budowlany budowy/przebudowy sieci kanalizacji sanitarnej w rejonie ulic: Frysztackiej i Chemików w Cieszynie ETAP I	
		Tytuł rys.: Projekt zagospodarowania terenu – cz.1	
Data: 12.2017	Skala: 1:500	Nr rys.: 2/1	

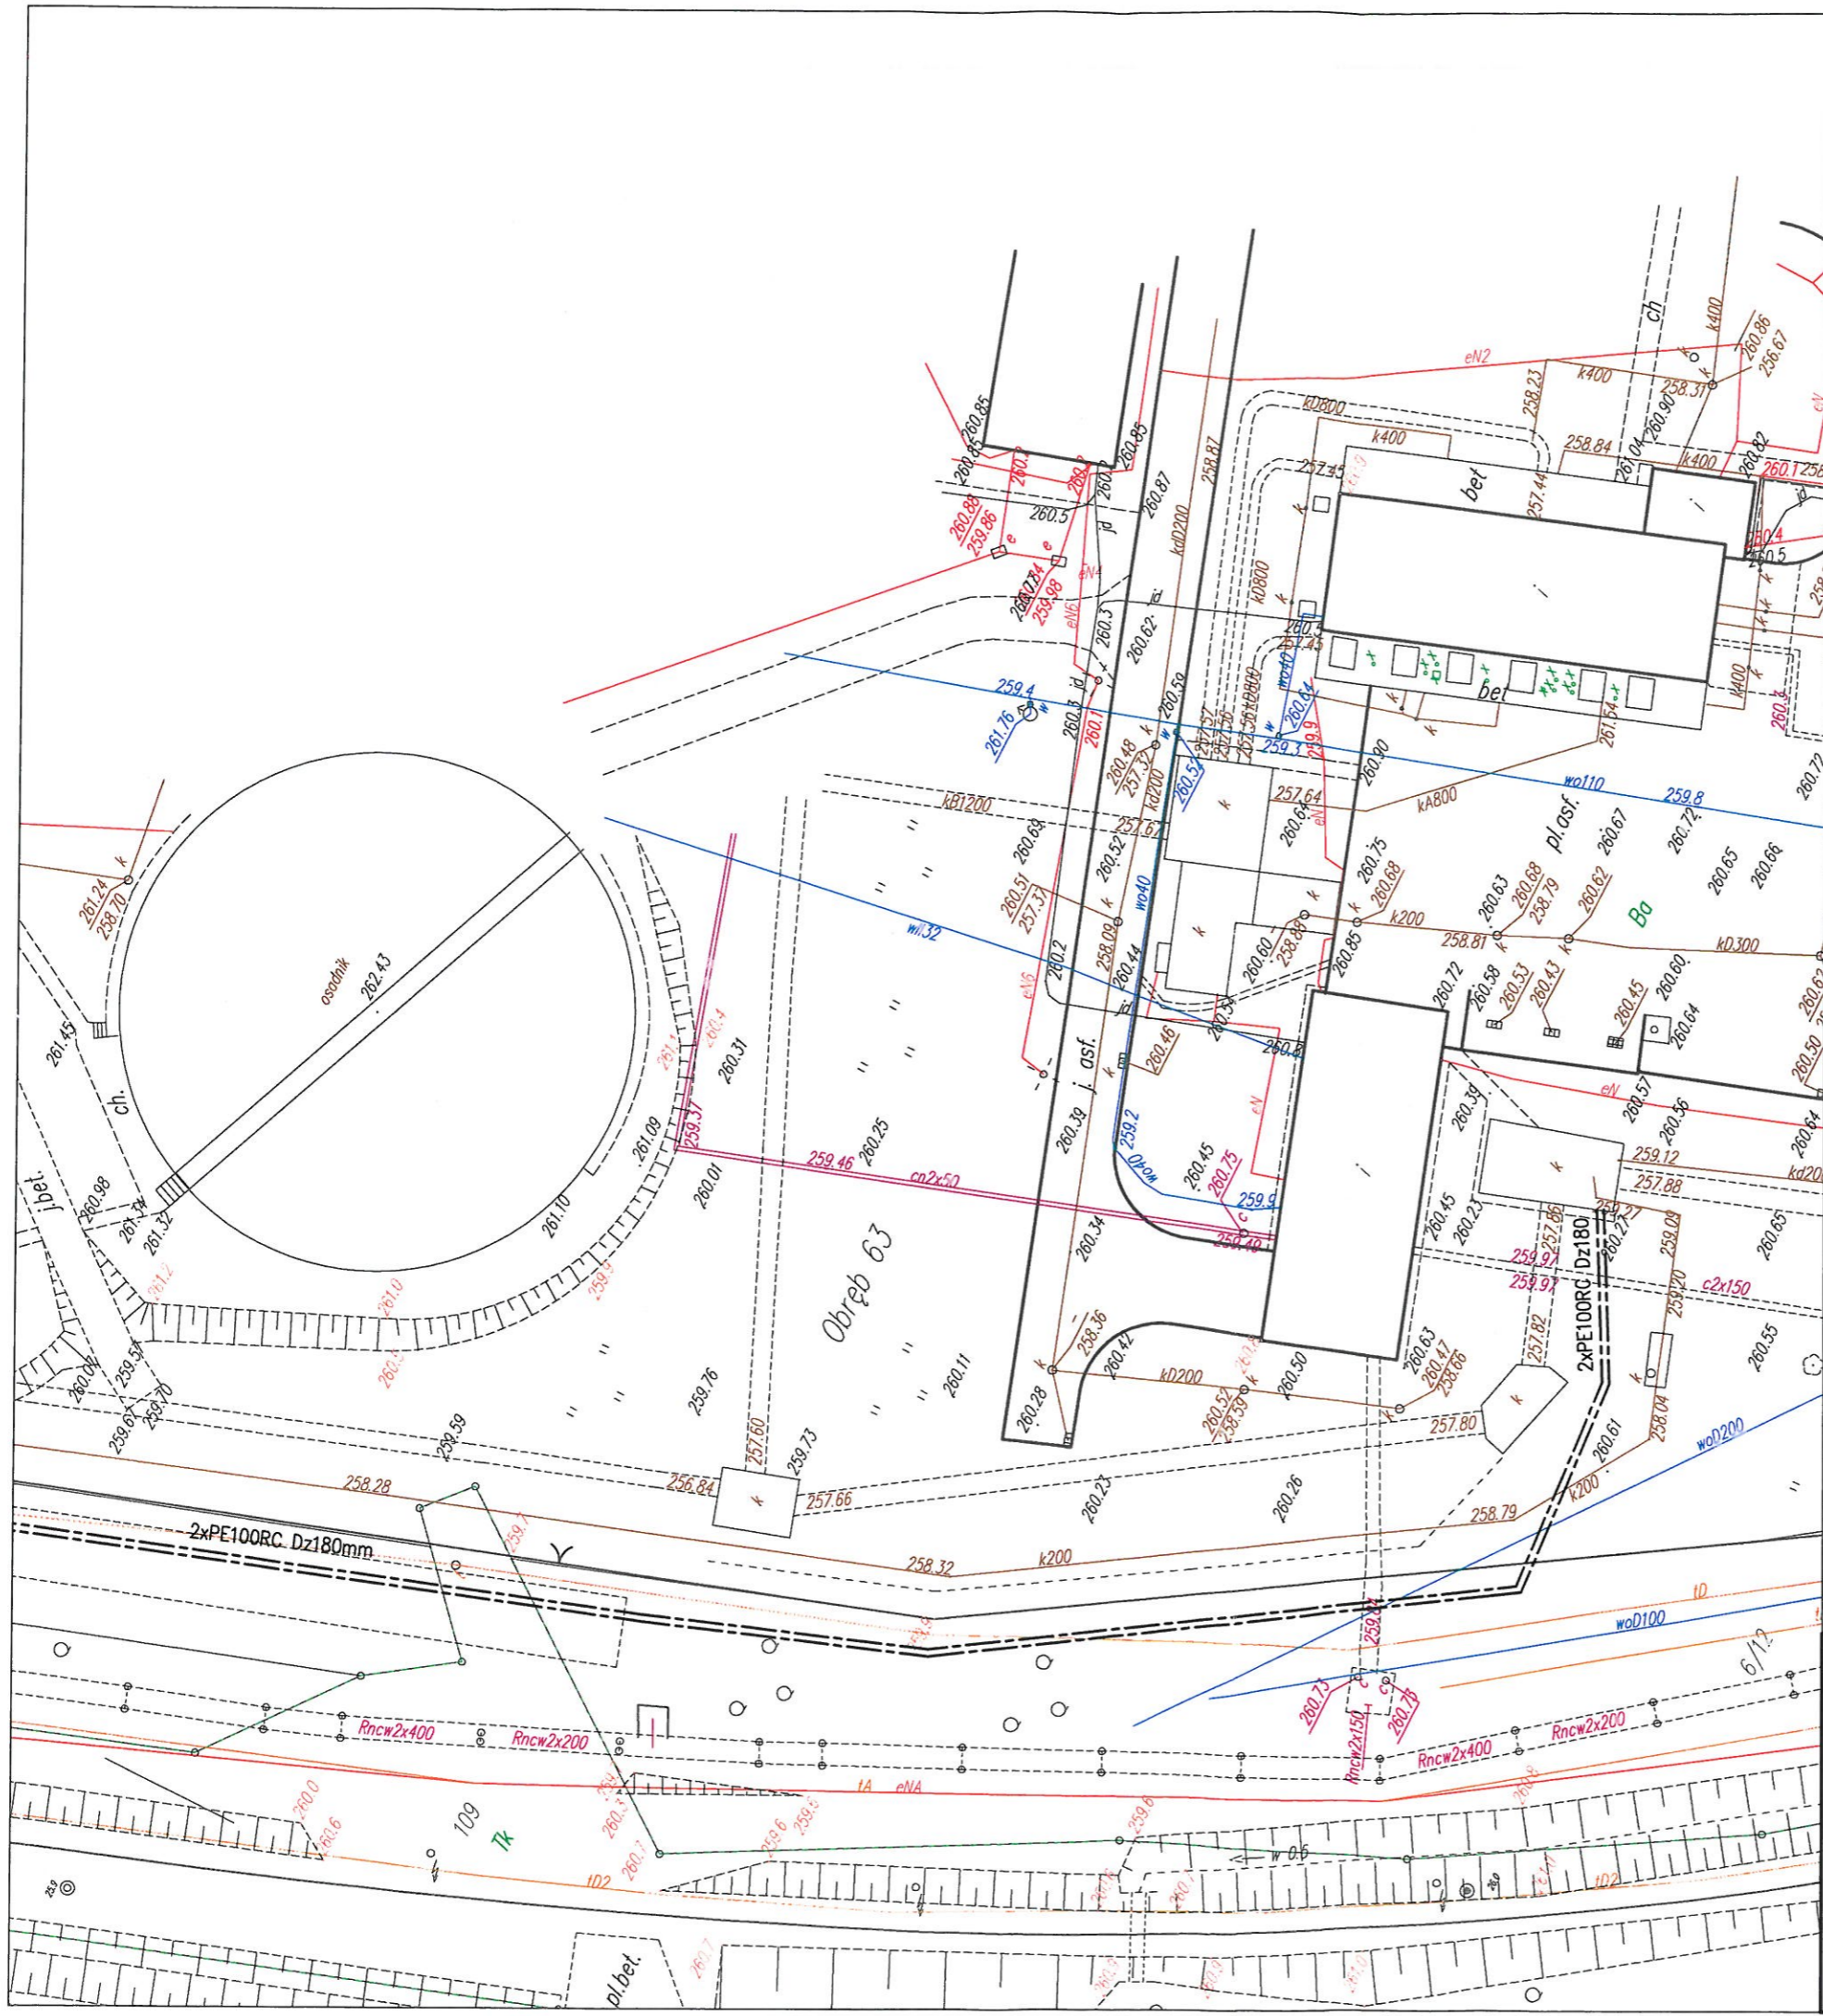

TK Telekom
 spółka z o.o. w Warszawie
 ul. Sądowa 7, 40-078 Katowice

Przez teren poseszony kolorem *prof. sieć kanalizacji sanit.*
 nie przebiegają urządzenia telekomunikacyjne
 naszej spółki.
 Uzgodnienie ważne jest na okres 2 lat.

Warszawa dnia *25.07.2018r.*
UBP Sm - 508-0042/18

Gł. Specjalista ds. wprowadzania
 i weryfikacji danych
Marek Siwek

- LEGENDA:
- proj. sieć kanalizacji sanitarnej – rurociąg tłoczny
 - kd istn. kanalizacja deszczowa
 - ks istn. kanalizacja sanitarzna
 - w istn. wodociąg
 - g istn. gazociąg
 - eNN istn. kabel elektroenergetyczny NN
 - t istn. kabel teletechniczny
 - co istn. sieć CO

sekcja 541.321.23.23

HYDROEKO Jerzy Jarzab 43-400 Cieszyn, ul. Wiejska 51	
Projektował: mgr inż. J. Jarzab specjalność instalacyjna upr.nr 570/01	Inwestor: Zakład Gospodarki Komunalnej Sp.zoo. ul. Słowicza 59, 43-400 Cieszyn
Sprawił: mgr inż. A. Jarzab specjalność instalacyjna upr.nr 359/01	Temat: Projekt budowlany budowy/przebudowy sieci kanalizacji sanitarnej w rejonie ulic: Frysztańskiej i Chemików w Cieszynie ETAP I
Tytuł rys.: Projekt zagospodarowania terenu – cz.2	
Data: 12.2017	Skala: 1:500
Nr rys.: 2/2	

