

Katowice, 9 lutego 2018  
ERD6Ed-5501-41/2018

**HYDROEKO**  
**Jerzy Jarzab**  
**ul. Wiejska 51**  
**43-400 Cieszyn**

W odpowiedzi na pismo z dnia 05.01.2018r., PKP Energetyka S.A. – Południowy Rejon Dystrybucji Ekspozytura w Katowicach uzgadnia pozytywnie trasę projektowanej sieci kanalizacji sanitarnej w rejonie ulicy Frysztańskiej w Cieszynie – przejście pod torami linii kolejowej 90 Zebrzydowice - Cieszyn.

Jednocześnie informujemy, że na przedstawionej lokalizacji nie posiadamy infrastruktury kolidującej z przedmiotowym przedsięwzięciem.

Z poważaniem:

Specjalista  
  
Ryszard Babinski








HYDROEKO Obługa Sp. z o.o.  
 Oddział Serwisowy Południowy  
 ul. Serwisowy Czechowice-Dziedzice  
 43-412 Czechowice-Dziedzice, ul. Hutnicza 2

UZGODNIŁO BEZ UWAG.

Zastępca Kierownika  
 Rejonu Serwisowego

Józef Mika

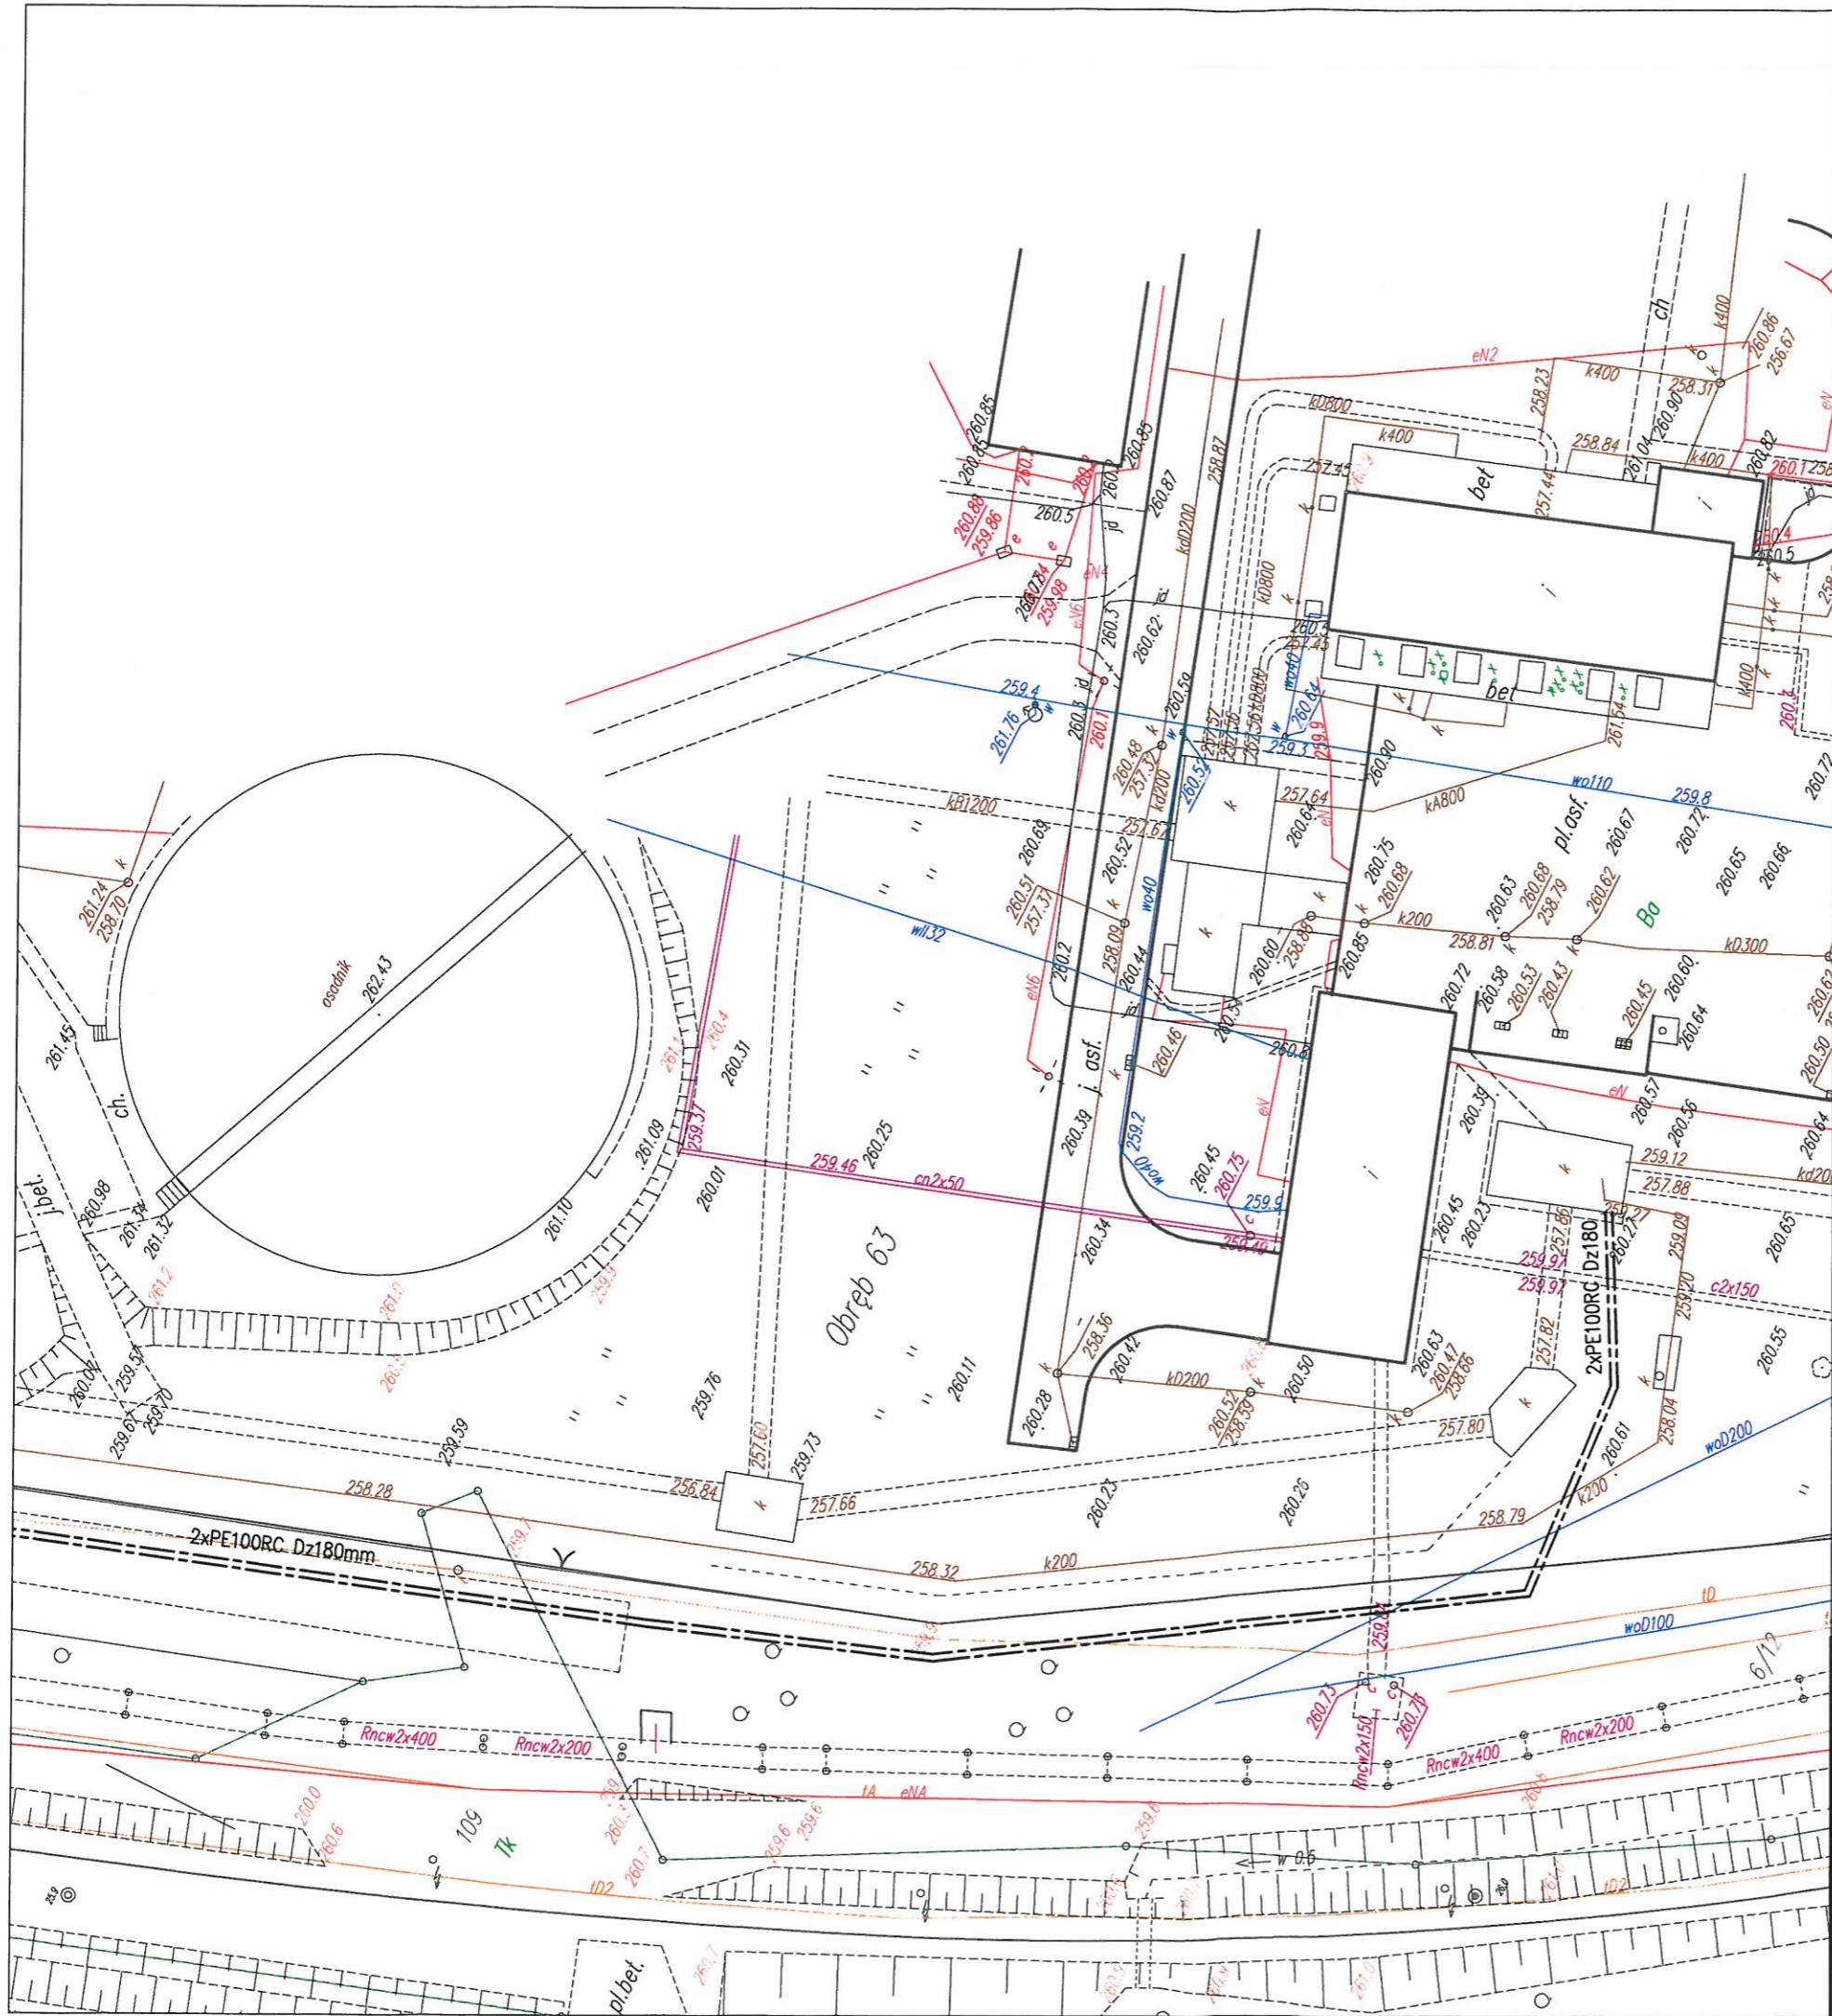

LEGENDA:

- kd — proj. sieć kanalizacji sanitarnej – rurociąg tłoczny
- ks — istn. kanalizacja deszczowa
- ks — istn. kanalizacja sanitaro
- w — istn. wodociąg
- g — istn. gazociąg
- eNN — istn. kabel elektroenergetyczny NN
- t — istn. kabel teletechniczny
- co — istn. sieć CO


sekcja 541.321.23.23

<b>HYDROEKO Jerzy Jarzab</b>		43-400 Cieszyn, ul. Wiejska 51	
Projektował: mgr inż. J. Jarzab specjalność instalacyjna upr.nr 570/01	Inwestor: Zakład Gospodarki Komunalnej Sp.zoo. ul. Słowicza 59, 43-400 Cieszyn		
Sprawdził: mgr inż. A. Jarzab specjalność instalacyjna upr.nr 359/01	Temat: Projekt budowlany budowy/przebudowy sieci kanalizacji sanitarnej w rejonie ulic: Frysztańskiej i Chemików w Cieszynie ETAP I		
Tytuł rys.:		<b>Projekt zagospodarowania terenu – cz.2</b>	
Data: 12.2017	Skala: 1:500	Nr rys.:	
		<b>2/2</b>	







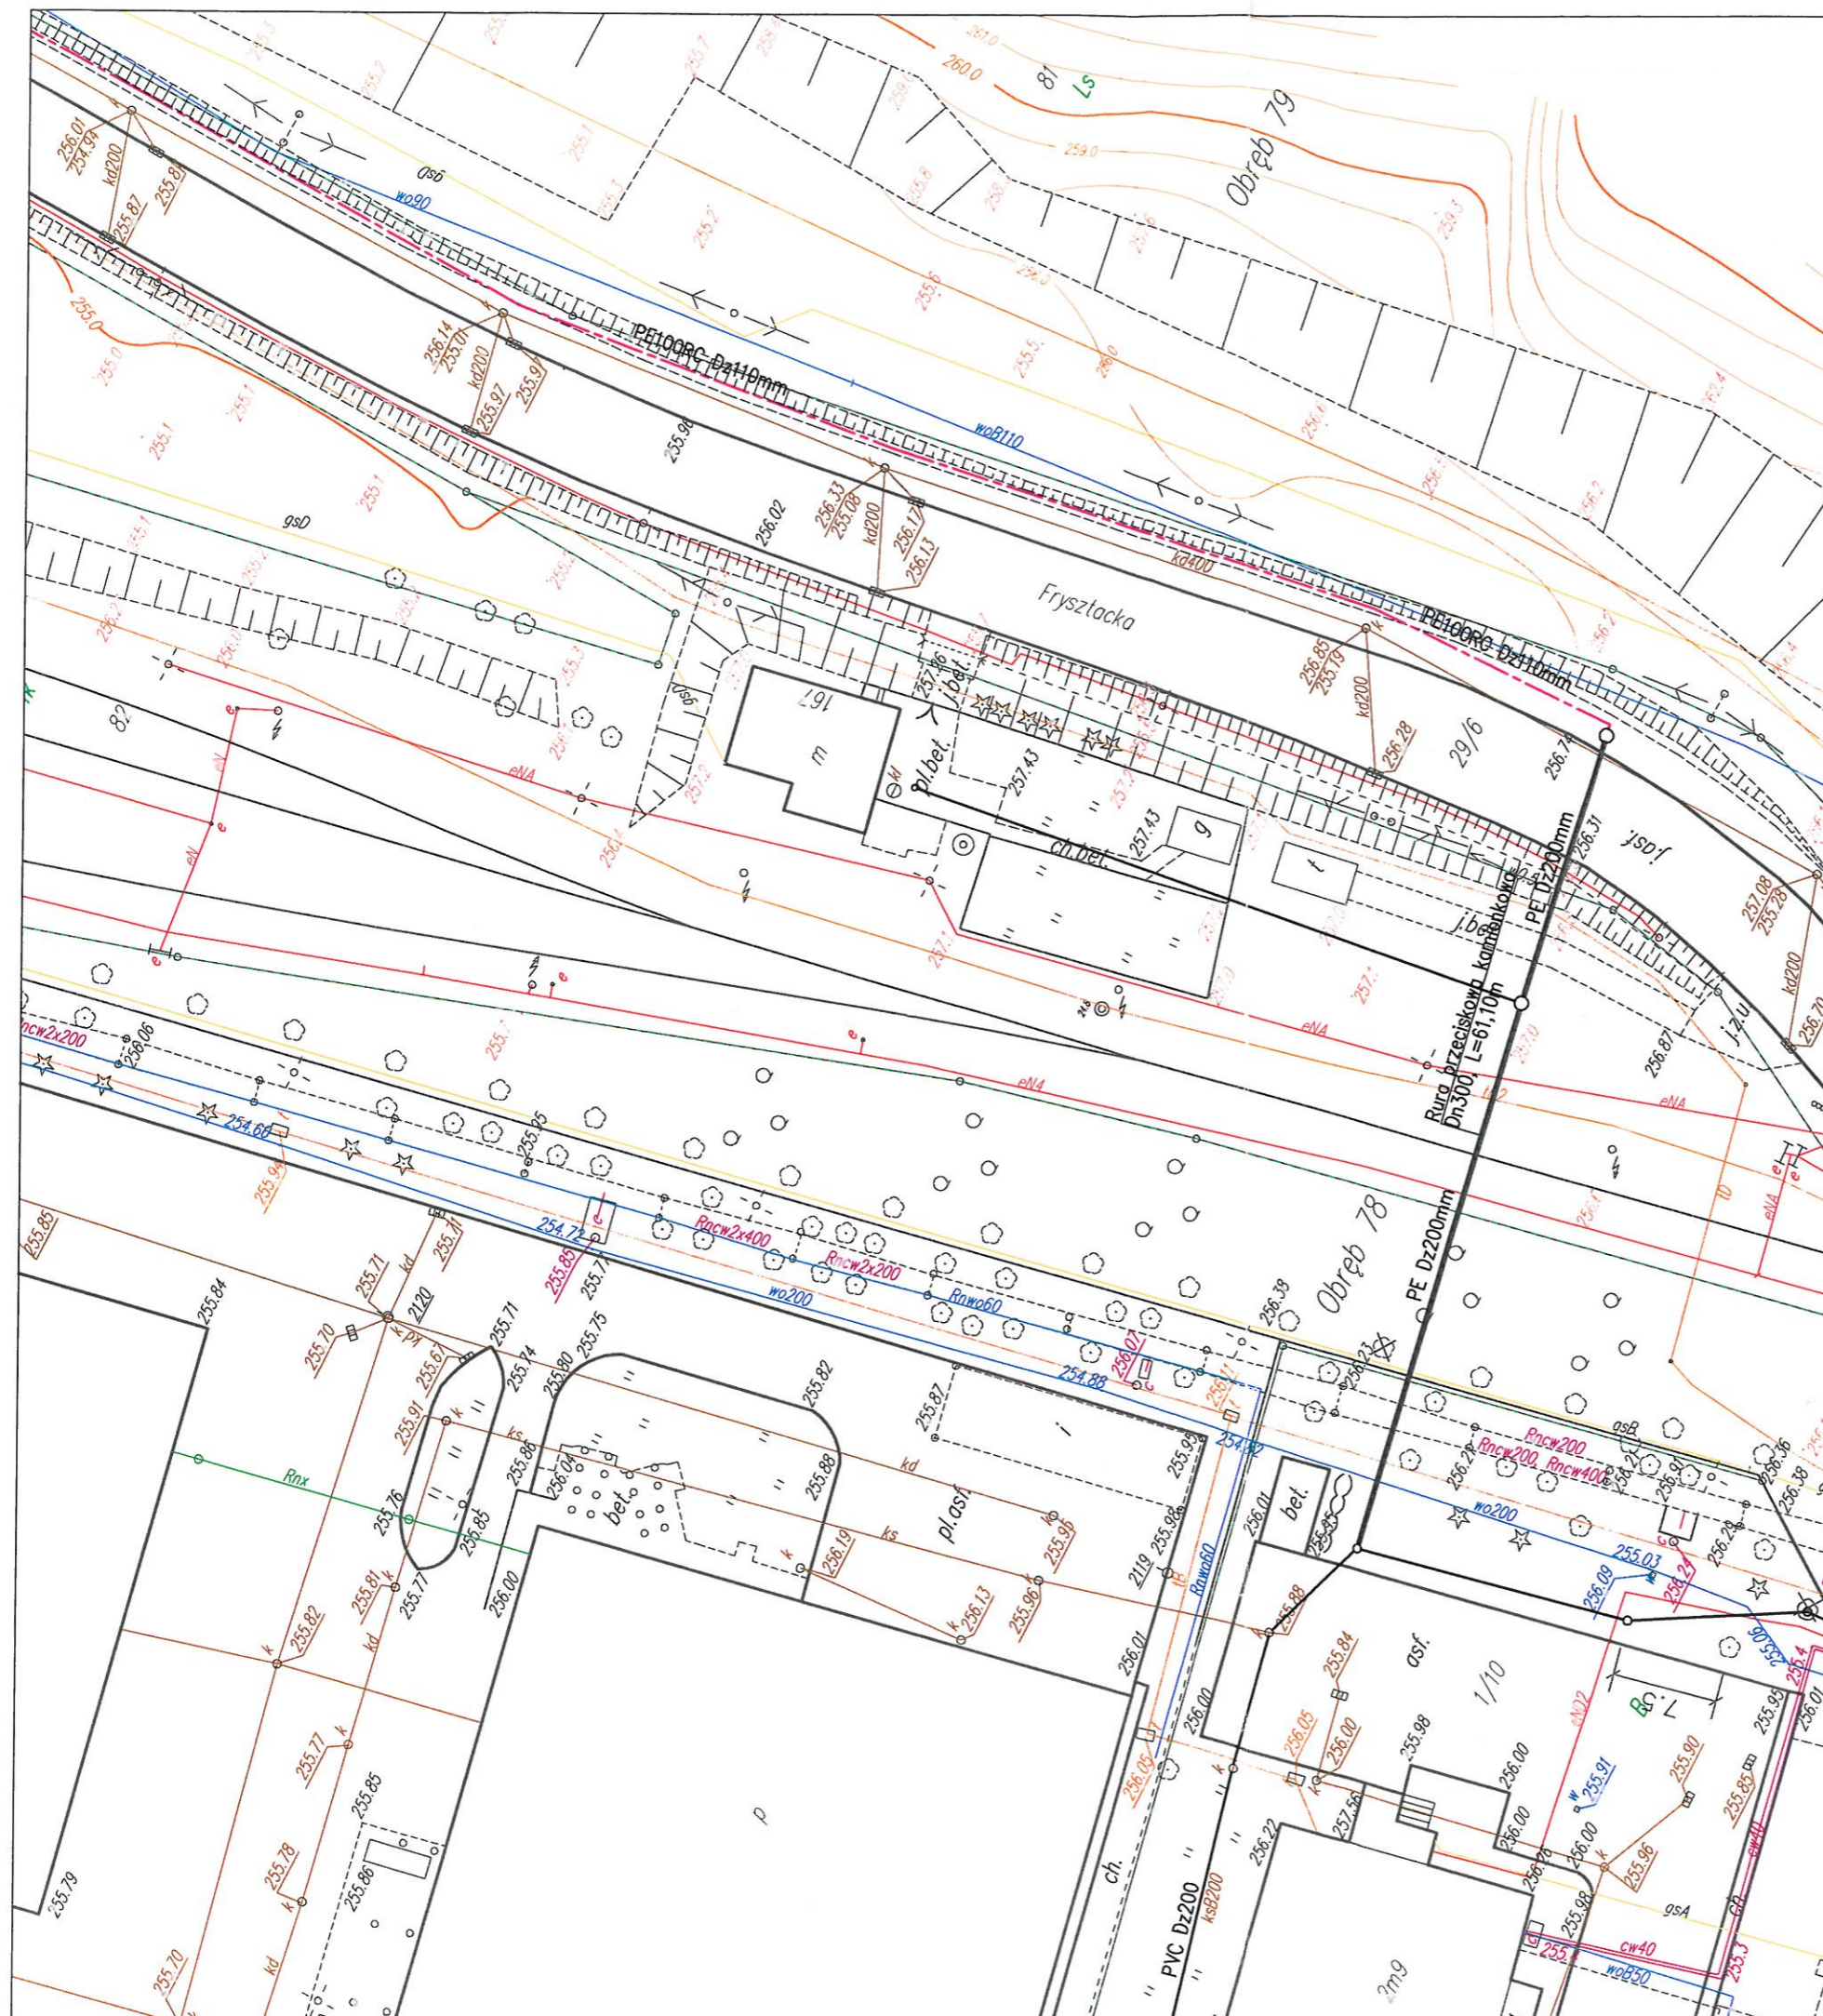





UZGODNIONO BEZ UWAG.

zastępca Kierownika  
 Rejonu Serwisowego  
  
 Józef Mika



LEGENDA:

-  proj. sieć kanalizacji sanitarnej – kanał grawitacyjny
-  proj. sieć kanalizacji sanitarnej – rurociąg tłoczny
-  proj. sieć kanalizacji sanitarnej ciśnieniowa – wg oddz. opracowania
-  istn. kanalizacja deszczowa
-  istn. kanalizacja sanitarna
-  istn. wodociąg
-  istn. gazociąg
-  istn. kabel elektroenergetyczny NN
-  istn. kabel teletechniczny
-  istn. sieć CO

sekcja 541.321.18.14

<b>HYDROEKO Jerzy Jarzab</b> 43-400 Cieszyn, ul. Wiejska 51	
Projektował: mgr inż. J. Jarzab specjalność instalacyjna upr.nr 570/01	Inwestor: Zakład Gospodarki Komunalnej Sp.zoo. ul. Słowicza 59, 43-400 Cieszyn
Sprawdził: mgr inż. A. Jarzab specjalność instalacyjna upr.nr 359/01	Temat: Projekt budowlany budowy/przebudowy sieci kanalizacji sanitarnej w rejonie ulic: Frysztackiej i Chemików w Cieszynie ETAP I
Tytuł rys.: <b>Projekt zagospodarowania terenu – cz.3</b>	
Data: 12.2017	Skala: 1:500
Nr rys.: <b>2/3</b>	